


MODUŁ C.W.U. - LOKALIZACJA MODUŁU C.W.U. - RZUT PIWNICY

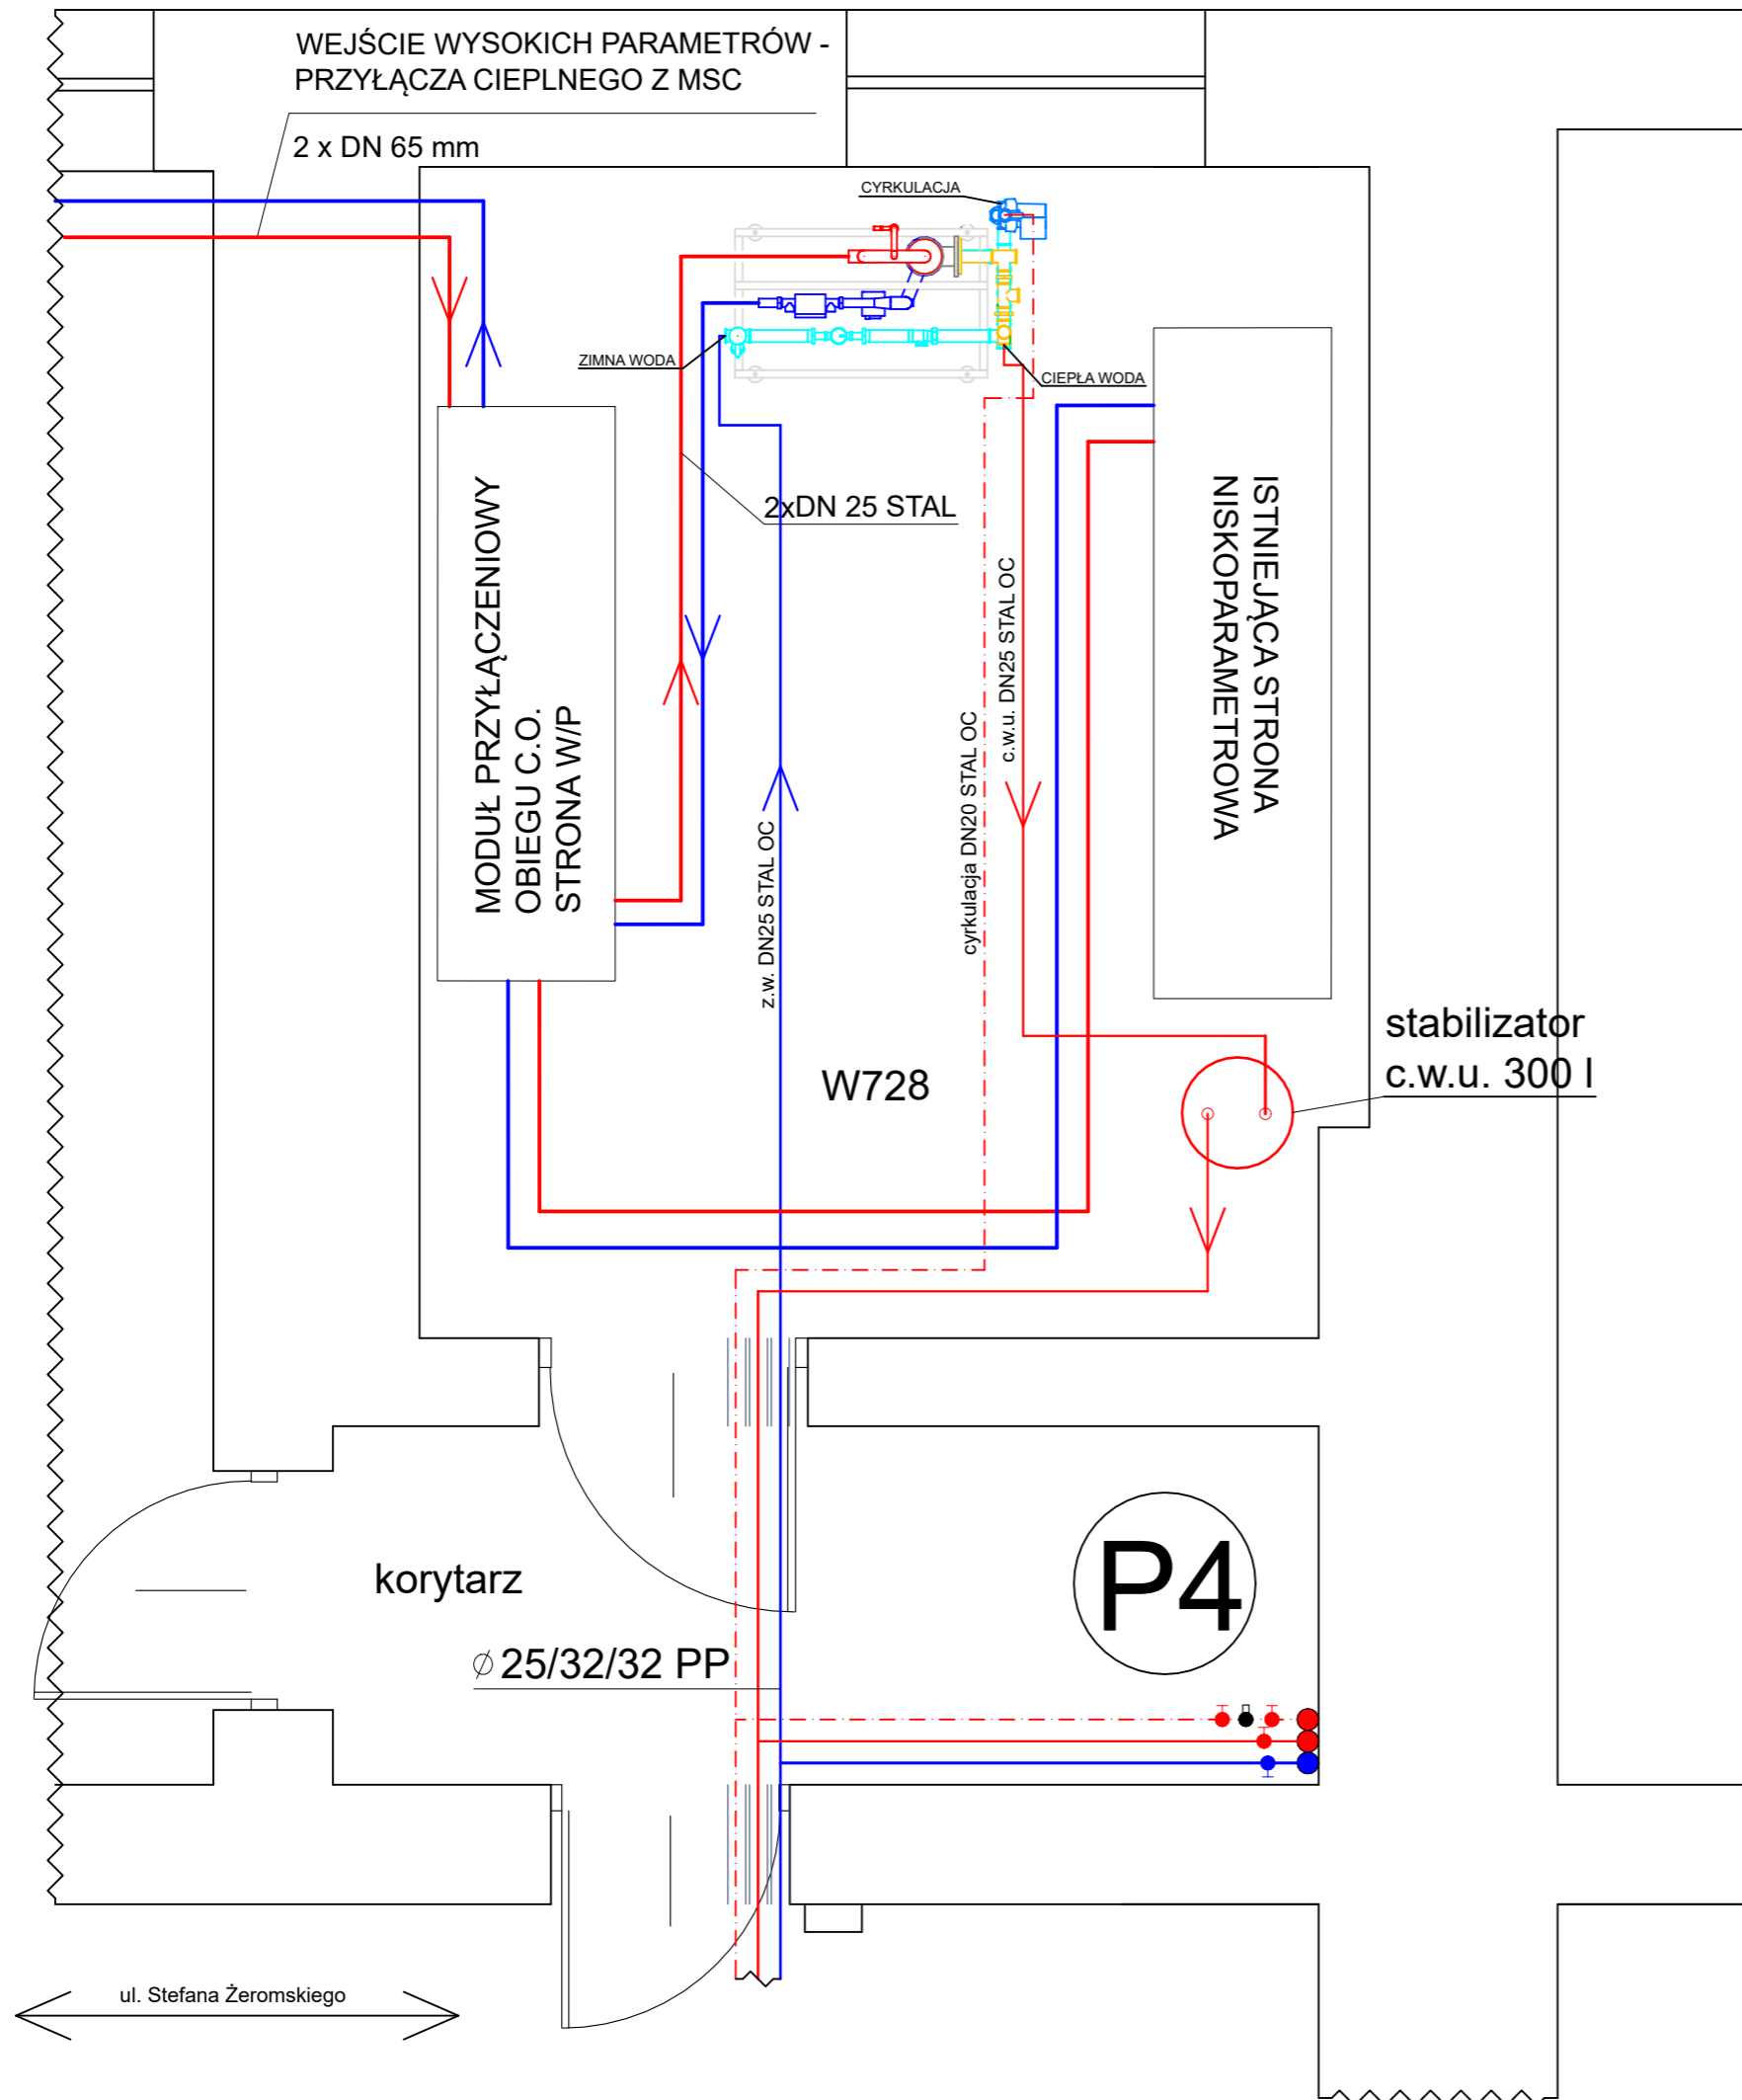

W OBRĘBIE WĘZŁA CIEPLNEGO RUROCIĄGI WODY ZIMNEJ, CIEPŁEJ I CYRKULACJI WYKONAĆ Z RUR STALOWYCH OCYNKOWANYCH

NAZWA OBIEKTU	MODUŁ C.W.U. - LOKALIZACJA MODUŁU C.W.U. - RZUT PIWNICY		
INWESTOR	WSPÓLNOTA MIESZKANIOWA NR 59 UL. STEFANA ŻEROMSKIEGO 7 97-300 PIOTRKÓW TRYBUNALSKI		
ADRES INWESTYCJI	UL. STEFANA ŻEROMSKIEGO 7 97-300 PIOTRKÓW TRYB. DZ. NR 457/1 OBR. 21		
PROJEKTANT	MGR INŻ. JAKUB SZAJEWSKI	NR UPRAWNIENÍ	
SKALA 1:25	RYSUNEK NR 3	LOD/1605/POOS/11	DATA OPRACOWANIA
			PAŹDZIERNIK 2020