
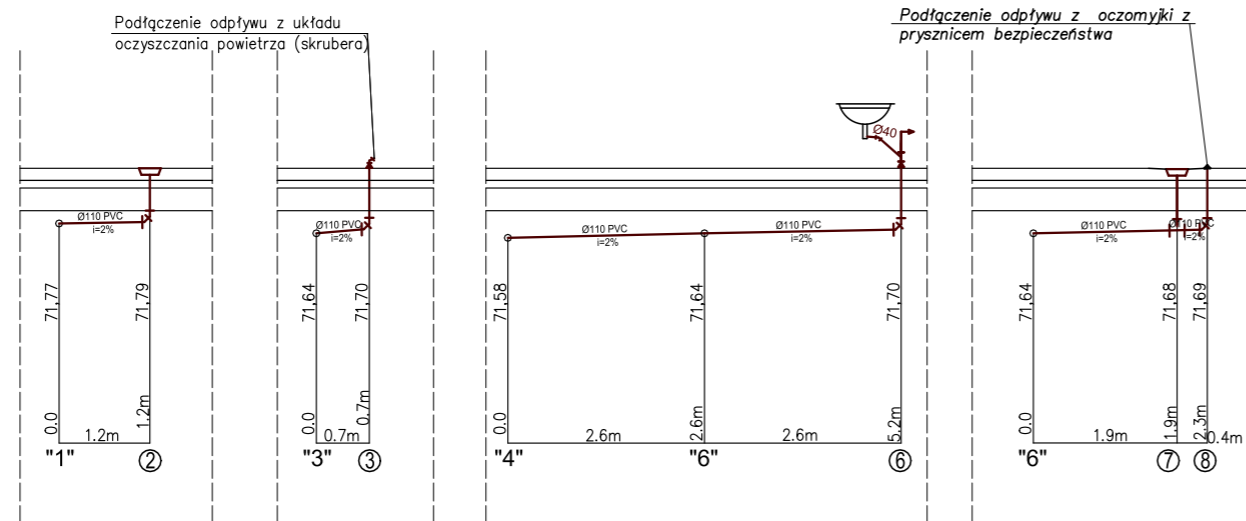
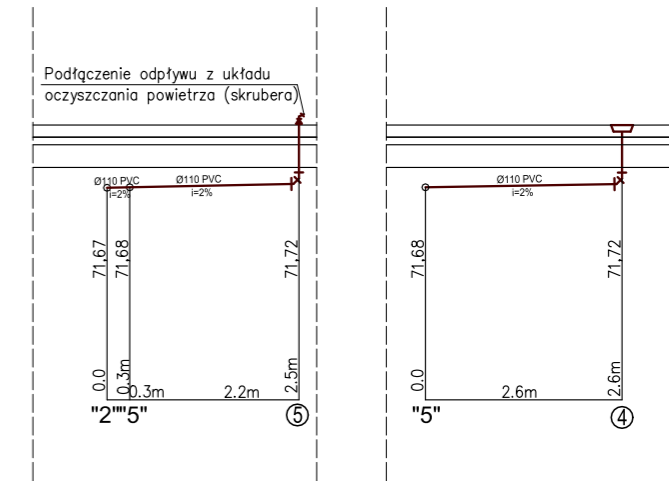


ROZWINIĘCIE INSTALACJI KANALIZACYJNEJ

skala 1:100

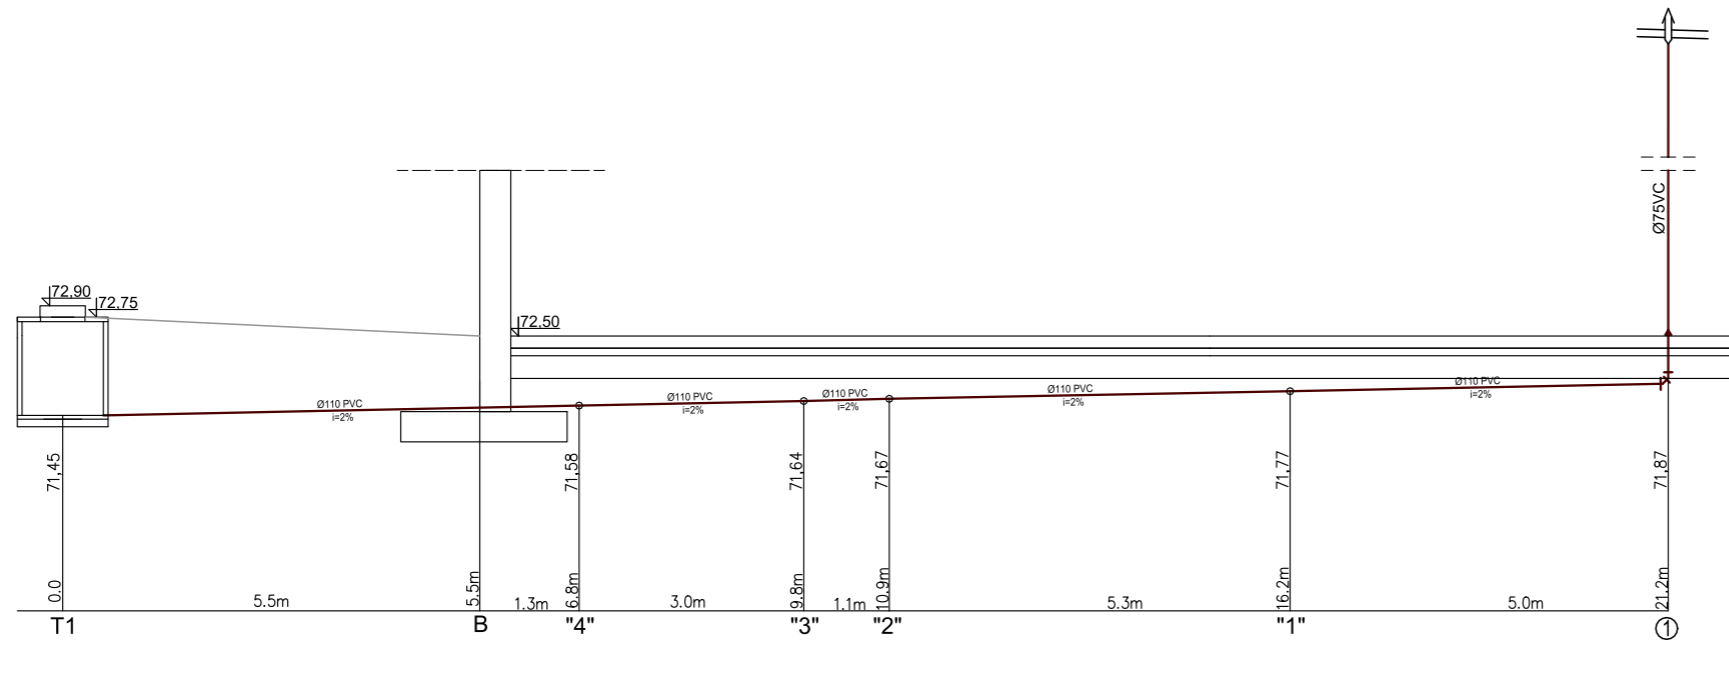

UWAGI:

1. Przed rozpoczęciem prac oraz zakupem rurociągów należy dokonać odkrytki celem potwierdzenia założonych w projekcie rzędnych istniejącej kanalizacji oraz sieci wodociągowej.
2. W przypadku wystąpienia jakichkolwiek rozbieżności pomiędzy projektem a stanem faktycznym należy skontaktować się z nadzorem autorskim.
3. Konstrukcje wykonać w/g opracowania konstrukcyjnego.
4. Instalacje elektryczne i zasilanie urządzeń w/g opracowania elektrycznego.
5. Wykończenie obiektu w/g opracowania architektonicznego.
8. W miejscach przejść rurociągów przez posadzkę obiektu należy rurociąg zabezpieczyć rurą ochronną, a przestrzeń pomiędzy wodociągiem a rurą ochronną wypełnić szczeliwem elastycznym.

E. CORAX
SP. Z O.O.

NAZWA INWESTORA		PRZEDSIĘBIORSTWO WODOCIĄGÓW I KANALIZACJI SPÓŁKA Z O.O.	
		Targowa 8	
		64-300 Nowy Tomyśl	
NAZWA ZADANIA			
Modernizacja istniejącej na terenie Oczyszczalni Ścieków wiaty kompostowni osadów ściekowych poprzez jej obudowę i wykonanie układu ujmowania i dezodoryzacji powietrza poprocesowego na płuczkach chemicznych			
NUMER DZIAŁKI	dz.ew. nr 1641/5 w Nowym Tomyślu	NUMER UMOWY	24/2018 z dnia 18.05.2018
FAZA ZADANIA	Projekt wykonawczy	SKALA	1:100
		BRANŻA	Sanitarna
TYTUŁ RYSUNKU			
Rozwinięcie instalacji kanalizacyjnej			
NR RYSUNKU	S-08-00	SPECJALNOŚĆ	NR UPRAWNIEN
PROJEKTANT	mgr inż. Łukasz Banach	DATA	12.2018
OPRACOWAŁ	mgr inż. Paulina Kłonowska	DATA	12.2018
SPRAWDZAJĄCY	mgr inż. Parys Pilicydis	DATA	12.2018