


<p>inpro</p> <p>Biurowo i adres obiektu: BUDOWA PRZYŁĄCZY TŁOCZNI ŚCIEKÓW W MIEJSCOWOŚCI KOBYLARNA Kobylarnia, obręb Kobylarnia, gmina Nowa Wieś Wielka, powiat bydgoski</p>		<p>inpro</p> <p>Biurowo i adres obiektu: BUDOWA PRZYŁĄCZY TŁOCZNI ŚCIEKÓW W MIEJSCOWOŚCI KOBYLARNA Kobylarnia, obręb Kobylarnia, gmina Nowa Wieś Wielka, powiat bydgoski</p>	
<p>Investor: Gmina Nowa Wieś Wielka ul. Ogrodowa 2, 88-080 Nowa Wieś Wielka</p>	<p>Typ: Projekt zagospodarowania terenu - TŚ 3</p>	<p>Nr. spec.: E-01.3</p>	<p>Skala: 1:500</p>
<p>Brandz: Elektryczna</p>	<p>Projektant: Inż. Tomasz Krawiec</p>	<p>Data opracowania: 09.11.2023</p>	<p>Podpis:</p>
<p><small>Wzrost i adres obiektu: ul. Słoneczna 1, 88-080 Nowa Wieś Wielka NIP: 744 101 07 41 Regon: 281428898</small></p>			

Kabel zasilający wg. technologii
wg. odrębnego opracowania

Szafa zasilająca przepompowni TS4
wg. odrębnego opracowania

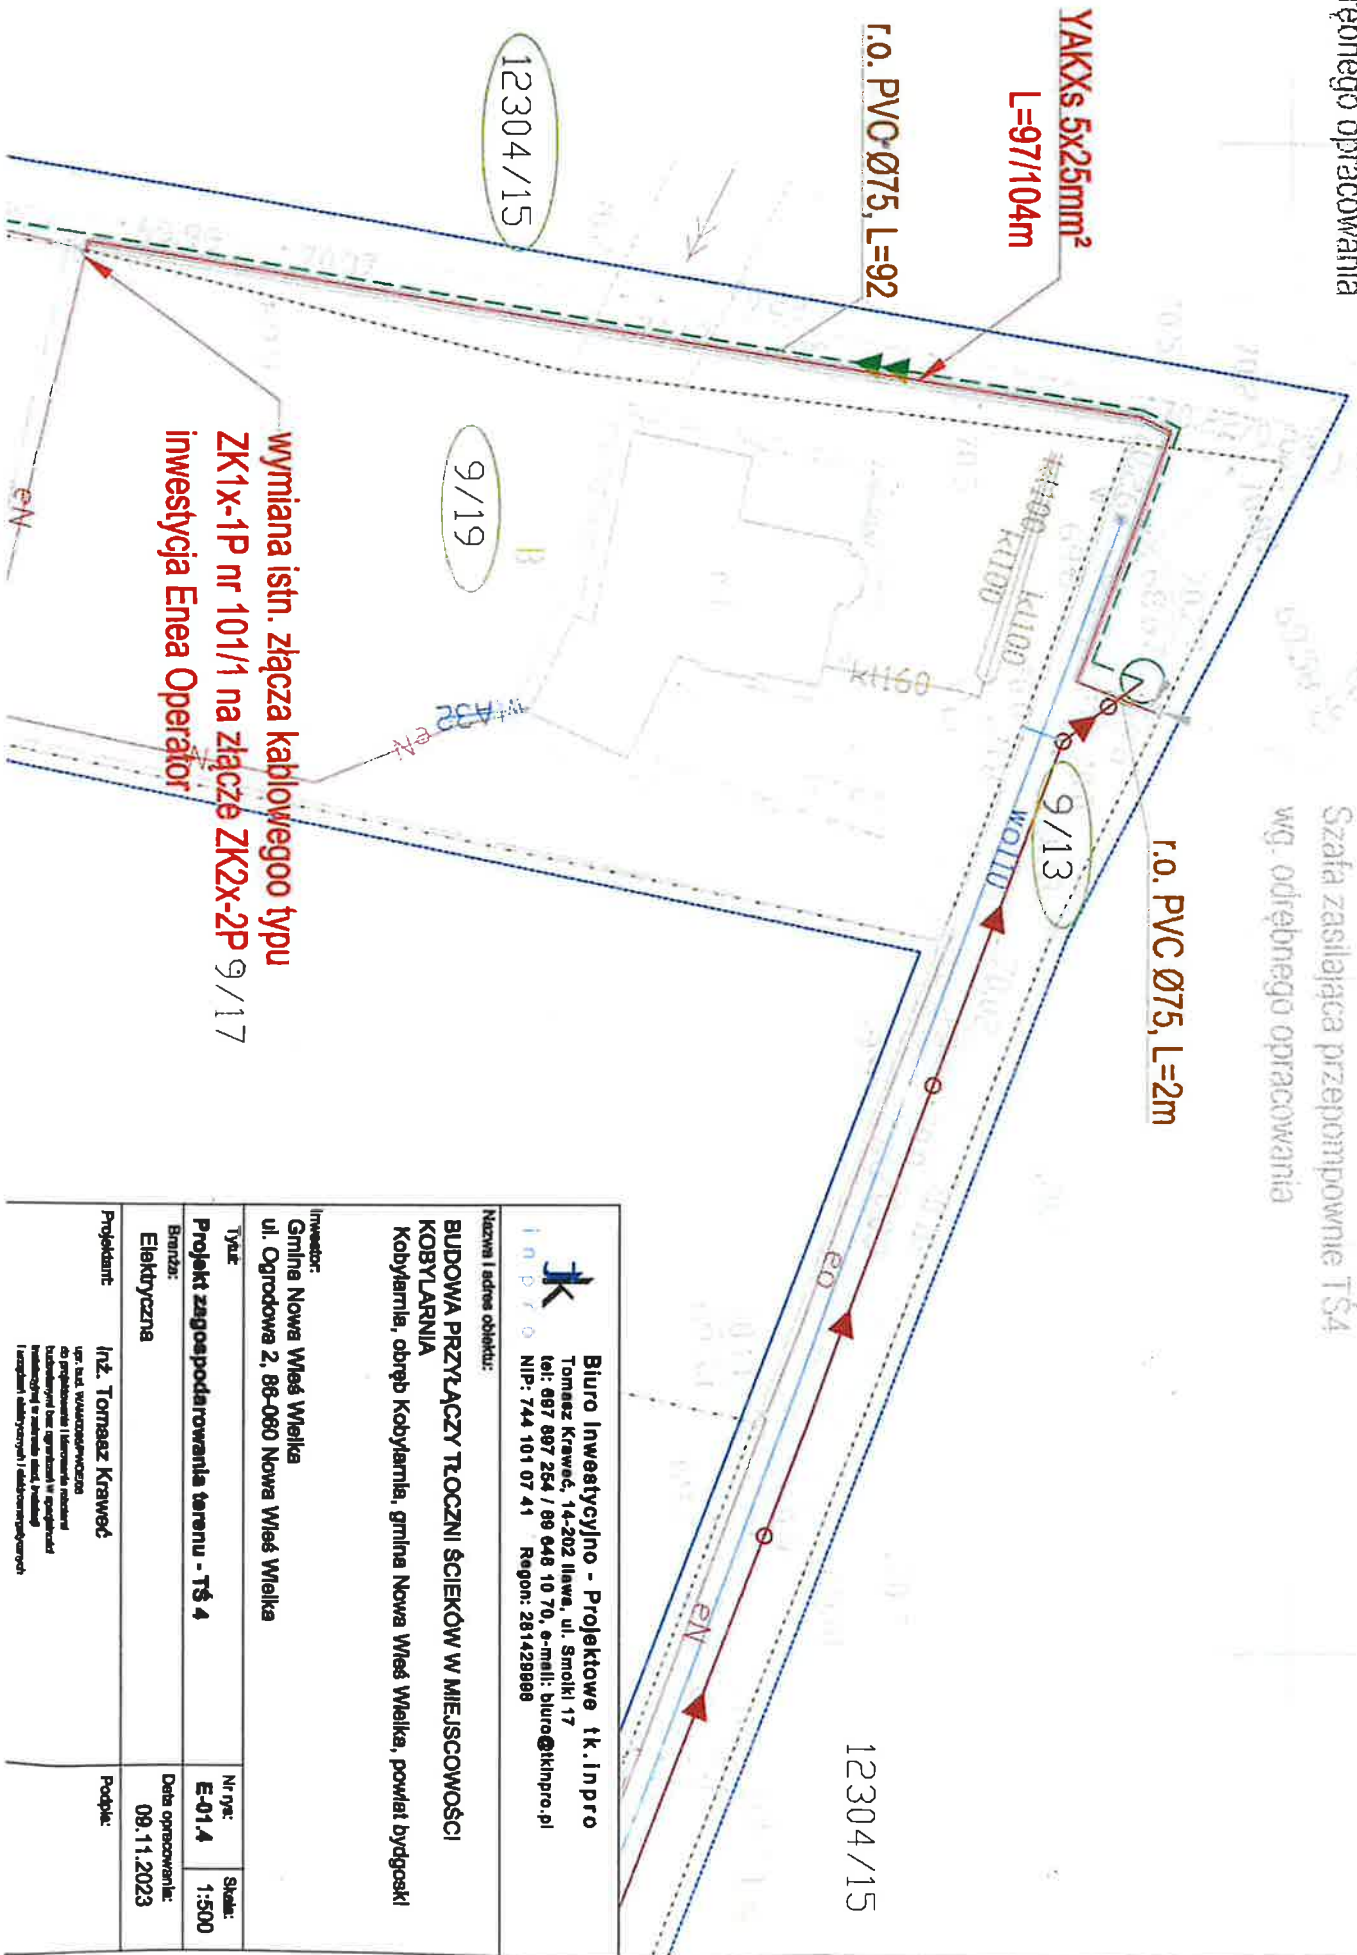

wymiana istn. złącza kablowego typu
ZK1x-1P nr 101/1 na złącze ZK2x-2P 9/17
inwestycja Enea Operator

Biuro Inwestycyjno - Projektowe tk.inpro Tomasz Kraweć, 14-202 Ilawa, ul. Smolki 17 tel: 897 897 254 / 89 048 10 70, e-mail: biuro@tkinpro.pl NIP: 744 101 07 41 Regon: 281428888	
Nazwa i adres obiektu: BUDOWA PRZYŁĄCZY TŁOCZNI ŚCIEKÓW W MIEJSCOWOŚCI KOBYLARNIA Kobyłarnia, obręb Kobyłarnia, gmina Nowa Wieś Wielka, powiat Bydgoski	
Inwestor: Gmina Nowa Wieś Wielka ul. Ogrodowa 2, 86-080 Nowa Wieś Wielka	
Typ: Projekt zagospodarowania terenu - TS 4	
Branża: Elektryczna	
Projektant: Inż. Tomasz Kraweć	Nr. gr.: E-01,4
	Skala: 1:500
	Data opracowania: 09.11.2023
Podpis:	