


# SCHEMAT INSTALACJI ELEKTRYCZNEJ

Skala 1:100

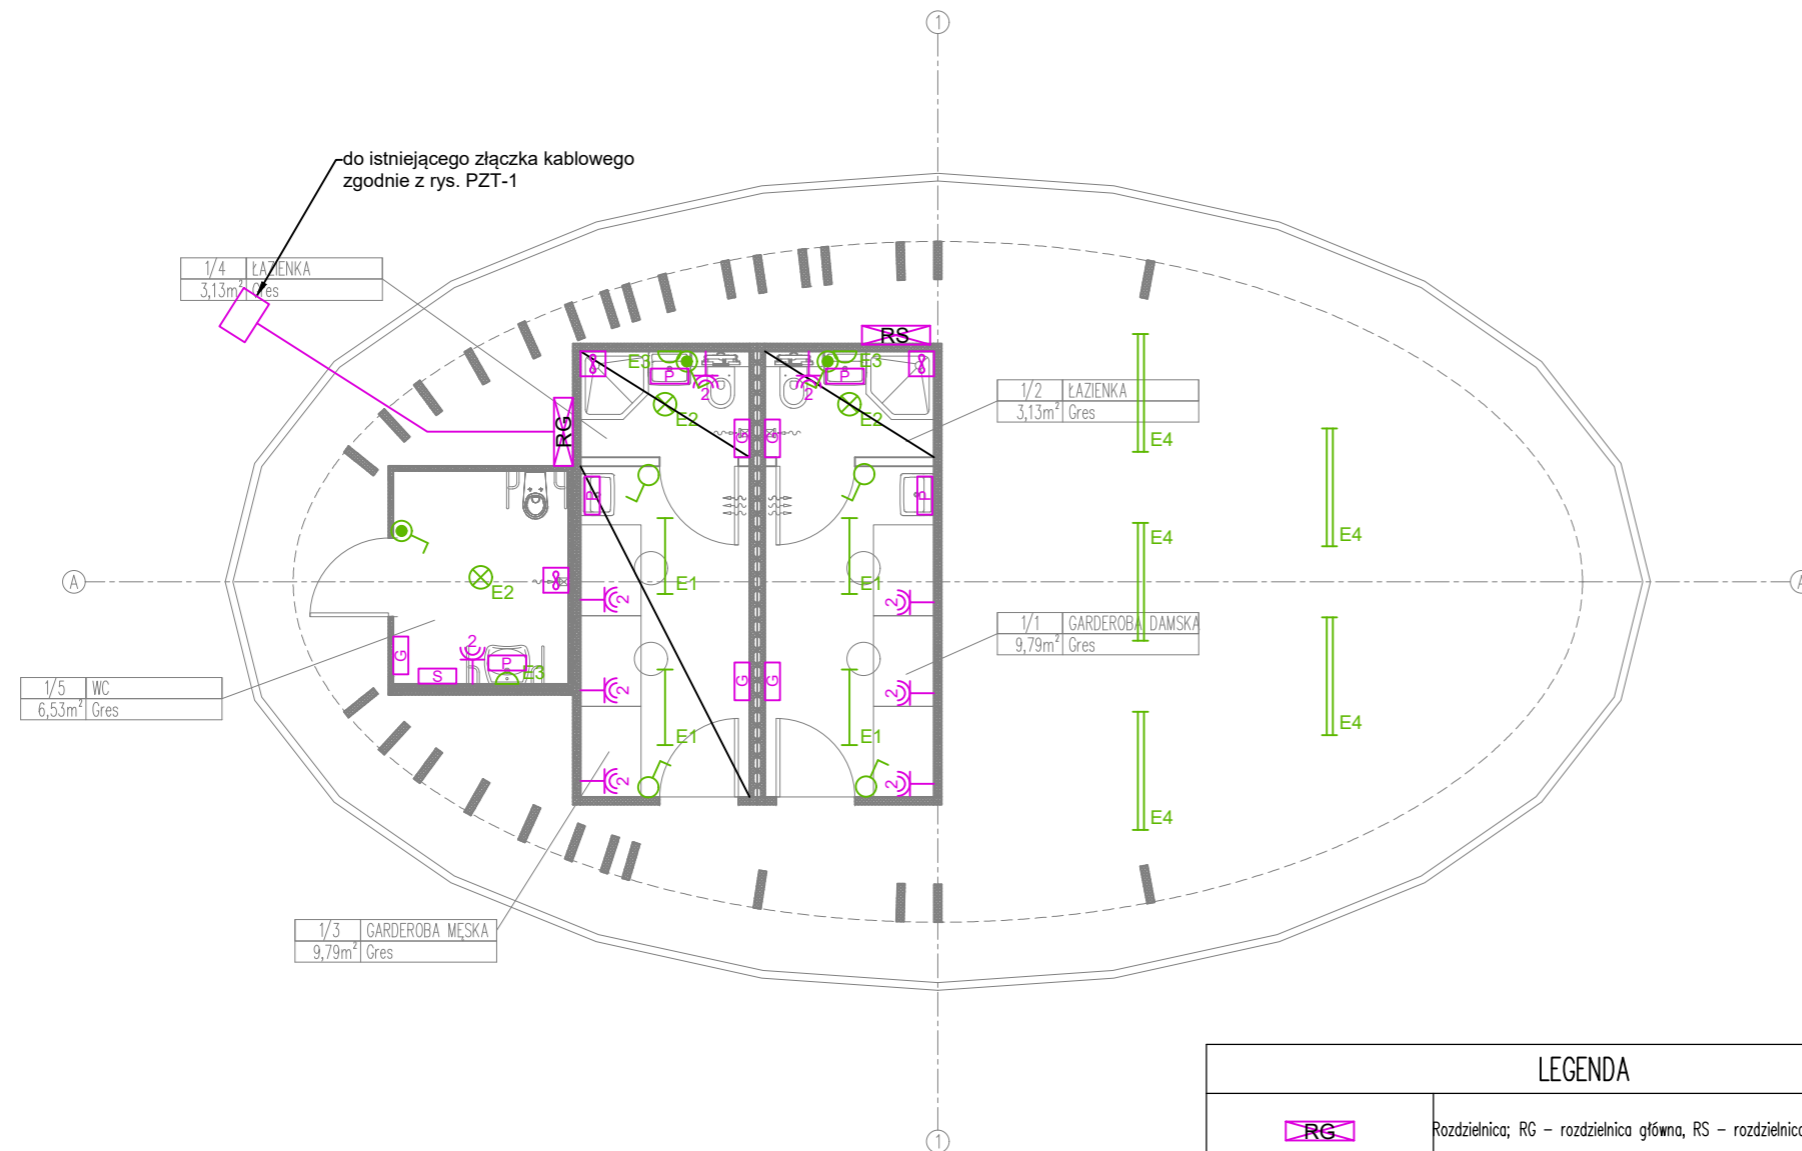

## LEGENDA

	Rozdzielnica; RG – rozdzielnica główna, RS – rozdzielnica sceniczna
	Gniazdo hermetyczne podwójne IP44
	Wentylator wyciągowy min. 50 m <sup>3</sup> /h z czujnikiem higrostatycznym
	Wypust do zasilenia elektrycznego podgrzewacza wody
	Wypust do zasilenia elektrycznej suszarki do rąk
	Wypust do zasilenia elektrycznego grzejnika konwektorowego
	Łącznik pojedynczy, szczelny IP44
	Łącznik pojedynczy IP20
	Oprawa oświetleniowa sufitowa, IP20
	Oprawa oświetleniowa, sufitowa, IP44
	Oprawa oświetleniowa, kinkiet IP44
	Oprawa oświetleniowa, zewnętrzna, do oświetlenia sceny IP65

JEDNOSTKA PROJEKTOWA PROWADZĄCA:

**grupa YANG**  
architekci

Spółka z ograniczoną odpowiedzialnością Sp. k.  
Ul. Dębowa 1/2, 82-500 Kwidzyn  
www.grupayang.pl; e-mail: pracownia@grupayang.pl  
mobile: +48 735 963 730

NAZWA OBIEKTU BUDOWLANEGO:

BUDOWA SCENY PLENEROWEJ

ADRES OBIEKTU BUDOWLANEGO:

UL. OFIAR STUTTHOFU, 84-242 LUZINO  
DZ. NR 913/34, ID DZIAŁKI 221507\_2.0004.913/34

TYTUŁ (NAZWA) RYSUNKU:

SCHEMAT INSTALACJI ELEKTRYCZNEJ

SKALA:

1:100

NR RYSUNKU:

E-1

DATA:

STYCZEŃ 2022

GŁÓWNY	IMIĘ I NAZWISKO: mgr inż. arch. Michał Jabłoński	PODPIS:
	SPECJALNOŚĆ: architektoniczna	NR UPRAWNIENI: PO/KK/175/2007
ASYSTENT	IMIĘ I NAZWISKO:	PODPIS:
	SPECJALNOŚĆ:	NR UPRAWNIENI:
SPRAWDZAJĄCY	IMIĘ I NAZWISKO:	PODPIS:
	SPECJALNOŚĆ:	NR UPRAWNIENI: