


cz 1

cz 2

Nazwa operacji: Rozbudowa oczyszczalni ścieków wraz z rozbudową sieci wod-kan w m. Nowy Duninów gm. Nowy Duninów
 Nazwa rysunku: planowany przebieg sieci wod-kan w m. Nowy Duninów
 Skala: mapa poglądowa całość


LEGENDA:

- - - - - projektowana sieć kanalizacyjna
- - - - - projektowana sieć wodociągowa

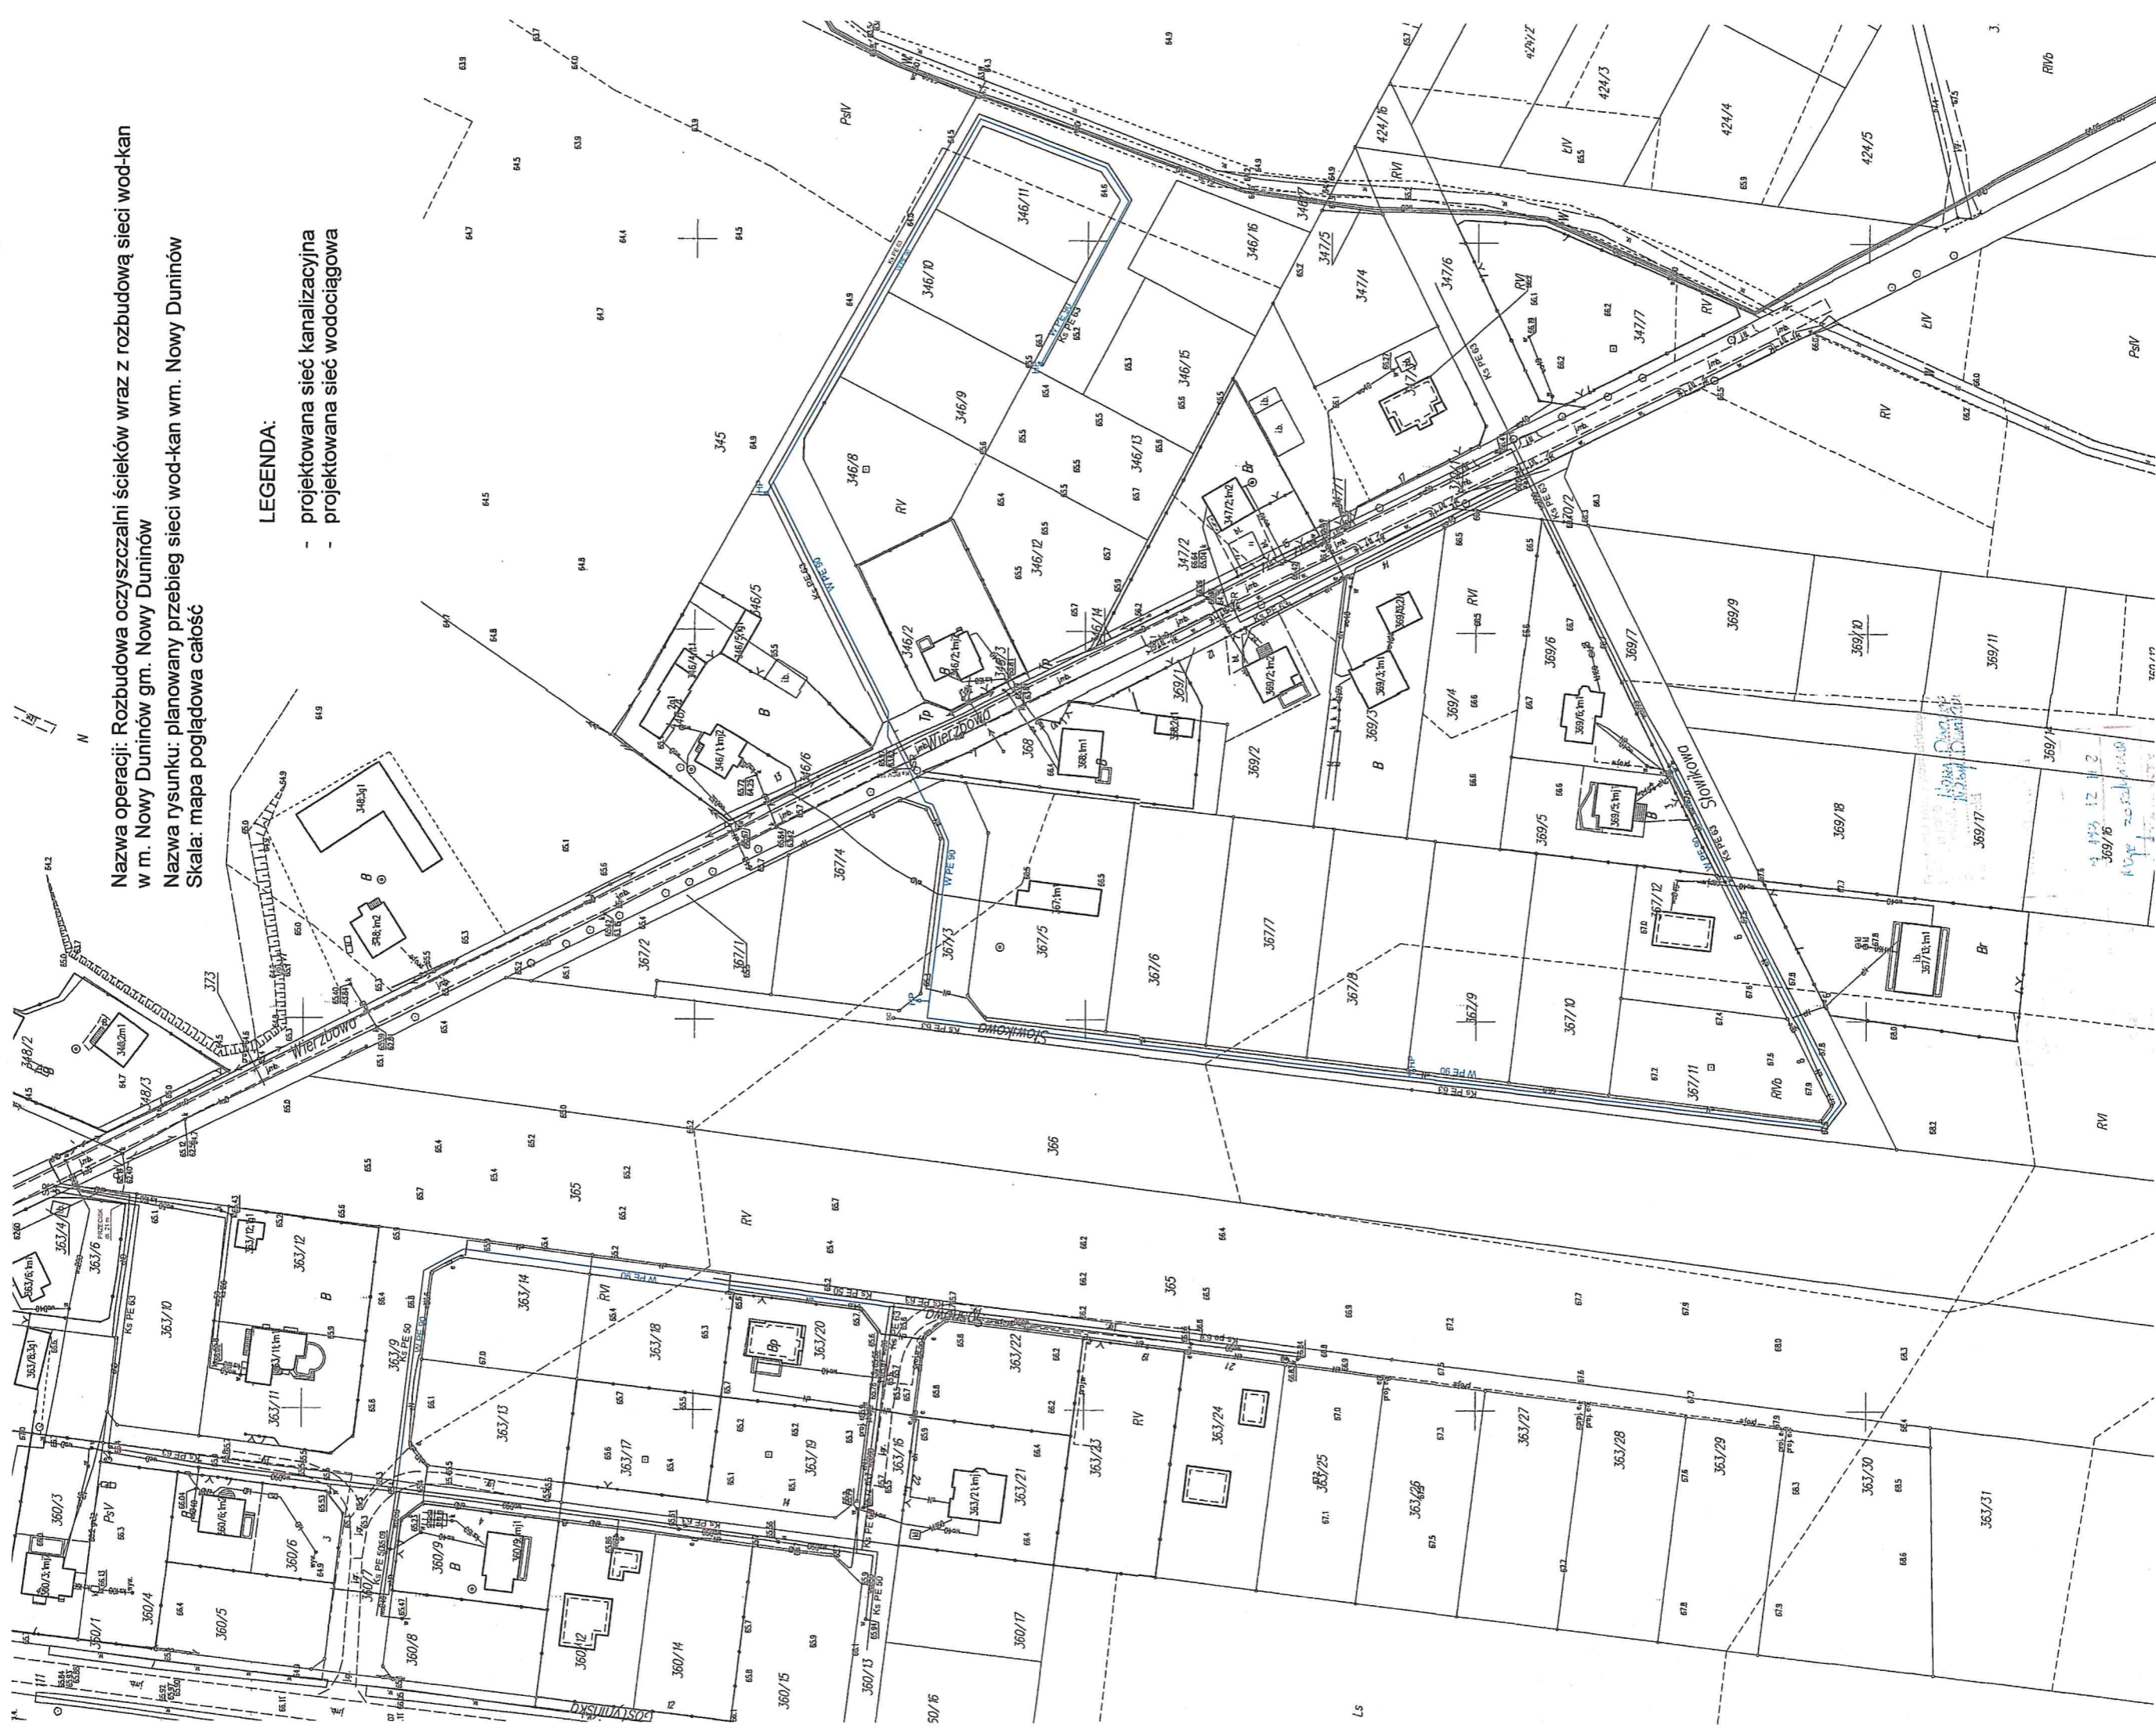

cz 3

cz 4

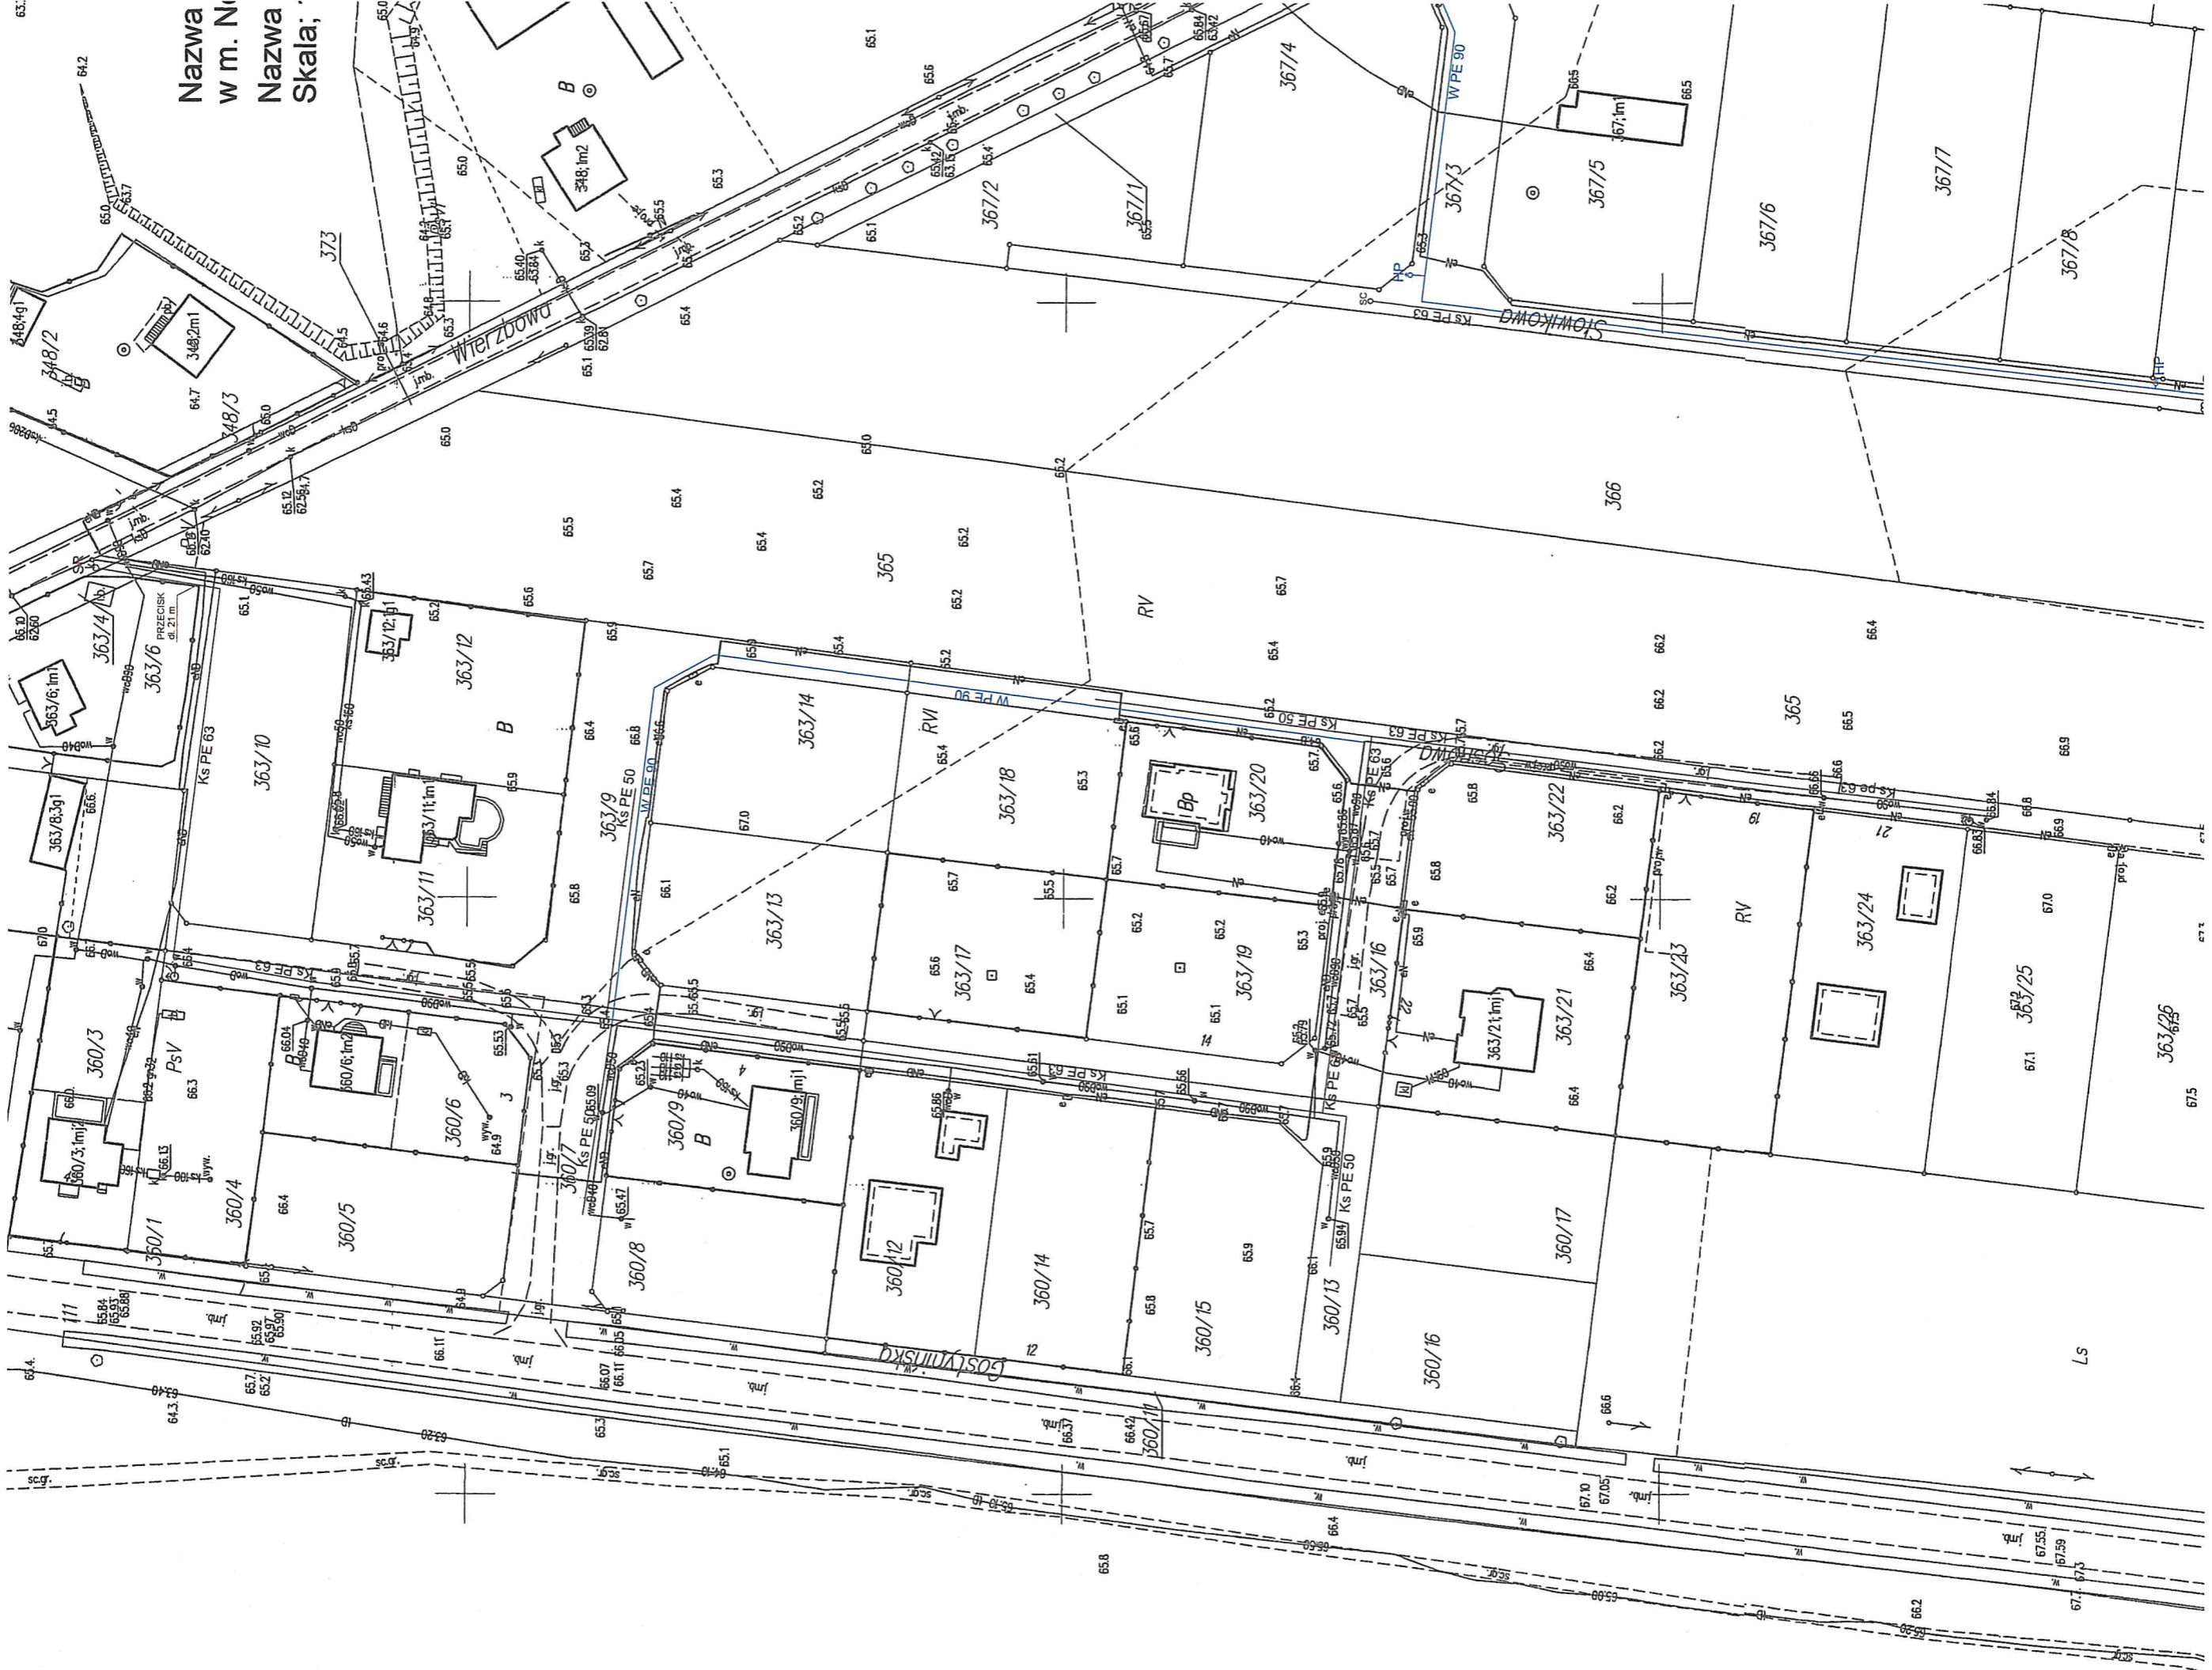

Nazwa
w m. Ni
Nazwa
Skala;

Skala 1:1000 cz 1

63.7

64.2


N

Nazwa operacji: Rozbudowa oczyszczalni ścieków wraz z rozbudową sieci wod-kan w m. Nowy Duninów gm. Nowy Duninów


Nazwa rysunku: planowany przebieg sieci wod-kan w m. Nowy Duninów
Skala; 1:000

LEGENDA:

- - - - - projektowana sieć kanalizacyjna
- - - - - projektowana sieć wodociągowa

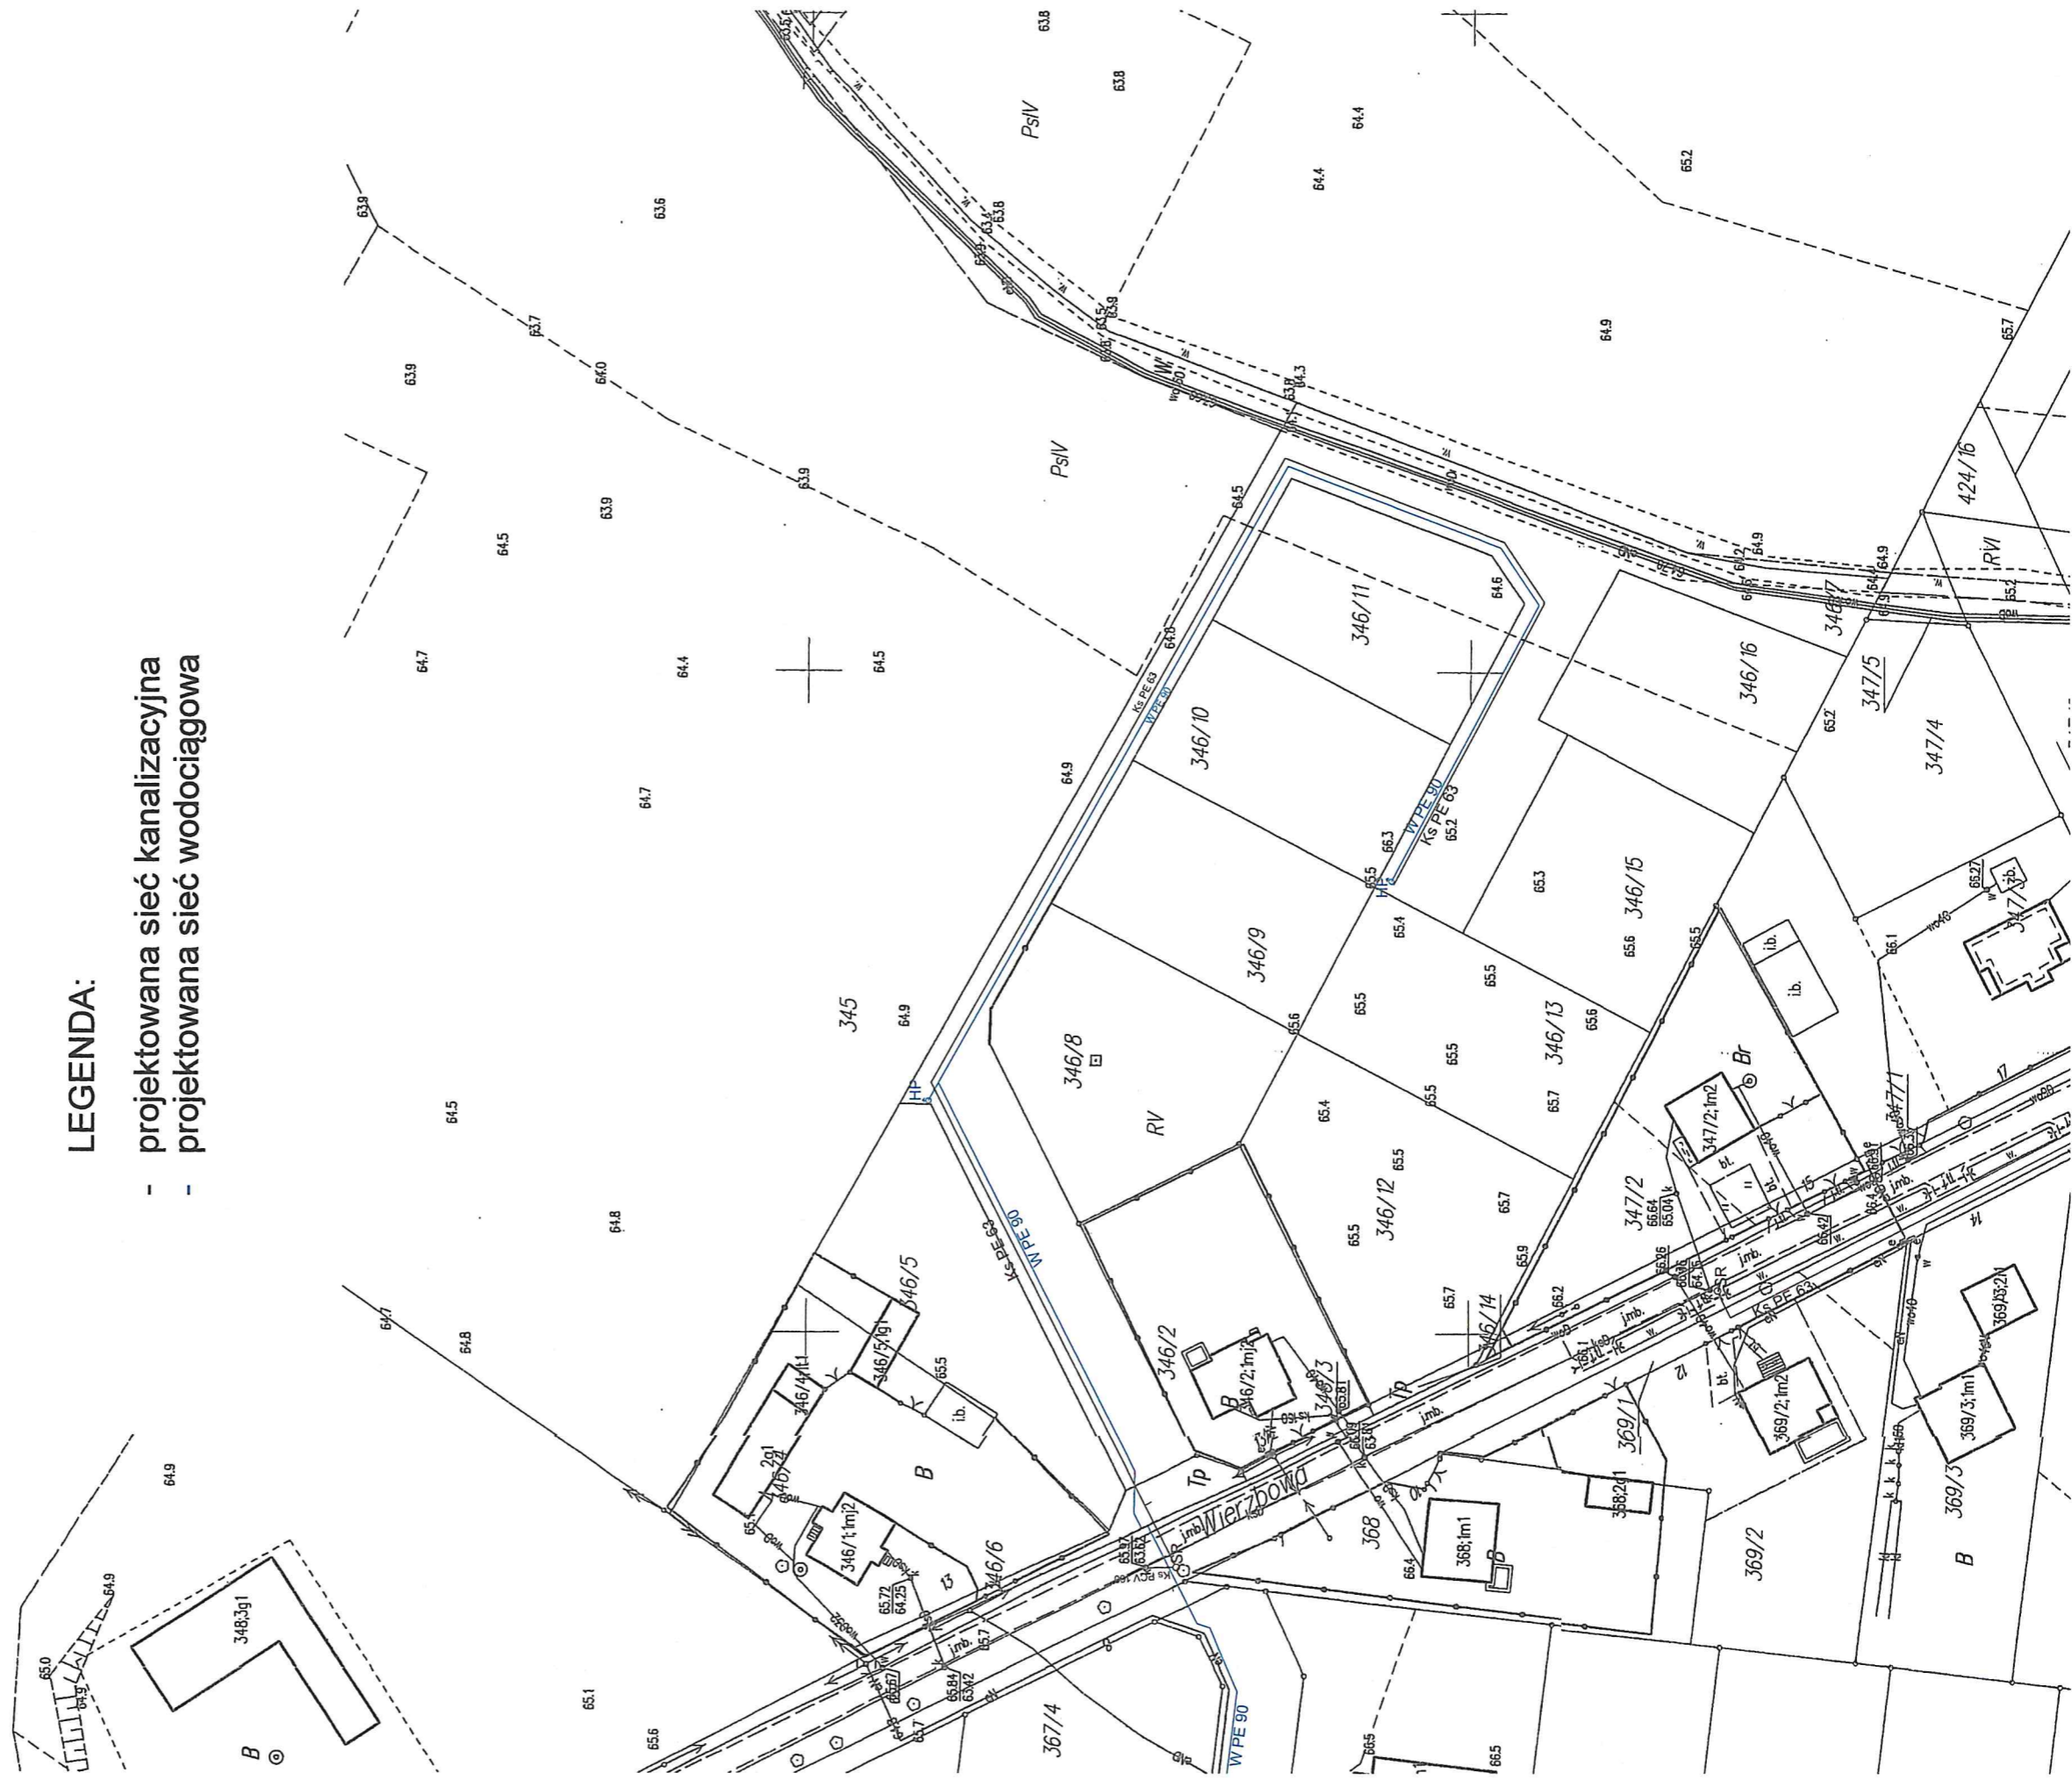

skala 1:1000cz 2

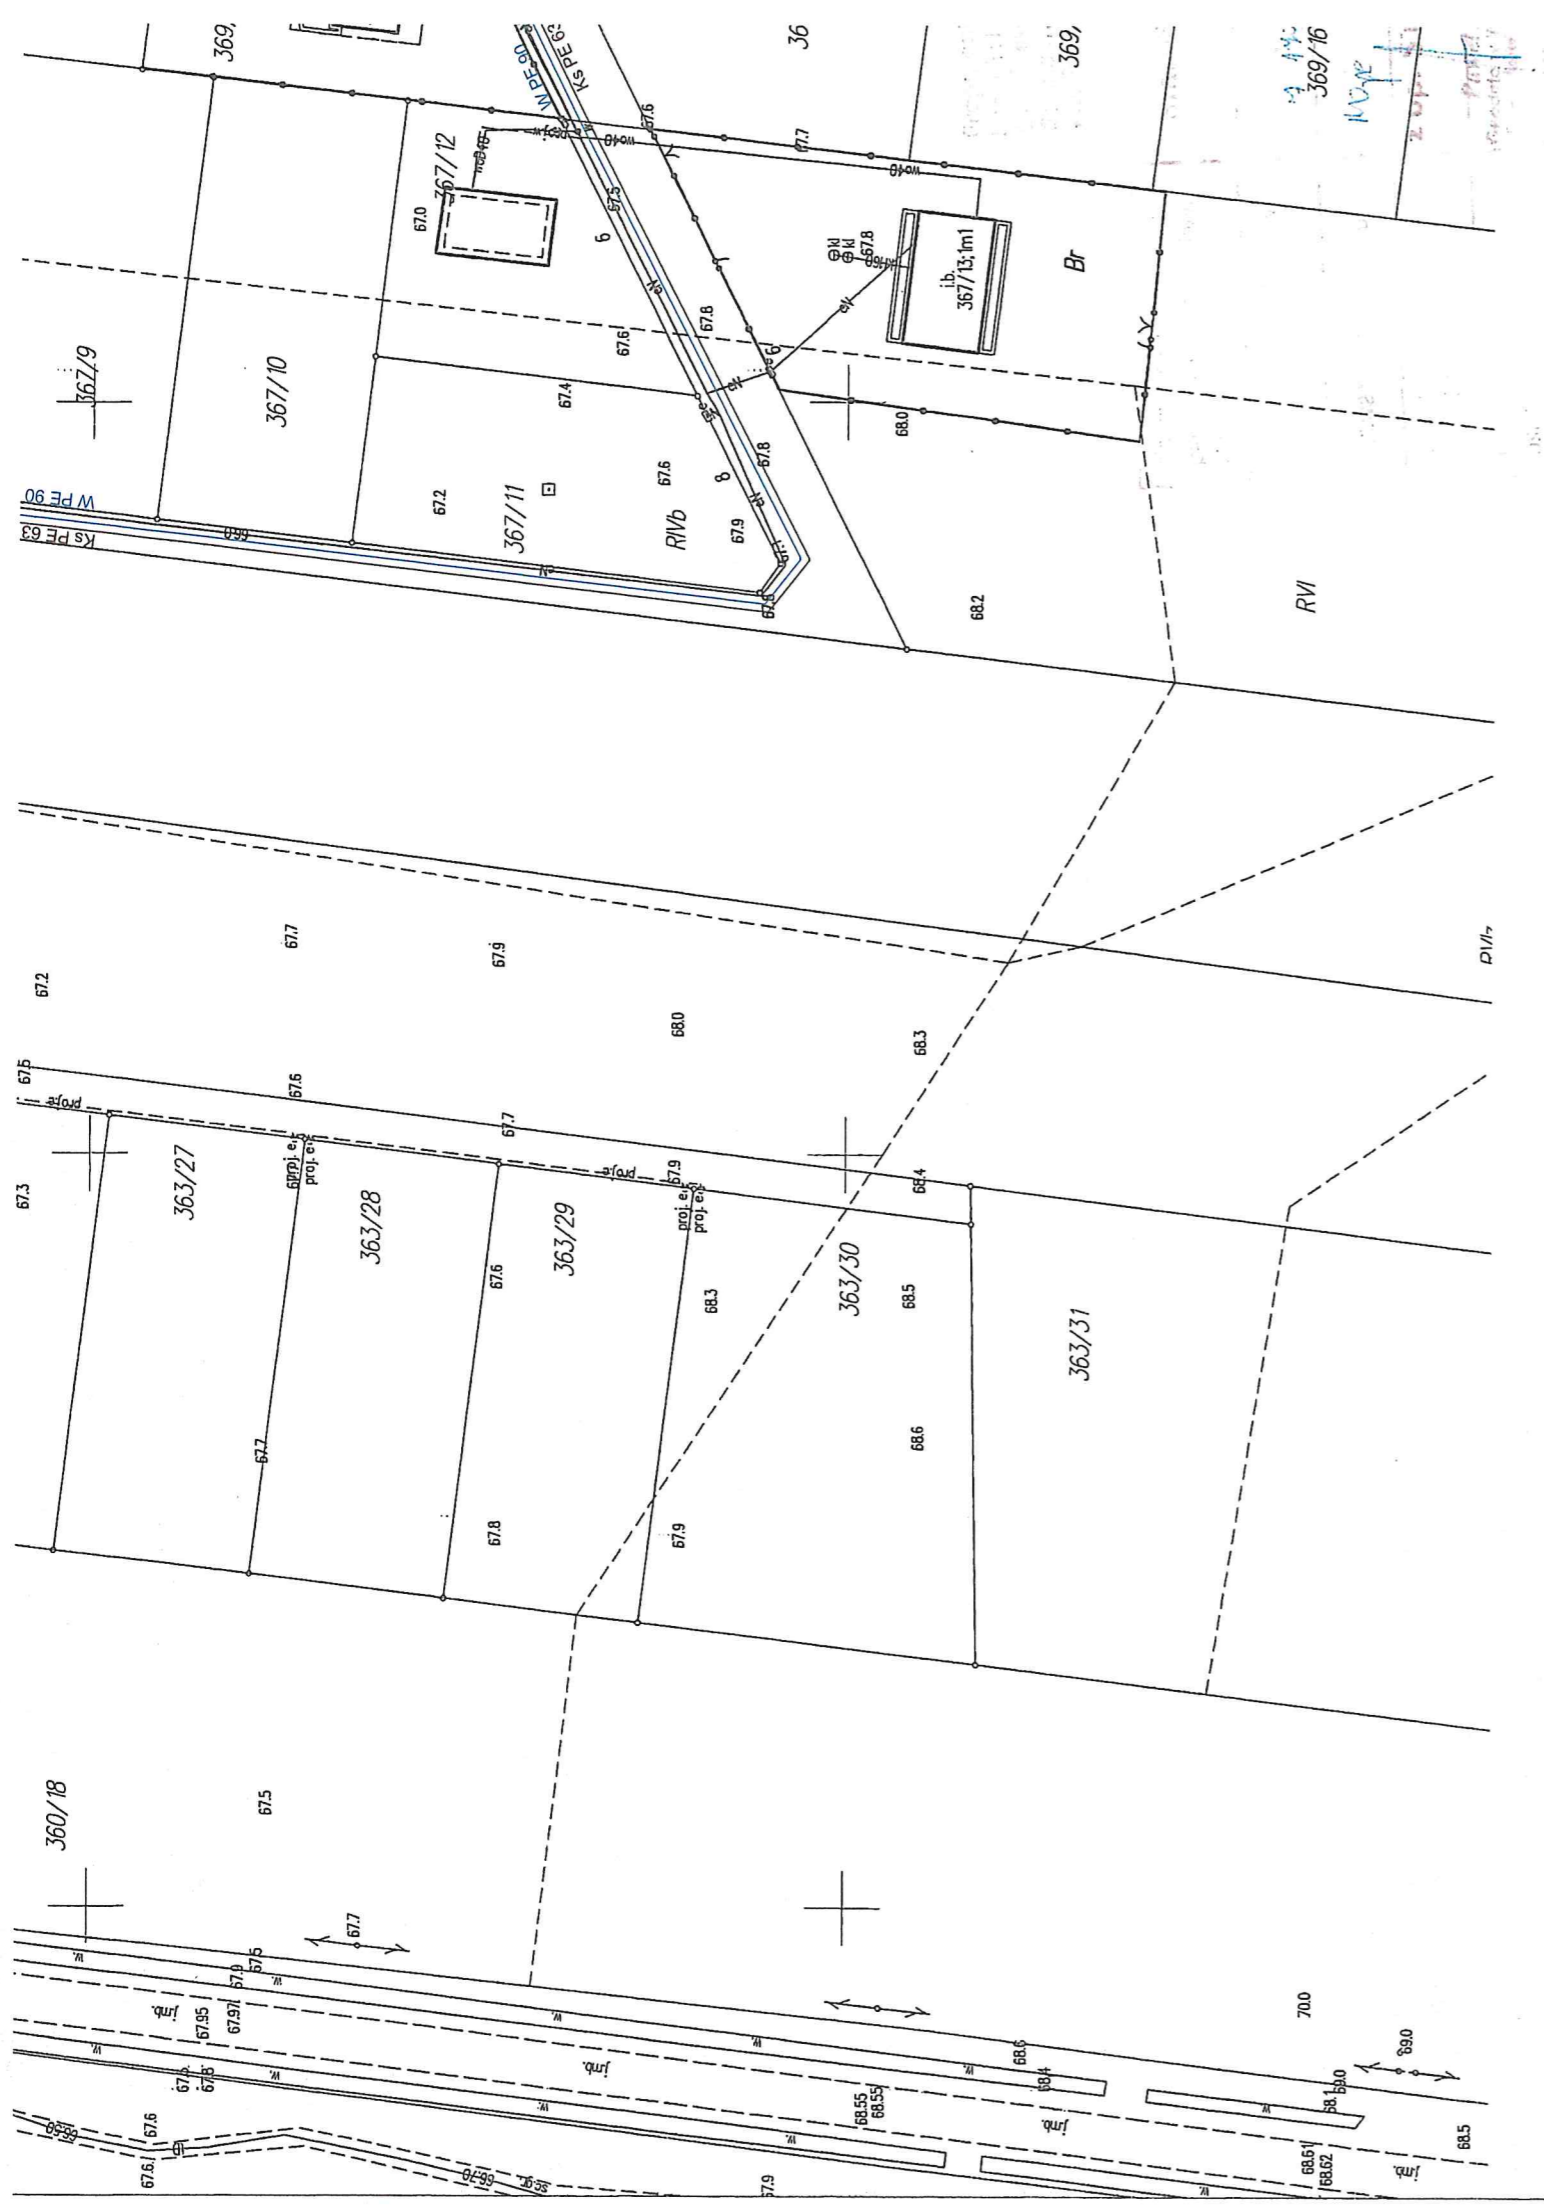

skala 1:1000

023



Skala 1:1000 024