


TERENU SIECIĄ; WODOCIĄGOWĄ  
 W MIEJSCOWOŚCI;  
 PUSZCZA MARIAŃSKA

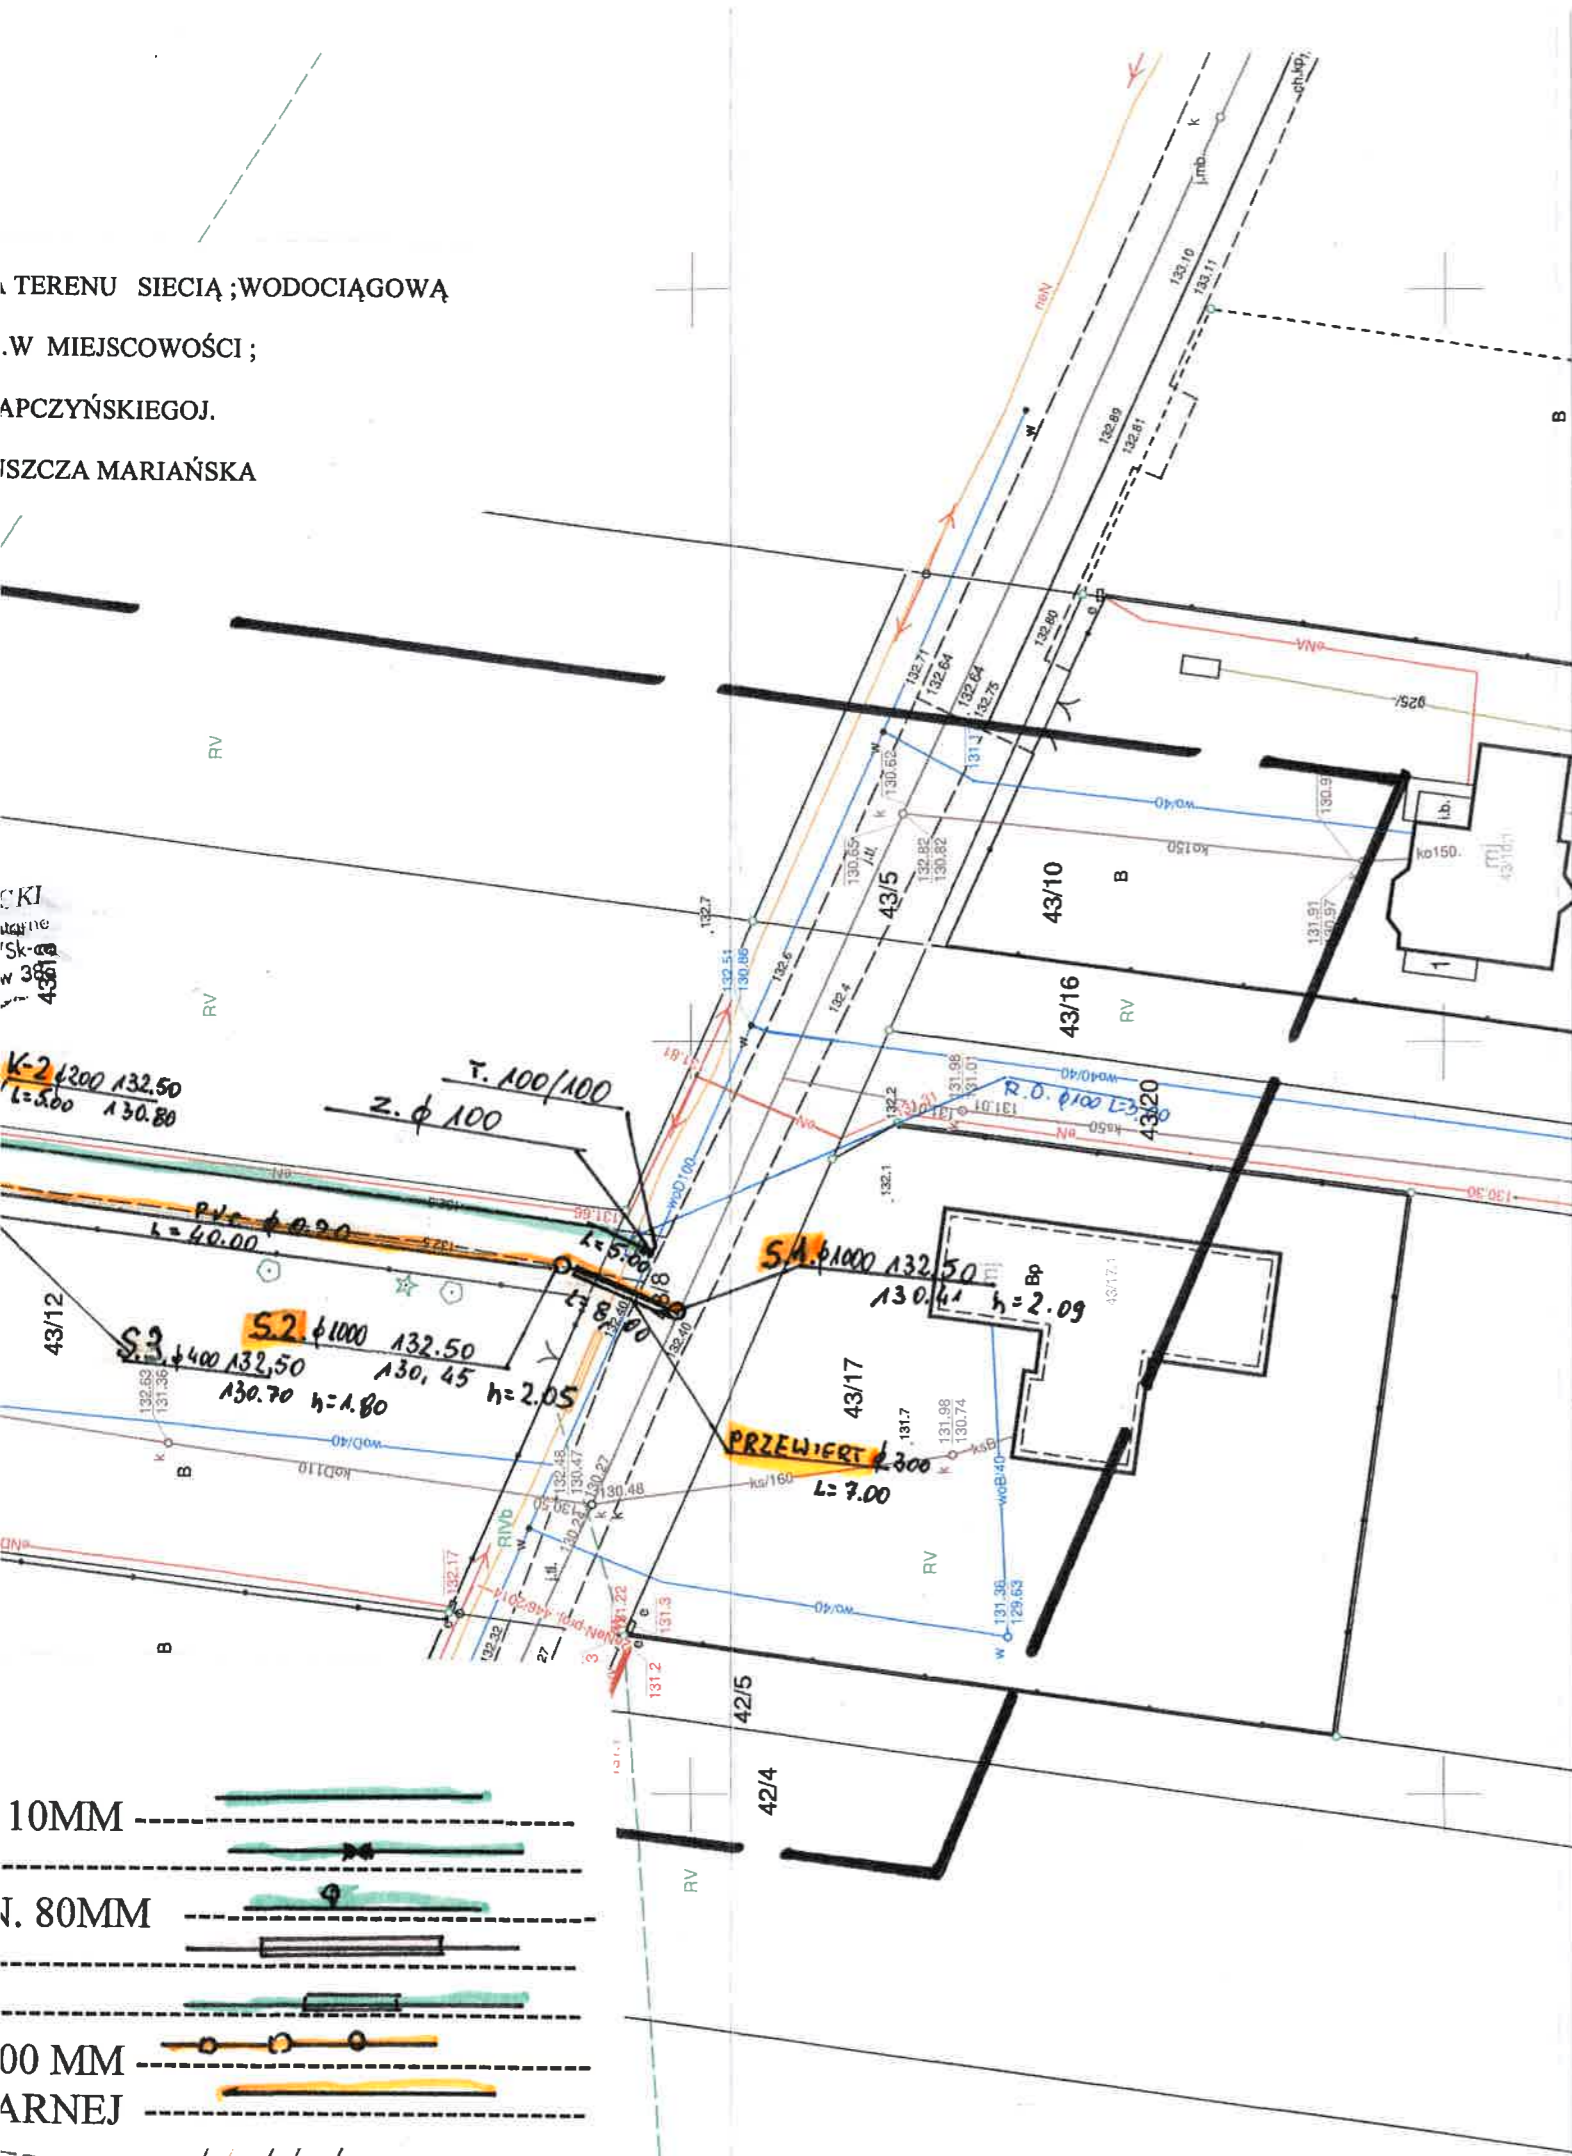

**MAPA DO CELOW PROJEKTOWYCH**

**Skala 1 : 500**  
 Województwo: mazowieckie  
 Powiat: żyrardowski  
 Jedn. ewid.: 143803\_2 Puszczza Mariańska  
 Obręb: 0027 PUSZCZA MARIAŃSKA, działka nr 43/26

**GG.6640.247.2020**

Układ współrzędnych prostokątnych płaskich „2000”  
 Układ wysokościowy „Kronsztadt 86”

Przedstawiona sytuacja w zakresie opracowania oznaczonym linią przerywaną jest zgodna ze stanem faktycznym na gruncie na 10.03.2020 r.

Nie wyklucza się istnienia w terenie innych nie wykazanych na niniejszej mapie urządzeń podziemnych, które nie były zgłoszone do inwentaryzacji.

Wykazane na niniejszej mapie granice wkreślono na podstawie danych ewidencyjnych.

Mapę wykonano bez ustalenia obciążeń służebnościami gruntowymi.

**WYKONAWCA:**


G. Kamińska, I. Walkowski-Walkiewicz  
 P.U.G.K. „GEOPLAN”  
 96-100 Skierniewice, ul. Reymonta 9  
 tel. (0-46) 832-12-15  
 REGON 750054541, NIP 836-13-62-438

**GEODETA UPRAWNIONY**

mgr inż. Ireneusz Walkowski-Walkiewicz  
 upr. M.C. 43 nr 0547

Skierniewice dn. 20.03.2020 r.

**SZKIC ORIENTACJI**

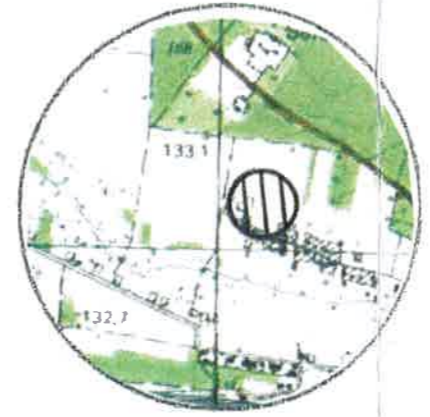

**SKALA 1:25 000**

**STAROSTA POWIATU ŻYRARDOWSKIEGO**

EGK: 66.6640.247.2020  
 10.03.2020  
 Była przedmiotem narady koordynacyjnej przeprowadzonej w siedzibie Starostwa Powiatowego w Żyrardowie przy

Ul. Limanowskiego 45 w dniu 29.03.2020  
 W formie:

zebrania zainteresowanych podmiotów  
 za pomocą środków komunikacji elektronicznej

**Z up. STAROSTY**

Żyrardów, 29.03.2020

mgr inż. Franciszek Stawicki  
 Dyrektor Wydziału Geodezji i Gospodarki Nieruchomościami

**URZĄD GMINY PUSZCZA MARIAŃSKA**

96-330 Puszczza Mariańska, ul. Stanisława Papczyńskiego 1  
 pow. Żyrardowski, woj. mazowieckie  
 tel. (46) 831-81-51; 831-81-89; 831-81-18  
 NIP 838-17-51-539, REGON 0003-1075, EK07511

**STAROSTWO POWIATOWE**

w ŻYRARDOWIE  
 ul. Limanowskiego 45, kod 96-360  
 tel. 46 855-35-99, fax 46 855-20-21

**WÓJT GMINY**

Michał Staniak

Załącznik Nr 1/1  
 do decyzji, postanowienia, pisma, zaświadczenia, zgłoszenia, informacji  
 Nr RB. 0410.24.2021  
 z dnia 19.01.2022

Poświadczam, że niniejszy dokument został opracowany w wyniku prac geodezyjnych i kartograficznych, których rezultaty zawiera operat techniczny wpisany do ewidencji materiałów państwowego zasobu geodezyjnego i kartograficznego	
Organ prowadzący państwowy zasób geodezyjny i kartograficzny	STAROSTA POWIATU ŻYRARDOWSKIEGO
Identyfikator ewidencyjny materiału zasobu – operatu technicznego	P/1438.020.698
Data wpisania operatu technicznego do ewidencji materiałów zasobu	31 MAR. 2020
Imię, nazwisko i podpis osoby reprezentującej organ	Z up. STAROSTY mgr inż. Antoni Tomaszewski Inspektor ds. kontroli prac geodezyjnych i kartograficznych


**„BUDINPROJEKT”**

**JAN JARECKI**  
 96-100 SKIERNIEWICE ul. FELIKSÓW 38A  
 TEL 606 912 127

Nazwa i adres obiektu budowlanego	PROJEKT SIECI WODOCIĄGOWEJ I KANALIZACYJNEJ W MIEJSCOWOŚCI; PUSZCZA MARIAŃSKA UL. PAPCZYŃSKIEGO. NR EW. DZ.43/8, 43/26 GMINA PUSZCZA MARIAŃSKA
Nazwa rys.	PROJEKT SIECI WOD- KAN. instalacja urządzeń sanitarne
Projektant Imię i nazwisko	Jan Jarecki
Sprawdził	mgr. inż. Krzysztof Broniarek
Skala	

JAN STANISŁAW JARECKI  
 uprawn. bud. n. 43/20 i 89/88/Sk-ce  
 96-100 Skierniewice, ul. Feliksów 38a  
 tel. 606-912-127

PROJEKT ZAGOSPODAROWANIA TERENU SIECIĄ WODOCIĄGOWĄ  
 I KANALIZACYJNĄ SANITARNA W MIEJSCOWOŚCI;  
 PUSZCZA MARIAŃSKA UL. ST. PAPCZYŃSKIEGOJ.  
 NR EW. DZ 256, 257/5 . GMINA PUSZCZA MARIAŃSKA

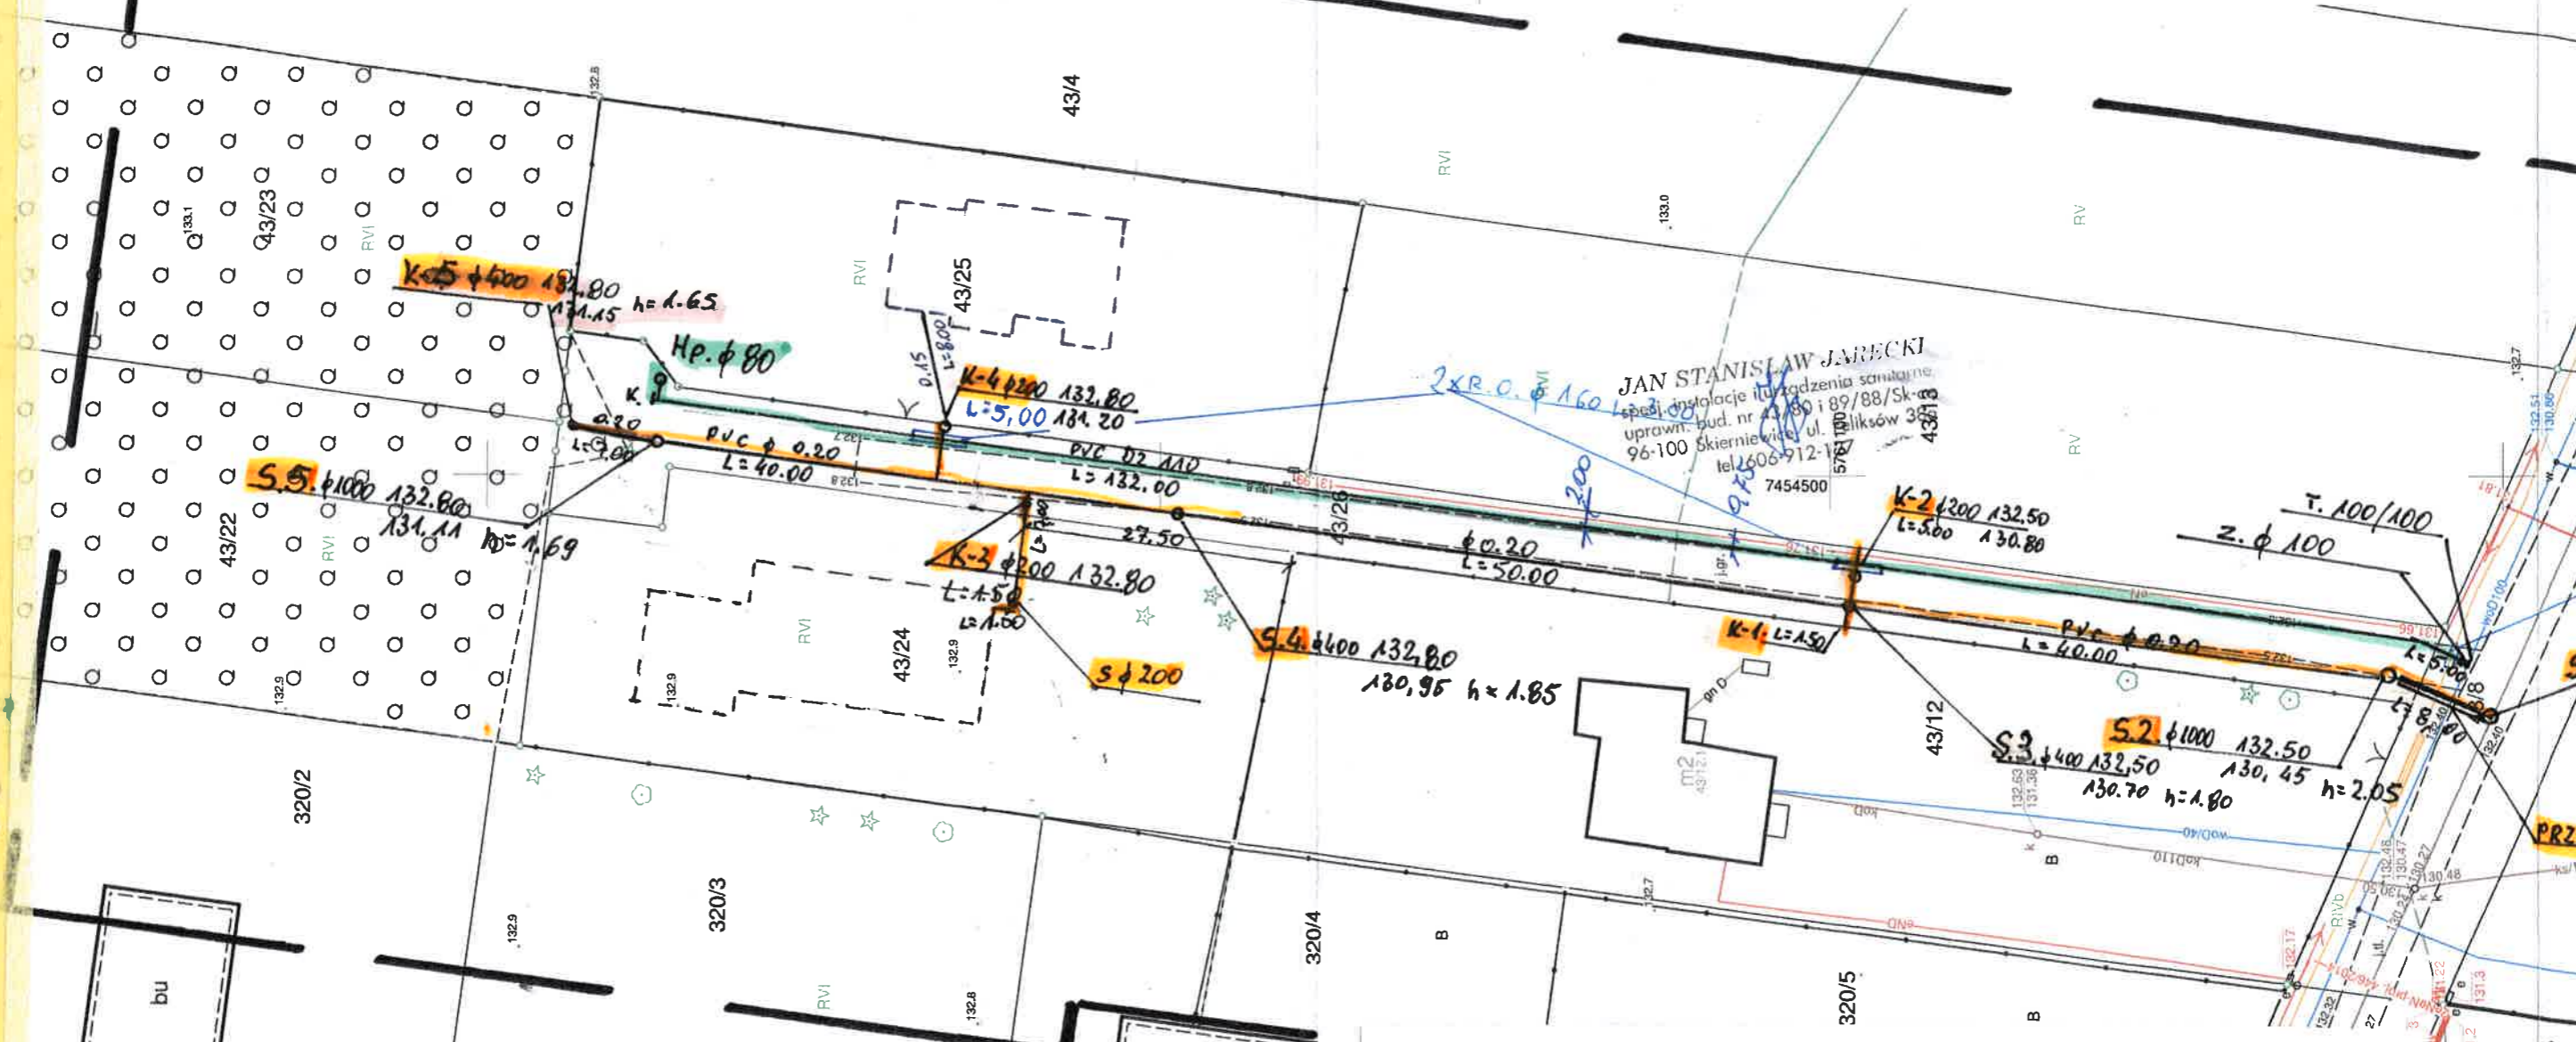

JAN STANISŁAW JARECKI  
 specjalizacja: instalacje i urządzenia sanitarno-  
 uprawni. bud. nr 11/80 i 89/88/Sk-  
 96-100 Skierniewice ul. ~~...~~ 30  
 tel. 606 912-180  
 578 100  
 7454500


RZECZOZNAWCA DO SPRAW ZABEZPIECZEŃ  
 PRZECIWOŻAROWYCH  
 mgr inż. Janusz Bartosiewicz NF upr. 339/96

Skierniewice dnia 1.01.2010  
 Zgodność projektu z wymaganiami  
 ochrony przeciwżarowej stwierdzam

bez uwag ~~z uwagami:~~

LEGENDA :


- SIEĆ WODOCIĄGOWA DZ 110MM
- ZASUWA DN 100MM
- HYDRANT NADZIEMNY DN. 80MM
- PRZEWIERT DN 300
- RURY OCHRONNE
- STUDNIE PE DZ. 200, 400, 1000 MM
- SIEĆ KANALIZACJI SANITARNEJ

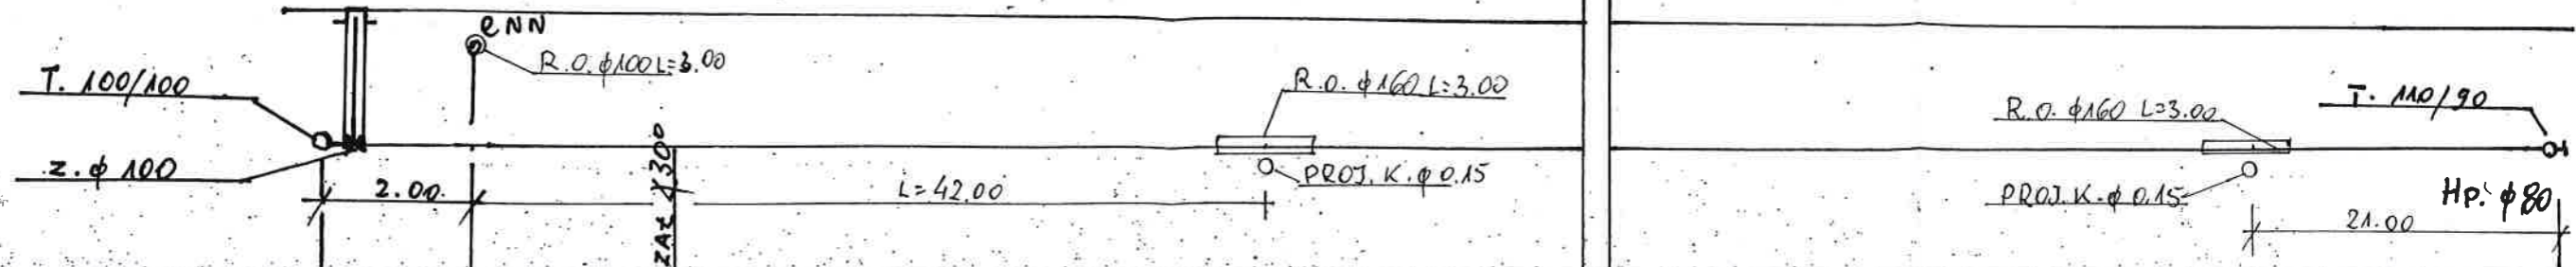

RZĘDNA TERENU	132,50	132,50	132,70
RZĘDNA OSI WOD.	130,70	130,70	130,90
ZAGŁĘBIENIE	1,80	1,80	1,80
MATERIAŁ		RURY PVC DZ.110	
ŚREDNICE I SPADKI		φ100	i = 0,1%
BLĄG I ODL.	0,00 L=5,00	L=132,00	137,00


**„BUDINPROJEKT”**  
**JAN JARECKI**  
 96-100 SKIERNIEWICE ul. FELIKSÓW 38A  
 TEL 606 912 127

Nazwa i adres obiektu budowlanego	PROJEKT SIECI WODOCIĄGOWEJ I KANALIZACYJNEJ W MIEJSCOWOŚCI; PUSZCZA MARIĄSKA UL. PĄPCZYŃSKIEGO. NR EW. DZ.43/8, 43/26 GMINA PUSZCZA MARIĄSKA
Nazwa rys.	PROJEKT SIECI WOD. KAN. <i>JAN STANISŁAW JARECKI</i>
Projektant imię i nazwisko	Jan Jarecki <i>JAN STANISŁAW JARECKI</i>
„Sprawdził”	mgr. inż. Krzysztof Broniarek <i>Krzysztof Broniarek</i>
Skala	606-912-127

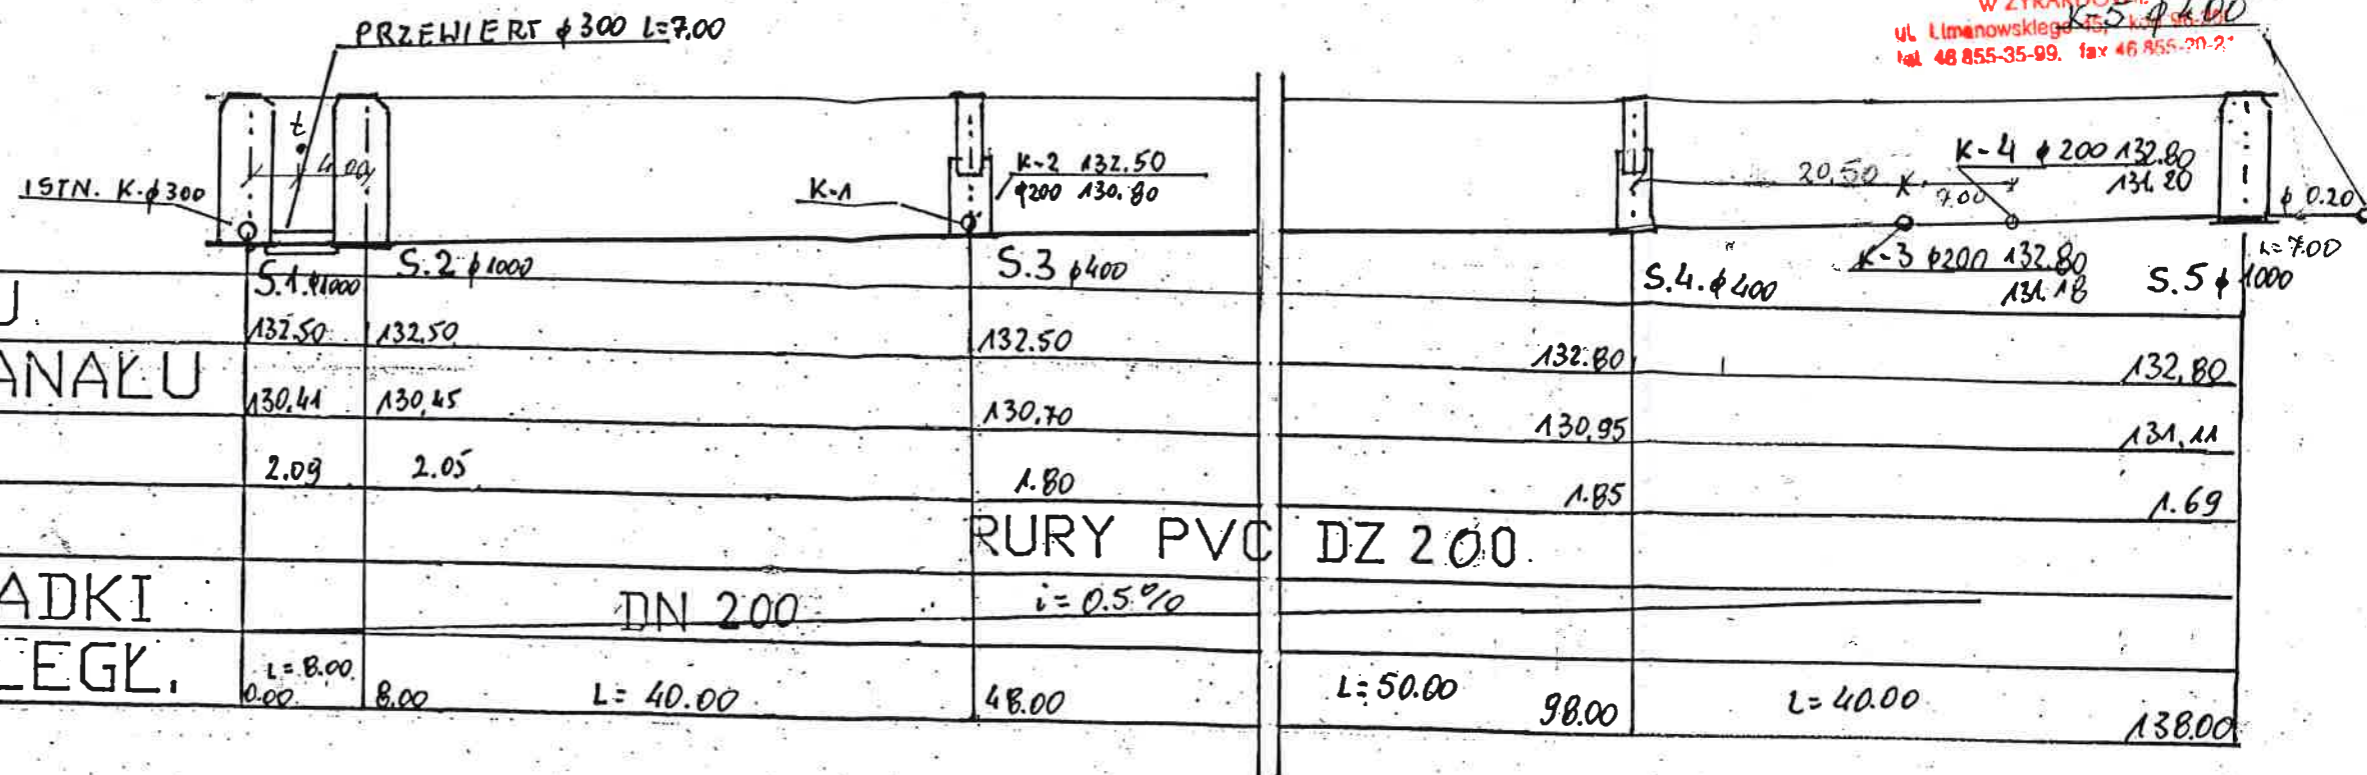


**„BUDINPROJEKT”**  
**JAN JARECKI**  
 96-100 SKIERNIEWICE ul. FELIKSÓW 38A  
 TEL 606 912 127


Nazwa i adres obiektu budowlanego	PROJEKT SIECI WODOCIĄGOWEJ I KANALIZACYJNEJ W MIEJSCOWOŚCI; PUSZCZA MARIANSKA UL. PAPCZYŃSKIEGO. NR EW. DZ.43/8, 43/26 JAN STANISŁAW JARECKI specjalizacja i urządzenia sanitarne uprawn. bud. nr 43/80/19/88/Sk-ce tel. 606-912-127
Nazwa rys.	PROJEKT SIECI WOD- 96-100 Skierniewice ul. Feliksów 38a
Projektant Imię i nazwisko	Jan Jarecki
Sprawdził	mgr. inż. Krzysztof Broniarek Data i podpis
Skala	1:50 Wzrostki i instalacje w zakresie sieci, instalacji i urządzeń wodociągowej, kanalizacyjnej, ciepłoty, chłody i gazowej

ZESTAWIENIE ODCINKÓW SIECI KANALIZACJI  
SANITARNEJ W MIEJSCOWOŚCI PUSZCA MARIAŃSKA  
UL. PAPCZYŃSKIEGO.

NR odcinka	głębokość	długość	studnia dn 200mm	R.O dn200 3m
	H	L	szt	L
k-1	2,00	1,50	-	-
k-2	2,00	5,00	1	-
k-3	2,00	1,50	1	-
k-4	2,00	5,00	1	3,00
k-5 dn. 0,20	1,65	7,00	1 dn.400	-
-----				
RAZEM .		20,00	3+ 1 dn. 400	

JAN STANISŁAW JARECKI  
specj. instalacje i urządzenia sanitarne  
uprawn. bud. nr 43/80 i 89/88/Sk-ce.  
96-100 Skierniewice, ul. Feliksów 38a  
tel. 606 912-127

# HYDRANT P. POŻ. Ø 80 mm.

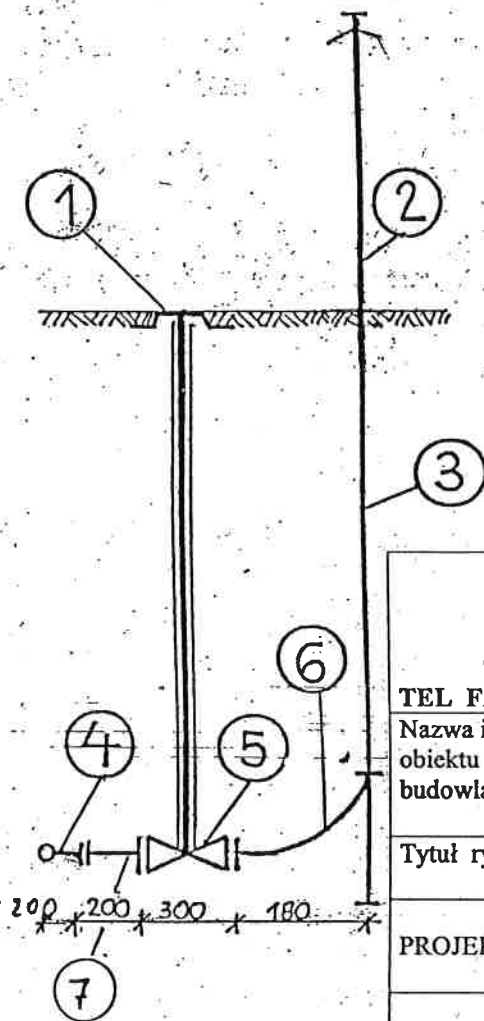

<b>„BUDINPROJEKT”</b> <b>JAN JARECKI</b> 96-100 SKIERNIEWICE ul. FELIKSÓW 38 A. TEL FAX / 046/ 833 47 65 KOM .0 606.912 127	
Nazwa i adres obiektu budowlanego	PROJEKT SIECI WODOCIĄGOWEJ W
Tytuł rysunku	SCHEMAT HYDRANTU P. POŻ. DN 80MM JARECKI
PROJEKTANT	spec. instalacje przyłączeniowe i sanitacyjne uprawn. budowl. nr 43/801 96-100 Skierniewice, ul. Feliksów 38A tel./fax (46) 833 47-65; 606 912 127 Data i podpis


## OPIS DO PODŁĄCZENIA HYDRANTU

1. SKRZYŃKA ULICZNA WG ISO 9002
- 2,3 HYDRANT NADZIEMNY DN 80.
4. TRÓJNIK KOŁNIERZOWY DN 100/80mm.
5. ZASUWA QUART 2000 TYP A, DIN 3202 DN 80mm
6. KOLANO TYPU N DO HYDRANTU DN 80
7. KOLANO KOŁNIERZOWE DN 80 MM KĄT 90°

SKRZYŃKA ŻELIWNA I OBUDOWA ZASOWY

PODZ 1:5




STAROSTWO POWIATOWE  
w ŻYRARDOWIE  
ul. Limanowskiego 45, kod 98-300  
tel. 48 855-35-99, fax 48 855-20-21

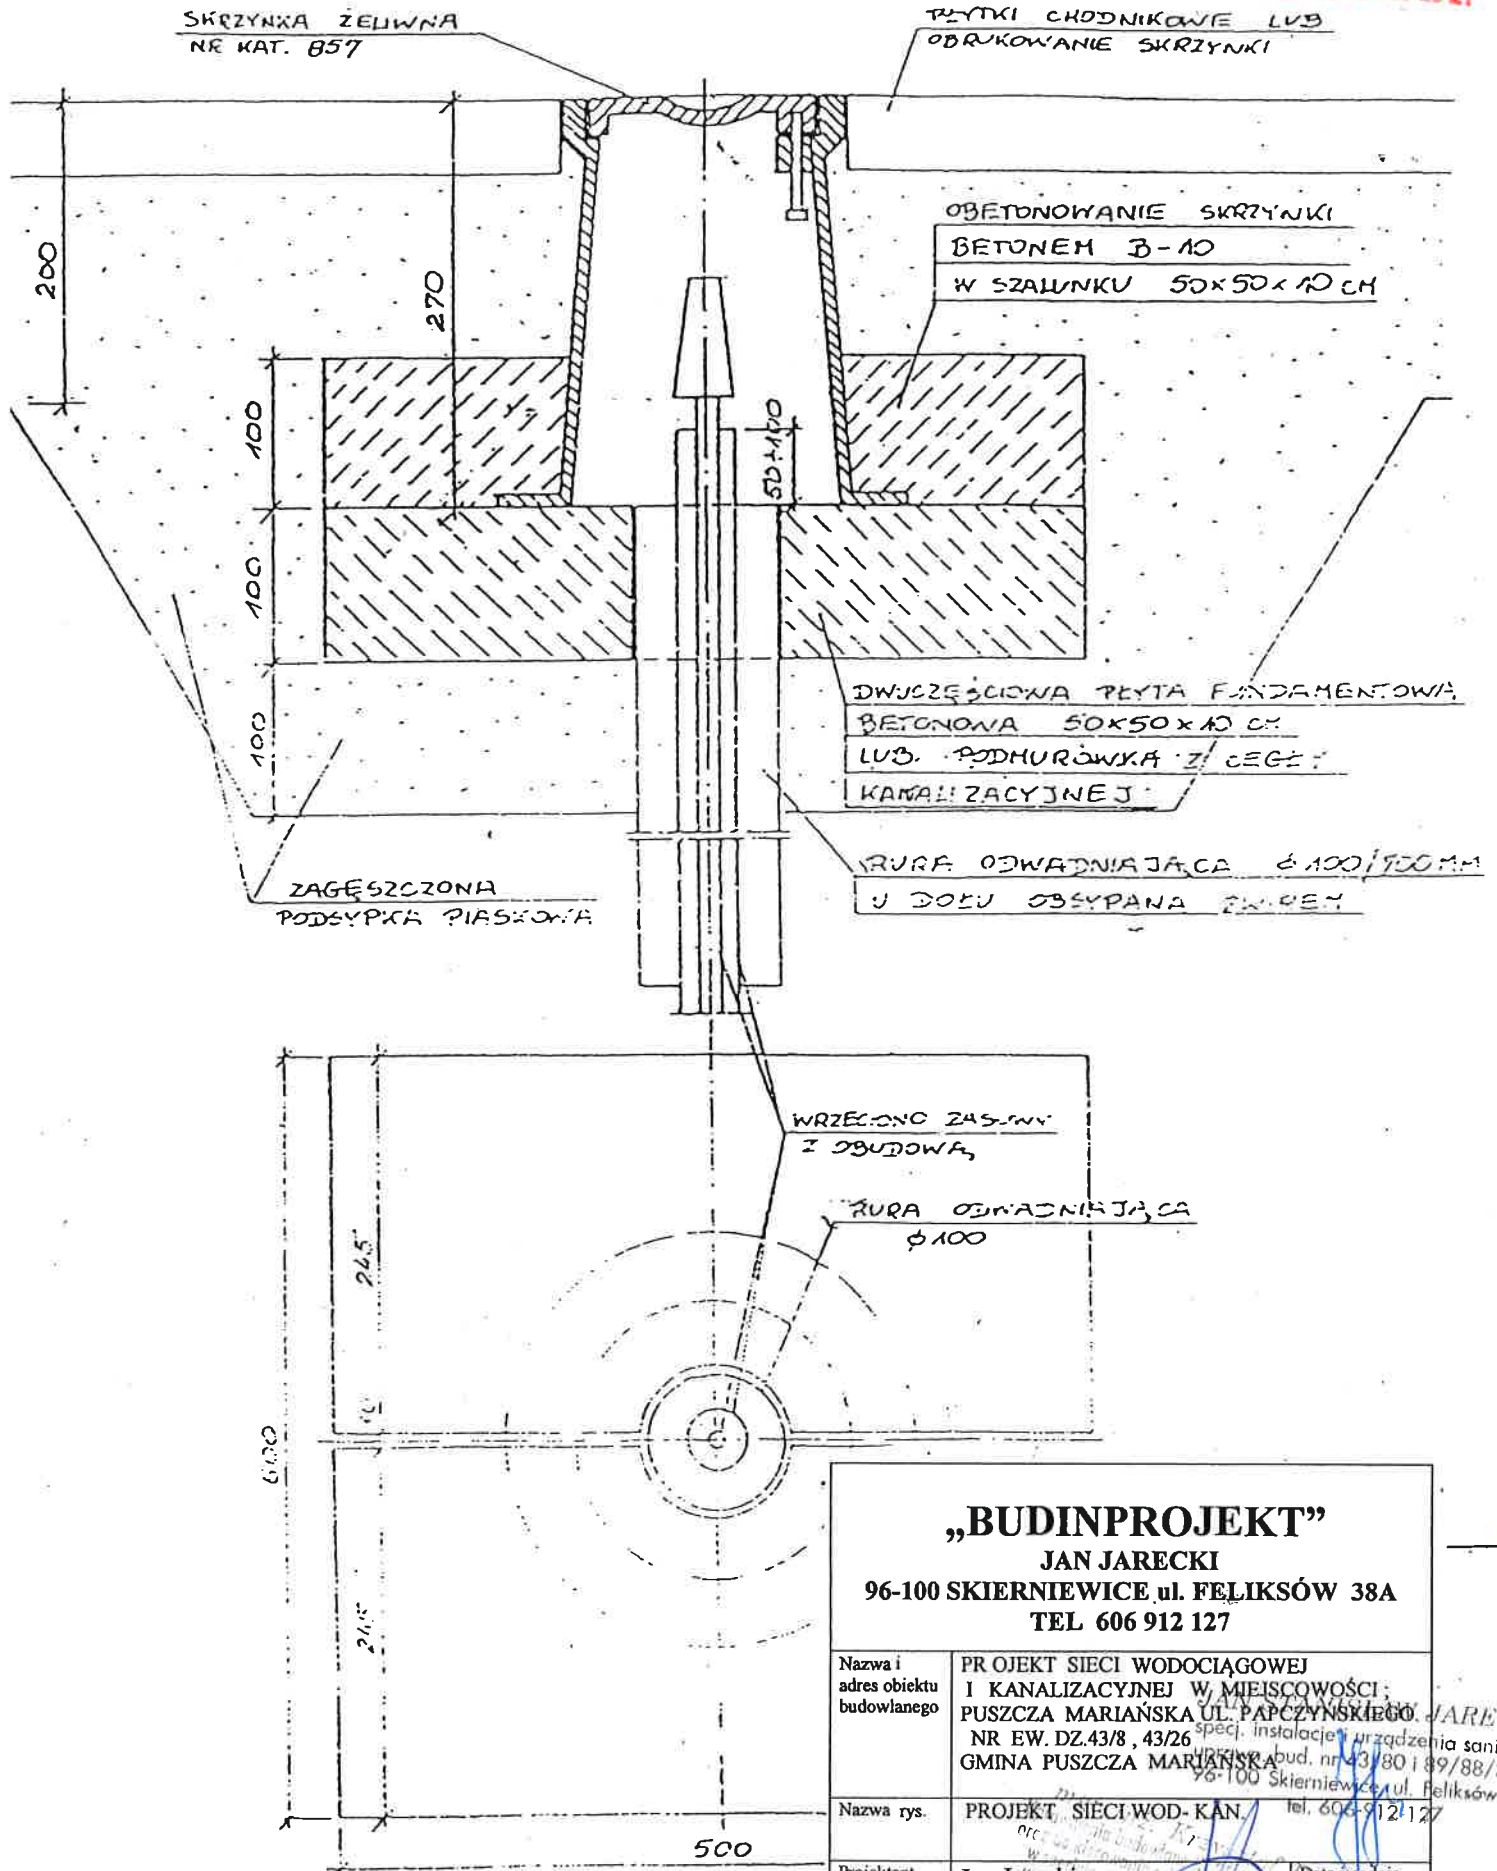

<p><b>„BUDINPROJEKT”</b>  <b>JAN JARECKI</b>  <b>96-100 SKIERNIEWICE ul. FELIKSÓW 38A</b>  <b>TEL 606 912 127</b></p>	
Nazwa i adres obiektu budowlanego	<p>PROJEKT SIECI WODOCIĄGOWEJ I KANALIZACYJNEJ W MIEJSCOWOŚCI; PUSZCZA MARIANSKA UL. PĄPCZYŃSKIEGO NR EW. DZ.43/8, 43/26 spec. instalacji urządzeń sanitarnych bud. nr 43/80 i 89/88/Sk-ce 96-100 Skierniewice, ul. Feliksów 38a                  JARECKI                  tel. 606 912 127</p>
Nazwa rys.	<p>PROJEKT SIECI WOD-KAN.                  orc</p>
Projektant Imię i nazwisko .Sprawdził	<p>Jan Jarecki                  mgr. inż. Krzysztof Broniarek</p>
Skala	<p>Data i podpis</p>

**STUDNIA REWIZYJNA 1000 mm**

5 WLOTÓW MAX. 200 mm  
1 WYLOT 200/160 mm

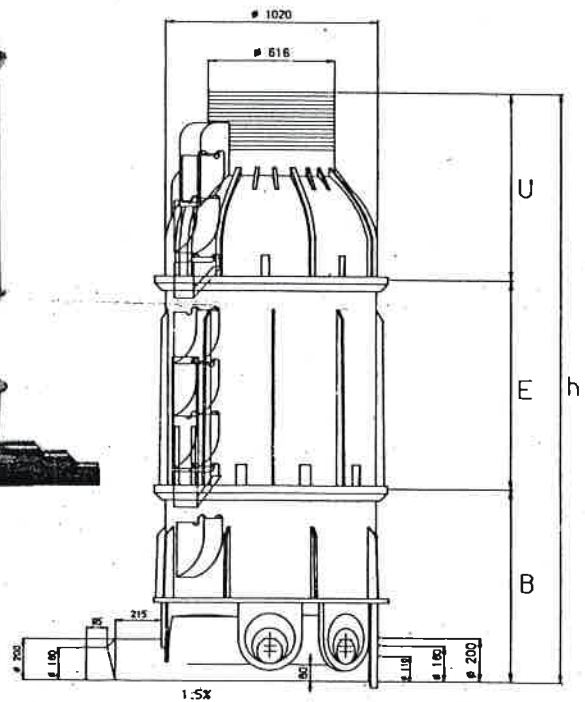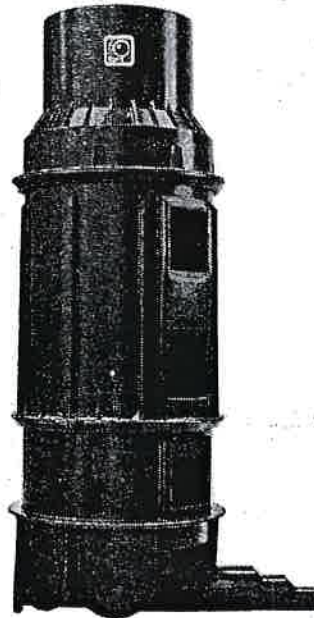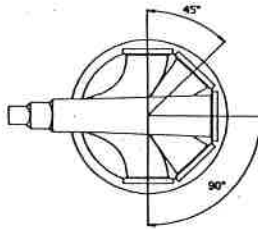

NR KAT.	h	B (C)	E	U
207-C1148	1400	C 1400	---	---
207-C1158	1500	600	---	900
207-C1168	1650	600	---	1050
207-C1188	1800	900	---	900
207-C1198	1950	900	---	1050
207-C1218	2100	900	---	1200
207-C1228	2200	1300	---	900
207-C1238	2350	1300	---	1050
207-C1258	2500	1300	---	1200
207-C1268	2650	600	1000	1050
207-C1288	2800	900	1000	900
207-C1298	2950	900	1000	1050
207-C1318	3100	900	1000	1200
207-C1328	3200	1300	1000	900
207-C1338	3350	1300	1000	1050
207-C1358	3500	1300	1000	1200


**„BUDINPROJEKT”**

**JAN JARECKI**  
96-100 SKIERNIEWICE, ul. FELIKSÓW 38A  
TEL 606 912 127

Nazwa i adres obiektu budowlanego	PROJEKT SIECI WODOCIĄGOWEJ I KANALIZACYJNEJ W MIEJSCOWOŚCI; PUSZCZA MARIĄŃSKA UL. <del>FALCZYŃSKIEGO</del> NR EW. DZ. 43/8, 43/26 specj. instalacje i urządzenia sanitarne GMINA PUSZCZA MARIĄŃSKA, bud. nr 43/30 i 89/88/Sk-ce 96-100 Skierniewice, ul. Feliksów 38a tel. 606-912-127	
Nazwa rys.	PROJEKT SIECI WOD- KAN.	
Projektant Imię i nazwisko .Sprawdził	Jan Jarecki mgr. inż. Krzysztof Broniarek	Data i podpis
Skala		

JAN JARECKI  
specj. instalacje i urządzenia sanitarne  
bud. nr 43/30 i 89/88/Sk-ce  
96-100 Skierniewice, ul. Feliksów 38a  
tel. 606-912-127



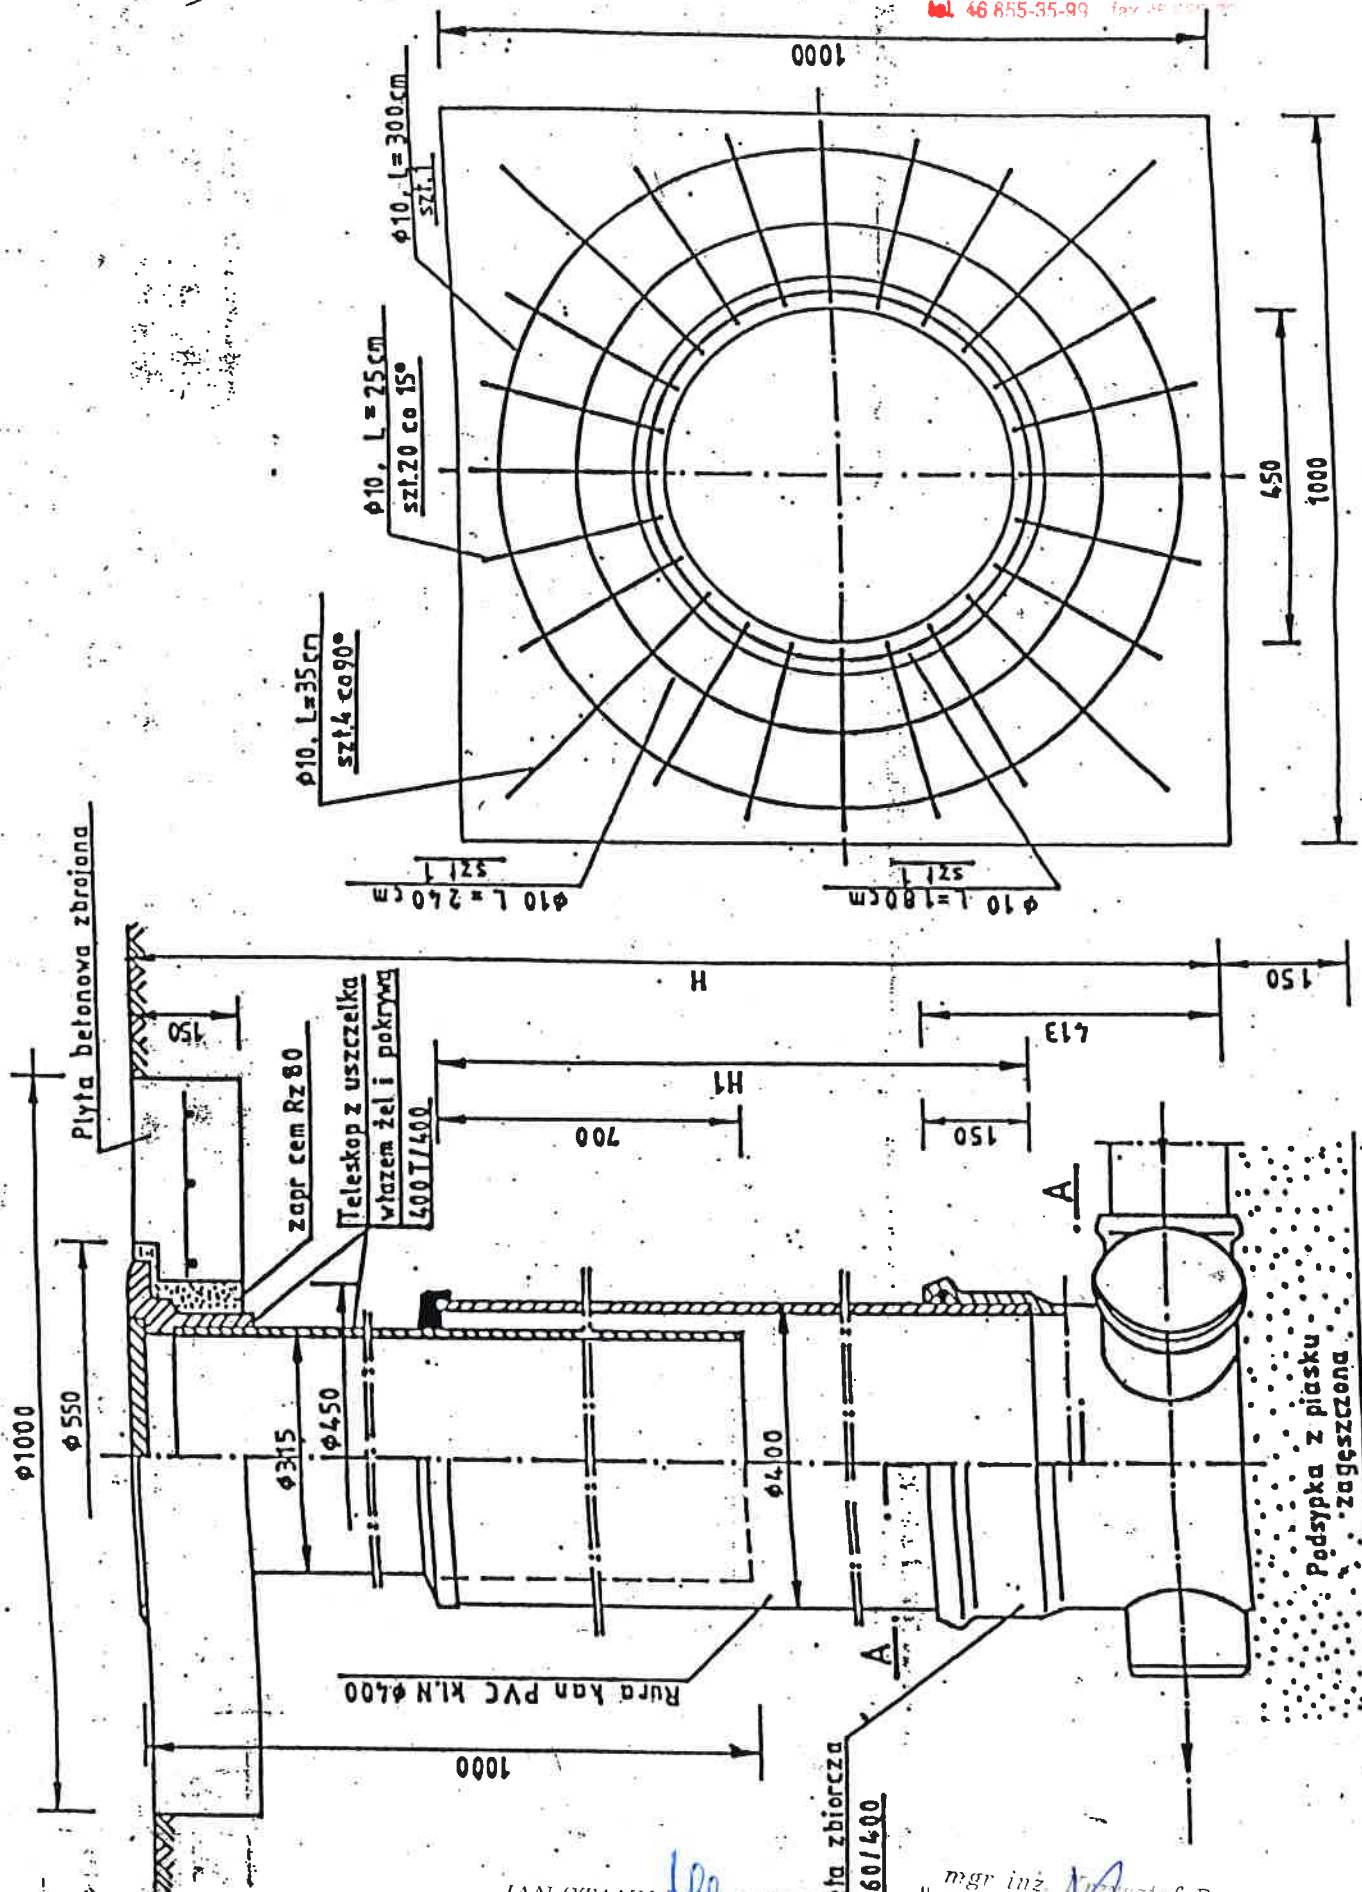


JAN STANISŁAW JARECKI  
 specj. instalacje i urządzenia sanitarne  
 uprawn. bud. nr 43/80/89/88/Sk-ce  
 96-100 Skierniewice, ul. Feliksów 38a  
 tel. 606-912-27

mgr inż. Broniarz  
 Uprawnienia budowlane nr 22/72/SK na dir. projektowania  
 urządzeń sanitarnych i urządzeń wodociągowych  
 w woj. łódzkim, uprawnień bez ograniczeń  
 Urządzenie i wykonanie instalacji sanitarnych i urządzeń  
 wodociągowych, w tym: projektowanie, nadzór,  
 wykonanie, inżynieria i dozór




Studzienka DN 200 wykonana z PP-B

<b>„BUDINPROJEKT”</b> <b>JAN JARECKI</b> <b>96-100 SKIERNIEWICE, ul. FELIKSÓW 38A</b> <b>TEL 606 912 127</b>	
Nazwa i adres obiektu budowlanego	PROJEKT SIECI WODOCIĄGOWEJ I KANALIZACYJNEJ W MIEJSCOWOŚCI PUSZCZA MARIANSKA, UL. PĄPCZYŃSKIEGO, NR EW. DZ.43/8, 43/26, instalacje i urządzenia sanitarne GMINA PUSZCZA MARIANSKA nr 43/80 i 87/88/Sk-ce 96-100 Skierniewice, ul. Feliksów 38a
Nazwa rys.	PROJEKT SIECI WOD.-KAN. tel. 606-912-127
Projektant Imię i nazwisko	Jan Jarecki
Sprawdził	mgr. inż. Krzysztof Broniarek
Skala	
	Data i podpis

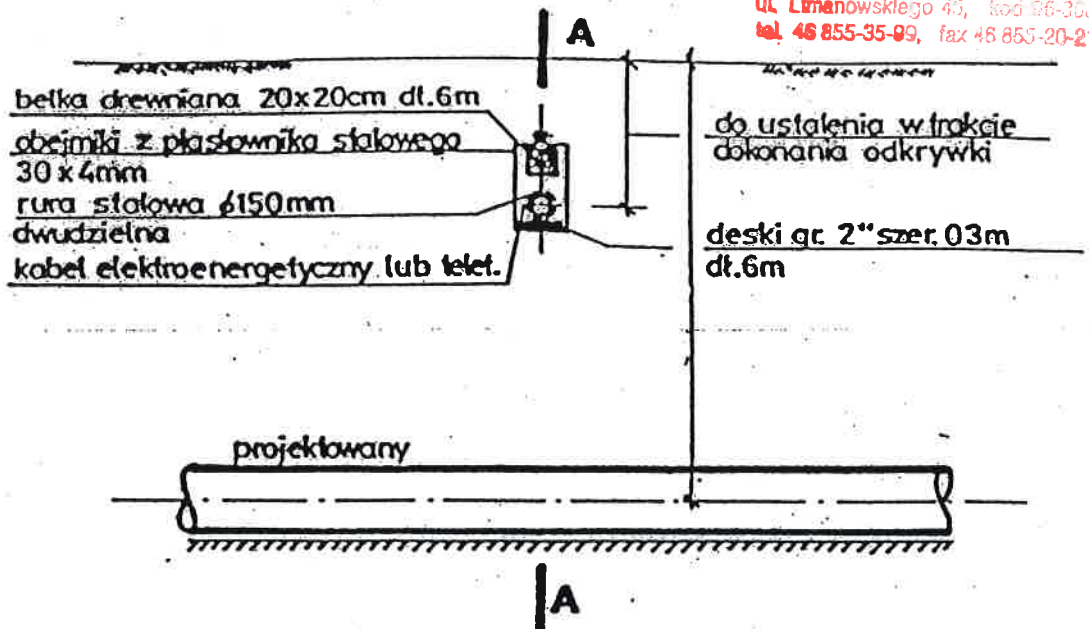

**UWAGA:** Pokazane na rysunku rozwiązanie stosować należy dla 1 lub 2 kabli. Do większej ilości kabli elektroenergetycznych lub telekomunikacyjnych zastosować podwójne deski i belki. Zamienne stosować belkę żelbetową.

### PRZEKRÓJ A - A

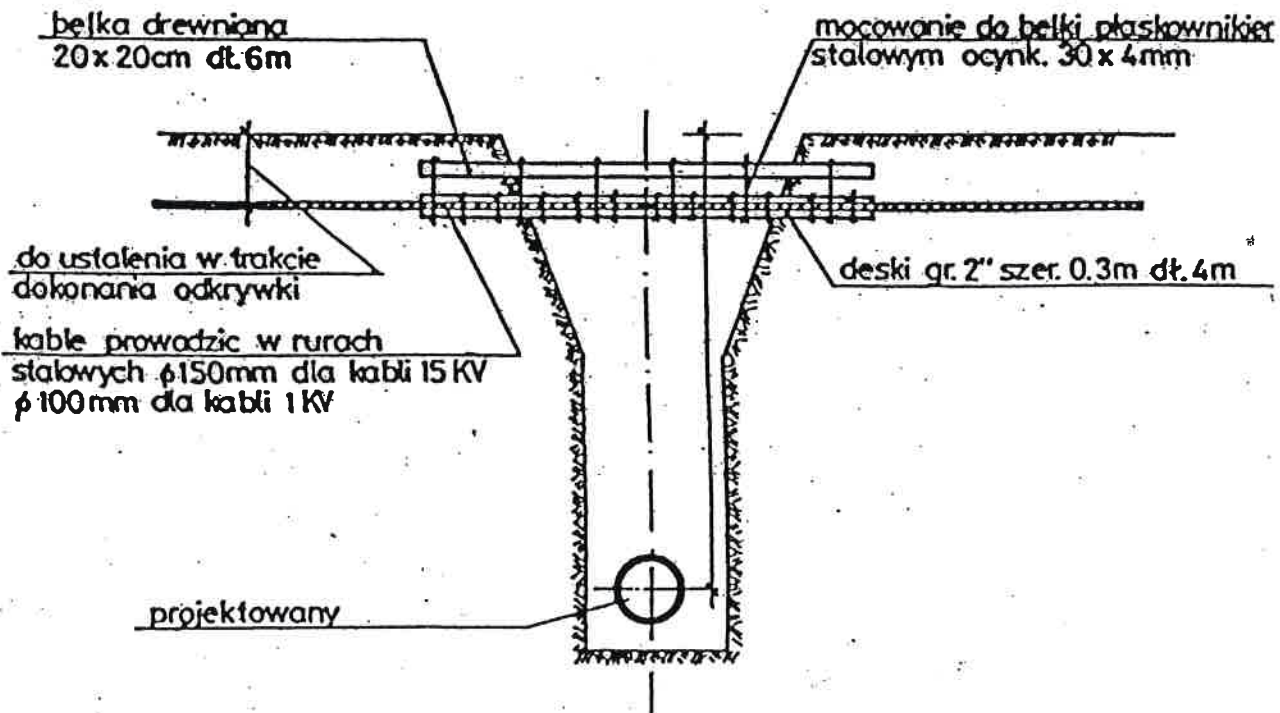

### ZABEZPIECZENIE KABLI ELEKTRYCZNYCH I TELEK. NA SKRZYŻOWANIACH Z BUDOWANYM

JAN STANISŁAW JARECKI  
specj. instalacji urządzeń sanitarne  
uprawn. bud. nr 43/80 i 89/88/Sk-ce  
96-100 Skierdnie, ul. Feliksów 38a  
tel. 606-912-127

*[Handwritten signature]*  
Urządzenie w budowie