

PA DO CELÓW PROJEKTOWYCH


Skala 1 : 500

Bz 181/1

Projekt zagospodarowania terenu

20 2/6

skala 1:500

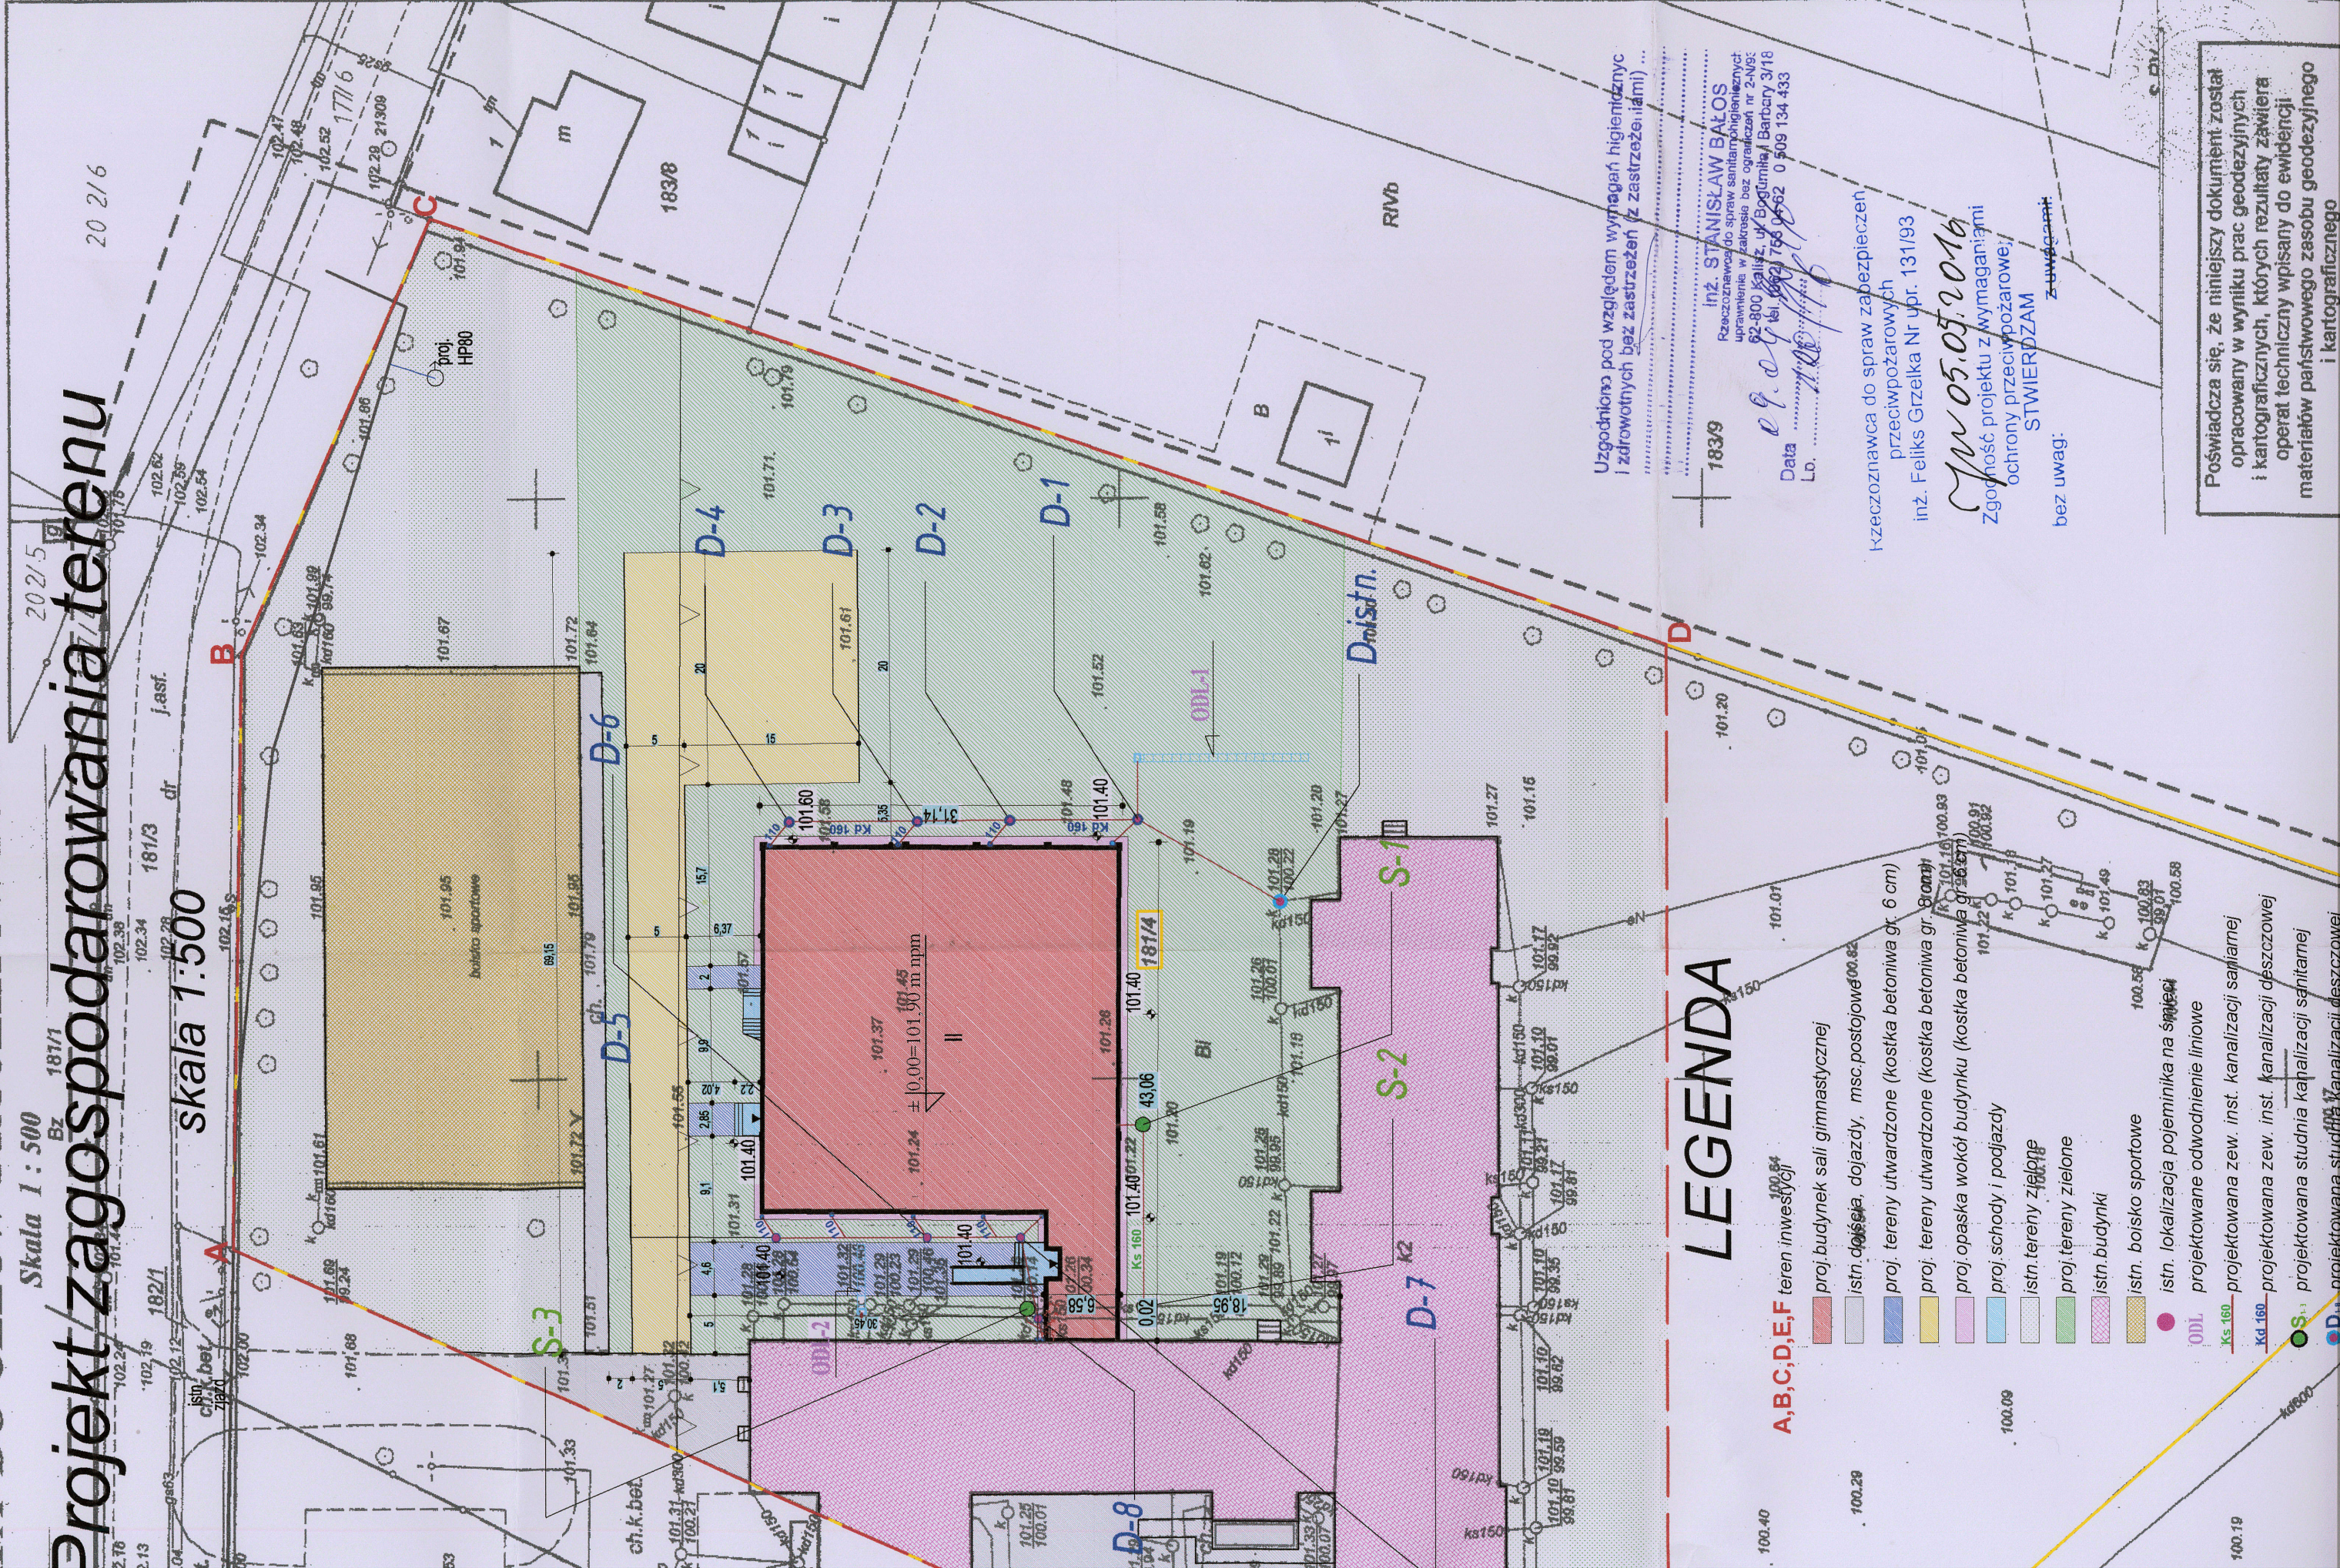

LEGENDA

- A, B, C, D, E, F** teren inwestycji
- proj. budynek sali gimnastycznej
- istn. dojście, dojazdy, msc. postojowe
- proj. tereny utwardzone (kostka betoniowa gr. 6 cm)
- proj. tereny utwardzone (kostka betoniowa gr. 10 cm)
- proj. opaska wokół budynku (kostka betoniowa gr. 10 cm)
- proj. schody i podjazdy
- istn. tereny zielone
- proj. tereny zielone
- istn. budynki
- istn. boisko sportowe
- istn. lokalizacja pojemnika na śmieci
- projektowane odwodnienie liniowe
- projektowana zew. inst. kanalizacji sanitarnej
- projektowana zew. inst. kanalizacji deszczowej
- projektowana studnia kanalizacji sanitarnej
- projektowana studnia kanalizacji deszczowej

Uzgodniona pod względem wymagań higienicznych i zdrowotnych bez zastrzeżeń (z zastrzeżeniami) ...

183/9
inż. STANISŁAW BAŁOS
Rzeczoznawca do spraw sanitarnohigienicznych
uprawnienia w zakresie bez ograniczeń nr 2-N98
22-800 Kalisz, ul. Bogumińska/Barbary 3/18
Lo. 151 692 756 0562 0 909 134 433

Rzeczoznawca do spraw zabezpieczeń przeciwpożarowych
inż. Feliks Grzelka Nr ypr. 131/93
Zgodność projektu z wymaganiami ochrony przeciwpożarowej
STWIERDZAM
Z uwagami
bez uwag:
05.05.2016

Posiada się, że niniejszy dokument został opracowany w wyniku prac geodezyjnych i kartograficznych, których rezultaty zawiera operat techniczny wpisany do ewidencji materiałów państwowego zasobu geodezyjnego i kartograficznego