

MAPA DO CELÓW PROJEKTOWYCH

Województwo: **śląskie**

Skala: **1:500**

Powiat: **myszkowski**

NR: **GK.6642.1.725.2021**

Nr i nazwa jednostki ewid.: **240902_5 - Koziegłowy - obszar wiejski**

Nr i nazwa obrębu: **Nr 0008 - Kuźnica Nowa**

Sekcja mapy w ukt. „2000”: **6.138.31.24.4.1, 6.138.31.24.4.2, 6.138.31.24.4.3, 6.138.31.24.4.4**

UWAGI:

Mapa niniejsza powstała w wyniku digitalizacji mapy zasadniczej w skali 1:1000 i uzupełniona bezpośrednim pomiarem.

Numerы działek, oznaczenia klas i użytków gruntowych wykazane w niniejszym opracowaniu, zostały sprawdzone i są zgodne z częścią opisową EGIB.

Granice ewidencyjne działek należących do pasa drogowego naniesiono metodą analityczną opierając się o współrzędne punktów granicznych pozyskane w trakcie analizy i obliczenia danych z materiałów źródłowych z wykorzystaniem zmodernizowanych współrzędnych punktu osnowy ewidencyjnej.

Na mapie naniesiono linie rozgraniczające tereny o różnym przeznaczeniu w oparciu o plan zagospodarowania przestrzennego (oznaczone kolorem fioletowym).

Stużebności gruntowych nie sprawdzano.


Układ współrzędnych płaskich „2000”-południk osiowy 18, układ wysokości PL-EVRF2007-NH

Na podstawie art. 12b ust. 5a-5c ustawy Prawo Geodezyjne i Kartograficzne (Dz.U.2020.2052 tj. z dnia 19.11.2020 r.)

Oświadczam o pozytywnym wyniku weryfikacji roboty geodezyjnej.
Zgłoszenie roboty - PODGK w Myszkowie nr zgłoszenia GK.6642.1.725.2021
Wykonawca: Usługi Geodezyjne Paweł Nieroda
Kierownik prac: Paweł Nieroda, Numer upr. 16817
Weryfikujący: Starosta Myszkowski
Nr i data protokołu weryfikacji: Protokół nr 1 z dnia 26.05.2021r.

Jestem świadomy odpowiedzialności karnej za złożenie fałszywego oświadczenia.

Nie wyklucza się istnienia w terenie innych nie wskazanych na niniejszej mapie urządzeń podziemnych, które nie były zgłoszone do inwentaryzacji lub o których brak jest informacji w instytucjach branżowych.

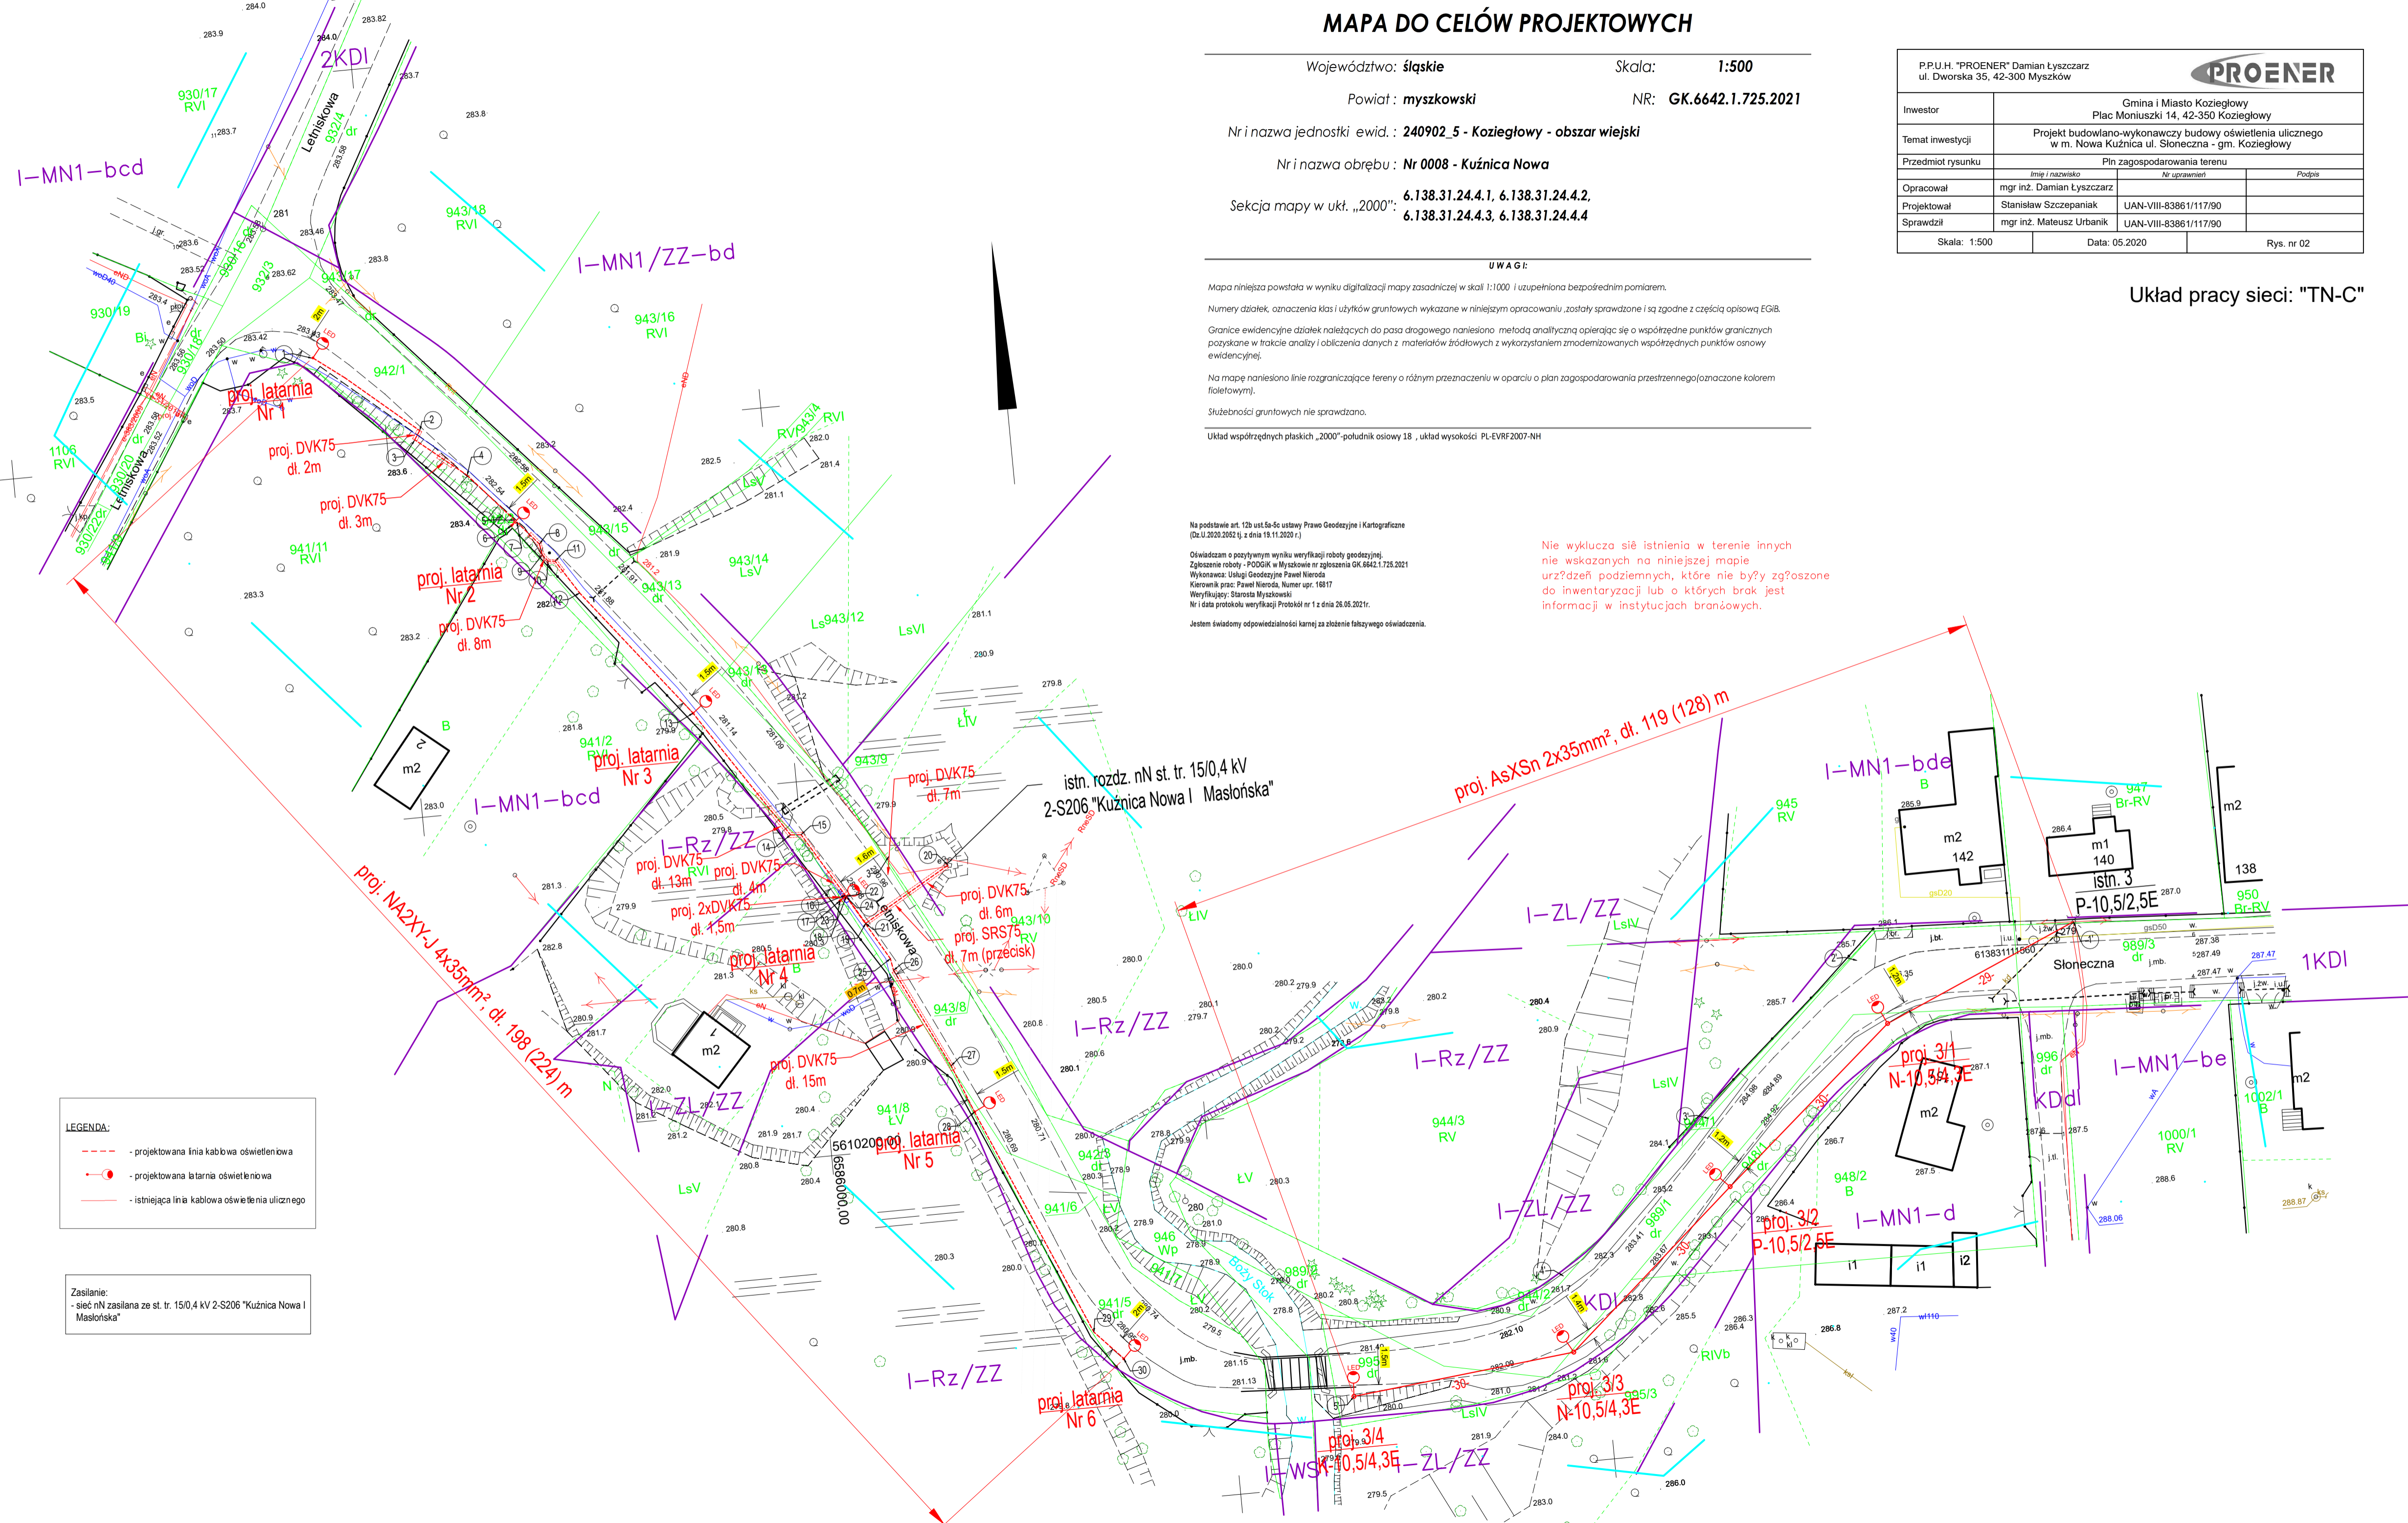

LEGENDA:

- - - projektowana linia kablowa oświetleniowa
- projektowana latarnia oświetleniowa
- - - istniejąca linia kablowa oświetlenia ulicznego

Zasilanie:
- sieć nN zasilana ze st. tr. 15/0,4 kV 2-S206 "Kuźnica Nowa I Masłowska"

P.P.U.H. "PROENER" Damian Lyszczyarz ul. Dworska 35, 42-300 Myszków			
PROENER			
Investor	Gmina i Miasto Koziegłowy Plac Moniuszki 14, 42-350 Koziegłowy		
Temat inwestycji	Projekt budowlano-wykonawczy budowy oświetlenia ulicznego w m. Nowa Kuźnica ul. Słoneczna - gm. Koziegłowy		
Przedmiot rysunku	Plan zagospodarowania terenu		
Opracował	mgr inż. Damian Lyszczyarz	Nr uprawnień	Podpis
Projektował	Stanisław Szczepaniak	UAN-VIII-83861/117/90	
Sprawił	mgr inż. Mateusz Urbanik	UAN-VIII-83861/117/90	
Skala: 1:500	Data: 05.2020	Rys. nr 02	

Układ pracy sieci: "TN-C"