

**MAPA DO CELÓW PROJEKTOWYCH**

powiat: wadowicki  
 gmina: Andrychów121801\_4  
 obręb: Andrychów 0001

SKALA: 1:500  
 SEKCJA: 17.120.06.01.2.1, 7.120.06.01.2.3  
 ID zgłoszenia NGK.6640.7430.2021  
 Układ odniesienia: 2000/7, Kronsztadt 86

Pomiarem objęto:  
 - sytuację terenu  
 - rzeźbę terenu

Granice własności naniesiono kolorem zielonym  
 na podstawie cyfrowej mapy ewidencyjnej

**Legenda:**

zakres opracowania  
 linie rozgraniczające  
 nieprzekraczalna linia zabudowy


Sprawdzono obciążenia służebnościami gruntowymi dla gruntów  
 w granicach projektowanej inwestycji budowlanej- służebności  
 nie stwierdzono.

Nie wyklucza się istnienia w terenie innych  
 przewodów, o których brak informacji wynikających  
 z niedopełnienia przepisów zgłoszenia  
 do inwentaryzacji (Ustawa: Prawo Geodezyjne i Kartograficzne  
 Dz.U.2020.0:276)

wyk. Wadowice, dn. 11.01.2022

**LEGENDA**

1	budynek objęty przebudową i zmianą sposobu użytkowania na poradnię
2	istniejący budynek stacji trafo
3	istniejący budynek portierni
4	istniejący budynek szpitala
	granice działek
	nr - y / opis działek objętych wnioskiem o pozwolenie na budowę
P1-P7	proj. miejsca postojowe (kostka brukowa 8cm) o wymiarach 2,50x500 [m] - 7 miejsc
P8-P9	proj. miejsca postojowe (kostka brukowa 8cm) o wymiarach 3,60x500 [m] - 2 miejsca
ZP	proj. przebudowa zjazdu publicznego ( kostka brukowa 8cm ) - wg odrębnego opracowania - nie objęte wnioskiem
	proj. teren utwardzony (kostka brukowa 8cm)
	proj. zieleni urządzonej - trawnik
2%	schemat pochylenia poprzecznego proj. terenu
A - B	proj. instalacja kanalizacji deszczowej Ø 315 l=56,0m
	proj. studnia kanalizacji deszczowej
	proj. wpust uliczny z osadnikami wraz instalacją Ø 200
C - D	proj. instalacja kablem ziemnym oświetlenia zewnętrznego l=51,0m
	proj. oprawa oświetlenia montowana na słupie wys. 6,0m
	proj. oprawa oświetlenia montowana w bruku
	proj. zabezpieczenie sieci rurą dwudzielną zgodnie z warunkami gestora sieci
X - X - X	proj. rozbiórka ogrodzenia - nie objęte wnioskiem
MO	istniejące miejsce gromadzenia odpadów
HPG	istniejące hydranty pożarowe
	projektowane osłona żeliwna wokół istniejących drzew ( 2 szt.)
	projektowane ławki ( 6 szt.)
	projektowane kosze na śmieci ( 3 szt.)
	projektowana tablica informacyjna wym. 250x350 [cm] (tablica informująca o funkcjonowaniu poradni)
	proj. zieleni - drzewo klon kuliasty Acer globosum - 1 szt.
g	istniejąca sieć gazowa
t	istniejąca sieć telekomunikacji
eN	istniejąca sieć energetyczna
ks	istniejąca sieć kanalizacji ściekowej
kd	istniejąca sieć kanalizacji deszczowej
w	istniejąca sieć wodociągowa
	nieprzekraczalna linia zabudowy z MPZP
	linia oddzielająca tereny o różnym przeznaczeniu w MPZP
Tz	teren zamknięty zgodnie z MPZP

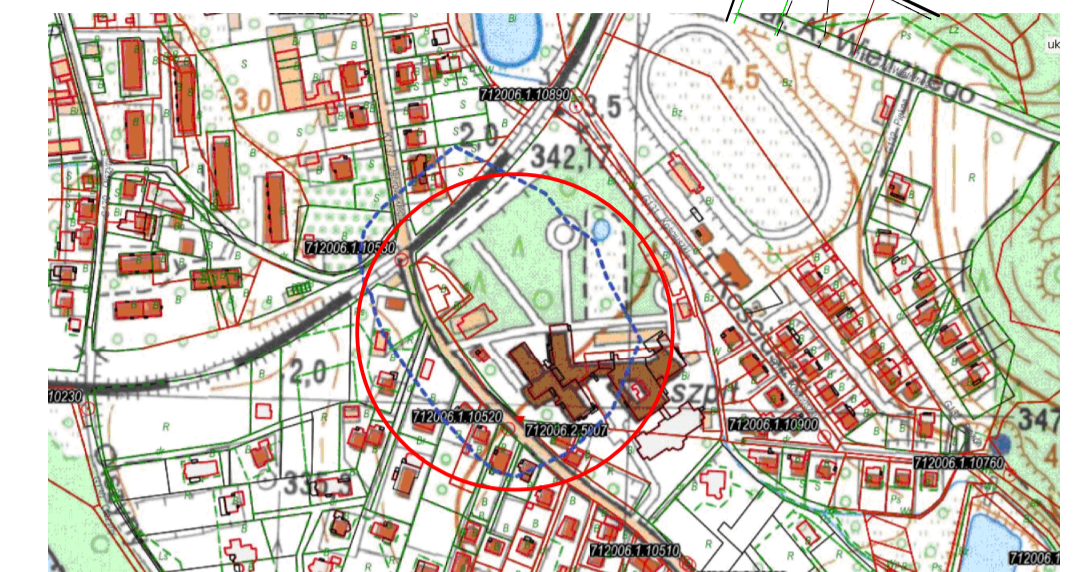

ORIENTACJA 1:10 000

wyk. Wadowice, dn. 11.01.2022

GEODETA  
 mgr inż. Anna Dębska

Poświadczam, że niniejszy dokument został opracowany w wyniku prac geodezyjnych i kartograficznych, których rezultaty zawiera operat techniczny pozytywnie zweryfikowany. Jednocześnie informuję, że jestem świadomy odpowiedzialności kamej za złożenie fałszywego oświadczenia.	
Identyfikator zgłoszenia prac geodezyjnych	NGK.6640.7430.2021
Organ służby geodezyjnej, który otrzymał zgłoszenie	Starosta Wadowicki
Wykonawca prac geodezyjnych	Usługi Geodezyjne Anna Dębska
Nr oraz data sporządzenia dokumentu zawierającego wynik pozytywnej weryfikacji	nr NGK.6640.7430.2021_18248 z dnia 11.01.2022 r.
Imię i nazwisko oraz nr uprawnień zawodowych kierownika prac	Jan Marek nr uprawnień 12115

GEODETA UPRAWNIONY  
 Jan Marek nr uprawnień 12115  
 ul. J. Brzostowski 28.34-100 Wadowice  
 tel. 604 267 403

<p>Investor:</p> <p><b>Wojewódzki Szpital Psychiatryczny</b>          ul. Dąbrowskiego 19          34-120 Andrychów          woj. małopolskie</p>	<p>temat :</p> <p>PRZEBUDOWA I ZMIANA SPOSOBU UŻYTKOWANIA BUDYNKU PRALNI STANOWIĄCEJ CZĘŚĆ ZESPOŁU WOJEWÓDZKIEGO SZPITALA PSYCHIATRYCZNEGO NA BUDYNEK PORADNI CENTRUM ZDROWIA PSYCHIATRYCZNEGO DLA DZIECI I MŁODZIEŻY W ANDRYCHOWIE. BUDOWA MIEJSC POSTOJOWYCH WRAZ Z DROGĄ MANEWRÓWĄ, BUDOWA INSTALACJI KANALIZACJI DESZCZOWEJ STANOWIĄCEJ ODWODNIENIE TERENÓW UTWARZONYCH, BUDOWA INSTALACJI OŚWIETLENIA ZEWNĘTRZNEGO, BUDOWA OBIEKTÓW MAŁEJ ARCHITECTURY</p>
<p>lokalizacja:</p> <p>dz. ew. nr:          857/41; 857/39; 1076;          6440; 1841/2;          obręb: Andrychów          j. ewid.: Andrychów</p>	<p>zespół projektowy:</p> <p>mgr inż.arch. Krzysztof Stetkiewicz          specj. architektoniczna          upr. nr MPOIA/034/2003</p>
<p>temat rysunku:</p> <p>projekt zagospodarowania terenu</p>	<p>mgr inż.arch. Krystyna Król          specj. architektoniczna          upr. nr 127/67</p>
<p>branża:</p> <p>architektura</p>	<p>data:</p> <p>marzec - sierpień 2022</p>
<p>skala:</p> <p>1:500</p>	<p>stadium:</p> <p>PZT</p>
<p>nr rys:</p> <p>PZT-1</p>	

Koplowanie i rozpowszechnianie bez zgody autora jest naruszeniem praw autorskich.