

MAPA DO CELÓW PROJEKTOWYCH

SKALA 1:500

Sekcje mapy: 6.187.18.15.2.1; 6.187.18.15.2.2; 6.187.18.10.4.4; 6.187.18.10.4.3
Kopia mapy zasadniczej uzupełniona pomiarem z dnia 20.12.2018 i 14.01.2019

Układ odniesienia współrzędnych płaskich: 2000 s.6

Układ odniesienia współrzędnych wysokościowych: Kronsztadt 86

Ks. rob. G 5/11/2018

ID: 6640.2088.2018

Data: 14.01.2018


Poświadczam, że niniejszy dokument został opracowany w wyniku prac geodezyjnych i kartograficznych, których rezultaty zawiera spis techniczny wpisany do ewidencji materiałów geodezyjnych i kartograficznych

Organ prowadzący pomiarowy zasób geodezyjny i kartograficzny	STAROSTA ŻNIŃSKI
Identyfikator ewidencyjny zasobu - operacji geodezyjnej	P.0419.2019.126
Data wpisania operacji do ewidencji materiałów zasobu	21.01.2019
Imię, nazwisko i podpis osoby reprezentującej organ	z up. STAROSTY

Województwo: kujawsko-pomorskie
Powiat: żniński
Jednostka ewidencyjna: 041906_4, Żnin
Obręb: [0001] Żnin
Działka: 1718/11, 1719/2 i inne


BIURO GEODEZJI
Waldemar Tomasz Czarnecki
Biuro Terenowe w Grudziądzu
86-300 Grudziądz, al. 23 Stycznia 18
NIP 893-121-95-84, T 566 426 657

GEODEZJA I KARTOGRAFIA
Waldemar J. Czarnecki
Upr. zaw. nr 17530

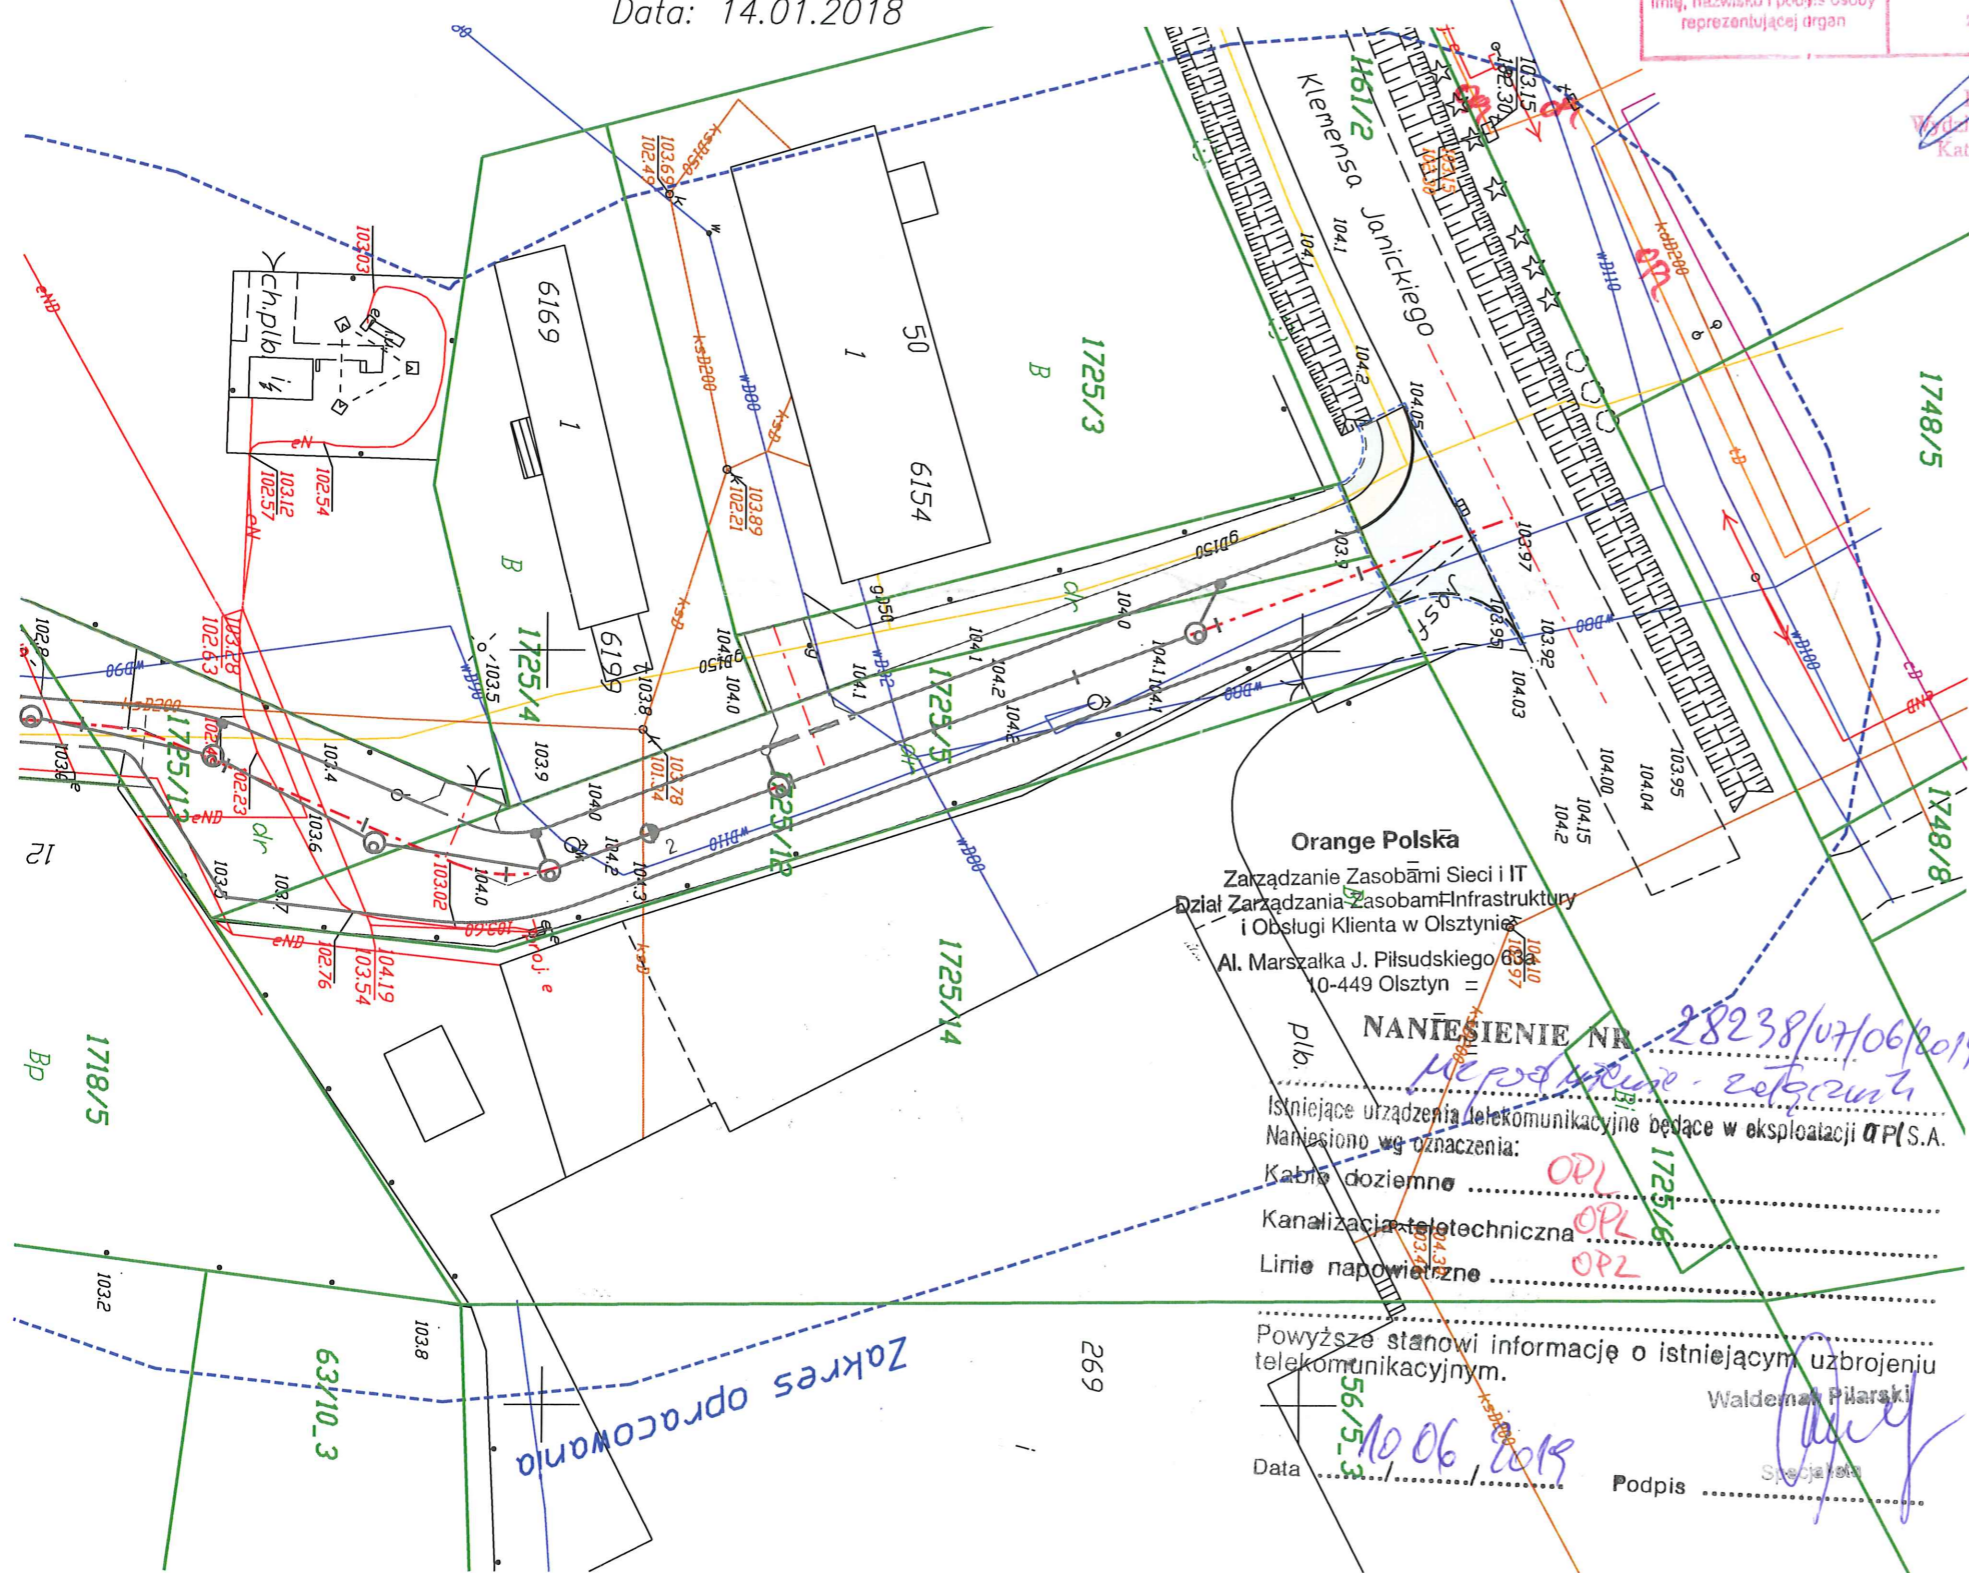

LEGENDA I OBJAŚNIENIA:

- oś drogi
- krawężnik betonowy najazdowy 15x22 cm
- krawężnik betonowy najazdowy 15x22 cm obniżony
- obrzeże betonowe 8x30 cm
- jezdnia - kostka betonowa gr. 8 cm - kolor grafitowy
- chodnik - kostka betonowa bezfazowa gr. 8 cm - kolor szary
- projektowana zieleń - humus
- obszar oddziaływania inwestycji

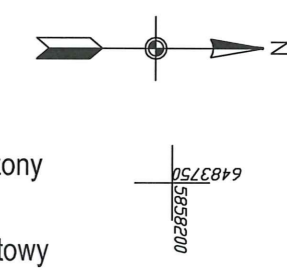

Potwierdzam zgodność z oryginałem mapy do celów projektowych

	Projektant:	MAKADAM Maciej Stachowicz ul. S. Rożanowicza 21 86-300 Grudziądz	Investor:	Urząd Miejski w Żninie ul. 700-lecia 39 88-400 Żnin
	Przebudowa zjazdu z drogi wojewódzkiej nr 251 na działkę nr 1725/12 (ul. Boczna), obr. 0001 w Żninie			
projektant - branża drogowa	mgr inż. Andrzej Stachowicz	GP.1.7342/324/TO/94		data: 04.2019 r.
sprawdzający - branża drogowa	mgr inż. Mariusz Andler	KUP/0036/POOD/07		
projektant - branża sanitarne	mgr inż. Michał Smoleński	POM/0239/POOS/13		skala: 1:500
sprawdzający - branża sanitarne	mgr inż. Agnieszka Smoleńska	POM/0296/PBS/16		
PROJEKT ZAGOSPODAROWANIA TERENU				Nr rys.: 2

Orange Polska
Zarządzenie Zasobami Sieci i IT
Dział Zarządzania Zasobami Infrastruktury i Obsługi Klienta w Olsztynie
Al. Marszałka J. Piłsudskiego 10-449 Olsztyn

NANIESIENIE NR 28238/07/06/2019
Waldemar Piłarski

Istniejące urządzenia telekomunikacyjne będące w eksploatacji OPI S.A.
Naniesiono wg oznaczenia:
Kable doziemne OP1
Kanalizacja teletechniczna OP2
Linie napowietrzne OP2

Powyższe stanowi informację o istniejącym uzbrojeniu telekomunikacyjnym.
Waldemar Piłarski
Data: 10.06.2019
Podpis: [Signature]

Zakres opracowania