


RZUT PARTERU INST. OGRZEWCA

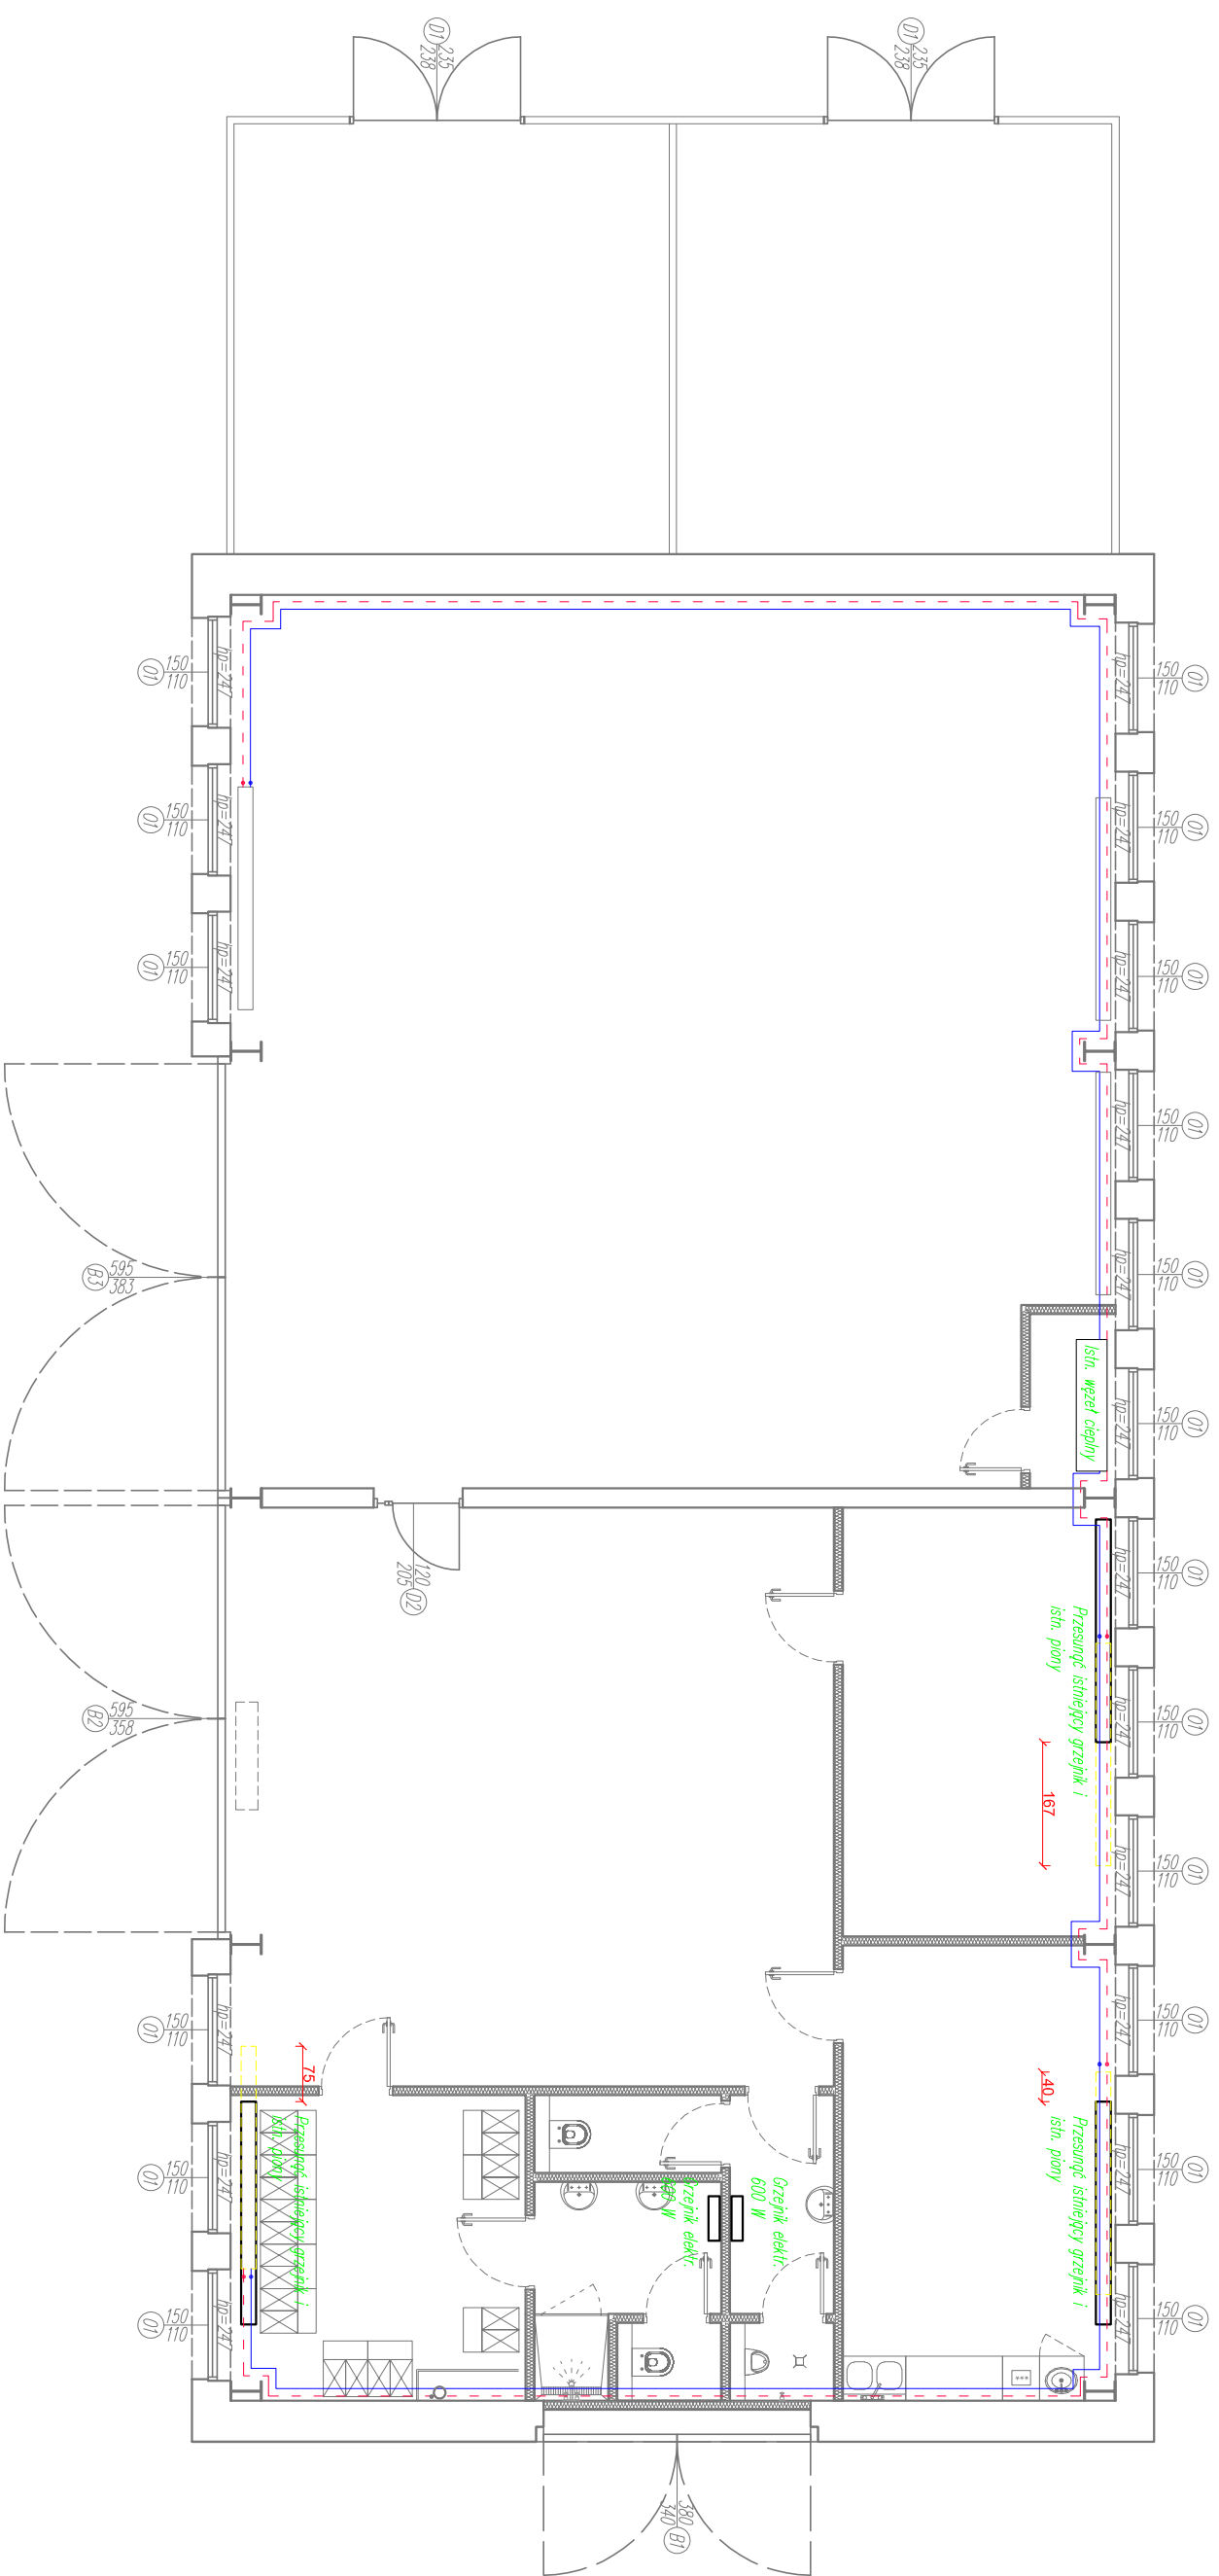

TM-BUD PROJEKTOWANIE
USŁUGI INWESTYCYJNE

ul. Słoneczna 24, 97-420 Szczerców, tel. 663 221 900, www.tmbud.com.pl

INWESTYCJA Adaptacja hali na potrzeby
PROJEKT pracowni spawalniczej.

ADRES działka nr 3808/2,
ADDRESS obręb Piaski, gmina Kleszczów

INWESTOR CRK Województwa Łódzkiego i PGE w Rogowcu,
DEVELOPER Wola Grzymalina 2, 97-427 Rogowiec

RYSUJEK Instalacja ogrzewcza
DRAWING

PROJEKTANT tech. bud. Paweł Gunderski
INST. SANITARNE upr. nr UAN.V.8388/128/87

BRANŻA / INDUSTRY SANITARNA
SKALA / SCALE 1:100
DATA / DATE wrzesień 2022
NR / No. S/01