

Polska Spółka Gazownictwa sp. z o.o.

Oddział w Poznaniu
ul. Grobla 15, 61-859 Poznań
tel. (61) 8545-100, fax (61) 8545-519

Sekcja Ewidencji Majątku i Uzgodnień
tel. (61) 85-45-277
fax (61) 85-45-508

"Via 2008" Pracownia Projektów Drogowych
Barbara Kosmacz
Gabriela Narutowicza 1 m. 1
62-060 Stęszew

W/ znak:
N/ znak: OIU-5000-106595/14

z dnia 8-10-2014
z dnia 6-11-2014

Dotyczy: **przebudowy drogi gminnej 380042P**

Lokalizacja przedsięwzięcia:

woj. **wielkopolskie**, gm. **Opalenica**, m. **Wojnowice**, ul. **Wodna**

W odpowiedzi na pismo z dnia 8-10-2014 w sprawie j.w. informujemy, że w rejonie przedmiotowego zadania PSG sp. z o.o. Oddział w Poznaniu nie posiada sieci gazowej n/c i ś/c. Do przedstawionego projektu nie wnosimy uwag.

Do wiadomości:
- RDG Grodzisk-Nowy Tomyśl

Załączniki:
Mapa sytuacyjna - 1 egz.

Sprawę prowadzi: Paweł Cieślik, tel.: (61) 8 545 343

KIEROWNIK
Sekcja Ewidencji Majątku i Uzgodnień

Adam Byczyński


Polska Spółka Gazownictwa sp. z o.o.
ul. M. Kasprzaka 25, 01-224 Warszawa

Oddział w Poznaniu
ul. Grobla 15, 61-859 Poznań
tel. 61 854 51 00, faks 61 852 39 23
NIP 525 24 96 411
KRS 0000374001, REGON 142739519

Na podstawie posiadanych planów sieci gazowych
miasta Oejrowice stwierdza się
brak uzbrojenia sieci gazowej rozdzielczej niskiego
i średniego ciśnienia w obrębie przedłożonego planu
sytuacyjnego.

Nr uzgodnienia 010500406585/15
Data 6/11/15 podpis

WAŻNOŚĆ 2 LATA

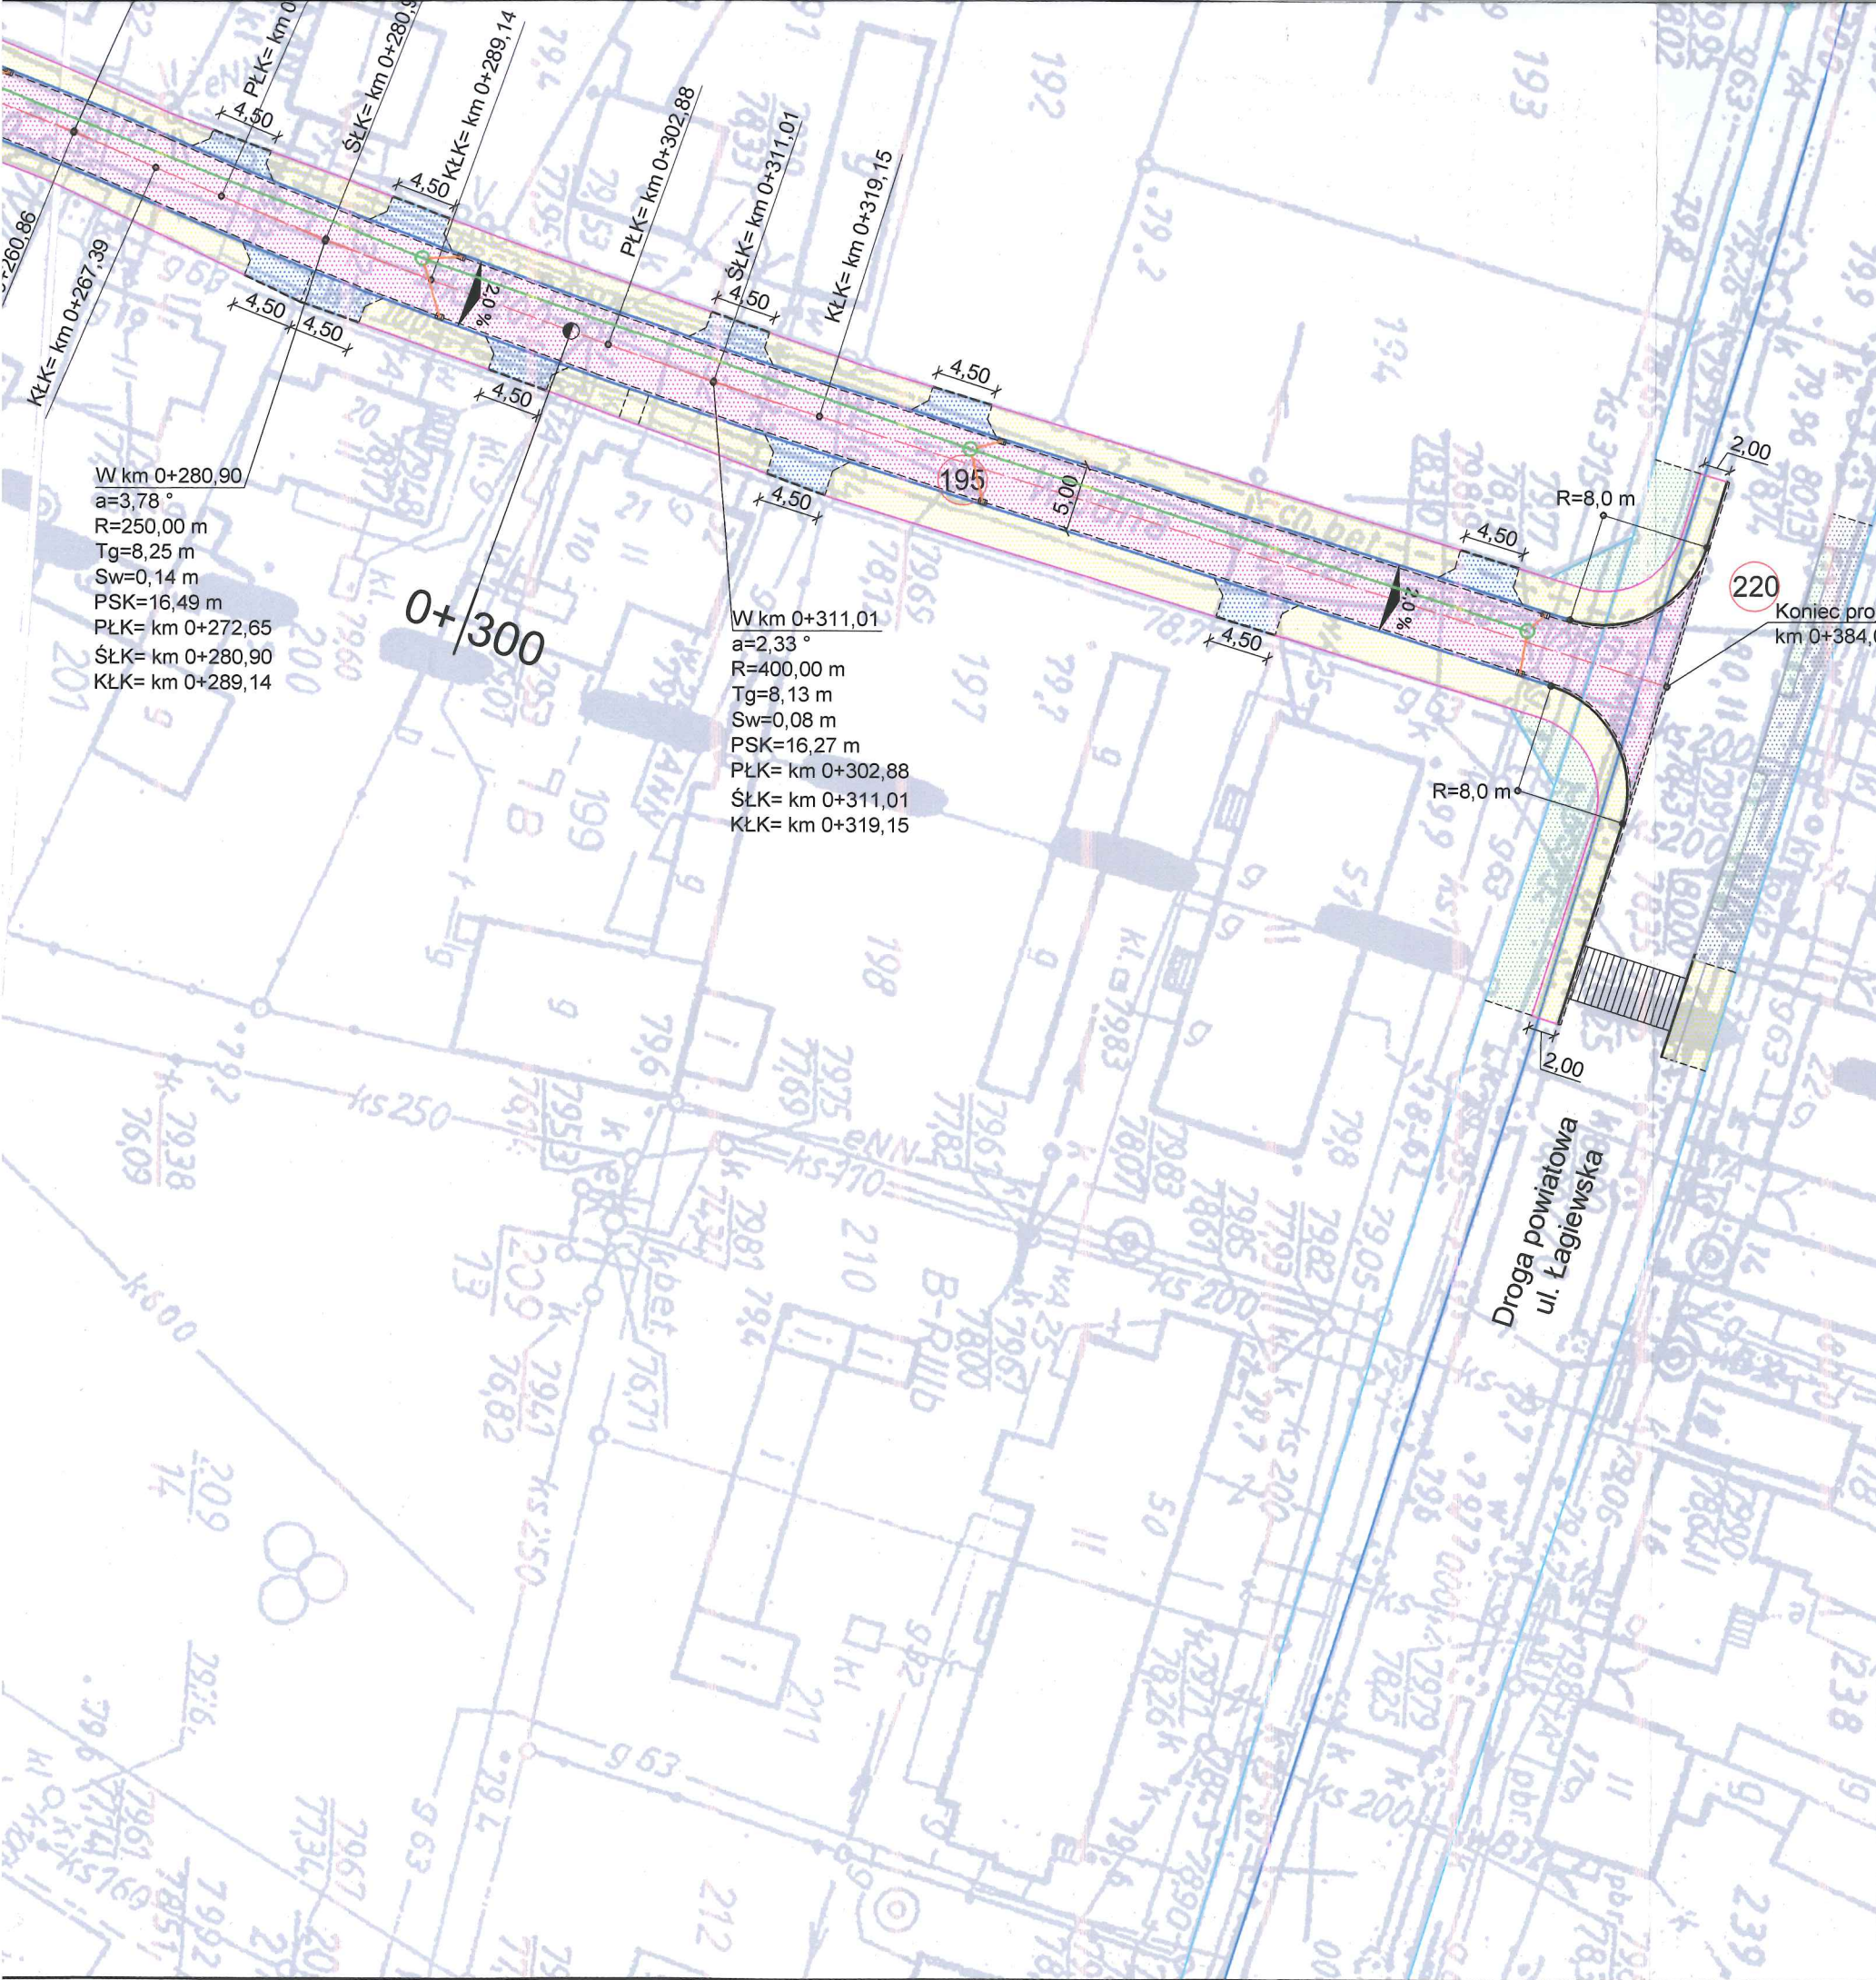

W km 0+280,90
a=3,78°
R=250,00 m
Tg=8,25 m
Sw=0,14 m
PSK=16,49 m
PŁK= km 0+272,65
ŚŁK= km 0+280,90
KŁK= km 0+289,14

W km 0+311,01
a=2,33°
R=400,00 m
Tg=8,13 m
Sw=0,08 m
PSK=16,27 m
PŁK= km 0+302,88
ŚŁK= km 0+311,01
KŁK= km 0+319,15

Projekt wykonano przez: "VIA 2008" Pracownia Projektów Drogowych Barbara Kosmacz ul. Kościańska 7, 62-066 Granowo biuro: ul. G. Narutowicza 1/1, 62-060 Słeszew		Zamawiający: Gmina Opalenica ul. 3 Maja 1 64-330 Opalenica
Objekt: Przebudowa drogi gminnej nr 380042P - ulicy Wodnej w Wojnowicach wraz z budową kanalizacji deszczowej		Data: 10.2014
Nazwa rysunku: Plan sytuacyjny		Skala: 1:500
Stadium projektu: Projekt budowlano - wykonawczy		
Projekt opracował: mgr inż. Barbara Kosmacz	Nr Uprawnień: WKP/0252/PWOD/07	Podpis:
W opracowaniu projektu udział brali: inż. Dawid Michalak, Anna Suchorska, Tomasz Wierzbicki, Daniel Kozłowski		Nr rys. 2