


04-2017	mgr inż. Jan Łychmus upr 154/78/Zg	projekt
Publiczne Gimnazjum nr 3 im. Czesława Niemena 66-200 Świebodzin ul. Łużycka 33		
roboty remontowe pomieszczeń szkolnych i pomieszczeń sanitarnych na parterze szkoły		
rzut parteru – instalekcyjna		
skala 1:150		
7		


OCZYSTWA OD PORAZEK:  
SAMOCZYNNE SZYBIE  
WYŁĄCZENIE ZAWIĄZANIA  
nr P-10-020844-1/2009

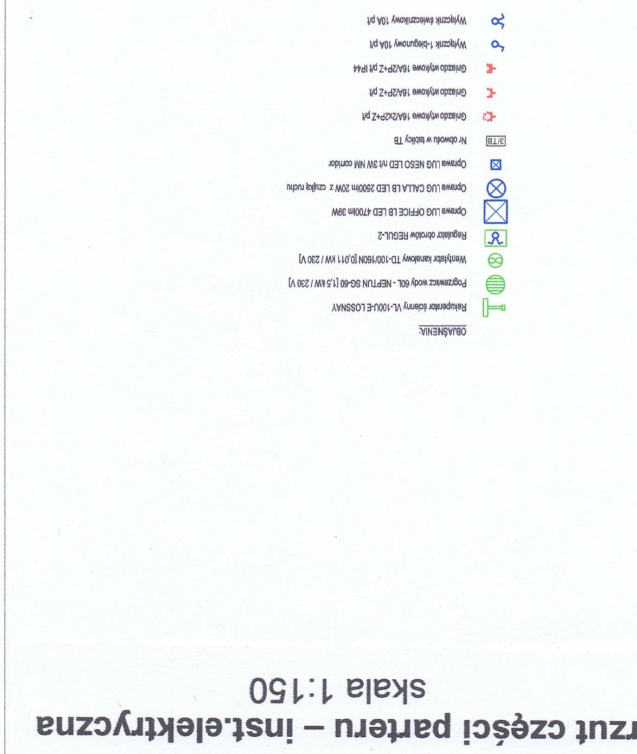

rzut części parteru – instalekcyjna  
skala 1:150

04-2017	mgr inż. Jan Łychmus upr 154/78/Zg	projekt
Publiczne Gimnazjum nr 3 im. Czesława Niemena 66-200 Świebodzin ul. Łużycka 33		
roboty remontowe pomieszczeń szkolnych i pomieszczeń sanitarnych na parterze szkoły		
schemat tablicy „B”		
skala		
8		

ZASILANIE TABLICY „B”  
z najbliższej istniejącej rozdzielni w obiekcie  
z zabezpieczeniem obwodu Ib = 25A (wkładka top)

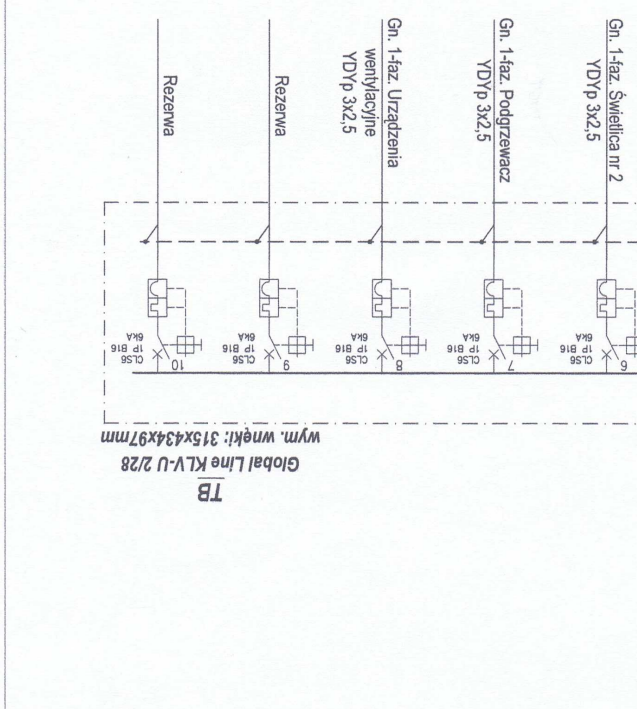

Global Line KLV-U 2/28  
TB  
wym. wnekt: 315x434x97mm

OCZYSTWA OD PORAZEK:  
SAMOCZYNNE SZYBIE  
WYŁĄCZENIE ZAWIĄZANIA  
nr P-10-020844-1/2009