

**mgr inż. Rafał Filipowski**  
Uprawniony do projektowania w specjalności instalacyjnej  
w zakresie sieci, instalacji i urządzeń ciepłych  
wentylacyjnych, gazowych, wodociągowych i kanalizacyjnych  
bez ograniczeń  
Upr. nr MAP/0308/PBS/15  
Śmigło 135, 33-140 Lisia Góra

**mgr inż. Marek Filipowski**  
Uprawniony do projektowania w specjalności  
instalacyjnej w zakresie sieci, instalacji i urządzeń  
ciepłych wentylacyjnych, gazowych,  
wodociągowych i kanalizacyjnych bez ograniczeń  
Upr. Nr MAP/0208/PBS/12  
Śmigło 135, 33-140 Lisia Góra

- Legenda:**
- Istniejąca instalacja gazowa Ø65 stal
  - Istniejąca instalacja gazowa Ø40stal - do likwidacji
  - 3T - Miejsce włączenia do istniejącej instalacji gazowej
  - Ø50stal b/s - Projektowana instalacji gazowa Ø50 z rur stalowych b/sz materiał P235TR1 wg PN-EN 10216-1
  - Ø20stal b/s - Projektowana instalacji gazowa Ø20 z rur stalowych b/sz materiał P235TR1 wg PN-EN 10216-1
  - T1 - Projektowana Tuleja ochronna Ø90 stal L - 0,50m
  - T2 - Projektowana Tuleja ochronna Ø90 stal L - 0,35m
  - P1, P2, P3, P4, P5 - Projektowane piony pod kuchenki czteropalnikowe na parterze budynku.
  - Z1, Z2, Z3, Z4, Z5 - Projektowane zaworu kulowe gazowe 3/4"
  - KG1 - KG5 - Kuchnie gazowe czteropalnikowe 5 szt.

**Przedsiębiorstwo Inżynierii Sanitarnej i Budowlanej PISiB**  
Rafał Filipowski 33-100 Tarnów ul. Jaracza 21  
NIP:9930474004, REGON:366396750  
przedsiębiorstwo.pisib@gmail.com

Investor:  
**Zespół Szkół Ponadgimnazjalnych im. K.K Baczyńskiego**  
33-200 Dąbrowa Tarnowska ul. Kościuszki 5.


Adres inwestycji:  
**Jedn. ewidencyjna:  
Dąbrowa Tarnowska -  
Miasto**  
Obręb ewidencyjna:  
**0002- Bagienica**  
Dz. nr: 193/1

Nazwa projektu:  
**Projekt budowlany rozbudowy  
instalacji gazowej w budynku  
Technikum Gastronomicznego.**

Temat rysunku:  
**Instalacja gazowa rzut piwnic.**

Branża: <b>Sanitarna</b>	Data: 08.2020	Skala: 1:100	Nr rysunku: <b>S-1</b>
Projektant: mgr inż. R. Filipowski	Nr upr.: MAP/0308/PBS/15	Specjalność: Instalacyjna	Podpis: <i>[Signature]</i>
Sprawdzający: mgr inż. M. Filipowski	Nr upr.: MAP/0208/PBS/12	Specjalność: Instalacyjna	Podpis: <i>[Signature]</i>



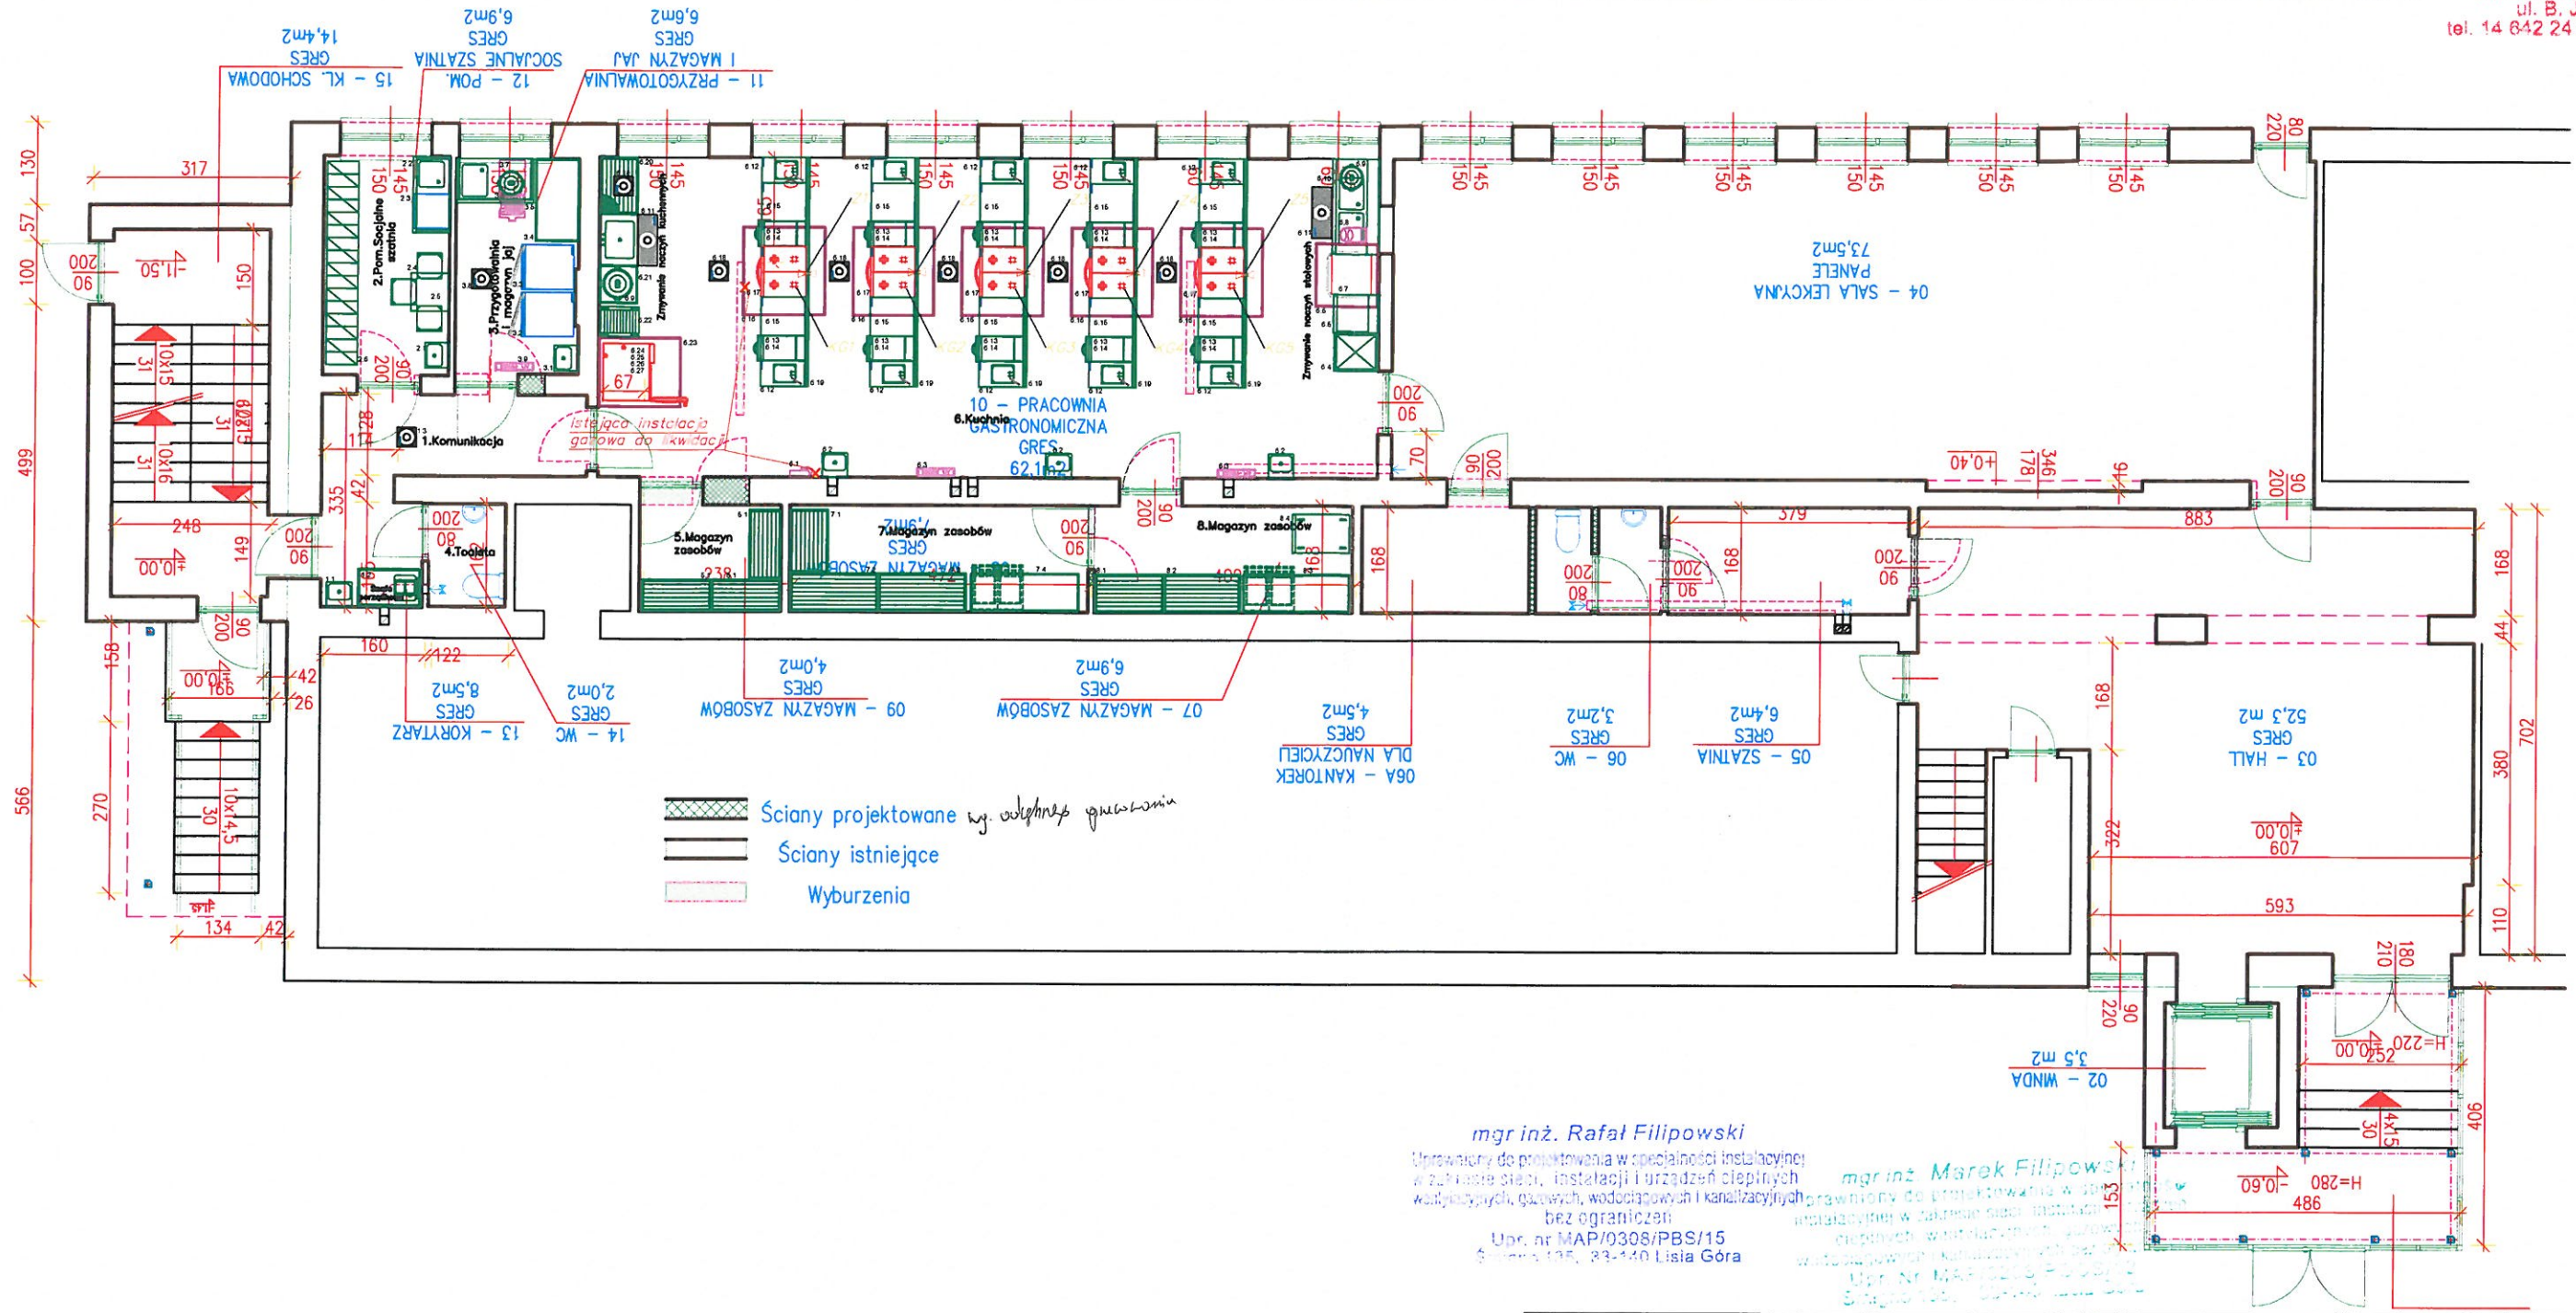

Ściany projektowane wg. odległości granicznych  
 Ściany istniejące  
 Wyburzenia

mgr inż. Rafał Filipowski

Uprawniony do projektowania w specjalności instalacyjnej w zakresie sieci, instalacji i urządzeń ciepłych wodociągowych i kanalizacyjnych bez ograniczeń

Upr. nr MAP/0308/PBS/15  
Ścieżka 135, 33-140 Lisia Góra

mgr inż. Marek Filipowski

Uprawniony do projektowania w specjalności instalacyjnej w zakresie sieci, instalacji i urządzeń ciepłych wodociągowych i kanalizacyjnych bez ograniczeń

Upr. nr MAP/0308/PBS/15  
Ścieżka 135, 33-140 Lisia Góra

**Legenda:**

- Istniejąca instalacja gazowa Ø65 stal
- Istniejąca instalacja gazowa Ø40stal - do likwidacji
- Miejsce włączenia do istniejącej instalacji gazowej
- Projektowana instalacji gazowa Ø50 z rur stalowych b/sz materiał P235TR1 wg PN-EN 10216-1
- Projektowana instalacji gazowa Ø20 z rur stalowych b/sz materiał P235TR1 wg PN-EN 10216-1
- Projektowana Tuleja ochronna Ø90 stal L - 0,50m
- Projektowana Tuleja ochronna Ø90 stal L - 0,35m
- Projektowane piony pod kuchenki czteropalnikowe na parterze budynku.
- Projektowane zaworu kulowe gazowe 3/4"
- Kuchnie gazowe czteropalnikowe 5 szt.

Przedsiębiorstwo Inżynierii Sanitarnej i Budowlanej PISIB  
 Rafał Filipowski 33-100 Tarnów ul. Jaracza 21  
 NIP:9930474004, REGON:366396750  
 przedstebiorstwo.pisib@gmail.com

Inwestor:  
**Zespół Szkół Ponadgimnazjalnych im. K.K Baczyńskiego**  
 33-200 Dąbrowa Tarnowska ul. Kościuszki 5.


Adres inwestycji:  
**Jedn. ewidencyjna: Dąbrowa Tarnowska - Miasto**  
**Obręb ewidencyjny: 0002- Bagienica**  
**Dz. nr: 193/1**

Nazwa projektu:  
**Projekt budowlany rozbudowy instalacji gazowej w budynku Technikum Gastronomicznego.**

Temat rysunku:  
**Instalacja gazowa - rzut parteru**

Branża: <b>Sanitarna</b>	Data: 08.2020	Skala: 1:100	Nr rysunku: <b>S-2</b>
Projektant: mgr inż. R. Filipowski	Nr upr.: MAP0308/PBS/15	Specjalność: Instalacyjna	Podpis: 
Sprawdzający: mgr inż. M. Filipowski	Nr upr.: MAP0208/POOS/12	Specjalność: Instalacyjna	Podpis: 



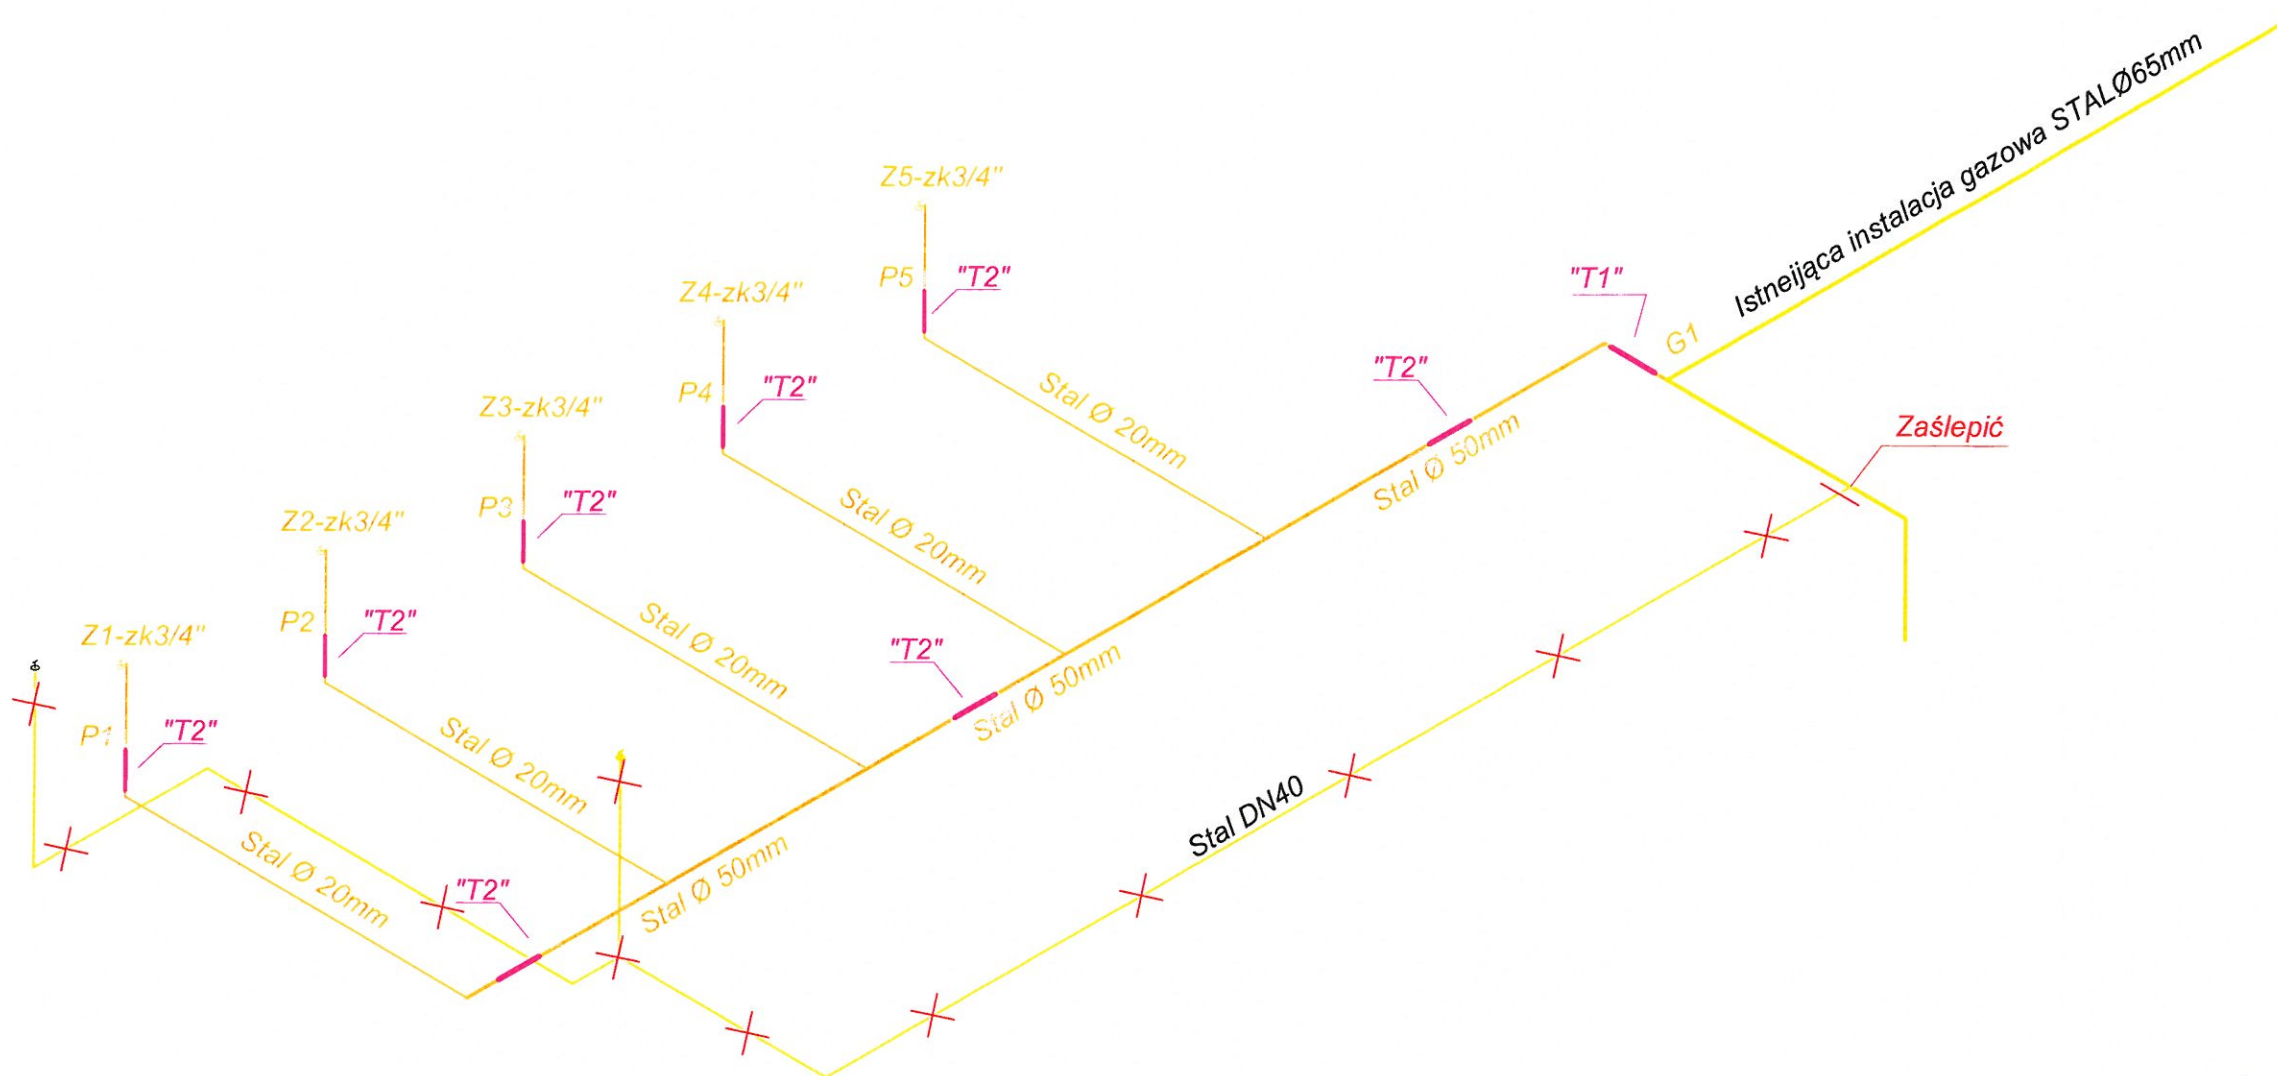

mgr inż. Marek Filipowski  
Uprawniony do projektowania w specjalności: Instalacyjnej w zakresie: instalacji i urządzeń ciepłowniczych, wentylacyjnych, gazowych, wodociągowych i kanalizacyjnych bez ograniczeń  
Dz. nr: MAP/0208/P00S/12  
Śmigłno 135, 33-140 Lisia Góra

mgr inż. Rafał Filipowski  
Uprawniony do projektowania w specjalności: Instalacyjnej w zakresie: instalacji i urządzeń ciepłowniczych, wentylacyjnych, gazowych, wodociągowych i kanalizacyjnych bez ograniczeń  
Dz. nr: MAP/0308/PBS/15  
Śmigłno 135, 33-140 Lisia Góra

**Legenda:**

- Istniejąca instalacja gazowa Ø65 stal
- X-X - Istniejąca instalacja gazowa Ø40stal - do likwidacji
- G1 - Miejsce włączenia do istniejącej instalacji gazowej
- Projektowana instalacji gazowa Ø50 z rur stalowych b/sz materiał P235TR1 wg PN-EN 10216-1
- Projektowana instalacji gazowa Ø20 z rur stalowych b/sz materiał P235TR1 wg PN-EN 10216-1
- T1 - Projektowana Tuleja ochronna Ø90 stal L - 0,50m
- T2 - Projektowana Tuleja ochronna Ø90 stal L - 0,35m
- P1,P2,P3,P4,P5 - Projektowane piony pod kuchenki czteropalnikowe na parterze budynku.
- Z1,Z2,Z3,Z4,Z5 - Projektowane zaworu kulowe gazowe 3/4"
- KG1-KG5 - Kuchnie gazowe czteropalnikowe 5 szt.

**Przedsiębiorstwo Inżynierii Sanitarnej i Budowlanej PISiB**  
Rafał Filipowski 33-100 Tarnów ul. Jaracza 21  
NIP:9930474004, REGON:366396750  
przedsiębiorstwo.pisib@gmail.com

Investor:  
**Zespół Szkół Ponadgimnazjalnych im. K.K Baczyńskiego**  
33-200 Dąbrowa Tarnowska ul. Kościuszki 5.

Adres inwestycji:  
**Jedn. ewidencyjna: Dąbrowa Tarnowska - Miasto**  
Obręb ewidencyjny: 0002- Bagienica  
Dz. nr: 193/1

Nazwa projektu:  
**Projekt budowlany rozbudowy instalacji gazowej w budynku Technikum Gastronomicznego.**

Temat rysunku:  
**Rozwinięcie instalacji gazowej**

Branża: <b>Sanitarna</b>	Data: 08.2020	Skala: 1:50	Nr rysunku: <b>S-3</b>
Projektant: mgr inż. R. Filipowski	Nr upr.: MAP/0308/PBS/15	Specjalność: Instalacyjna	Podpis: <i>[Signature]</i>
Sprawdzający: mgr inż. M. Filipowski	Nr upr.: MAP/0208/P00S/12	Specjalność: Instalacyjna	Podpis: <i>[Signature]</i>