

WEJSCIE MAJA MAPA DO CELÓW PROJEKTOWYCH

skala 1:500, nr sekcji: 7.155.22.17.4.3 Radom, ul. marsz. Józefa Piłsudskiego Jednostka ewidencyjna: 146301_1, M. Radom Obręb: 0091, Śródmieście 2 Arkusz: 85 Działka nr. 69, 29/2, 27/3, 26, 7/1, 7/2, 8, 9, 10/2 Identyfikator zgłoszenia pracy geodezyjnej: Gd.III.6642.2.1246.2020 Układ odniesienia wysokości: PL-EVRF2007-NH Układ współrzędnych prostokątnych płaskich: PL-2000 Sytuacja zgodna z terenem na: 07.07.2020 r. Oznaczenie granic obszaru będącego przedmiotem aktualizacji Niniejsza mapa do celów projektowych została wykonana bez ustalenia obciążeń służebnościami gruntowymi Nie wyklucza się istnienia w terenie również urządzeń podziemnych, dla których brak było informacji branżowych i nie zostały odnotowane w terenie w czasie inwentaryzacji geodezyjnej.	Dane podmiotu: USŁUGI GEODEZYJNE "GEO-RYS" Artur Fesobowicz 26-600 Radom, ul. Lonyńska 25 tel.kom. 603-94-00-65 NIP 948-143-33-77 GEODETA UPRAWNIONY mgr inż. Artur Fesobowicz Upr.geod. nr 17283
Dane wykonawcy: Radom, dnia 15.07.2020 r.	Dane wykonawcy: Radom, dnia 15.07.2020 r.


Powinno się, że niniejszy dokument został opracowany w wyniku prac geodezyjnych i kartograficznych, których rezultaty zawiera opłata techniczny wpisany do ewidencji materiałów parastawowego zasobu geodezyjnego i kartograficznego. Organ prowadzący parastawowy zasobu geodezyjny i kartograficzny PREZYDENT MIASTA RADOMIA Miejski Ośrodek Dokumentacji Geodezyjnej i Kartograficznej P.1463.2020.1750
Data wpisania operatu technicznego do ewidencji materiałów zasobu 21.08.2020 r.
Imię, nazwisko i podoba osoby reprezentującej organ Z. UB. PREZYDENTA MIASTA mgr inż. Anna Celler Miejski Ośrodek Dokumentacji Geodezyjnej i Kartograficznej ul. Lonyńska 25, 26-600 Radom

WODOCIĄGI MIEJSKIE
W RADOMIU SP. Z O.O.
 Dokumentację projektową uzgodniono
 pismem:
 Nr
 z dnia
 z dnia 03.12.2020r.

OZNACZENIA

- PROJEKTOWANE PRZYŁĄCZE I INSTALACJA WODOCIĄGOWA
- PROJEKTOWANE PRZYŁĄCZE KANALIZACJI OGÓLNOŚPLAWNEJ I INSTALACJA KANALIZACJI SANITARNEJ WIG ODDZ. OPRAW.
- PROJEKTOWANA KANALIZACJA DESZCZOWA WIG ODDZ. OPRAW.
- PROJEKTOWANY DRENAŻ OPASKOWY WIG ODDZ. OPRAW.
- ✱40200✱ ISTNIEJĄCA KANALIZACJA WODOCIĄGOWA MIEJSKIE W RADOMIU SP. Z O.O.

Dokumentację projektową uzgodniono
 pismem:
 Nr TT-1938/2020/PK
 z dnia 03.12.2020r.

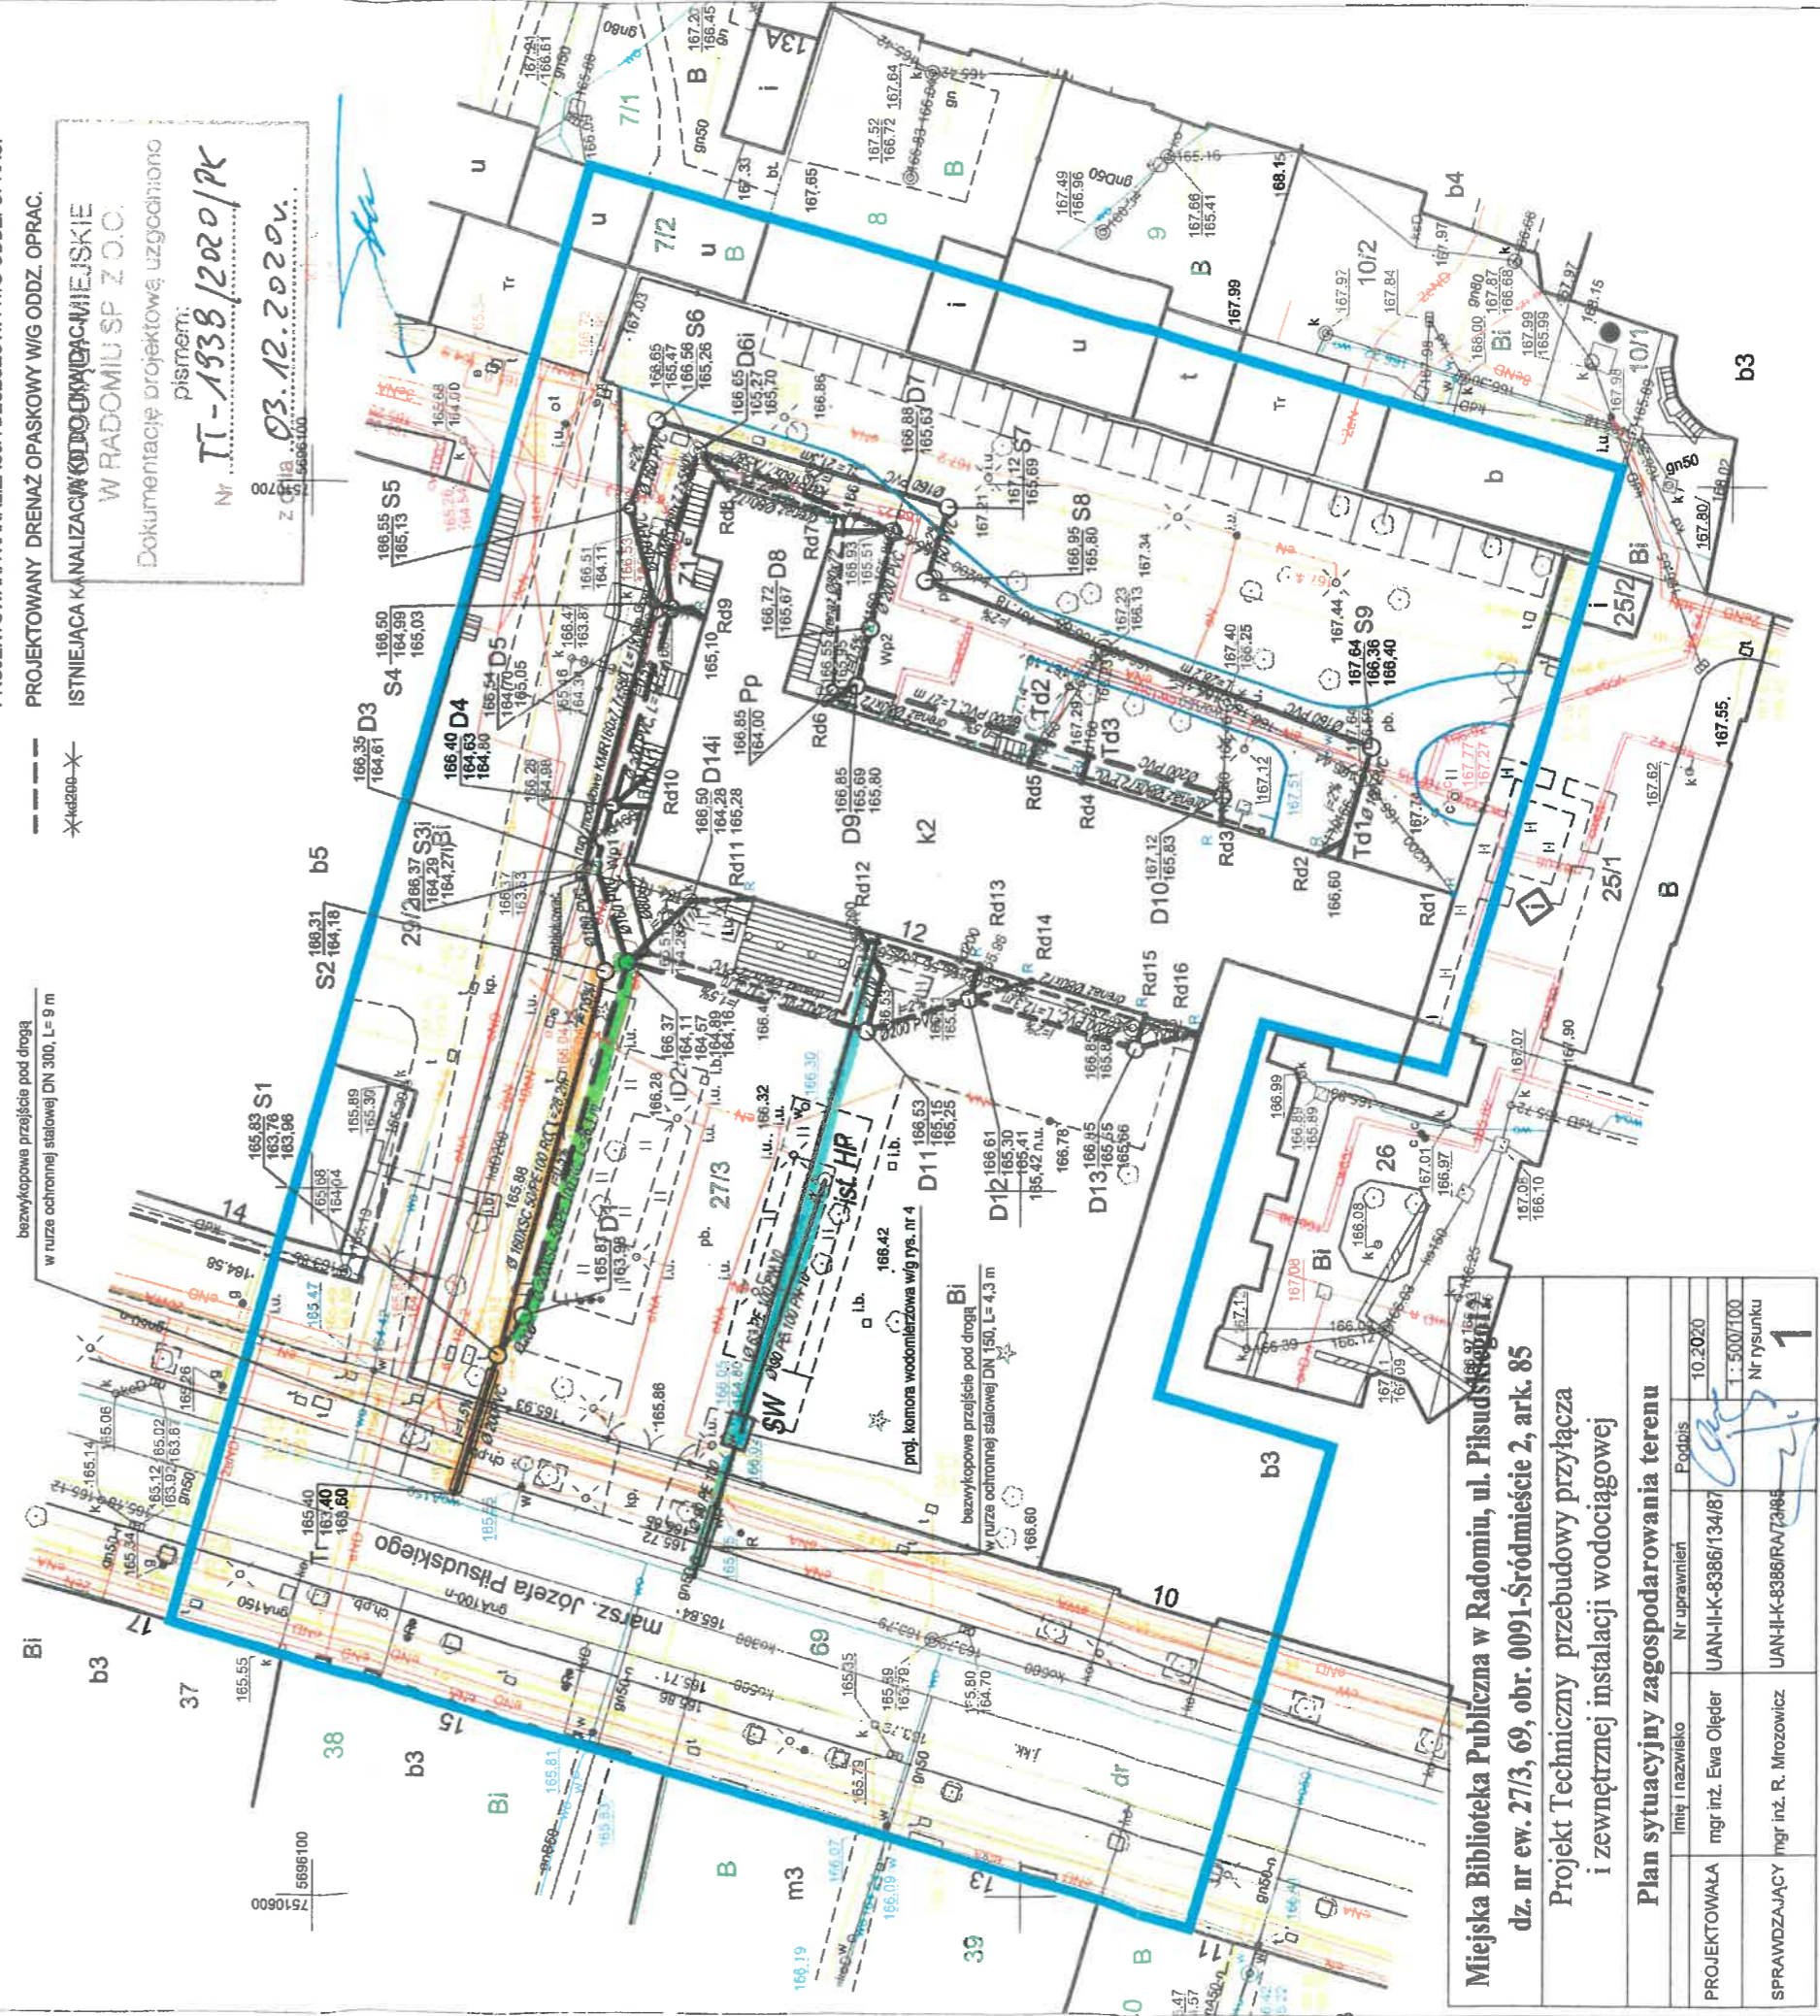

Miejska Biblioteka Publiczna w Radomiu, ul. Piłsudskiego 2, dz. nr ew. 27/3, 69, obr. 0091-Śródmieście 2, ark. 85

Projekt Techniczny przebudowy przyłącza i zewnętrznej instalacji wodociągowej

Plan sytuacyjny zagospodarowania terenu	
Imię i nazwisko	Podpis
PROJEKTOWAŁA mgr inż. Ewa Ołędur	UAN-IL-K-8386/134/87 15.07.2020
SPRAWDZAJĄCY mgr inż. R. Mrozowicz	UAN-IL-K-8386/RAT/85 Nr rysunku 1