


INSTALACJE ELEKTRYCZNE  
RZUT PRZYZIEMIA  
SKALA 1:50

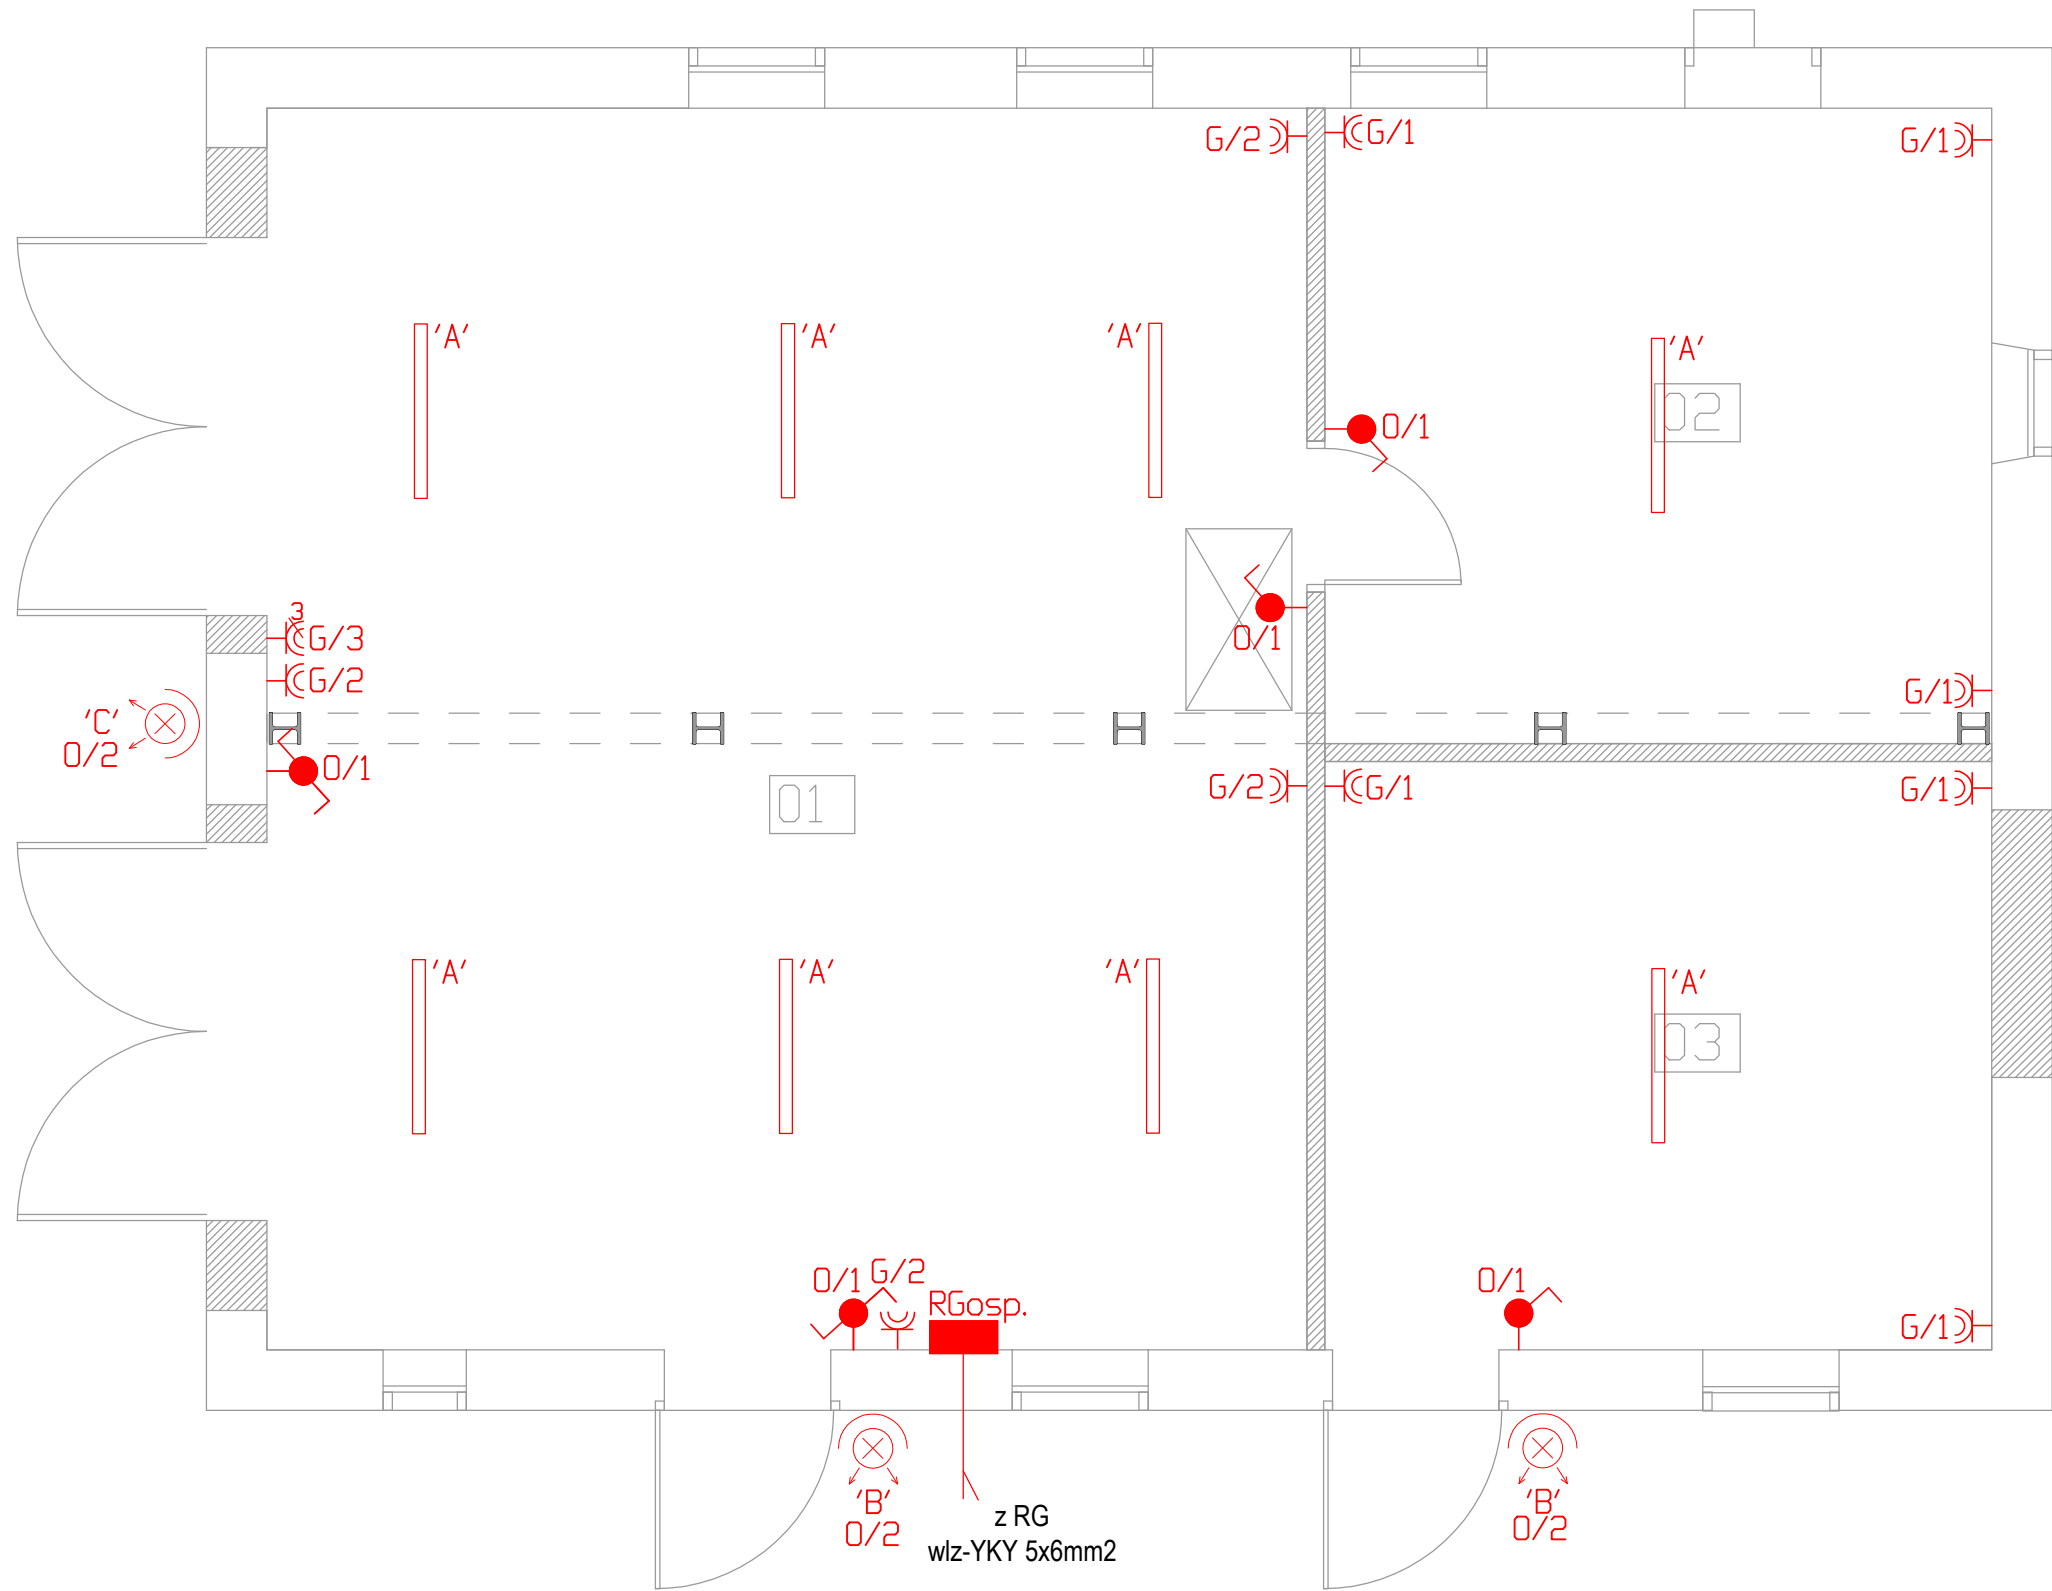

LEGENDA-OSPRZĘT:

- 'A'

Oprawa typu LED 35W herm.
- 'B'

Oprawa typu LED 24W herm.  
z czujnikiem ruchu i zmierzchu
- 'C'

Oprawa typu LED 100W herm.  
z czujnikiem ruchu i zmierzchu
- 'D'

Oprawa typu LED 24W herm.
- 0/1

Łącznik instalacyjny 1-biegunowy uniwersalny hermetyczny,  
10/16A, 230V,
- 0/1

Łącznik instalacyjny 1-biegunowy schodowy, 10/16A, 230V,  
IP44,
- 0/2

Gniazdo 230V - podwójne hermetyczne
- 0/2

Gniazdo 3X16A/N/PE IP44
- RGosp.

Rozdzielnica budynku gospodarczego

INSTALACJE ELEKTRYCZNE RZUT PRZYZIEMIA		skala: 1:50
BRANZA	ELEKTRYCZNA	data: 17-08-2022
OBIEKT	PRZEBUDOWA BUDYNKU GOSPODARCZEGO LEŚNICTWA DARZŁUBIE	
ADRES BUDOWY	działka nr 152/7 obręb: Darzłubie 221107_2.003	
PROJEKTOWAŁ	mgr inż. Mirosław Bukowski uprawnienia bez ograniczeń specjalność: elektryczna nr ewid.: 46/Gd/2002	podpis
 DEBEX ZAKŁAD USŁUG DOKUMENTACYJNYCH BUDOWNICTWA		E1