

Projekt budowy sieci wodociągowej CWŻ  
Budowa wodociągu pomiędzy miejscowościami  
Lubieszewo, gm. Nowy Dwór Gdański, Ostaszewo, gm. Ostaszewo  
oraz Dworek, gm. Stegna  
skala 1:500

Lokalizacja: jed.ew. Nowy Dwór Gdański 221002\_5, Obr. Lubieszewo 0006, Dz. nr 198; 202; 197; 137; 63/2; 146; 254; 107/1; 108/2; 109; 110; 111; 132; 213/4; 213/3; 213/2; 213/1; 213/5; 212; 211/1; 157; 251; 105/1; 104/1; 103; 149/2; 29; 27; 47/3; 47/4; 42; 8; 30; 31; 35/69; 34/20; 34/21; 32.  
jed.ew. Ostaszewo 221003\_2, Obr. Jezierzyn 0002, Dz. nr 260; 243; 249/1; 249/4; 244/2.  
jed.ew. Ostaszewo 221003\_2 Obr. Ostaszewo 0005, Dz. nr 596; 614/2; 418; 613; 608/5; 480; 608/4; 607; 606/1; 605; 604/1; 603/1; 598; 421; 452; 420/1; 405/1; 406/3; 406/4; 404/2; 404/1; 402/1; 403; 256/3; 167; 248/1; 246; 245; 244; 175; 80; 213; 208; 185; 184/3; 181/2; 182/2; 32; 4/1.  
jed.ew. Ostaszewo 221003\_2, Obr. Nowa Kościelnica 0004, Dz. nr 58/4; 58/3; 201/4; 201/2; 201/1; 148/1; 123; 4. jed.ew. Stegna 221004\_2, Obr. Dworek 0005-Dz. nr 80; 56/3; 38/3.

Mapa elektroniczna zgodna z mapą do celów projektowych  
wpisaną do zasobów ośrodka geodezyjnego dnia 01.08.2017r.  
pod numerem P.22.10.2017.745


Woj.: pomorskie  
Powiat: nowodworski  
Gmina: Nowy Dwór Gdański [221002\_5]  
Obręb: Lubieszewo [221002\_5.0006]  
  
Obiekt: Trasa Dworek-Ostaszewo-Lubieszewo

**MAPA DO CELÓW PROJEKTOWYCH**  
**Skala 1:500 ARKUSZ 26**

1.Osнова: pozioma – "2000", pionowa – Kronsztadt'60  
2.Mapa aktualna na dzień: 14.06.2017 r.  
3.Zakres opracowania: oznaczona linia –  
4.Nie wyklucza się istnienia w terenie innych nie wykazanych na niniejszej mapie urządzeń podziemnych, które nie były zgłoszone do inwentaryzacji lub o których brak jest informacji w instytucjach branżowych.

Mapę wykonano na podstawie mapy zasadniczej udostępnionej przez PODGIK w Nowym Dworze Gdańskim, uzupełnionej wynikami pomiaru z dn. 14.06.2017  
Uwaga:  
Stanu prawnego granic nie ustalano.  
Służebności gruntowych nie badano.  
Seksje 6.217.29.11.4.4, 6.217.29.12.3.3, 6.217.29.17.1.1  
Id 6640.85.2017

USŁUGI GEODEZYJNE  
Marek Rybakowski  
82-200 Malbork Al. Wojska Polskiego 90A/B  
tel.-fax 55-272-01-98  
tel.kom. 603-69-13-02  
  
Kierownik roboty : 14.06.2017

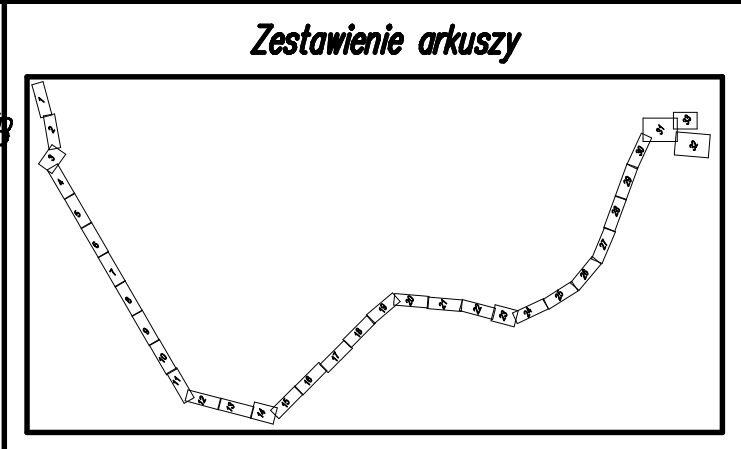

"Mapę dostosowano do celów projektowych na podstawie materiałów udostępnionych przez PODGIK w Nowym Dworze Gdańskim i wykonanej aktualizacji."

**OZNACZENIA:**  
— PROJ. SIEĆ WODOCIĄGOWA  
— X — X — ISTN. SIEĆ WODOCIĄGOWA DO UNIECZYNNIENIA  
— ISTN. SIEĆ WODOCIĄGOWA  
— ISTN. SIEĆ KANALIZACJI SANITARNEJ  
— ISTN. SIEĆ KANALIZACJI DESZCZOWEJ  
— ISTN. SIEĆ ELEKTROENERGETYCZNA  
— ISTN. SIEĆ TELETECHNICZNA

**HYDROTERM**  
BIURO PROJEKTOWO-INWESTYCYJNE  
82-200 MALBORK Al. Wojska Polskiego 90A/B tel. (55) 272-70-81 e-mail: biuro@hydroterm.pl NIP579-113-23-72

**PLAN ZAGOSPODAROWANIA TERENU**

Projekt: Projekt budowy sieci wodociągowej CWŻ Budowa wodociągu pomiędzy miejscowościami Lubieszewo, gm. Nowy Dwór Gdański, Ostaszewo, gm. Ostaszewo oraz Dworek, gm. Stegna. Lokalizacja: Lubieszewo, Lubieszyn, Stawiec, gm. Nowy Dwór Gdański Komarówka, Jezierzyn, Nowa Kościelnica, Piaskowice Ostaszewo, gm. Ostaszewo, Dworek, gm. Stegna	Branża: Sanitarna Projektant: mgr inż. A. Papaj upr. 1529/EL/90 Uprawnienia budowlane w specjalności inżynierskiej w dziedzinie: PCMiS/5649/01	Data: 06.2017r. Podpis: Skala 1:500 Nr Rys. 7 Nr zlecenia 7012
Asystent: mgr inż. A. Kędra Sprawdził: inż. J. Popławski upr. POM/0139/POOS/04 Uprawnienia budowlane nie ograniczone w specjalności inżynierskiej PCMiS/0213/05		

Investor: Centralny Wodociąg Żuławski Sp. z o.o.  
ul. Warszawska 28A, 82-200 Nowy Dwór Gdański