

Projekt budowy sieci wodociągowej CWŻ  
Budowa wodociągu pomiędzy miejscowościami  
Lubieszewo, gm. Nowy Dwór Gdański, Ostaszewo, gm. Ostaszewo  
oraz Dworek, gm. Stegna  
skala 1:500

Lokalizacja: jed.ew. Nowy Dwór Gdański 221002\_5, Obr. Lubieszewo 0006, Dział nr 198; 202; 197; 137; 632/2; 106; 254; 107/1; 108/2; 109; 110; 111; 132; 213/4; 213/3; 213/2; 213/1; 213/5; 212; 211/1; 157; 251; 105/1; 104/1; 103; 149/2; 29; 27; 47/3; 47/4; 42; 8; 30; 31; 35/69; 34/20; 34/21; 32.  
jed.ew. Ostaszewo 221003\_2, Obr. Jezelnik 0002, Dział nr 260; 243; 249/1; 249/4; 244/2.  
jed.ew. Ostaszewo 221003\_2, Obr. Ostaszewo 0005, Dział nr 596; 614/2; 418; 613; 608/5; 480; 608/4; 607; 606/1; 605; 604/1; 603/1; 601; 598/421; 452; 420/1; 405/1; 406/3; 406/4; 404/2; 404/1; 482/1; 403; 256/3; 167; 248/1; 248; 245; 244; 175; 80; 213; 208; 185; 184/3; 181/2; 182/2; 32; 4/1.  
jed.ew. Ostaszewo 221003\_2, Obr. Nowa Kościelnica 0004, Dział nr 58/4; 58/3; 201/4; 201/2; 201/1; 148/1; 123; 4. jed.ew. Stegna 221004\_2, Obr. Dworek 0005 Dział nr 80; 56/3; 38/3.

Mapa elektroniczna zgodna z mapą do celów projektowych  
wpisaną do zasobów ośrodka geodezyjnego dnia 01.08.2017r.  
pod numerem P.2210.2017.745

Woj.: pomorskie  
Powiat: nowodworski  
Gmina: Nowy Dwór Gdański [221002\_5]  
Obręb: Lubieszewo [221002\_5.0006]

Obiekt: Trasa Dworek-Ostaszewo-Lubieszewo


MAPA DO CELÓW PROJEKTOWYCH  
Skala 1:500 ARKUSZ 27

1. Osnowa: pozioma - "2000", pionowa - Kronsztadt'60
2. Mapa aktualna na dzień: 14.06.2017 r.
3. Zakres opracowania: oznaczono linię -
4. Nie wyklucza się istnienia w terenie innych nie wykazanych na niniejszej mapie urządzeń podziemnych, które nie były zgłoszone do inwentaryzacji lub o których brak jest informacji w instytucjach branżowych.

Mapę wykonano na podstawie mapy zasadniczej udostępnionej przez PODGIK w Nowym Dworze Gdańskim, uzupełnionej wynikami pomiaru z dn. 14.06.2017  
Uwaga:  
Stanu prawnego granic nie ustalano.  
Służebności gruntowych nie badano.  
Seksje 6.217.29.12.3.3/3.4, 6.217.29.17.1.1  
Id 6640.85.2017

USŁUGI GEODEZYJNE  
Marek Rybakowski  
82-200 Malbork Al. Wojska Polskiego 90A/B  
tel.-fax 55-272-01-98  
tel.kom. 603-69-13-02

Kierownik roboty: 14.06.2017

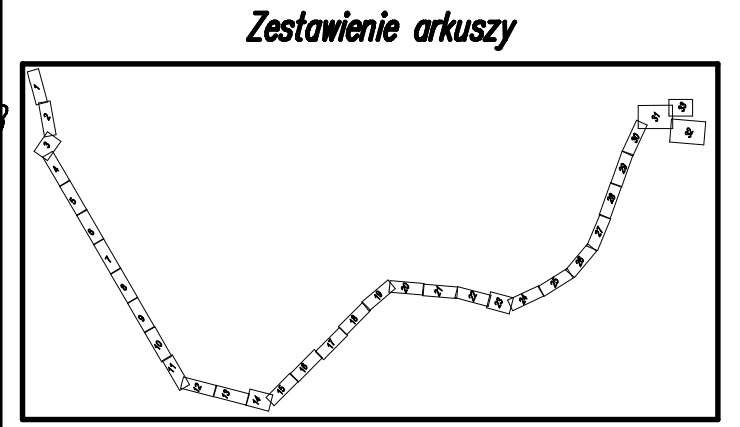

"Mapę dostosowano do celów projektowych na podstawie materiałów udostępnionych przez PODGIK w Nowym Dworze Gdańskim i wykonanej aktualizacji."

- OZNACZENIA:
- PROJ. SIĘĆ WODOCIĄGOWA
  - ISTN. SIĘĆ WODOCIĄGOWA DO UNIECZYNIENIA
  - ISTN. SIĘĆ WODOCIĄGOWA
  - ISTN. SIĘĆ KANALIZACJI SANITARNEJ
  - ISTN. SIĘĆ KANALIZACJI DESZCZOWEJ
  - ISTN. SIĘĆ ELEKTROENERGETYCZNA
  - ISTN. SIĘĆ TELETECHNICZNA

**HYDROTERM**  
BIURO PROJEKTOWO-INWESTYCYJNE  
82-200 MALBORK Al. Wojska Polskiego 90A/B tel. (55) 272-70-81 e-mail: biuro@hydroterm.strefa.pl NIP 579-113-23-72

PLAN ZAGOSPODAROWANIA TERENU

Projekt: Projekt budowy sieci wodociągowej CWŻ Budowa wodociągu pomiędzy miejscowościami Lubieszewo, gm. Nowy Dwór Gdański, Ostaszewo, gm. Ostaszewo oraz Dworek, gm. Stegna.	Branża: Sanitarna Projektant: mgr inż. A. Papaj upr. 1529/EL/90	Data: 06.2017r. Podpis: [Signature]	Skala: 1:500
Lokalizacja: Lubieszewo, Lubiszyn, Stawiec, gm. Nowy Dwór Gdański Komarówka, Jezelnik, Nowa Kościelnica, Piaskowiec Ostaszewo, gm. Ostaszewo, Dworek, gm. Stegna	Asystent: mgr inż. A. Kędra Sprawdził: inż. J. Popławski upr. POM/0139/POOS/04	Podpis: [Signature]	Nr Rys. 6 Nr zlecenia 7012
Investor: Centralny Wodociąg Żuławski Sp. z o.o. ul. Warszawska 28A, 82-200 Nowy Dwór Gdański	Uzasadnienie budowlane jest oparte na weryfikacji istniejącej POMIS 0213/05		