

**PRACOWNIA
ARCHITEKTONICZNA
DARIUSZ PARZENSKI**

63-400 OSTRÓW WIELKOPOLSKI UL. GRAWERSKA 12
tel./fax 0-62 720 4119; tel. kom. 0603 137 637
e-mail: pracownia@parzenski.pl

INWESTOR
ZESPÓŁ SZKÓŁ TRANSPORTOWO-ELEKTRYCZNYCH
CENTRUM KSZTAŁCENIA USTAWICZNEGO
UL. KANTAKA 6
63-400 OSTRÓW WIELKOPOLSKI

OBIEKT
MODERNIZACJA INSTALACJI ELEKTRYCZNYCH
ELEKTRYCZNYCH W BUDYNKU SZKOLNYM

LOKALIZACJA
UL. KANTAKA 6
63-400 OSTRÓW WIELKOPOLSKI

ZESPÓŁ AUTORSKI
PODPIS:

ARCHITEKTURA PROJEKTANT
mgr inż. arch. Dariusz Parzeński
nr uprawnień 182/00/DUW

PROJECT DESIGN
mgr Artur Parzeński
licencja nr 089/2011
ASISTENT PROJEKTANTA
mgr inż. arch. Artur Mojżyszcz

AutocAD LT 2010 Serial No.: 351-58071554

FAZA
ARCHITEKTURA WNĘTRZ


BRANŻA
ARCHITEKTONICZNA

RYSUUNEK
RZUT PARTERU - GŁAGI KOMUNIKACYJNE
ABRANŻA OPRAW OŚW. I SIŁTÓW PODWIEZ.

ZLECENIE
03/20
RYSUUNEK

DATA
03.2021

SKALA
1:100
A01

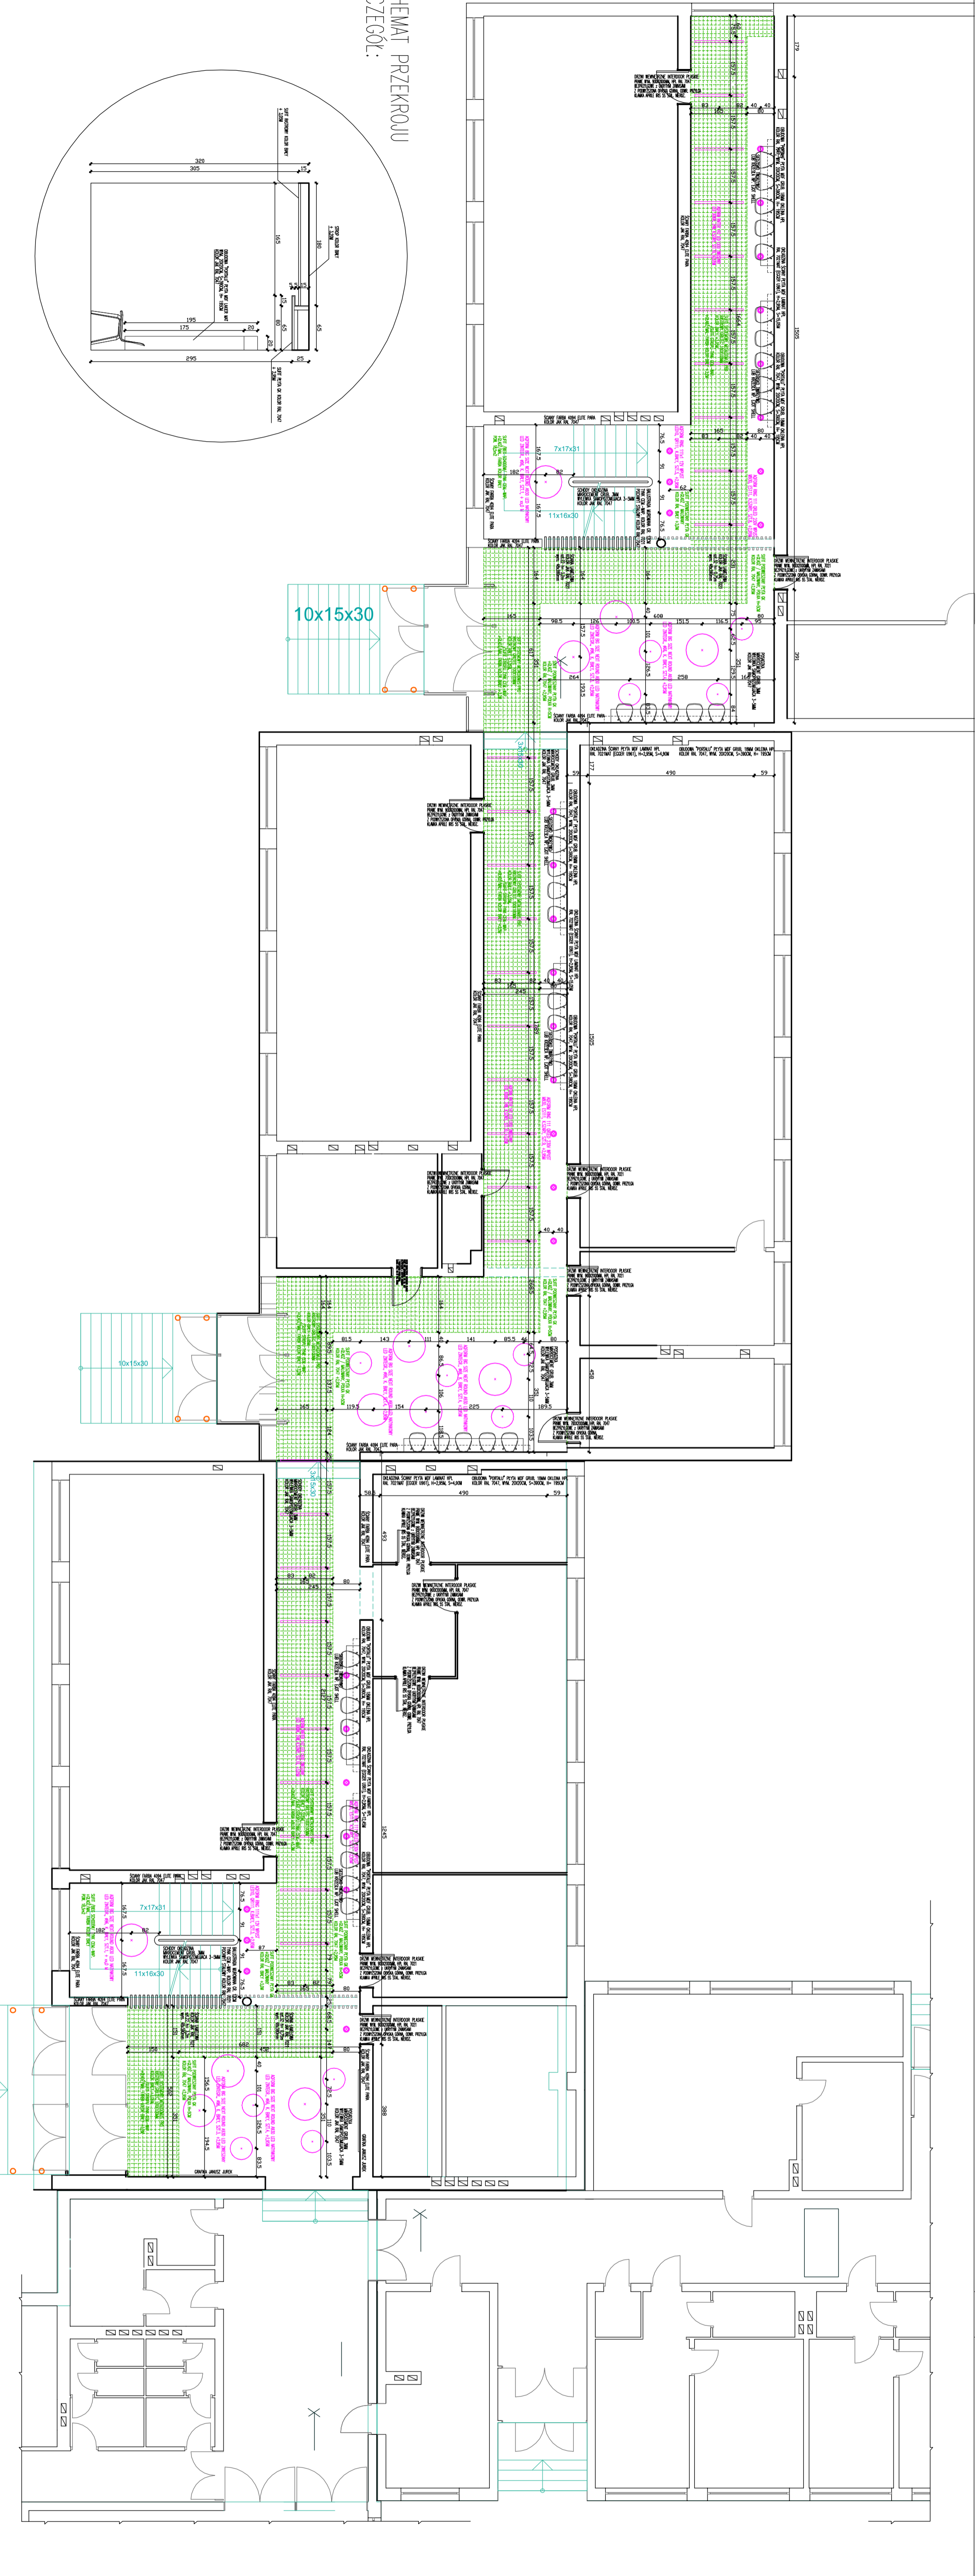

SCHEMAT PRZEKROJU
SZCZEGÓL: