

MAPA DO CELÓW PROJEKTOWYCH
Skala 1 : 500

Województwo: mazowieckie
Powiat: Żyrardowski
Jedn. ewid.: 143803_2 Puszczza Marińska
Obręb: 0033 Studzieniec
działka nr 112

GK.6640.1425.2022

Układ współrzędnych prostokątnych płaskich „2000”
Mapa bytowa o parametrach wysokości
raster - Kronsztadt 80
wektor - Kronsztadt 86

Przedstawiona sytuacja w zakresie opracowania oznaczonym linią przerywaną
jest zgodna ze stanem faktycznym na gruncie na 28.07.2022 r.
Nie wykazuje się istnienia w terenie linnych nie wykazanych na niniejszej mapie
urządzeń podziemnych, które nie były zgłoszone do inwentaryzacji.

Granice działek nr 117 i 137 nie są ustalone. W wyniku postępowania rozgraniczeniowego
lub ustalenia granic, granice działek mogą ulec zmianie.
Pozostałe granice działek zostały określone z wymaganą dokładnością pomiaru.

Mapę wykonano bez uwzględnienia obciążenia służebnościami gruntowymi.

Podświadczam, że niniejszy dokument został opracowany w wyniku prac geodezyjnych i kartograficznych, których rezultaty zawiera opisany powyżej dokument. Jednocześnie informuję, że jestem świadomy odpowiedzialności karnej za złożenie fałszywego oświadczenia.	GK.6640.1425.2022
Identyfikator zgłoszenia prac geodezyjnych	Starosta Powiatu Żyrardowskiego
Organ służby geodezyjnej, który otrzymał zgłoszenie	G. Kamińska, I. Walkowski-Walkiewicz P.L.U.-K. „GEOPLAN” w Skiermiewicach
Wykonawca prac geodezyjnych	Protokół Weryfikacji Nr 1 z dnia 04.08.2022r.
Nr oraz data sporządzenia dokumentu zawierającego wynik geodezyjnych wytykań	Grażyna Kamińska Numer uprawnień 13251
Identyfikator zawodowych kierownika prac	


WYKONAWCA:
G. Kamińska, I. Walkowski-Walkiewicz
P.L.U.-K. „GEOPLAN”
96-100 Skiermiewice, ul. Reymonta 9
tel. (0-46) 632-12-15
REGON 75004541 NIP 636-13-40-488

GEODETA UPRAWNIONY
mgr inż. Grażyna Kamińska
upr. MGPIB nr 13251

Skiermiewice dn. 04.08.2022 r.



SKALA 1:25 000

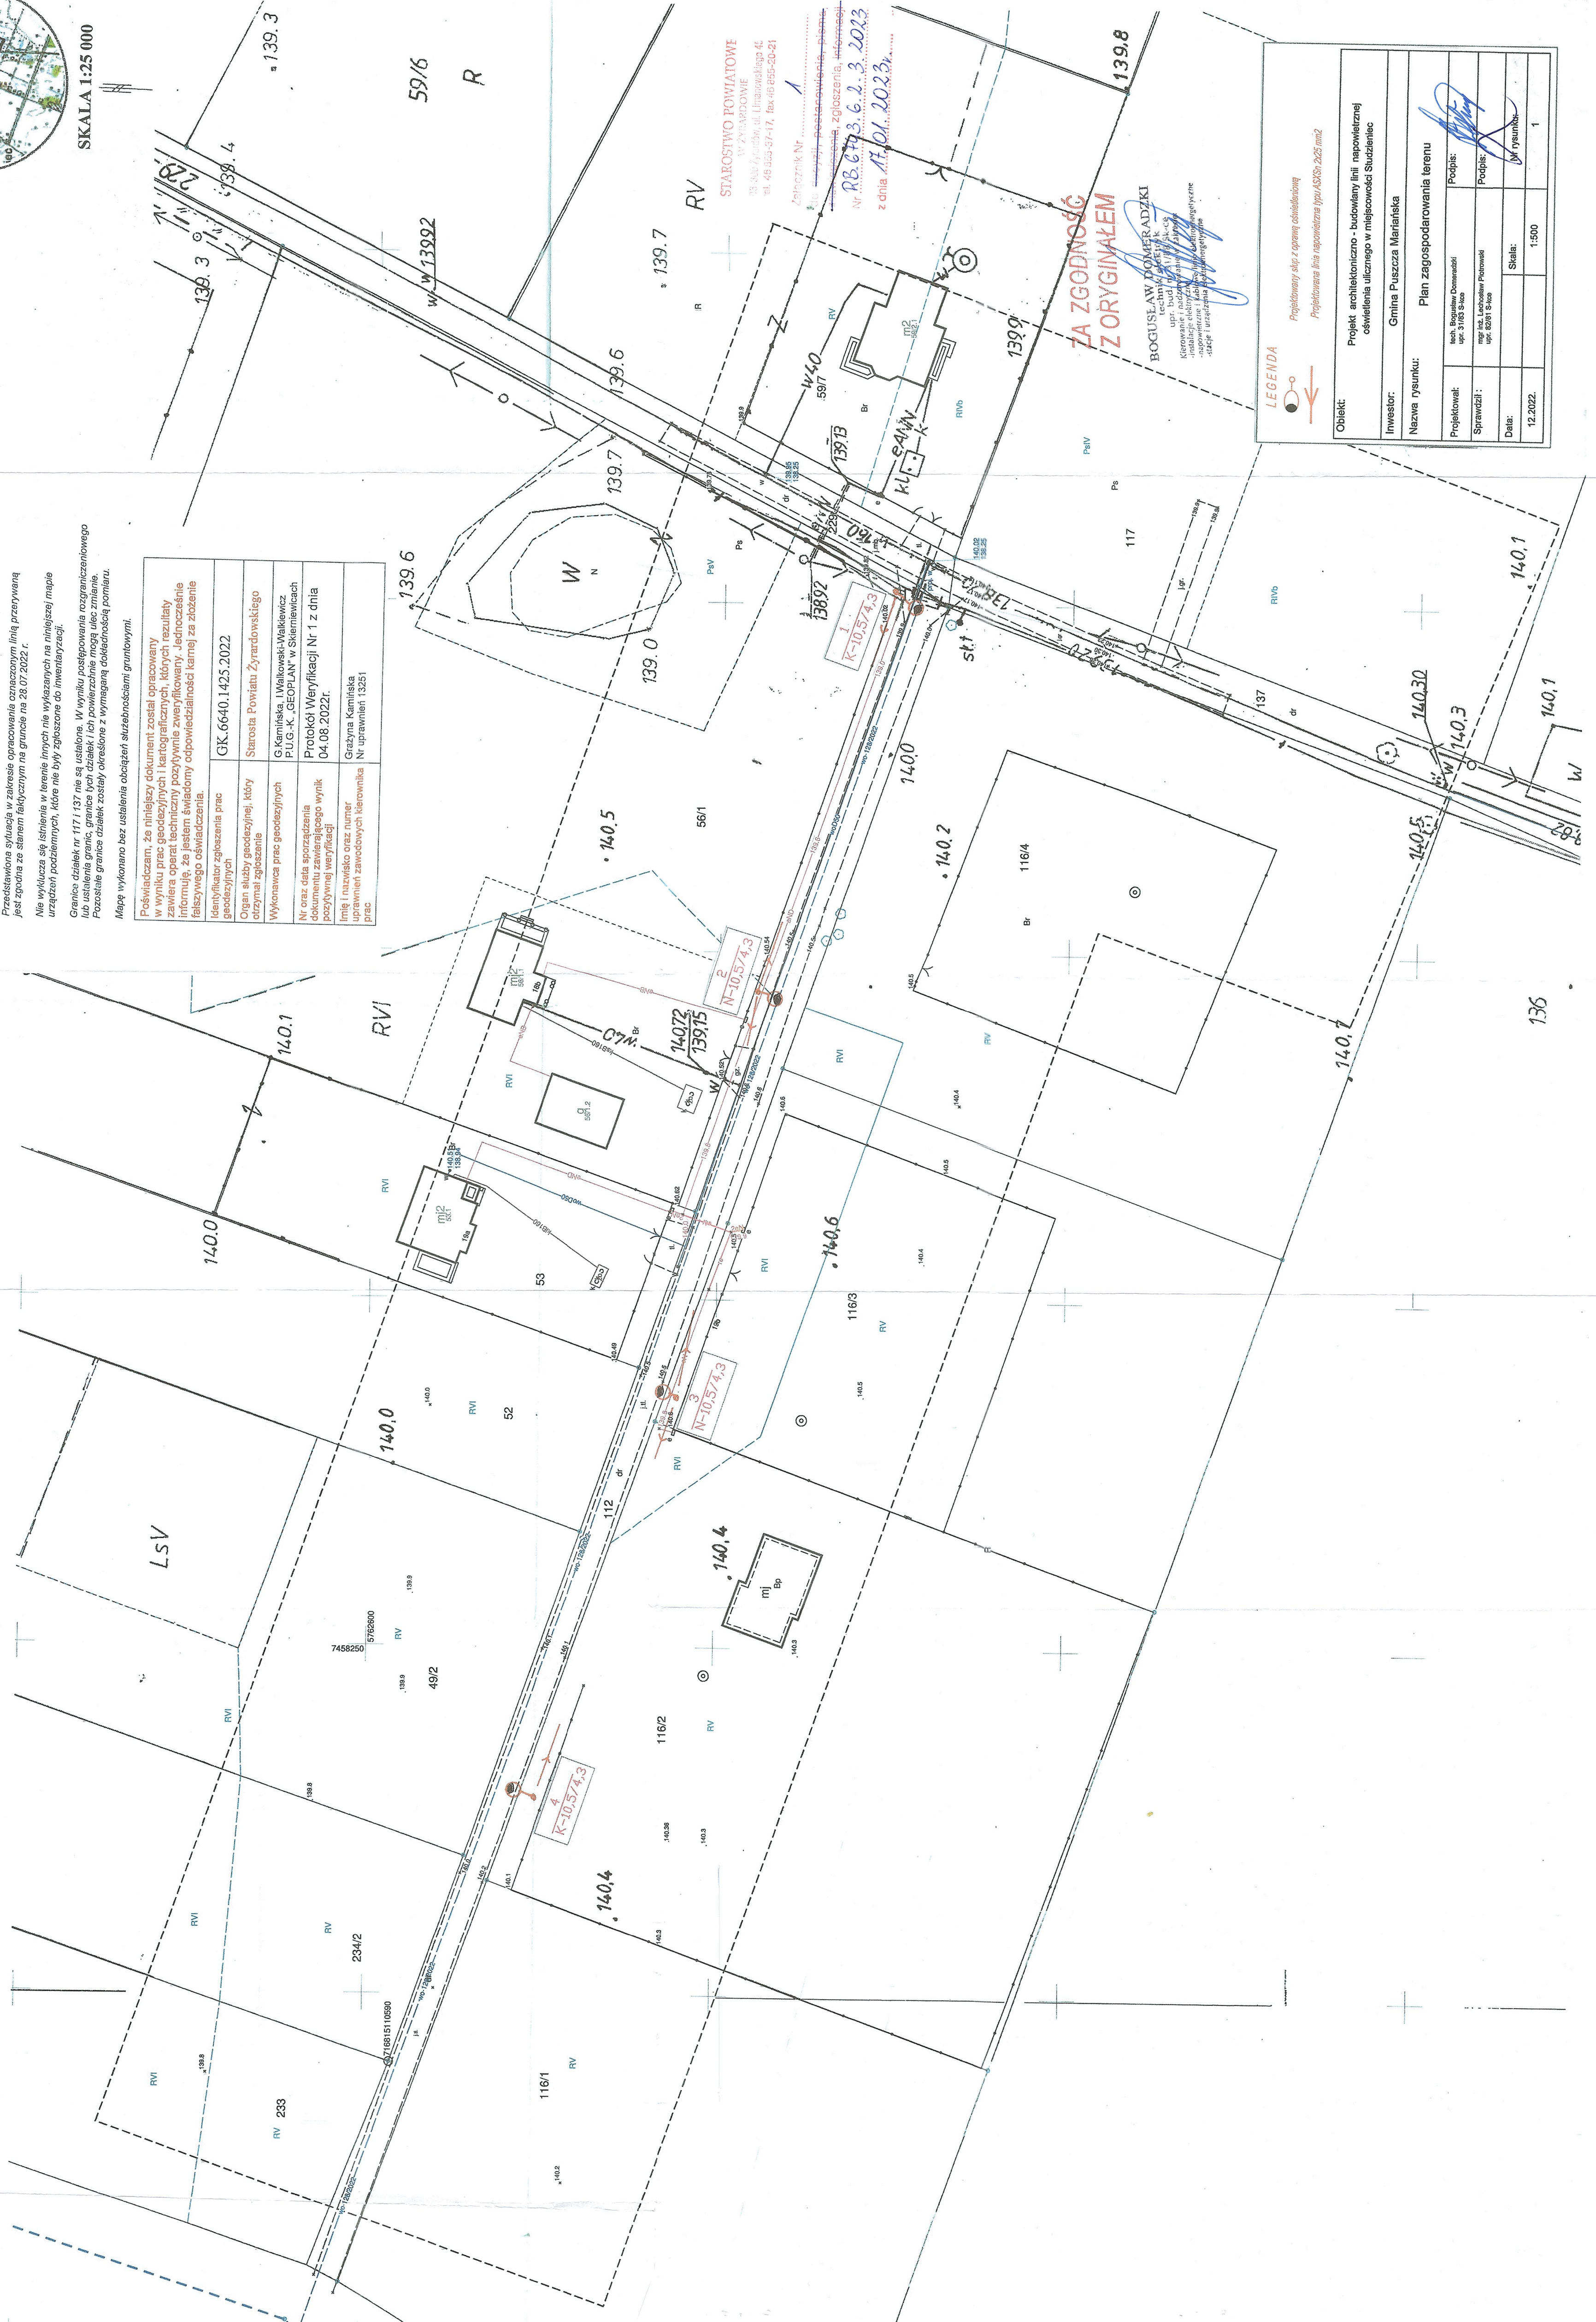

STAROSTWO POWIATOWE
W ŻYRARDOWIE
ul. Reymonta 9, 96-100 Skiermiewice
tel. 46 636 57 17, fax 46 636 50 21

Załącznik Nr 1
Nr RB.6743.6.2.3.2023
z dnia 17.01.2023r.

**ZA ZGODNOŚĆ
Z ORYGINAŁEM**

BOGUSŁAW POMERADZKI
inż. architektura i urbanistyka
ul. Łódzka 10, 01-651 Warszawa
tel. 22 638 11 11, fax 22 638 11 12
e-mail: boguslaw.pomeradzki@pomeradzki.pl

LEGENDA
Propozycje skł. z grupy oświetleniowej
Projektowane linie napowietrzne typu ASSt: 2x25 mm²

Obiekt:	Projekt architektoniczno - budowlany linii napowietrznej oświetlenia ulicznego w miejscowości Studzieniec
Investor:	Gmina Puszczza Marińska
Nazwa rysunku:	Plan zagospodarowania terenu
Projektował:	mgr inż. Bogusław Pomeradzki upr. 1103 1104
Sprawił:	mgr inż. Liczowski Piotr upr. 4281 1104
Data:	12.2022.
Skala:	1:500
Strona:	1