

MAPA DO CELÓW PROJEKTOWYCH

Wykonawca: Usługi Geodezyjno-Kartograficzne "SIGMA" s.c w Lęborku

Sporządzona na podstawie kopii mapy zasadniczej oraz pomiaru uzupełniającego w kwietniu 2022 roku

Arkusz 3 z 3
 skala 1:500
 woj. Pomorskie
 powiat lęborski
 gmina Lębork [220801_1]
 Lębork obręb 6 [0006]
 dz. 62, 306/1, 306/2 ul. Gliniana
 ID 6640.441.2022



Układ współrzędnych płaskich: "2000" strefa 6
 Układ wysokościowy: PL-EVRF2007-NH

----- obszar aktualizacji


mapę sporządził: geodeta Michał Steinke
 dnia:

kierownik pracy geodezyjnej: geodeta uprawniony
 Sławomir Odrowąż-Piramowicz, nr uprawnień 16267

Wykonanie niniejszej mapy nie było poprzedzone ustaleniami dotyczącymi ewentualnych służebności gruntowych obciążających grunty położone w granicach projektowanej inwestycji budowlanej.

Nie wyklucza się istnienia w terenie również urządzeń podziemnych dla, których brak informacji branżowych i nie zostały odnaleziona w czasie inwentaryzacji geodezyjnej.

W obszarze objętym opracowaniem mapa zawiera usytuowanie wszystkich ważnych projektowanych sieci uzbrojenia terenu.

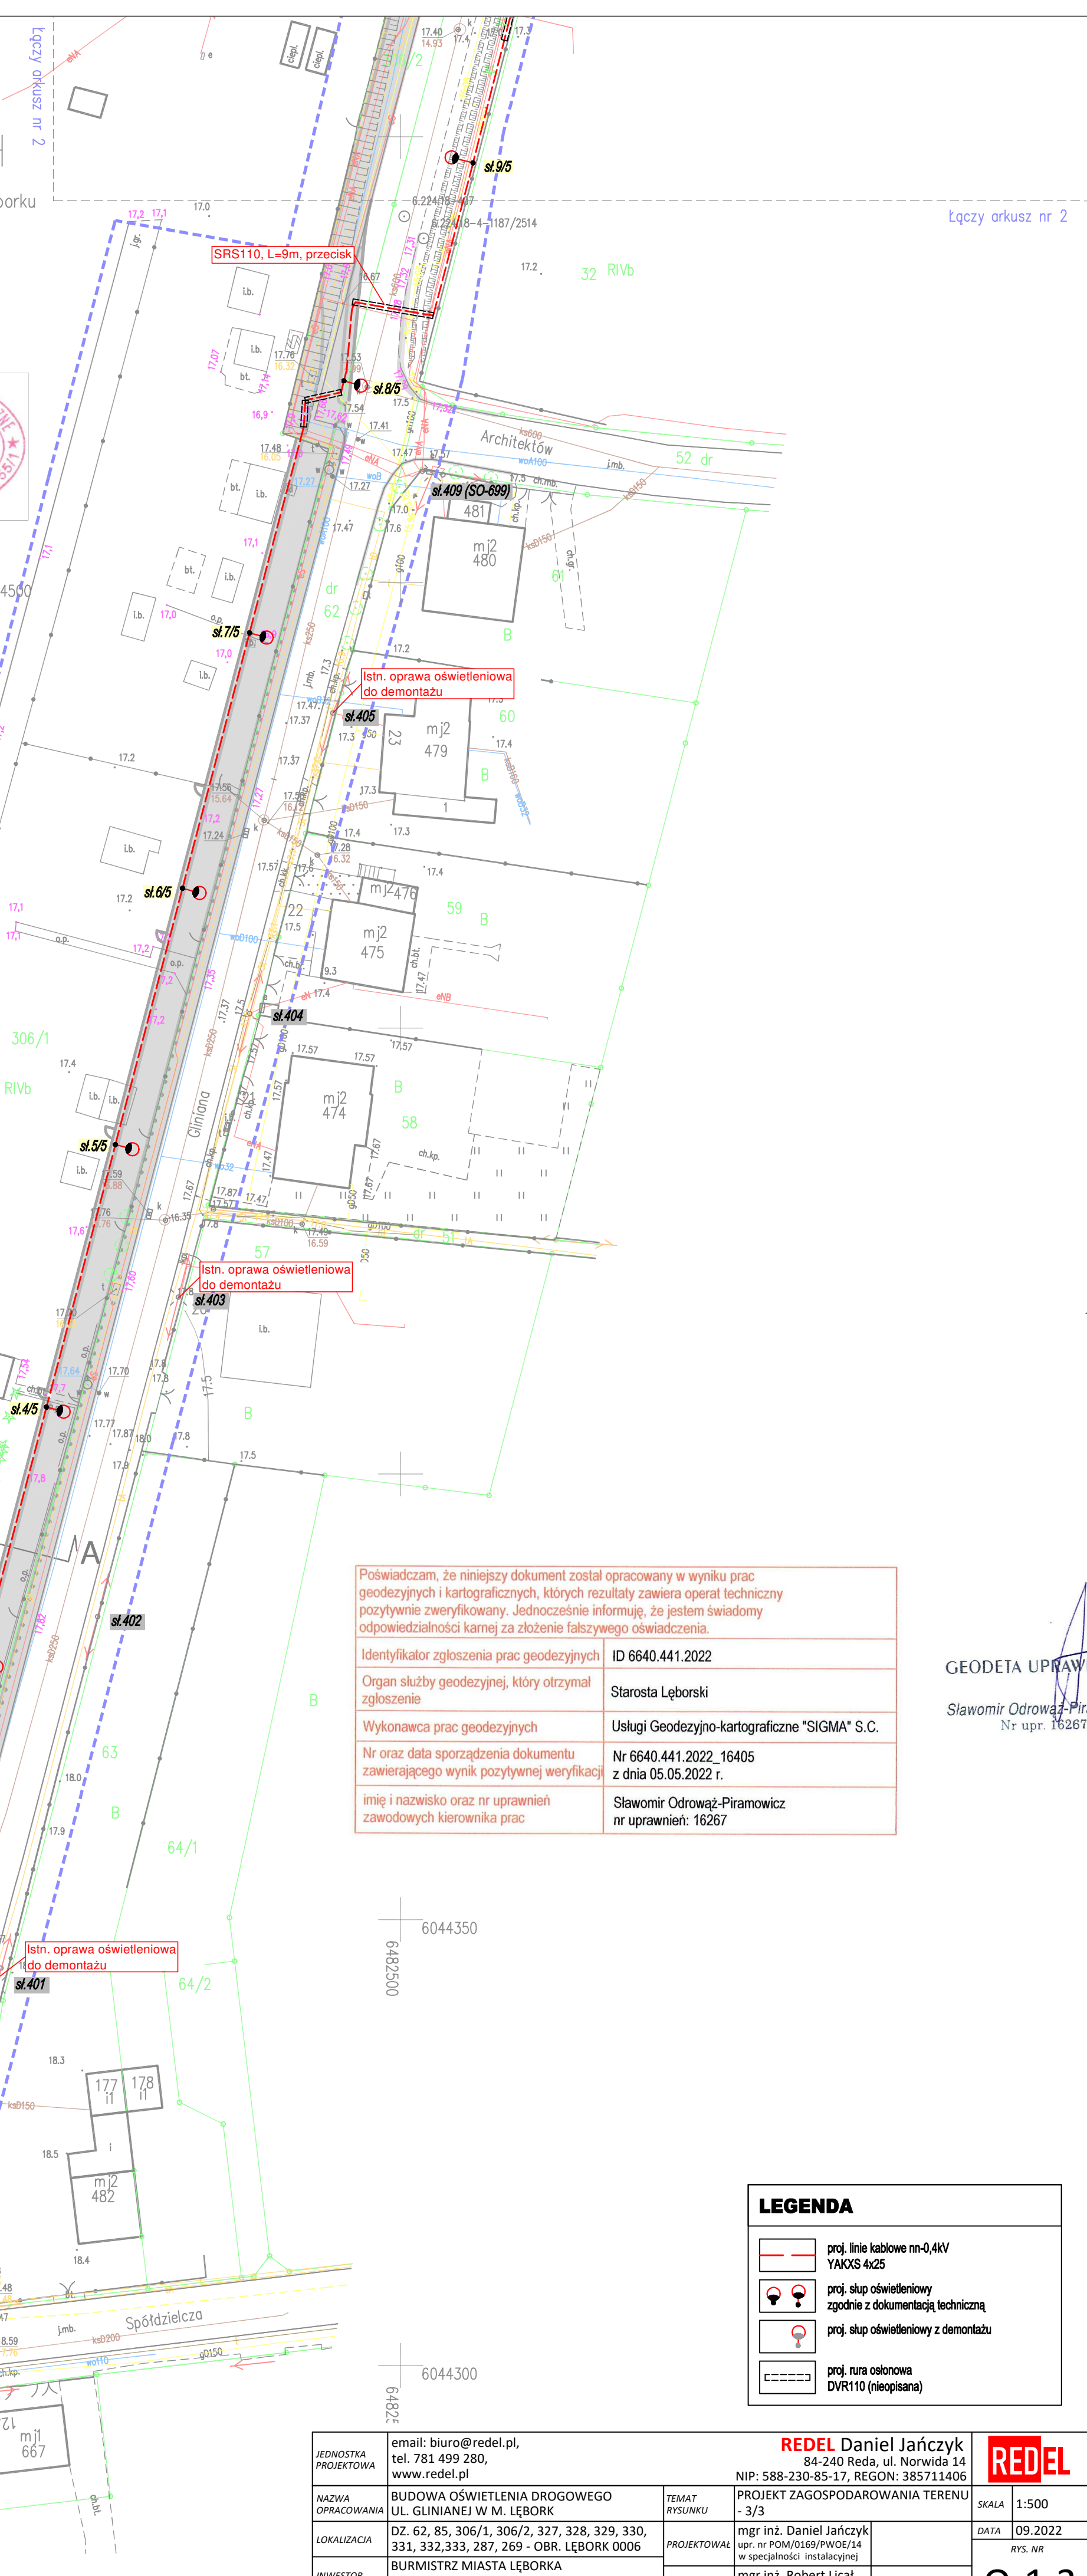

Poświadczam, że niniejszy dokument został opracowany w wyniku prac geodezyjnych i kartograficznych, których rezultaty zawiera operat techniczny pozytywnie zweryfikowany. Jednocześnie informuję, że jestem świadomy odpowiedzialności kamej za złożenie fałszywego oświadczenia.	
Identyfikator zgłoszenia prac geodezyjnych	ID 6640.441.2022
Organ służby geodezyjnej, który otrzymał zgłoszenie	Starosta Lęborski
Wykonawca prac geodezyjnych	Usługi Geodezyjno-kartograficzne "SIGMA" S.C.
Nr oraz data sporządzenia dokumentu zawierającego wynik pozytywnej weryfikacji	Nr 6640.441.2022_16405 z dnia 05.05.2022 r.
imię i nazwisko oraz nr uprawnień zawodowych kierownika prac	Sławomir Odrowąż-Piramowicz nr uprawnień: 16267

GEODETA UPRAWNIONY
 Sławomir Odrowąż-Piramowicz
 Nr upr. 16267

LEGENDA	
	proj. linie kablowe nn-0,4kV YAKXS 4x25
	proj. słup oświetleniowy zgodnie z dokumentacją techniczną
	proj. słup oświetleniowy z demontażu
	proj. nura osłonowa DVR110 (nieopisana)

JEDNOSTKA PROJEKTOWA	email: biuro@redel.pl, tel. 781 499 280, www.redel.pl	REDEL Daniel Jańczyk 84-240 Reda, ul. Norwida 14 NIP: 588-230-85-17, REGON: 385711406	
NAZWA OPRACOWANIA	BUDOWA OŚWIETLENIA DROGOWEGO UL. GLINIANEJ W M. LĘBORK	TEMAT RYSUNKU	PROJEKT ZAGOSPODAROWANIA TERENU - 3/3
LOKALIZACJA	DZ. 62, 85, 306/1, 306/2, 327, 328, 329, 330, 331, 332, 333, 287, 269 - OBR. LĘBORK 0006	PROJEKTOWAŁ	mgr inż. Daniel Jańczyk upr. nr POM/0169/PWOE/14 w specjalności instalacyjnej
INWESTOR	BURMISTRZ MIASTA LĘBORKA UL. ARMII KRAJOWEJ 14, 84-300 LĘBORK	SPRAWDZIŁ	mgr inż. Robert Licat upr. nr POM/0172/PWOE/14 w specjalności instalacyjnej
SPRAWA	328/SA/2022	SKALA	1:500
		DATA	09.2022
			RYŚ. NR
			0-1.3