


Rzut kotłowni w przybliżeniu 1:50

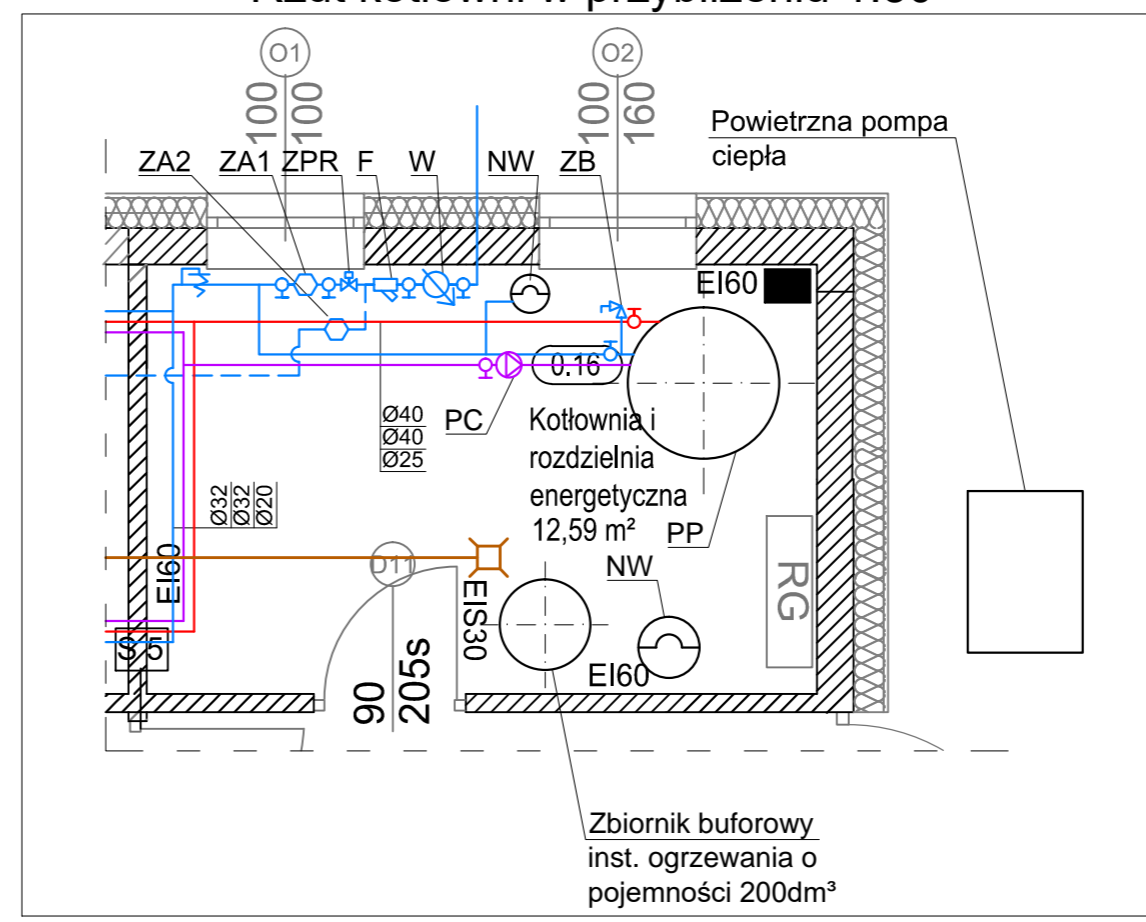

- LEGENDA:**
- Proj. inst. wody zimnej
 - Proj. inst. wody ciepłej
 - Proj. inst. cyrkulacji wody ciepłej
 - Proj. inst. wody do hydrantów p.poż.
 - Proj. inst. kanalizacji bytowej
 - Proj. inst. kanalizacji kuchennej
 - Proj. inst. kanalizacji deszczowej
- KS1-KS3 - Piony instalacji kanalizacji sanitarnej
 KK1 - Pion inst. kanalizacji kuchennej
 W - Wodomierz skrzydełkowy JS master C+ 10,0m³/h dp=30kPa, DN32
 F - Filtr siatkowy 1 1/2"
 ZA1 - Zawór antyskażeniowy BA 2760-1 1/2"
 ZA2 - Zawór antyskażeniowy EA 251-1"
 ZPR - Zawór pierwszeństwa instalacji hydrantowej typu VV100 1 1/2"
 NW - Naczynie wzbiorcze Refix DD25
 PP - Podrzewacz pojemn. wody ciepłej V=700dm³
 PC - Pompa cyrkulacyjna 25PW40C (N=40W)
 ZB - Zawór bezpieczeństwa SYR 2115, 1/2", 6,0 bar
 ZNO - Zawór napowietrzająco-odpowietrzający kanalizacji

POWIERZCHNIA UŻYTKOWA		
1	WIATROŁĄP	12,27
2	HOL WEJŚCIOWY	23,03
3	STREFA RELAKSU	41,4
4	ŁAZIENKA	9,74
5	SCHOWEK	4,94
6	SALA ZAJĘĆ	64,24
7	KOMUNIKACJA	9,4
8	INTENDENTKA	9,2
9	GABINET DYREKTORA	12,8
10	ARCHIWUM	3,41
11	BRUDOWNIK	1,55
12	POKÓJ SOCJALNY WOŻNE	3,34
13	PRALNIA SUSZARNIA	3,72
14	MYCIE WÓZKÓW I POJEMNIKÓW	4,54
15	MAGAZYN CHEMII	3,51
16	KOTŁOWNIA I ROZDZIELNIA	12,59
17	ZMYWALNIA	15,36
18	ROZDZIELNIA	12,3
19	KUCHNIA	59,75
20	OBROBKA WARZYW	9,3
21	MAGAZYN PRODUKTÓW SUCHYCH	6,85
22	OBROBKA JAJ	3,7
23	POMIESZCZENIE URZĄDZEŃ CHŁODNICZYCH	5,24

24	KOMUNIKACJA	20,68
25	MAGAZYN	1,93
26	W-C NIEPEŁNOSPRAWNYCH	4,33
27	W-C	5,01
28	POMIESZCZENIE SOCJALNE	6,97
29	POMIESZCZENIE KONSERWATORA	6,9
30	MAGAZYN WARZYW	7,82
31	W-C NIEPEŁNOSPRAWNYCH	4,1
32	W-C PRACOWNICZE	5,83
33	SERWEROWNIA	6,42
34	POMIESZCZENIE PORZĄDKOWE	3,63
35	SZATANIA	67,57
36	POKÓJ NAUCZYCIELSKI	20,1
37	LOGOPEDA	44,69
38	KOMUNIKACJA	46,43
39	SALA ZAJĘĆ	64,45
40	SCHOWEK	5,16
41	W-C	21,04
42	SALA ZAJĘĆ	64,59
43	SCHOWEK	5,15
44	SALA ZAJĘĆ	64,41
45	SCHOWEK	5,16
46	W-C	10,17
47	POWIERZCHNIA UŻYTKOWA	824,72

TEMAT:	BUDOWA BUDYNKU PUBLICZNEGO PRZEDSZKOLA Z ZAPLECEM ADMINISTRACYJNO SOCJALNYM I KUCHENNYM ZAGOSPODAROWANIEM DZIAŁKI INFRASTRUKTURA TOWARZYSZĄCĄ	
RYSUNEK:	INSTALACJA WOD-KAN - RZUT PARTERU	
LOKALIZACJA:	Dąbrowa, działka nr 365/7, obręb Dąbrowa	
INWESTOR:	Gmina Dąbrowa, ul. Ks. Prof. Sztopyka 56, 49-120 Dąbrowa	
BRANŻA:	SANITARNA	
RYS. IS1	SKALA: 1:100 format A2	DATA OPRACOWANIA: 28.12.2023r.
SPRAWDZAJĄCY:	PROJEKTANT:	
mgr inż. Krzysztof Gabren nr uprawnień 27/01/OP uprawniona w specjalności sanitarnej	mgr inż. Tomasz Leja nr uprawnień 28/01/OP uprawniona w specjalności sanitarnej	
OPRACOWANIE:	mgr inż. Tomasz Leja	