


LEGENDA

	GRANICA OPRACOWANIA
	BUDYNEK OBJEKTU OPRACOWANIEM
	KOLEKTOR PIONOWY FORTYFIKACJA
	LOKALIZACJA WĘZŁA POMPY Ciepła

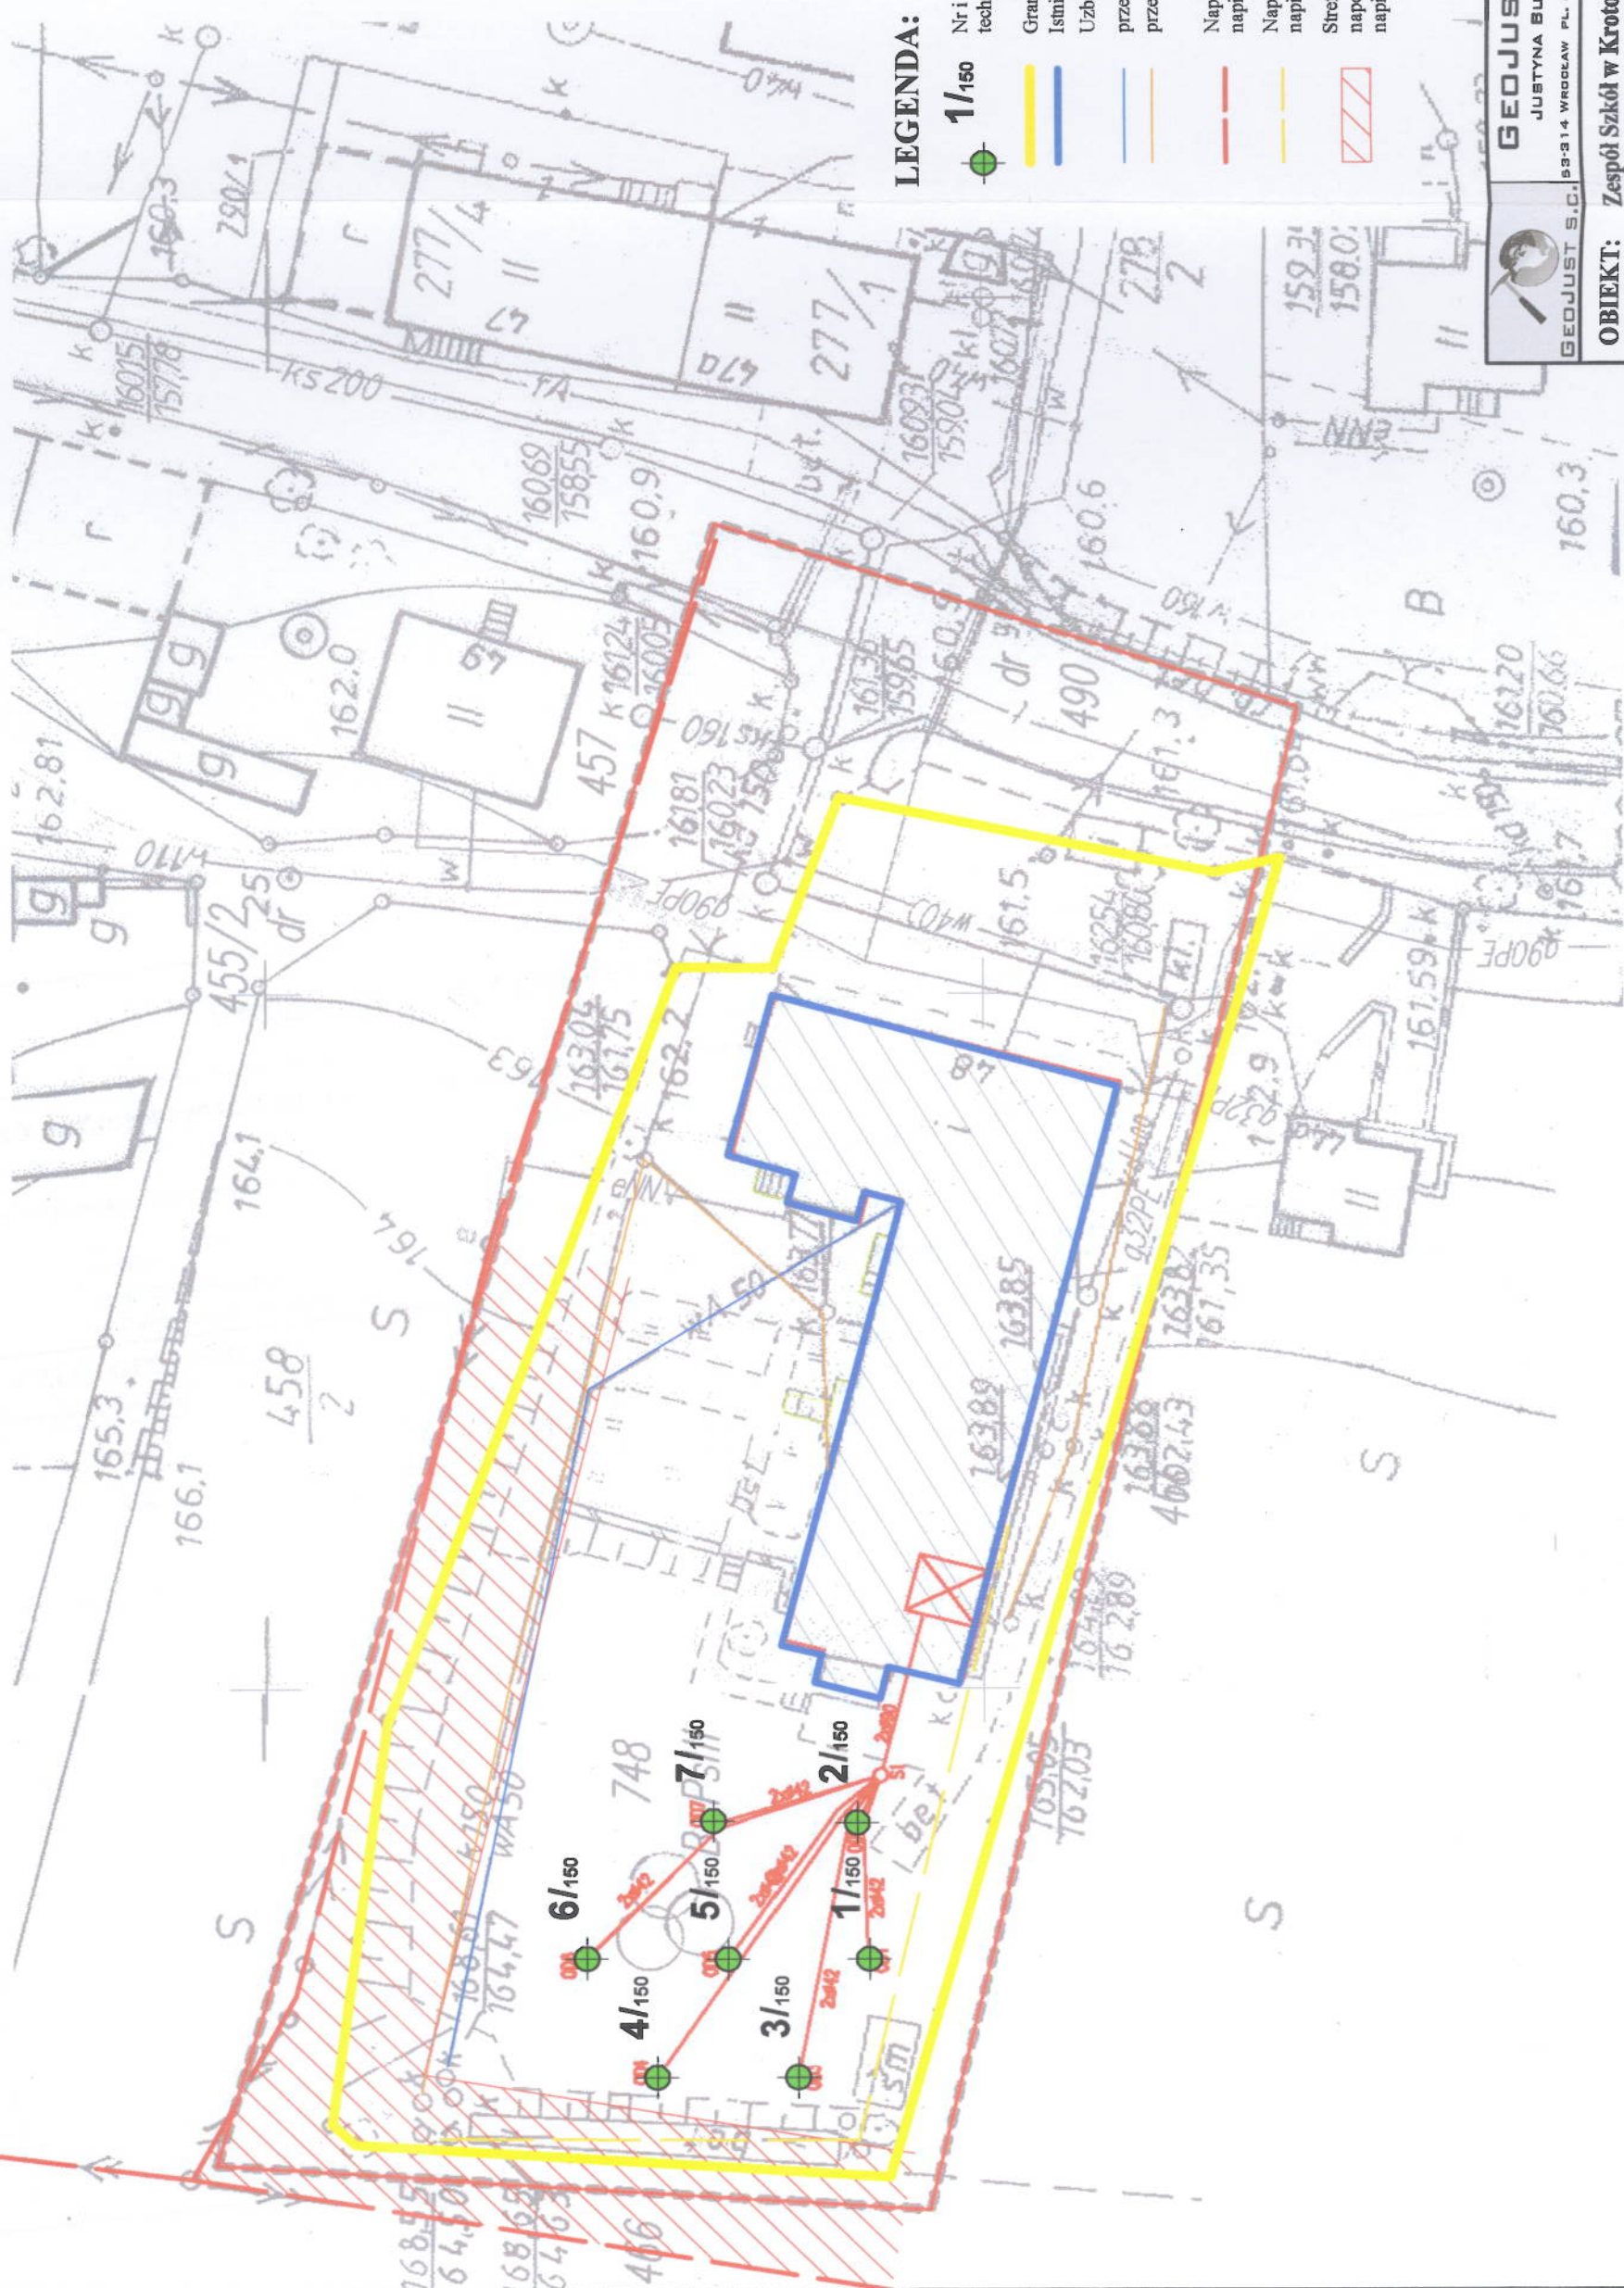

LEGENDA:

	Nr i lokalizacja projektowanego otworu technologicznego / głębokość otworu
	Graniczność działki inwestora
	Istniejący budynek szkoły
	Uzbrojenie podziemne:
	przewody wodociągowe
	przewody kanalizacyjne
	Napowietrzna linia energetyczna średniego napięcia
	Napowietrzna linia energetyczna niskiego napięcia (zasilanie lamp oświetleniowych)
	Strefa bezpieczeństwa o szerokości 10 m od napowietrznej linii energetycznej średniego napięcia

GEOJUST SPÓŁKA GYWILNA
JUSTYNA BURATYŃSKA, GRZEGORZ BURATYŃSKI
GEOJUST S.C. 95-314 WROCLAW PL. POWSTANÓW ŚLĄSKICH 8/1 TEL./FAX 071-78-16-55 1

OBIEKT: Zespół Szkół w Krotoszycach - gruntowy wymiennik ciepła

TYTUŁ: Mapa dokumentacyjna

Dokumentator: mgr Grzegorz Buratyński
Opr. graficzne: mgr inż. Justyna Buratyńska
Data: maj 2013 r. Skala: 1: 500

nr arch.: 34/13
zał. nr 6

452.033.024 | 452.332.033

X 5569200.00
Y 3659250.00