


Rzut instalacji gazu

Rzut parteru

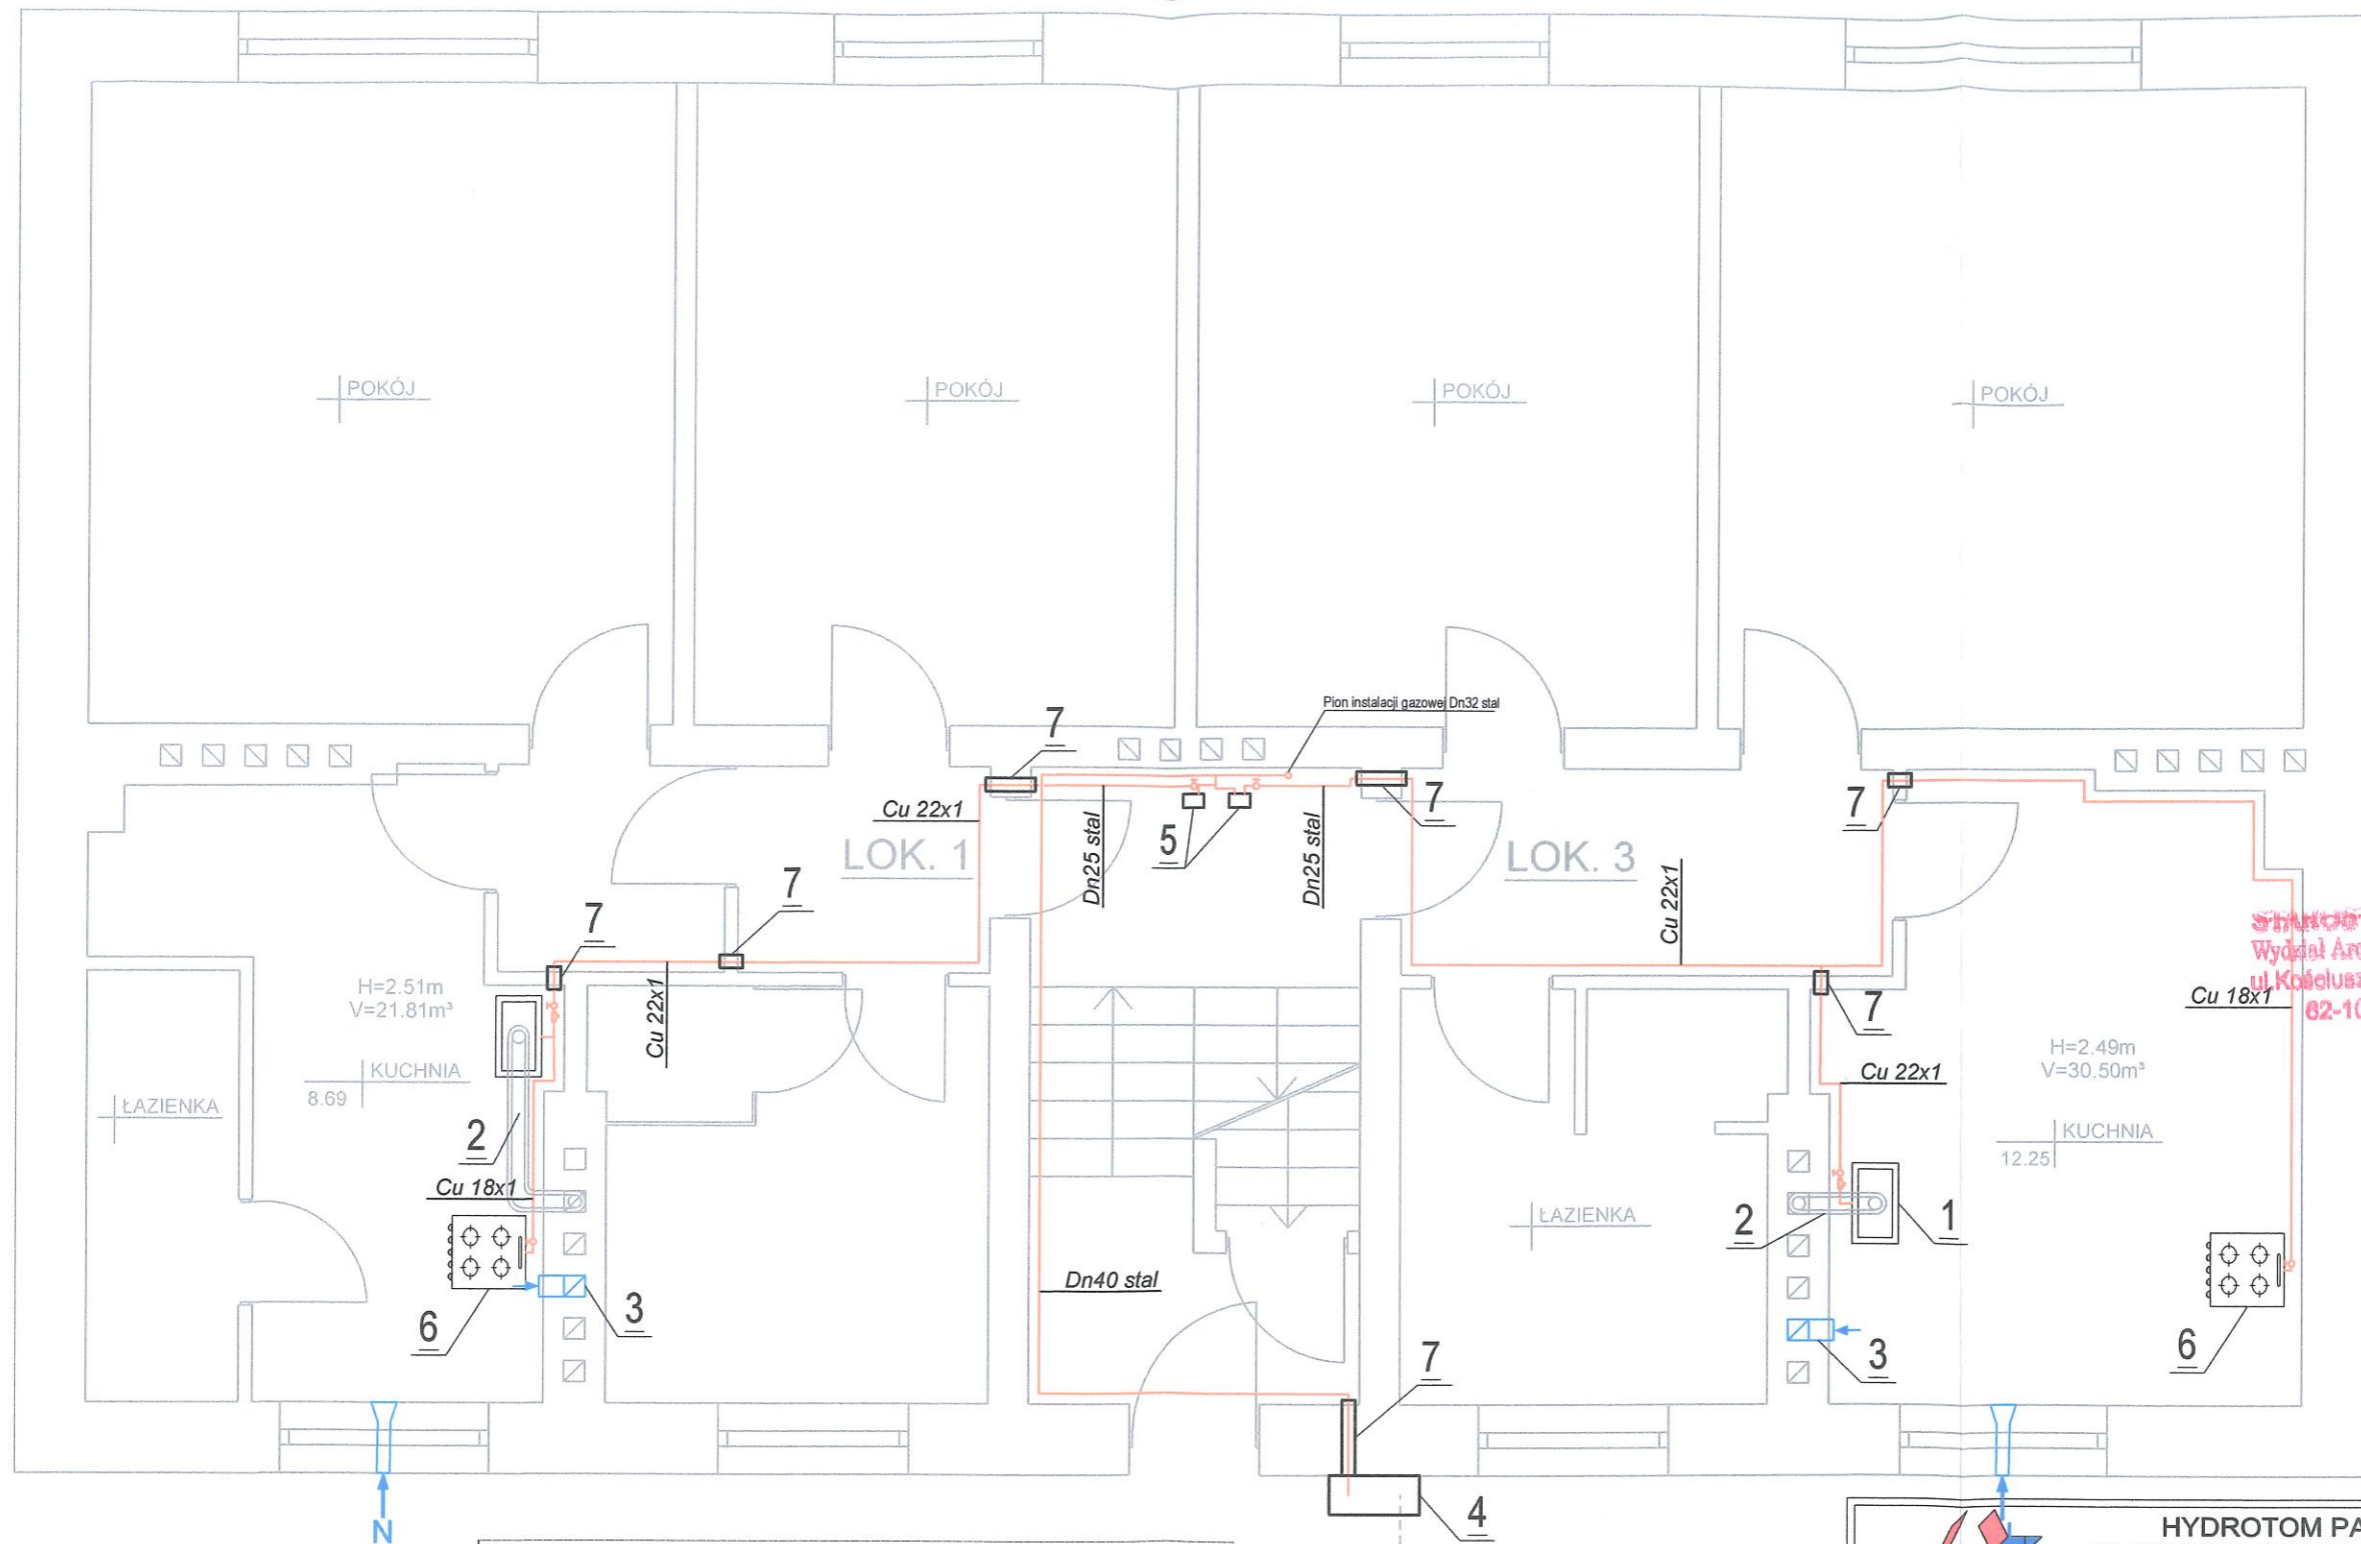

STANOWISKO POWIATOWE
Wydział Architektury i Budownictwa
ul. Kościuszki 15, tel. 67 268 05 52
62-100 WĄGROWIEC

OZNACZENIA:

1. GAZOWY KOCIOŁ KONDENSACYJNY 24 kW Z ZAMKNIĘTĄ KOMORĄ SPALANIA
 2. PRZEWÓD Z BLACHY KWASOODPORNEJ Ø80/125mm WPROWADZONY DO KOMINA I WYPRWADZONY PONAD DACH
 3. WENTYLACJA WYWIEWNA GRAWITACYJNA Z KRATKĄ 14x21
 4. SZAFKA GAZOWA NA ZEWNĘTRZNEJ ŚCIANIE BUDYNKU
 5. GAZOMIERZ G-4
 6. KUCHENAKA GAZOWA 4-PALNIKOWA 11 kW
 7. TULEJE OCHRONNE PRZY PRZEJŚCIU PRZEZ ŚCIANĘ
- INSTALACJA GAZOWA PROJEKTOWANA
 NAWIETRZAK OKIENNY



HYDROTOM PAWEŁ TOMCZAK
62-100 WĄGROWIEC, ul. Kościuszki 9/6
Tel.: +48 502 399 203

Inwestor:	Gmina Skoki ul. Wincentego Ciastowicza 11, 62-085 Skoki	
Obiekt:	Wewnętrzna instalacja gazu w budynku mieszkalnym wielorodzinnym w Skokach przy ulicy Zamkowej 9, działka nr 78/1, pow. wągrowiecki	
Treść rysunku:	Rzut wewnętrznej instalacji gazu - rzut parteru	
Projektant:	mgr inż. Paweł Tomczak	<small>nr upr. bud. WK/P/0277/PWIOS/14 w spec. instal. i urządz. sanitarne</small>
Asystent:	inż. Dominika Kantorska	
Branża:	Sanitarna	Projekt techniczny
Data opracowania:	16.06.2021r.	Skala 1:50
		Nr rys. 2