


- Uwagi:
- przed przystąpieniem do robót zapoznać się z treścią uzgodnień zawartych w pismach, protokołach i decyzjach uzgadniających trasę sieci,
 - Podane rzędne zagłębienia sieci są orientacyjne, rzeczywiste zagłębienie istniejącego uzbrojenia może być inne,
 - Budowę rurociągów i studni należy rozpocząć po sprawdzeniu rzędnych miejsc włączenia oraz wszystkich innych rzędnych mających wpływ na zakres wykonywanych robót.
 - w miejscach skrzyżowań z istniejącym uzbrojeniem wykonać przekopy kontrolne
 - Skrzyżowania sieci kanalizacyjnej z kablami energetycznymi i teletechnicznymi istniejącymi zabezpieczyć rurami ochronnymi np. Arot

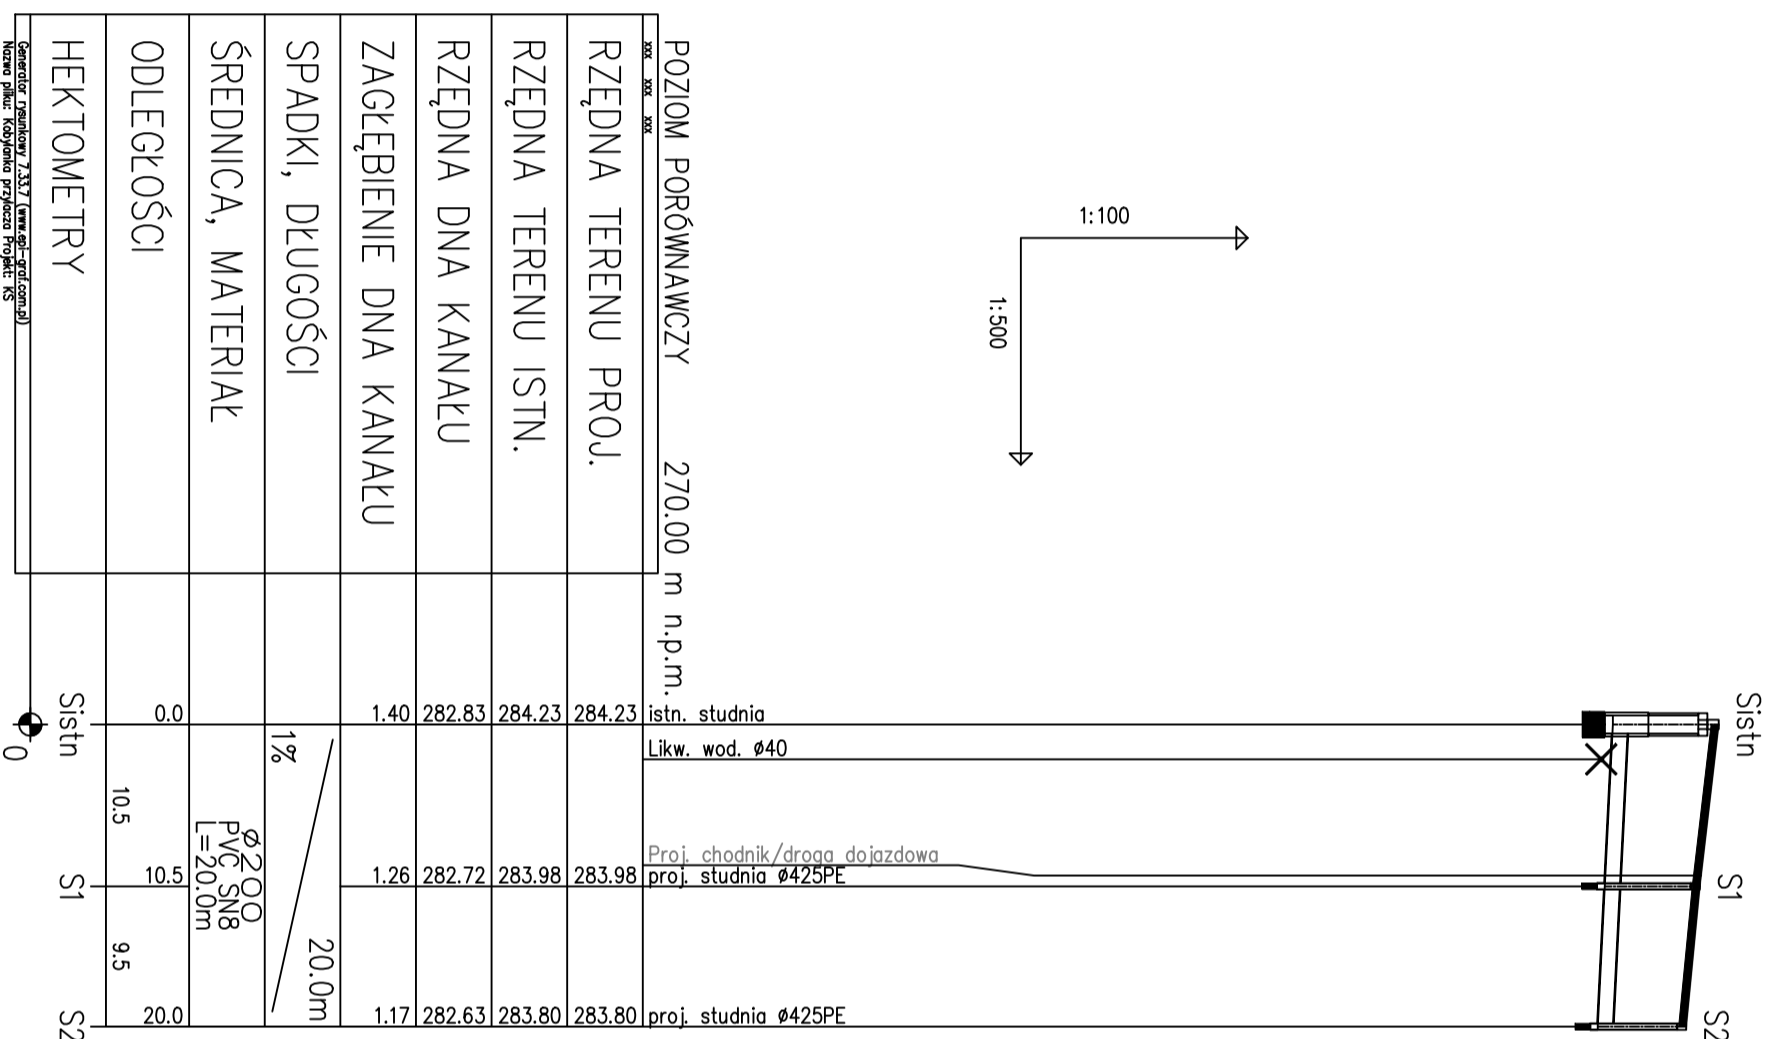

POZIOM PORÓWNAWCZY		270.00 m n.p.m.	
RZĘDNA TERENU PROJ.		284.23	istn. studnia
RZĘDNA TERENU ISTN.		284.23	
RZĘDNA DNA KANAKŁU		282.83	
ZAGŁĘBIENIE DNA KANAKŁU		1.40	
SPADKI, DŁUGOŚCI			1%
ŚREDNICA, MATERIAŁ			Ø200 PVC SN8
ODLEGŁOŚCI			L=20.0m
HEKTOMETRY			
	Sistn	0	
	S1	10.5	
	S2	20.0	

Generacja rysunku: 7.33.7 (www.gp-spl.com.pl)
Nazwa pliku: Kobylanka przjazd Projekt: KS

PROJEKTANT - BRANŻA SANITARNA: mgr inż. MICHAŁ KOŚCISZ up. PDK/0125/POOS/07 Specjalność Instalacyjna w zakresie sieci, instalacji i urządzeń sanitarnych
SPRAWDZAJĄCY - BRANŻA SANITARNA: inż. JERZY PŁOCHOCKI 35-818 Rzeszów, ul. Solarza 4/44 Upr. S-254/79 UW w Rzeszowie Specjalność Instalacyjno - inżynierska Sieci i Instalacje sanitarne
OPRACOWANIE: Weronika Łoboda
OBIEKT: Specjalny Ośrodek Szkolno Wychowawczy im. Marii Grzegorzewskiej w Kobylance
ADRES: dz. nr 907, 906/2, 1338 obr.0005 Kobylanka, gm. Gorlice
INWESTOR: Powiat Gorlicki ul. Biecka 3 38-300 Gorlice
DATA: 2022.07 NAZWA RYS.: PROFIL K. SANITARNEJ
SKALA: 1:100/500 NR RYS.: Z-02
KOD RYS.: Z-02
Jednostka projektowa: F-PROJEKT mgr inż. Marek Fijałkowski 33-300 Nowy Sącz, ul. Słowacka 31, tel. 606 702 851