


PRZEBUDOWA ODCINKA SIECI KANALIZACJI SANITARNEJ  
W ULICY MIŁEJ W ŚWIDWINIE DZ. NR 193/11; 193/12; 193/2 OBRĘB 0012

5.207.27.02.2.2

PROJEKT ZAGOSPODAROWANIA TERENU

RYS. NR :

1

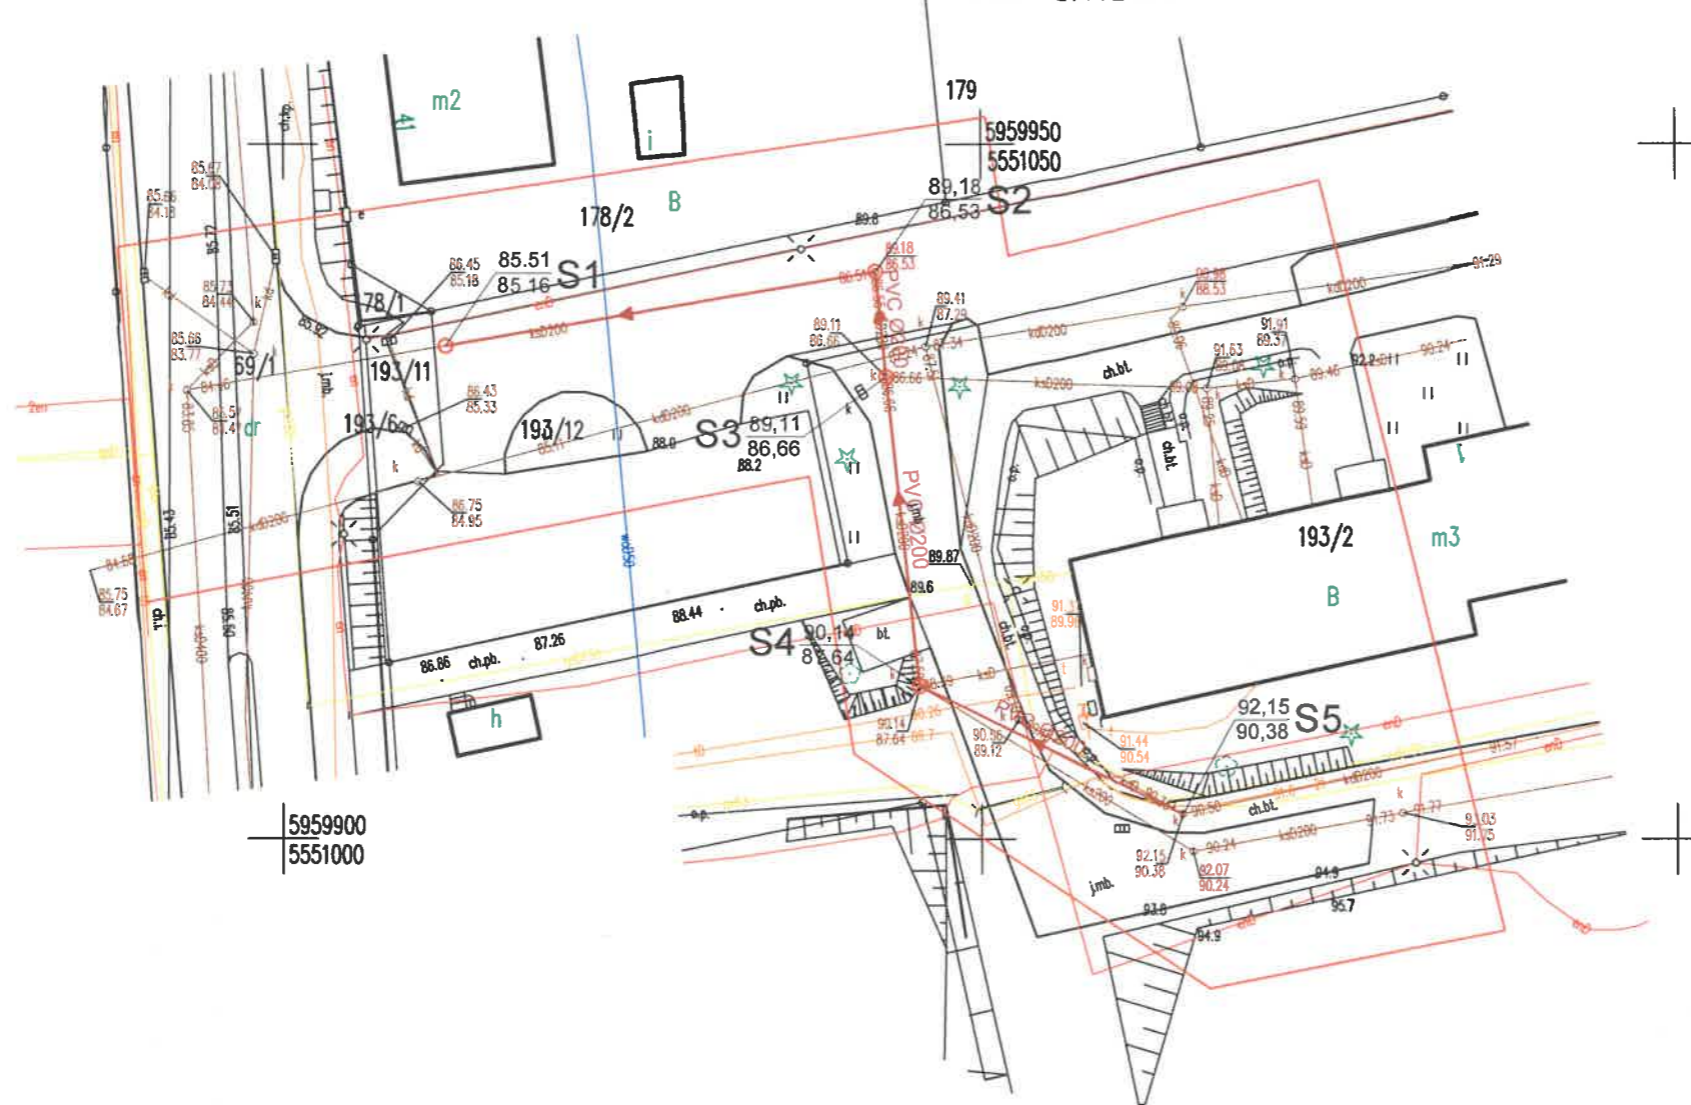

OZNACZENIA:

89,18  
86,53 S2 - Oznaczenie studni do wymiany

PVC Ø200 - Sieć kanalizacji sanitarnej do wymiany

Mapa do celów projektowych

Gmina: 321601\_1 m. Świdwin  
Obręb: 321601\_1.0012  
Obszar opracowania:

SKALA: 1:500

Nazwa układu współrzędnych: „PL-2000/5”

Nazwa układu wysokości: PL-EVRF2007-NH Amsterdam

W zakresie pomiaru nie badano istnienia obciążeń nieruchomości w postaci służebności przechodu lub przejazdu

Poświadczam że niniejszy dokument został opracowany w wyniku prac geodezyjnych, których rezultaty zawiera operat techniczny pozytywnie zweryfikowany. Jednocześnie informuję że jestem świadomy odpowiedzialności karnej za złożenie fałszywego oświadczenia.

Identyfikator zgłoszenia prac geodezyjnych	GG.6640.234.2023
Organ służby geodezyjnej który otrzymał zgłoszenie	Starosta Świdwiński
Numer i data sporządzenia dokumentu zawierającego pozytywny wynik weryfikacji.	GG.6640.234.2023_10219 z dn. 24.04.2023 r.
Imię i Nazwisko oraz numer uprawnień kierownika prac. inż. Paweł Michniewicz, nr uprawnień 20767	BIURO GEODEZYJNO-KARTOGRAFICZNE inż. Piotr Bulciewicz ul. Armii Krajowej 6A, 78-300 Świdwin tel. 666388367 geodetaswidwin@gmail.com NIP 6721997185, REGON 360880574 Wykonawca pracy

Data aktualizacji: 21.03.2023 r.

Data opracowania: 24.04.2023r.

BIURO PROJEKTÓW:	mgr inż. Robert Golczyk 78-300 ŚWIDWIN UL. WENEDÓW 2/10			
INWESTOR:	Zakład Usług Komunalnych Sp. z O.O. ul. Armii Krajowej 21			
ADRES:	78-300 Świdwin obr 0012 nr działki 193/11; 193/12; 193/2			
OBIEKT:	PRZEBUDOWA ODCINKA SIECI KANALIZACJI SANITARNEJ			
TREŚĆ RYSUNKU:	PROJEKT ZAGOSPODAROWANIA TERENU			
	IMIĘ I NAZWISKO	NR UPRAWNIENI	PODPIS	DATA: 27 KWIECIEŃ 2023
PROJEKTOWAŁ:	mgr inż. Robert Golczyk	ZAP/0098/PWOS/12	<i>[Signature]</i>	SKALA:
SPRAWDZIŁ:	mgr inż. Piotr Kościak	ZAP/0105/PWOS/09		NR RYSUNKU: 1
KREŚLIŁ:				