



PARTER

PROPOZYCJE LOKALIZACJI NOWYCH PRZYŁĄCZY WOD-KAN:

(Tylko nowe przyłącza wynikające z projektu). Należy sprawdzić lokalizację istniejących przyłączy i czy istnieje możliwość podpięcia się pod nie. Przed rozpoczęciem prac, należy sporządzić projekt **wykonawczy instalacji wod-kan** przez uprawnioną do tego osobę. Prace prowadzić zgodnie z wymaganiami i wytycznymi uprawnionej osoby; Wszystkie roboty należy wykonywać zgodnie z polskimi normami, "Warunkami technicznymi wykonania i odbioru robót budowlano- montażowych" opracowanymi przez Instytut Techniki Budowlanej oraz z zasadami wiedzy technicznej.

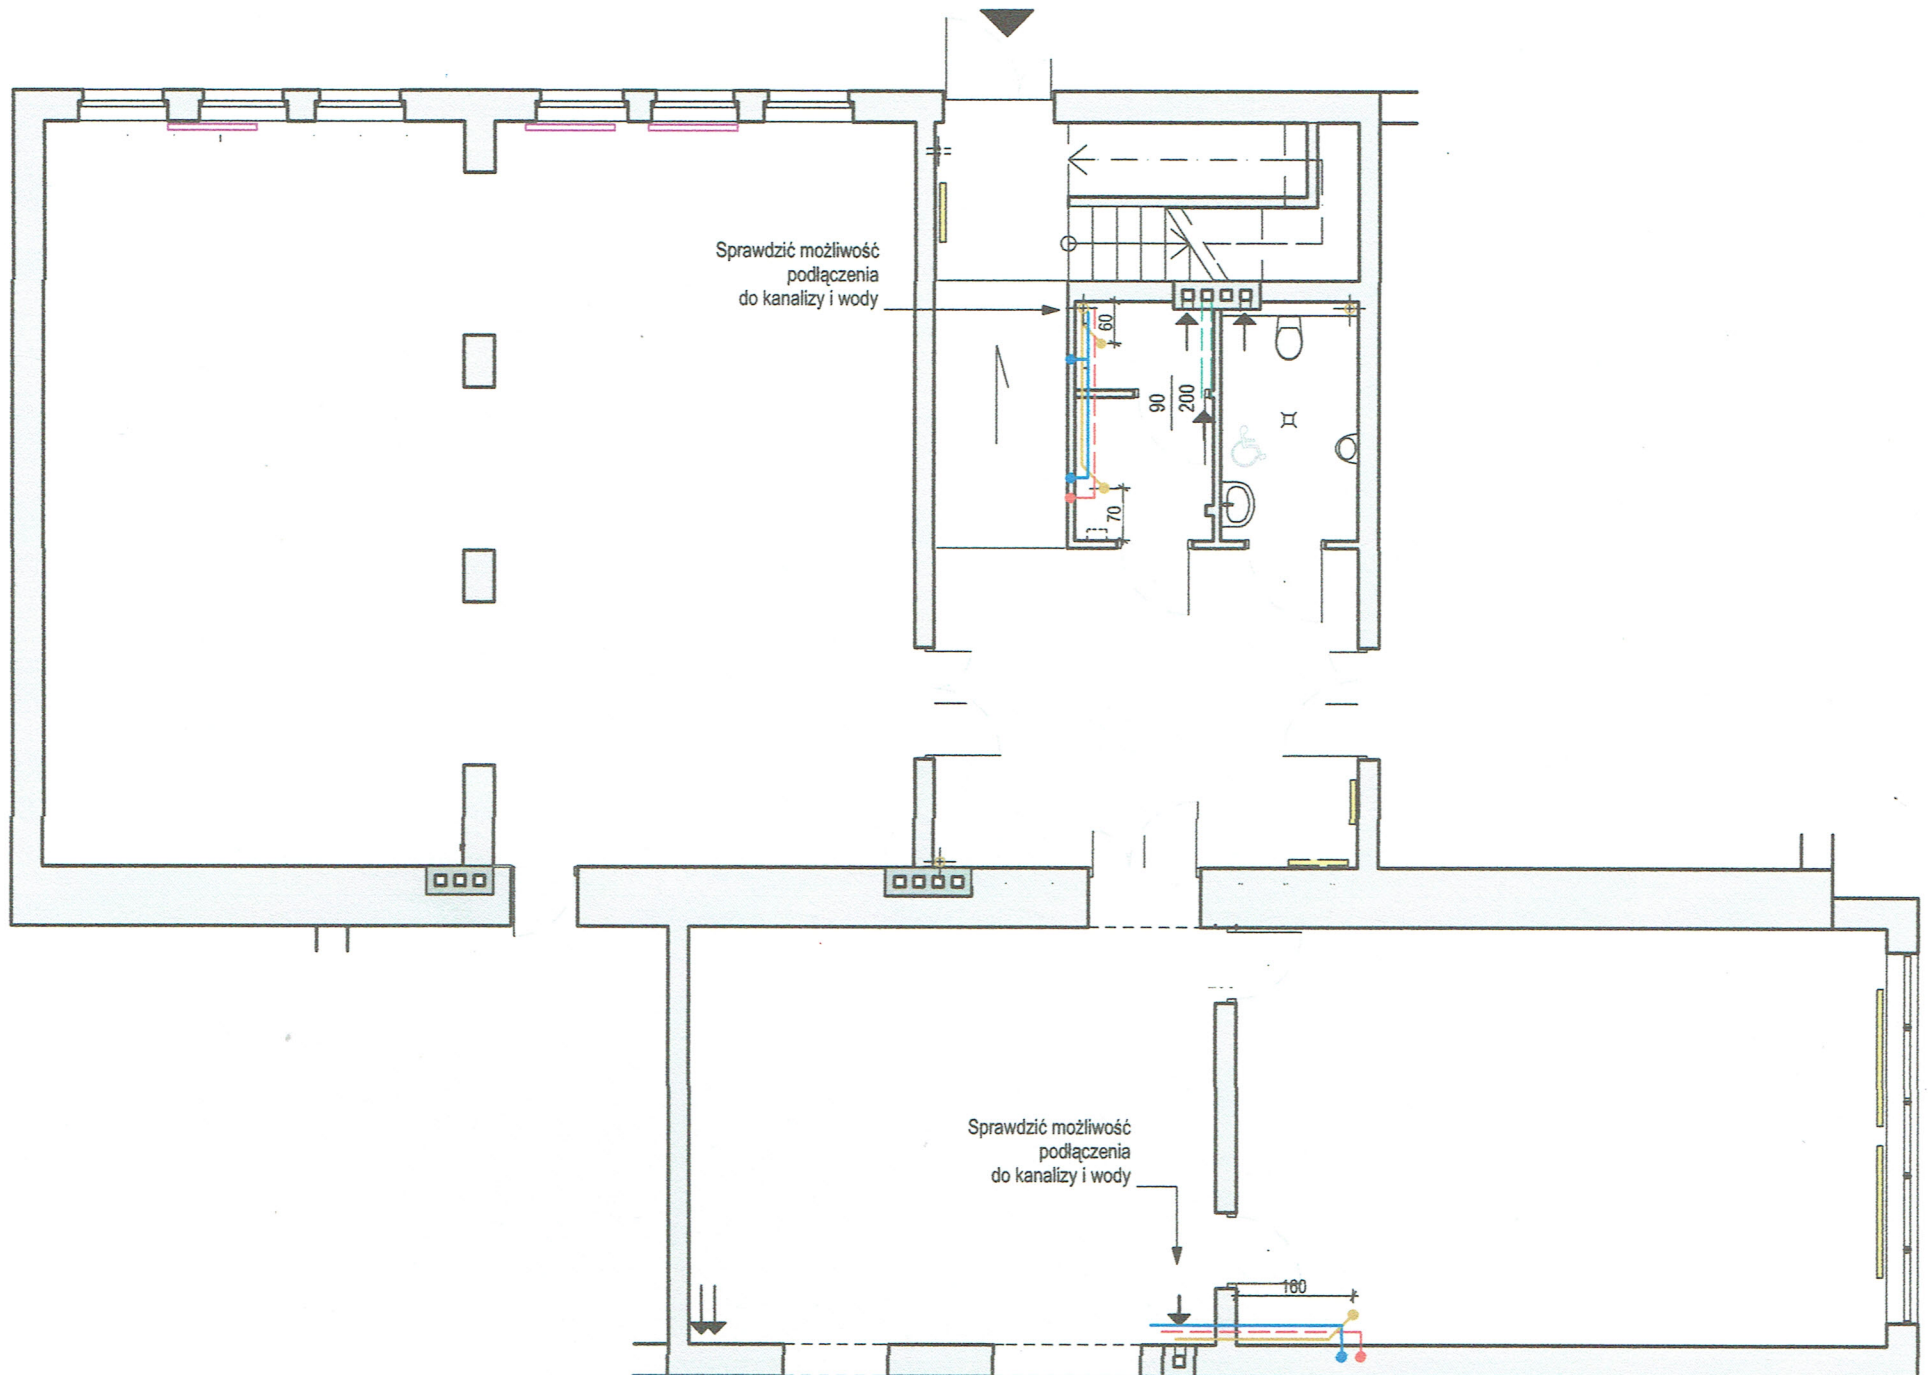

PIĘTRO

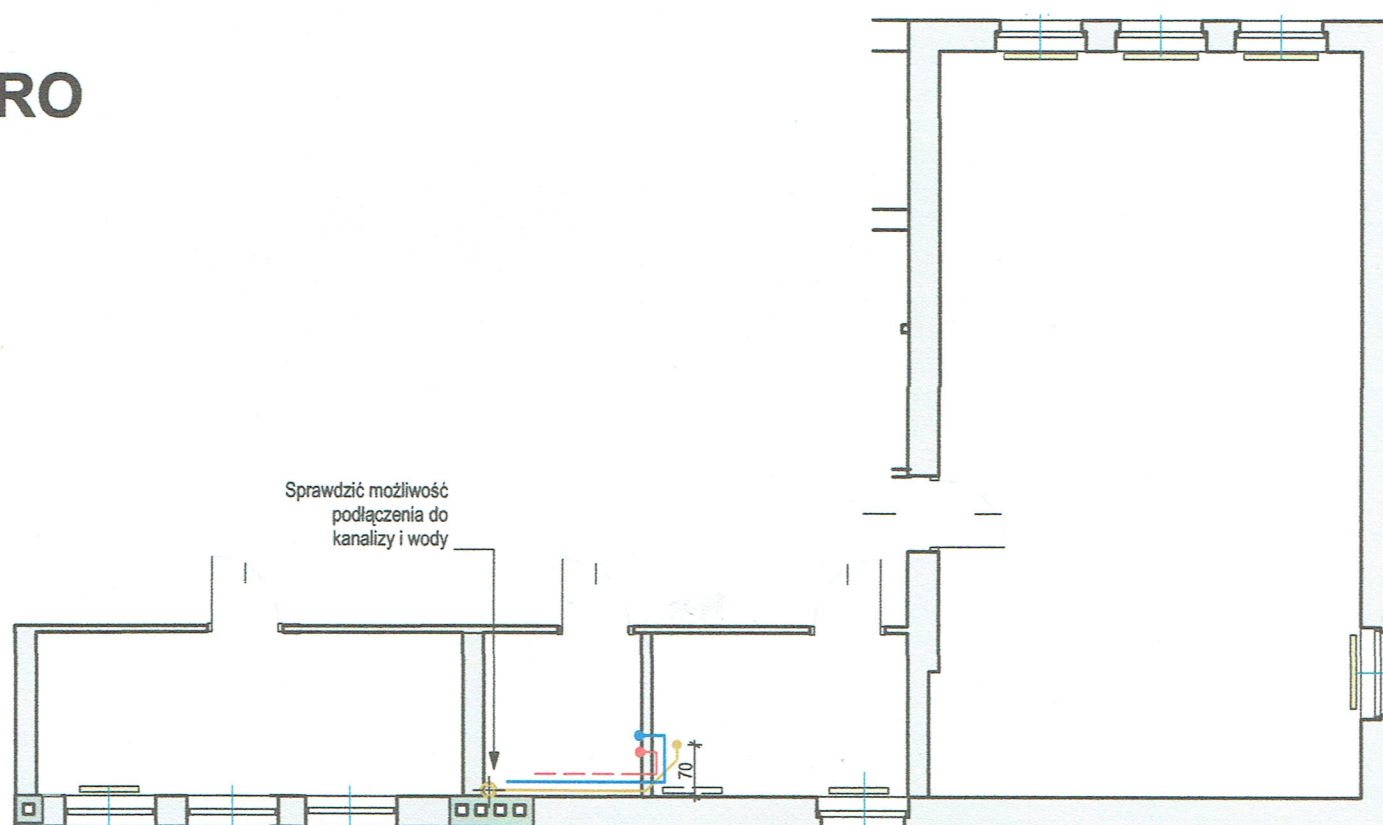

PROJEKT: Opracowanie wnętrza Gminnej Biblioteki Publicznej w Mieścisku		
PROJEKTANT / OSOBA KONTAKTOWA: mgr inż. arch. Maria Szulc, tel: 609 363 763		
NAZWA RYSUNKU: WYTYCZNE DO INSTALACJI WODNO-KANALIZACYJNEJ		
ETAP: projekt koncepcyjny	NR RYSUNKU: B.4	
DATA: 08.06.2022r.	SKALA: 1:100	