


PROFIL KANALIZACJA SANITARNA 1:100

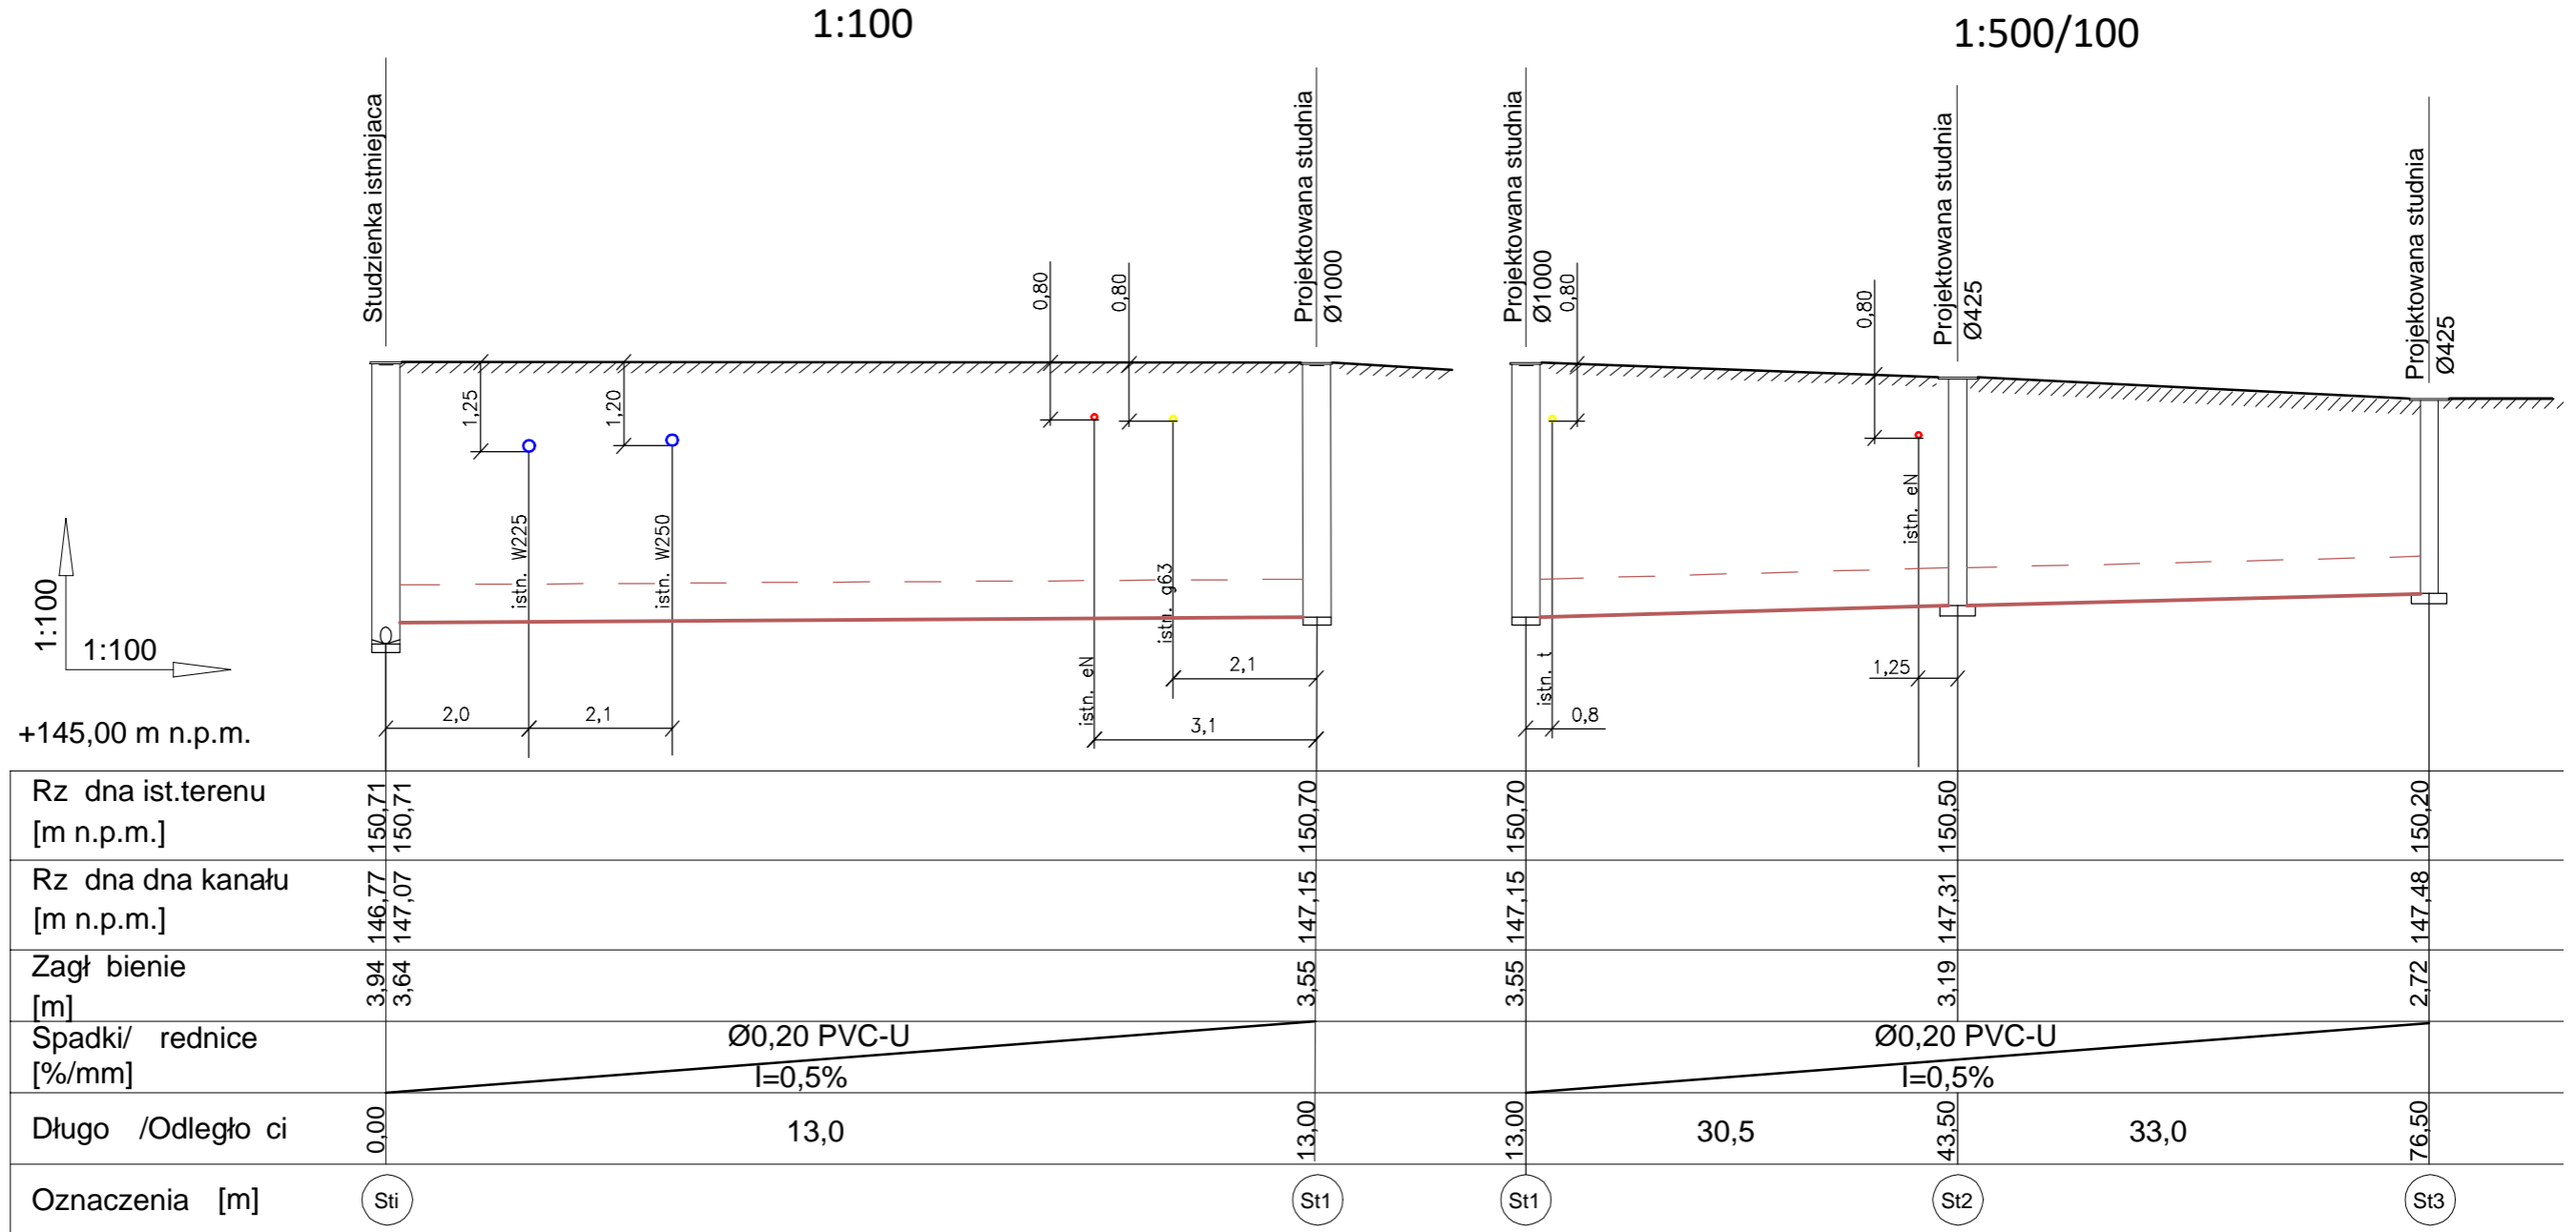

Uwaga:

1. Przed przystąpieniem do wykonania robót budowlano-montażowych należy określić rzędne posadowienia uzbrojenia istniejącego w które włączana jest projektowana wew. instalacja kanalizacji. W przypadku stwierdzenia odchyłki od założonych projektowych rzędnych i skorygować rzędne wysokości projektowanych elementów zachowując projektowane spadki i normowe zagłębienia kanału.
2. Przed przystąpieniem do wykonania robót budowlano-montażowych należy określić rzędne posadowienia uzbrojenia istniejącego na trasie projektowanej instalacji wew. kanalizacji sanitarnej.
3. W miejscu skrzyżowania z podziemnym uzbrojeniem prace należy wykonywać ręcznie pod nadzorem zainteresowanych służb zarządcy sieci.
4. Nie wyklucza się istniejącego uzbrojenia podziemnego nienaniesionego na mapie.
5. Istniejące uzbrojenie na trasie wykonywanej wew. instalacji należy zabezpieczyć.
6. W przypadku uszkodzenia znaku geodezyjnego należy go odtworzyć.

JEDNOSTKA PROJEKTOWA:	 PRACOWNIA GEODEZYJNO - PROJEKTOWA Adam Bednarz Kom. 604 485 172 Piotr Suski Kom. 666 997 670 ul. Piastowska 2 geodeta_bezag@wp.pl	INWESTOR:	Gmina Skarbimierz ul. Parkowa 12 49-318 Skarbimierz Os.
NAZWA INWESTYCJI:	ZEWNIĘTRZNA SIĘĆ KANALIZACJI SANITARNEJ	BRANŻA:	SANITARNA
LOKALIZACJA:	Obszar 0105 Skarbimierz, Gmina 160102-2 Skarbimierz Dz. nr 247/4, 273, 156/2, 275/1,	DATA:	Marzec 2023r.
NAZWA RYSUNKU:	PROFIL KANALIZACJI SANITARNEJ	PODPIS:	SKALA: 1:100/500
PROJEKTOWAŁ: /INSTAL. SANIT./	mgr inż. Piotr Piotrowski upr. nr OPL/1619/PBS/18		NUMER RYSUNKU S-1