


MAPA DO CELÓW PROJEKTOWYCH
SKALA 1:500

województwo pomorskie
powiat: leborski
miasto: Lebork
ul. Kołojarzy 6
00006
ID: 500506
ID: 65401387.2016
Urząd wysokości: Konstancja "986"
----- zakres opracowanie mapy

Sporządzona na podstawie kopii mapy zasadniczej oraz pomiaru uzbrojenieowego w kwietniu 2017r.
Wykonawca: GEODEZIA S.C. w Leborku

Mapę sporządzono bez udziału służbności
użytkowników w księgach wieczystych
Nie wykazano się istnieniem w terenie różnic
przebiegu granic przyległych i nie zostały oznaczone
w czasie inwentaryzacji geodezyjnej

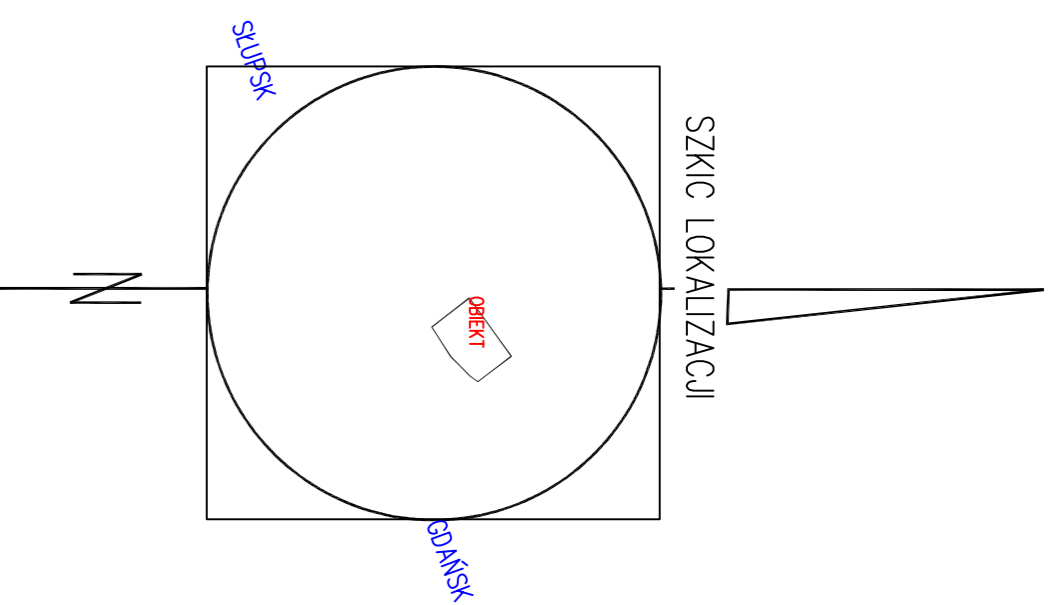


Posiadaacza się, ze mniejszy dokument został opracowany w wyniku prac geodezyjnych i kartograficznych, których rezultaty zawiera raport techniczny wpisany do ewidencji materiałów geodezyjnych i kartograficznych	STAROSTA LEBORSKI
Organ prowadzący państwowy zasób geodezyjny i kartograficzny	STAROSTA LEBORSKI
Identyfikator ewidencyjny materiału zasobu - operacji technicznej	P.2208.2017.5M
Data wpisania operacji technicznej do ewidencji materiałów zasobu	11.04.2017
Imię, nazwisko i podpis osoby reprezentującej organ	M. Jankiewicz

STAROSTWO POWIATOWE
w LEBORKU
Wzrostki Geodezji
Zespół Usługomien Dokumentacji Projektowej
dla Powiatu Leborskiego
84-300 Lebork, ul. Czyskielów 5
tel 59 862 18 73 59 862 39 56

W obszarze objętym opracowaniem nie ma obowiązujących projektów siatek uzbrojenia terenu.
Lk. 11.04.2017, M. Jankiewicz
miejscowość: data imię, nazwisko i podpis

GEODETA UPRAWNIENIY
Andrzej Kalka
84-300 Lebork, ul. Grodowa 12
Nr. licencji zawod. 5691

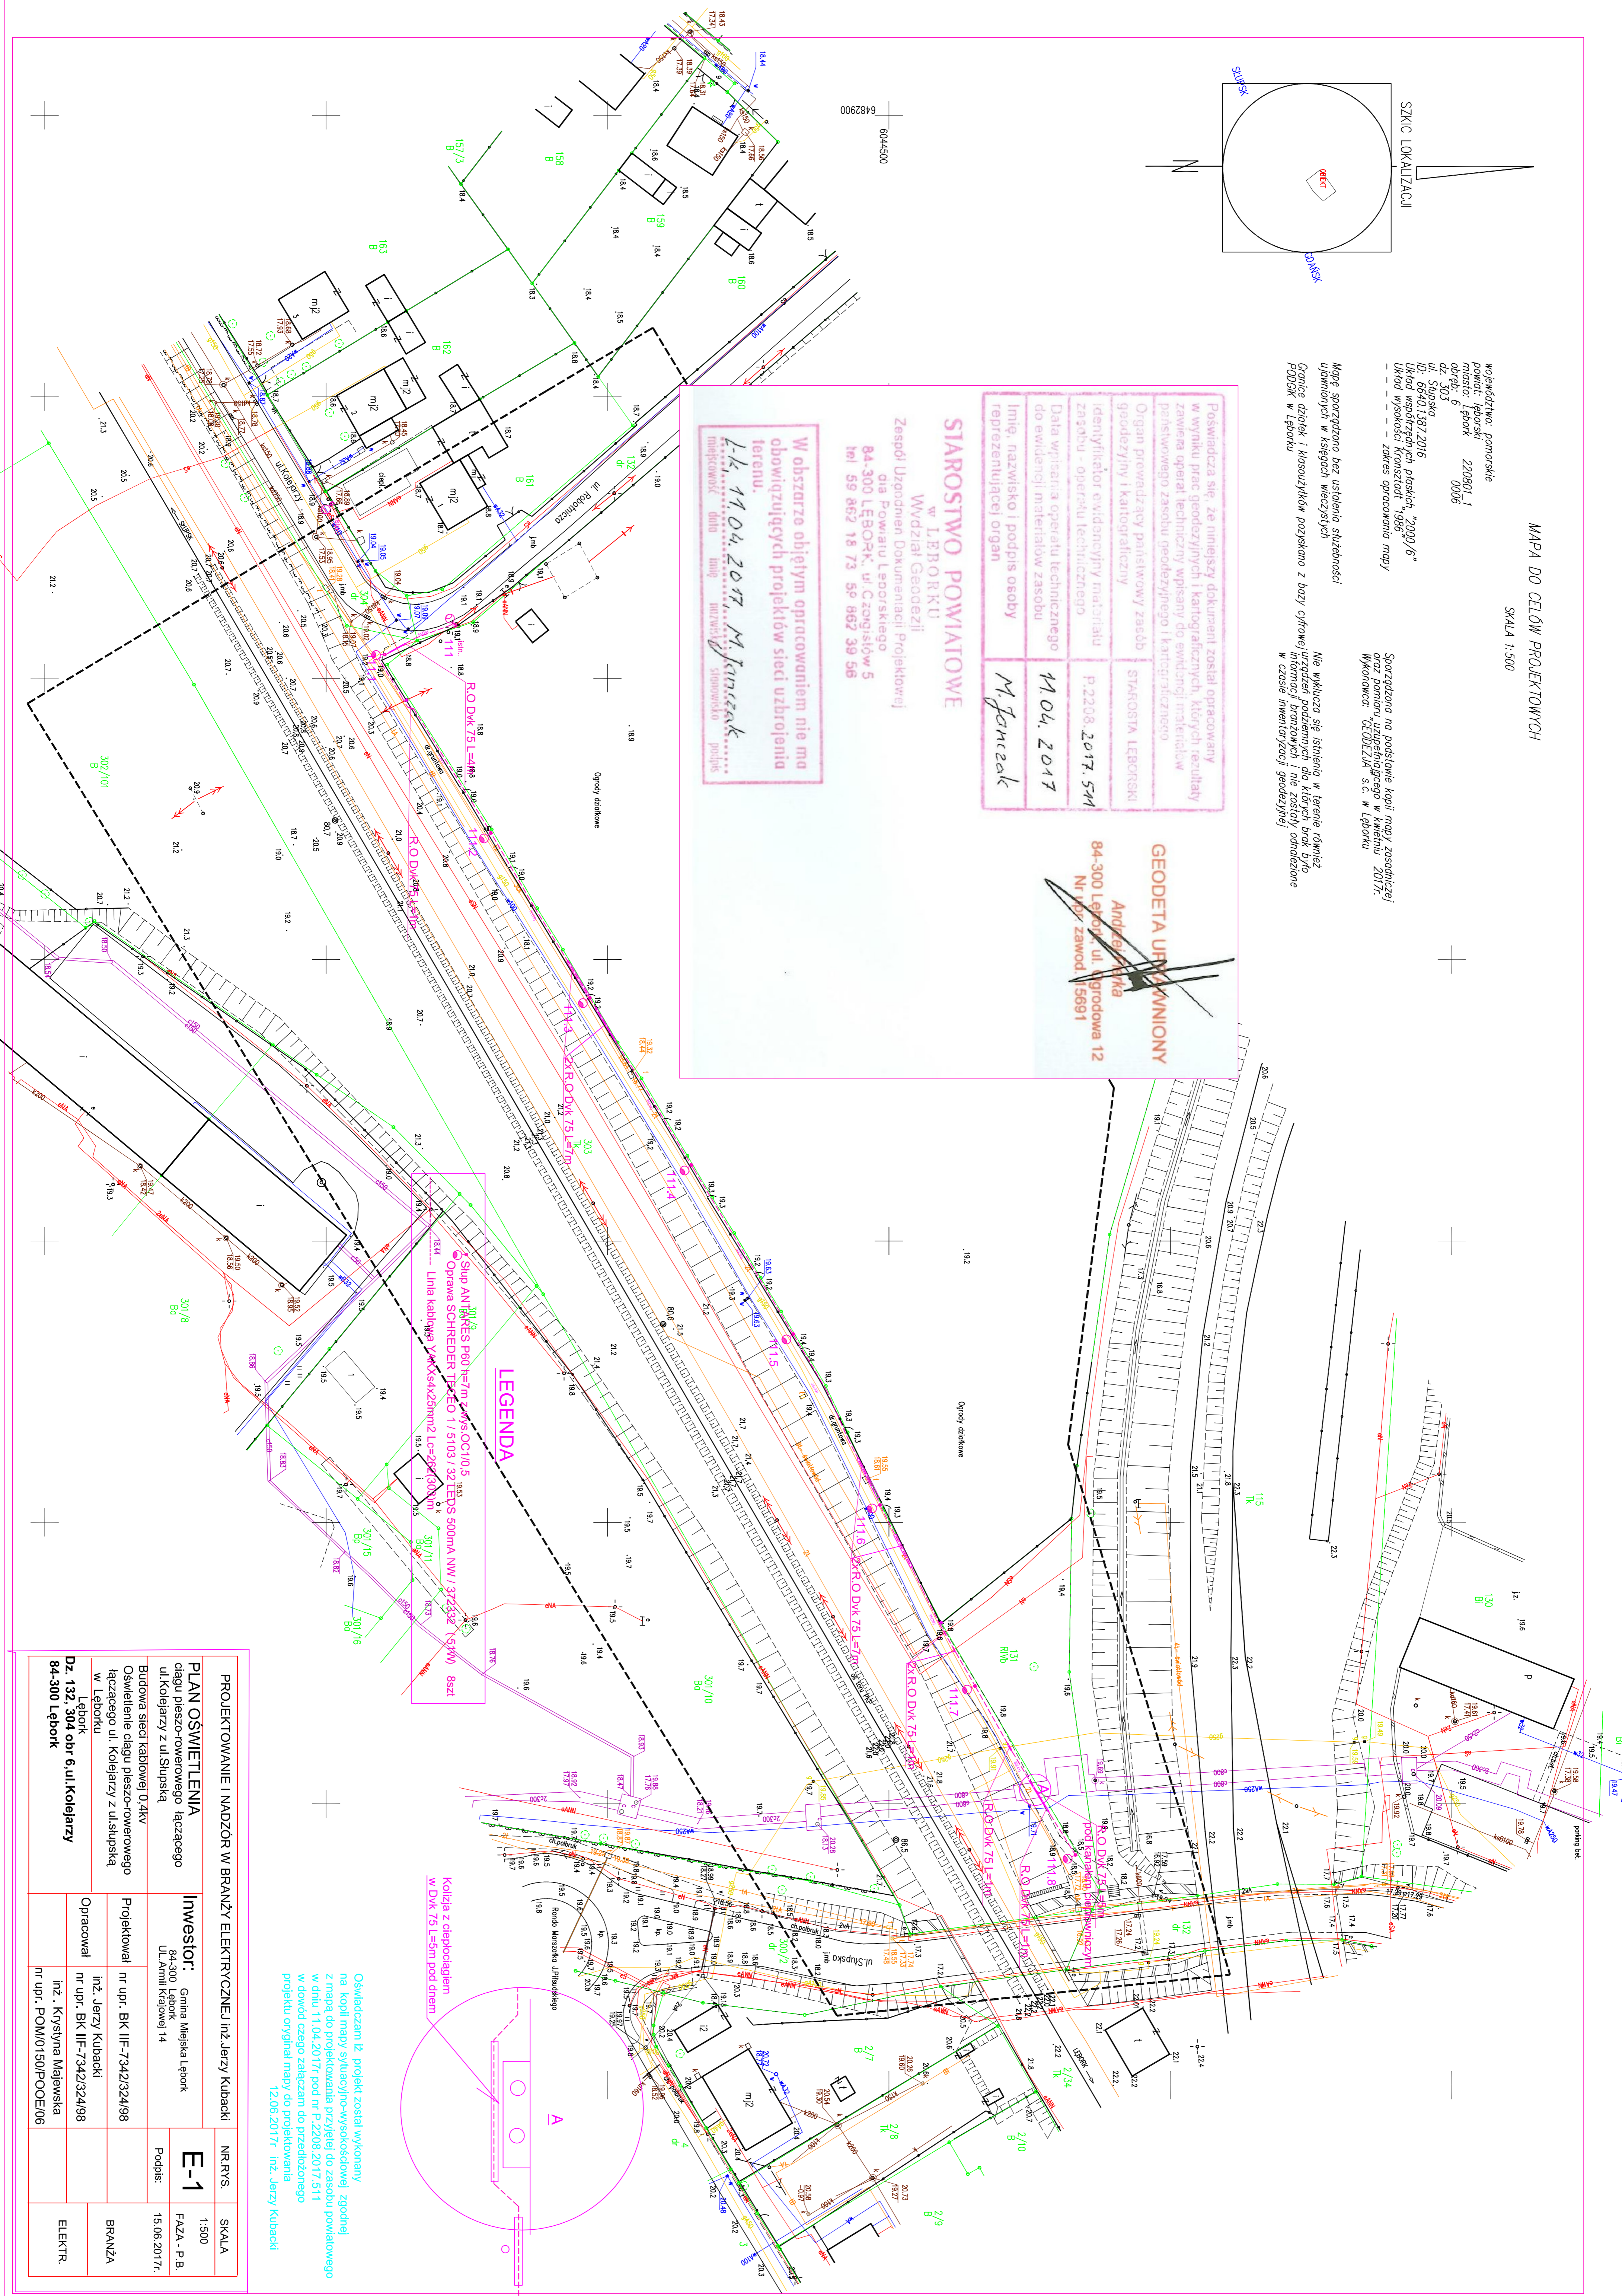

LEGENDA

Oświadczam iż: projekt został wykonany na kopii mapy sytuacyjno-wysokościowej zgodnej z mapą do projektowania przyjętej do zasobu powiatowego w dniu 11.04.2017r pod nr P.2208.2017.5111 w dowód czego załączam do przedłożonego projektu oryginalną mapę do projektowania 12.06.2017r. Inż. Jerzy Kubacki

PROJEKTOWANIE I NADZÓR W BRANŻY ELEKTRYCZNEJ Inż. Jerzy Kubacki		NR/RYS.	SKALA
PLAN OŚWIETLENIA ciągu pieszo-rowerowego łączącego ul. Kołojarzy z ul. Słupską		E-1	1:500
Inwestor: Gmina Miejska Lebork 84-300 Lebork ul. Armii Krajowej 14		Podpis:	FAZA - P.B. 15.06.2017r.
Projektował: Inż. Jerzy Kubacki nr upr. BK-IF-7342/324/98		BRANŻA	
Opracował: Inż. Krysztyna Malewska nr upr. POM/0150/POOE/06		ELEKTR.	
Dz. 132, 304 obr. 6 ul. Kołojarzy w Leborku		84-300 Lebork	