


WEWNĘTRZNA INSTALACJA GAZU - RZUT LOKALU

LEGENDA

- - - ISTNIEJĄCA INSTALACJA - NIE PODLEGA WYMIANIE
- PROJEKTOWANA INSTALACJA - WYKONAĆ Z RUR MIĘDZIANYCH ŁĄCZONYCH PRZEZ LUTOWANIE LUTEM TWARDYM LUB O INNYCH POŁĄCZENIACH SPEŁNIAJĄCYCH WYMAGANIA SZCZELNOŚCI I TRWAŁOŚCI OKREŚLONE W POLSKIEJ NORMIE DOT. PRZEWODÓW GAZOWYCH W BUDYNKU
- RURA OSŁONOWA NA PRZEJŚCIU PRZEZ PRZEGRODĘ
- ZAWÓR KULOWY GWINTOWANY
- KG4p - PROJEKTOWANA KUCHNIA GAZOWA 4 - PALNIKOWA
- KCO+CWU - PROJEKTOWANY KOCIOŁ GAZOWY 2 - FUNKCYJNY Z ZAMKNIĘTĄ KOMORĄ SPALANIA
- G4M25 - ISTNIEJĄCY GAZOMIERZ MIECHOWY TYPU G4
- WK/WŁ - PROJEKTOWANA GRAWITACYJNA WENTYLACJA WYWIEWNA KUCHNI/LAZIENKI - DOBUDOWAĆ KANAŁY STALOWE
- SPS - PROJEKTOWANY PRZEWÓD POWIETRZNO-SPALINOWY DLA KOTŁA - DOBUDOWAĆ KANAŁ Z BLACHY STALOWEJ KWASOODPORNEJ

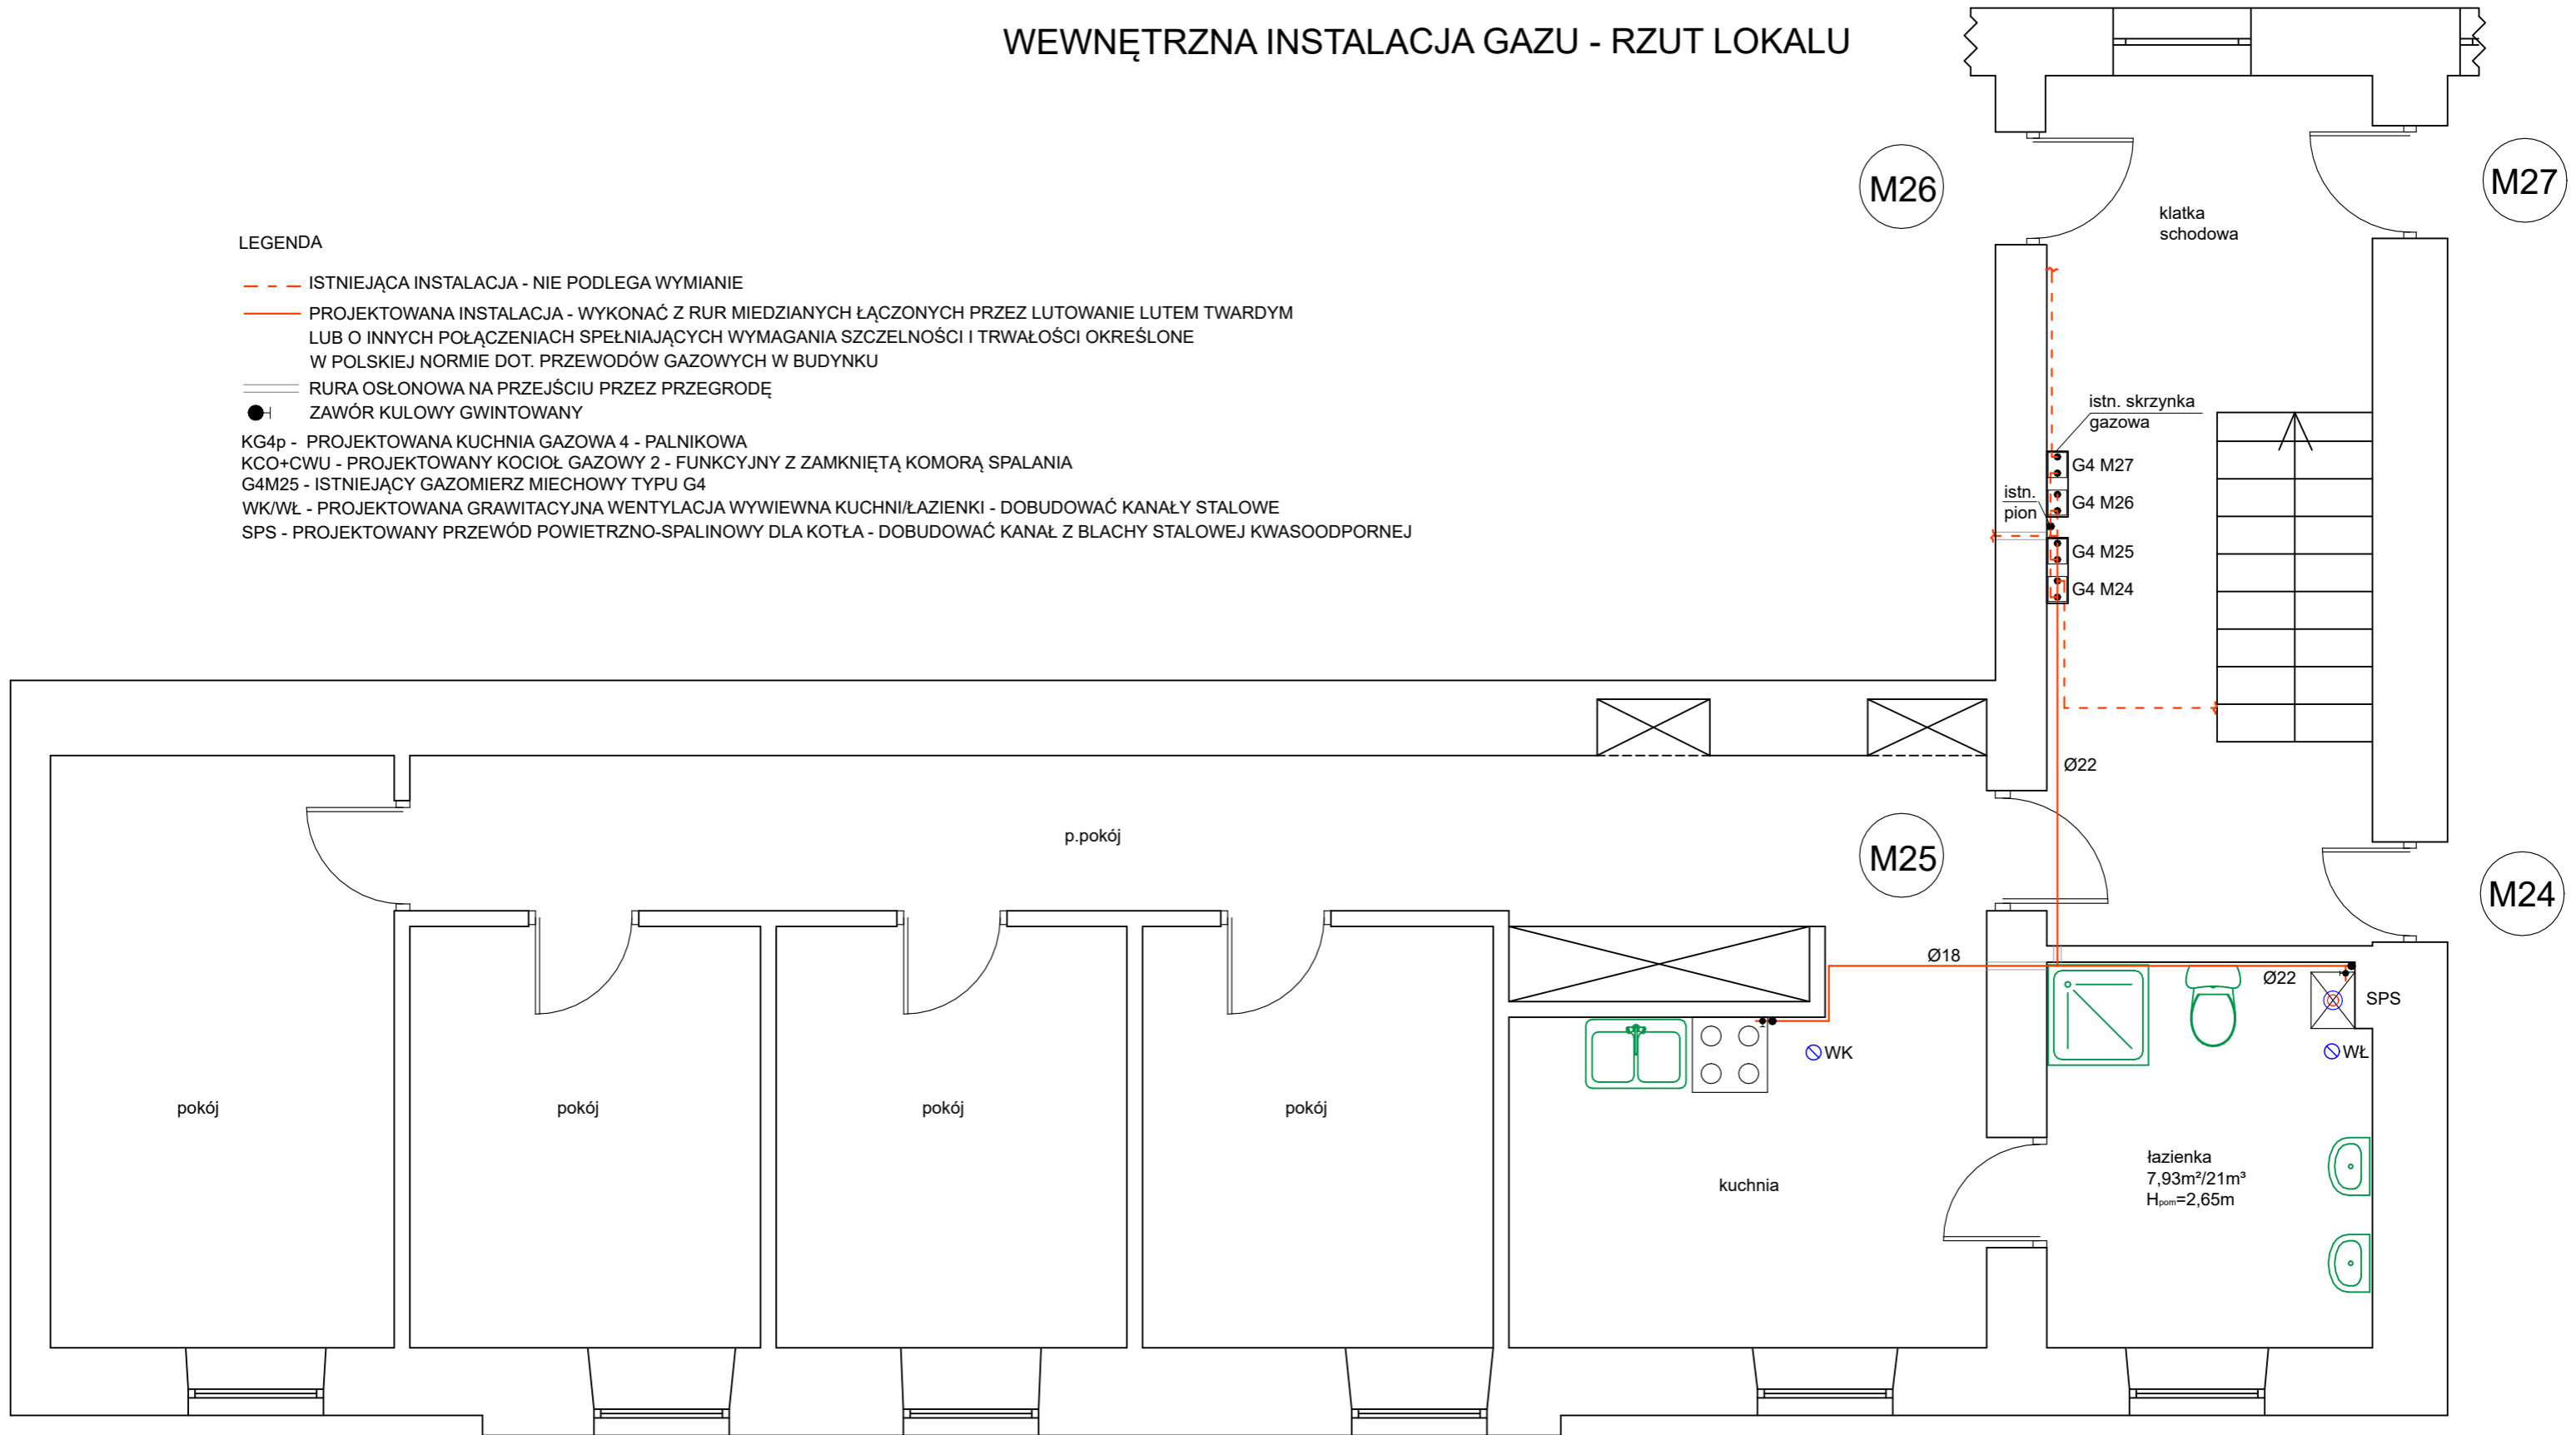

← ul. Wojska Polskiego →

NAZWA OBIEKTU	WEWNĘTRZNA INSTALACJA GAZU RZUT LOKALU		
INWESTOR	MIASTO PIOTRKÓW TRYBUNALSKI PASAŻ KAROLA RUDOWSKIEGO 10 97-300 PIOTRKÓW TRYBUNALSKI		
ADRES INWESTYCJI	UL. WOJSKA POLSKIEGO 3 M.25 97-300 PIOTRKÓW TRYB. DZ. NR 40 OBR.0021		
PROJEKTANT	MGR INŻ. JAKUB SZAJEWSKI	NR UPRAWNIENI LOD/1605/POOS/11	
SKALA 1:50	RYSUNEK NR 1	DATA OPRACOWANIA	MARZEC 2022