


PROJEKT TECHNOLOGICZNY STOŁÓWKI
W OSRODKU SZKOLENIOWO - WYCHOWAWCZYM
W BYSTRZYCY, DZIAŁKA NR 1132/2

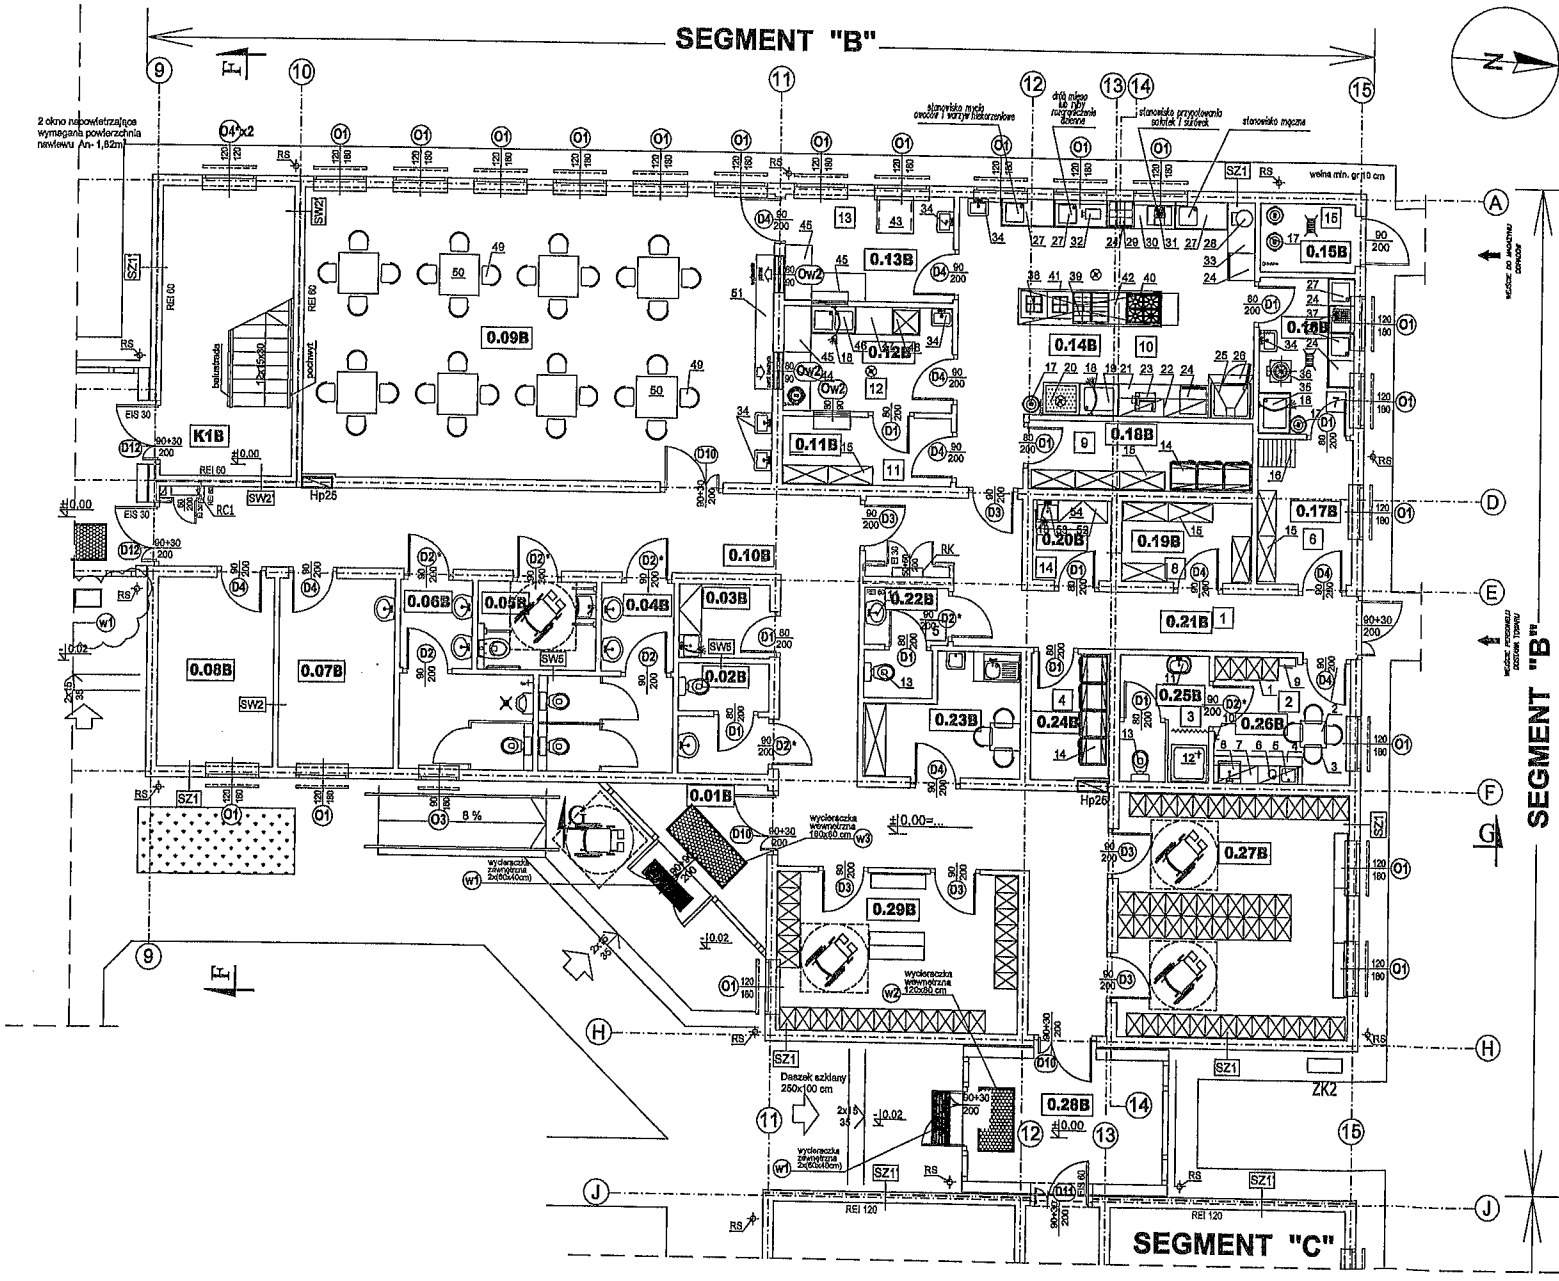

WYKAZ POMIESZCZEŃ NA KONDYGNACJI PRZYZIEMIA - SEGMENT "B"

Nr pom.	Nazwa pomieszczenia	Powierzchnia [m ²]	Went.	Temp. oblicz. [C]
0.09B	Stołówka	67,16	uwaga	+20
0.10B	Korytarz I	55,18	1,5	+20
0.11B	Magazyn naczyń	5,60	2,0	+20
0.12B	Zmywalnia naczyń	8,60	uwaga	+20
0.13B	Rozdzielnia posiłków	8,68	uwaga	+20
0.14B	Kuchnia	33,85	uwaga	+20
0.15B	Pomieszczenie na odpady	3,20	2,0	+0-+10
0.16B	Obróbka wstępna warzyw, ryb i jaj	7,33	uwaga	+20
0.17B	Magazyn warzyw	6,81	2,0	+12
0.18B	Spizalnia podręczna	7,58	2,0	+16
0.19B	Magazyn artykułów spożywczych	5,11	2,0	+16
0.20B	Pomieszczenie porządkowe	3,10	1,50	+16
0.21B	Korytarz II	17,68	1,5-2,0	+20
0.22B	WC personelu kuchni	4,00	50m ³ /h/oczko	+20
0.24B	Magazyn artykułów przechowywanych w warunkach chłodniczych	4,90	2,0	+16
0.26B	pom. hig. - sanit.	5,58	100m ³ /h/oczko	+24
0.26B	Szafnia + pom. socjalne	8,27	4,0	+20
	Razem	252,62		

TABELA 2- WYPOSAŻENIE TECHNOLOGICZNE

Nr	WYPOSAŻENIE TECHNOLOGICZNE	Ilość	Długość	Głębokość	Masa	Napięcie	Woda	Odpływ
1	SZAFKA UBRANIOWA DWUDZIELNA	4						
2	STOŁ	4						
3	KRZESŁO TYPOWE	4						
4	SZAFKI ZAMKNIĘTE KUCHENNE CZĘŚCIOWO ZABUDOWANE SZAFKAMI	1						
5	UMYWALKA DO RĄK W BLACIE	1					R3/8" w(z+o)	
6	CZAJNIK DO OTWIANIA WODY	1				230		
7	SZAFKA WISZĄCA	1						
8	BLEZNOZMYWAK 1-KOMOROWY W BLACIE	1					R3/8" w(z+o)	
9	APTECZKA 1-EJ POMOCY MEDYCZNEJ	1						
10	WIEŠZAK UBRANIOWY	1						
11	UMYWALKA DO RĄK TYPOWA	2					R3/8" w(z+o)	
12	MISKA WISZĄCA	2						
13	BRODZIK	1						
14	SZAFKA CHŁODNICZA	7				230	R3/8" w(z+o)	
15	REGAŁ MAGAZYNOWY	11						
16	PALETA ZABUDOWANA PŁASKA	1						
17	POJEŃNIK NA ODPADY POPRODUKcyjne	1						
18	BATERIA PRZYSZKOWA GASTRONOMICZNA Z WYLEWKĄ	1					R1/2" w(z+o)	
19	BASEN 1-KOMOROWY DO MYCIA SPRZĘTU KUCHENNEGO	1					R3/8" w(z+o)	
20	REGAŁ OCZYSZCZONY	1						
21	STOŁ DO PRACY ZABUDOWANY SZAFKAMI	1						
22	SZAFKA WISZĄCA	2						
23	KRAJALNICA	1				230		
24	CHEŁDZIENKA POD BLATOWA	2				230		
25	PŁOĆ KONIEKCYJNO - PAROWY ELEKTRYCZNY 10+1x GNI/	1						
26	RETGO BLUE VISION Z PODSTAWĄ POD PIEC	1				400	2x 3/4" w(z)	
27	OKAP WYCIĄGOWY OPAROWY NAD PIECEM KONIEKCYJNO-PAROWYM	1						
28	STOŁ DO PRACY ZE ZŁEWEM JEDNOKOMOROWYM	2				230	R3/8" w(z+o)	
29	MISZALKA DO CIĄTA	1				230		
30	PIENI MASZYNKI	1						
31	STOŁ DO PRACY ZABUDOWANY SZAFKAMI	1				230		
32	SZAFKOWA WIERZYM Z KOMPLEKTEM 7 TARCZ	1				400		
33	STOŁ DO PRACY ZABUDOWANY SZAFKAMI	1						
34	UMYWALKA DO RĄK BEZOPSŁUGOWA	6					R3/8" w(z+o)	
35	BASEN 1-KOMOROWY NA MYCIA WĄŻYŃ	1					R3/8" w(z+o)	
36	ODBIENIARKA DO ZEMIAWÓW Z SEPARATOREM ODEZTAKI WSD 16RD	1				400	R3/4" w(z)	
37	NAŚWIETLACZ DO JAJ PROMIENIAMI UF	1						
38	TABORET	2				400		
39	PATELNA LICZYMIA ELEKTRYCZNA	1				400		
40	KUCHNIA ELEKTRYCZNA 4 PALNIKOWA NA PODSTAWIE	1				400		
41	OKAP WYCIĄGOWY OPAROWY	1				400		
42	ELEMENT NEUTRALNY Z SZAFKI	2						
43	STOŁ DO PRACY - JEDYNY	1						
44	STOŁ DO PRACY Z OTWORNEM NA ODPADY	1						
45	STOŁ DO PRACY CZĘŚCIOWO ZABUDOWANY SZAFKAMI	3						
46	STOŁ DO PRACY ZE ZŁEWEM DWUKOMOROWYM	1					R3/8" w(z+o)	
47	STOŁ DO PRACY CZĘŚCIOWO ZABUDOWANY SZAFKAMI	1						
48	UMYWALKA KAPLUBROWA	1				400	R3/4" w(z)	
49	KRZESŁO	1						
50	STOŁ	1						
51	BLAT OKIADZCY	1						
52	WIEŠZAK NA MOPY	1						
53	ZLEWIDZNIK PORZĄDKOWY UMIESZCZONY NA WYSOKOŚCI 80 CM	1					R3/8" w(z+o)	
54	SZAFKA NA SPRZĘT PORZĄDKOWY	1						

UWAGA:

- STOŁÓWKA
nawiew 5w/h - wyliew 4w/h - nadciśnienie lub równowaga wyliew najlepiej wyliczyć wg. bilansu)
20m³/h/osoba (dobrac mniej korzystną wersję)
- KUCHNIA
nawiew 10w/h - wyliew 12w/h - podciśnienie należy jednak uwzględnić bilans
ciepło-wilgotnościowy - dobrać mniej korzystną wersję
- POMIESZCZENIE OBRÓBKI WSTĘPNEJ WARZYW, RYB I JAJ
nawiew 3w/h - wyliew 4w/h
- ZMYWALNIA NACZYŃ STOŁOWYCH, ROZDZIELNIA POSIŁKÓW
nawiew 3w/h - wyliew 4w/h

PRACOWNIA PROJEKTOWA ADRESZKA KAWIAR ul. Słowackiego 19/40 52-475 LUBELŃ tel. 800 900 710 op@adresa.kawiar.pl	UL. SZAFKOWA 19/40 20-475 LUBELŃ Projektant mgr inż. Apolonia Karwasz
OBJEKT: STOŁÓWKA	Przebieg:
RZUT PARTERU	Skala: 1:50
Wielkość: PROJEKT TECHNOLOGICZNY STOŁÓWKI W OSRODKU SZKOLENIOWO - WYCHOWAWCZYM W BYSTRZYCY, DZIAŁKA NR 1132/2	Ar. rysunku: 101 Data: 02.2023r.