


Schemat instalacji elektrycznej
Instalacja fotowoltaiczna PV
Rzut dachu

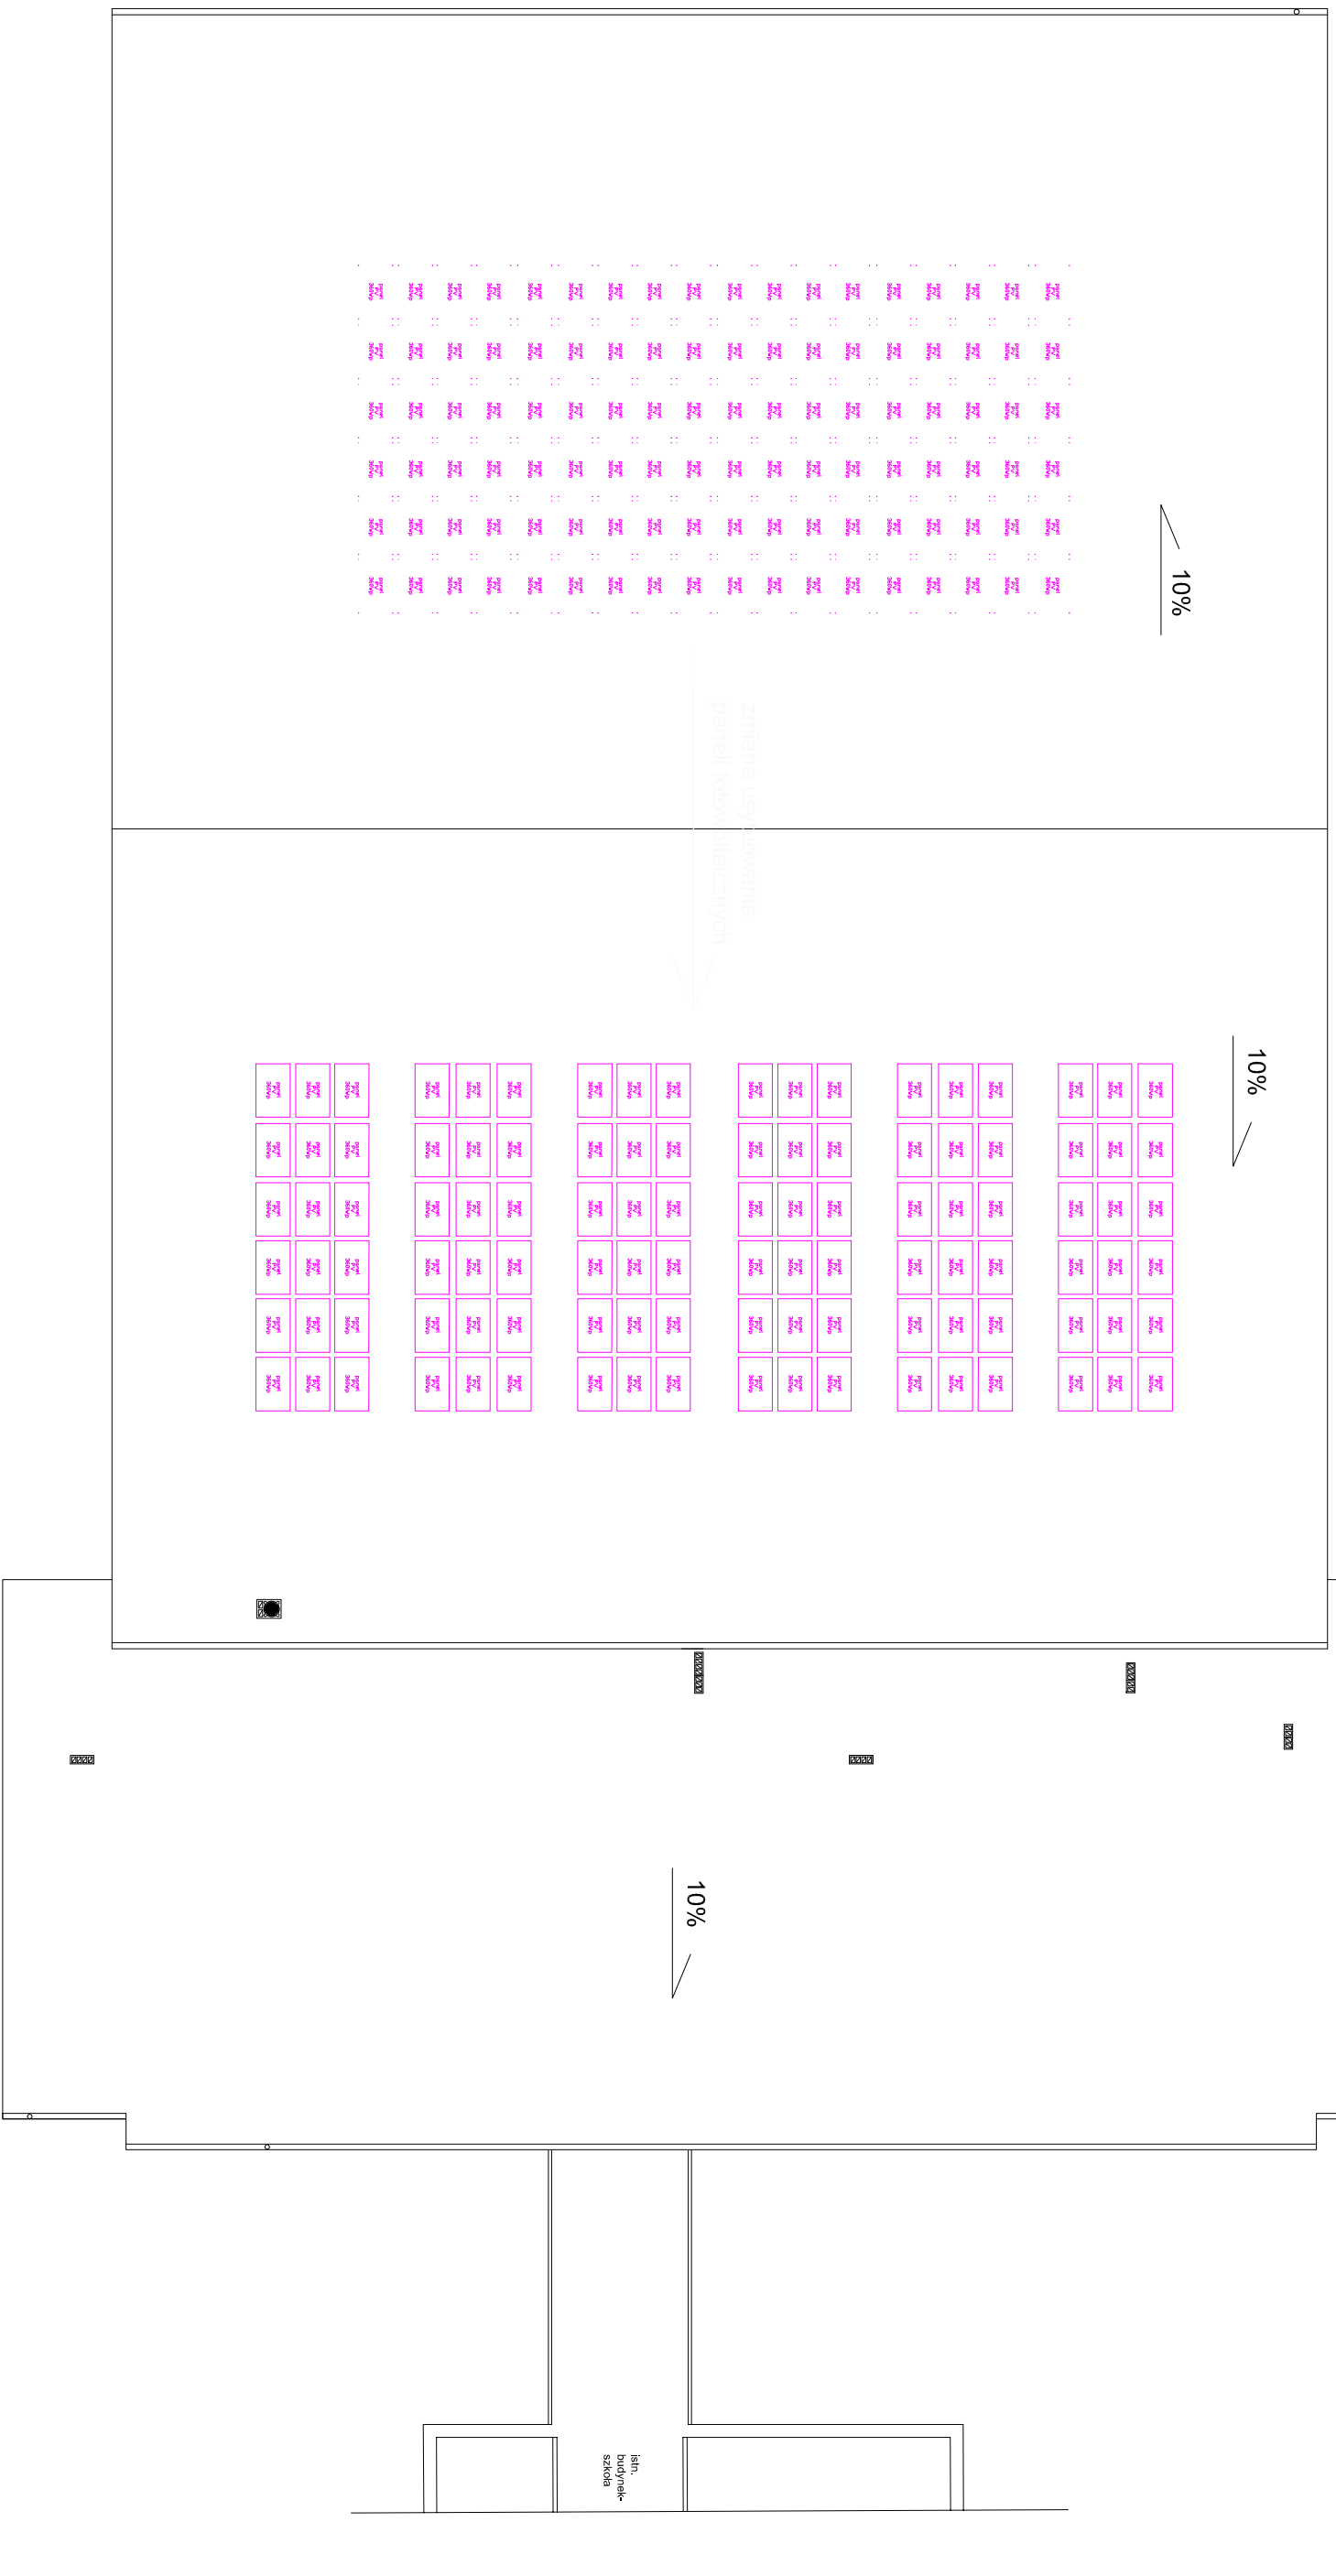

108 paneli monokrystalicznych o mocy 360Wp każdy
MOC 108x360Wp = 38 880W
400V

Uwaga:
Instalację odgromową należy włączyć do instalacji odgromowej budynku

PIN PROJEKTY I NIERUCHOMOŚCI	
MARZENA KŁOSOWSKA	
88-604 CHOJNICE ul. Gdańska 54	
NAZWA I ADRES	BUDOWA HALLI SPORTOWEJ WRAZ Z ŁĄCZNIKIEM I INFRASTRUKTURĄ
PROJEKTOWANEGO	TECHNICZNA PRZY ZESPOLE SZKOLE W STEGNIE
OBIEKTU BUDOWLANEGO	DZIAŁKA NR 199/31, 891/1
Instalacja fotowoltaiczna PV - zmiana użytkowania paneli	
BRANŻA ELEKTRYCZNA	skala 1:200
PROJEKTANT INST. ELEKTRYCZNEJ SPECJALNOŚĆ: INST. ELEKTRYCZNE TECH. WYKON. ZBIORCZ. I UMIARZ. (7/03/89)	NR PVS E-9a
07-06-2019	07-06-2019