






Układ odniesienia: PL-ETRF89, układ wsp. płaskich: PL-2000 strefa 7 (21'), układ wys.: PL-KRON86-NH (Kronstadt 60)  
GGK-II.6640.753.2022  
ARK 1

Województwo: małopolskie  
Powiat: tarnowski  
Jednostka ewidencyjna: Tuchów obszar wiejski 121610\_5  
Obręb: Karwodrza 0006  
Działka: 528 i inne



**Legenda:**

-  planowana sieć kanalizacyjna grawitacyjna i tłoczna
-  planowany odcinek sieci kanalizacyjnej w aglomeracji wodnej (roboty niekwalifikowane)
-  K-1 - K-86 - numeracja budynków przewidywanych do przyłączenia w ramach planowanej do realizacji sieci kanalizacyjnej
-  PS1 - PS2 - planowana pompownia ścieków
-  planowane przyłącza kanalizacyjne


	osuszanie
	tenie zagrożony ruchami masowymi
<b>PROJ. UZROBIENIE TERENU W NIEJNIEZOSPODAROWANIA</b>	
	projekciwna sie kanalizacji spracowania
	projekciwna studnia kanalizacji sanitarnie
	projekciwna siec wodociagowa
	projekciwna siec kan. sanitarnie i cienirowe
	projekciwna przeprowadzenie sciekow
	projekciwny wyziewny nadziemny
	projekciwna studnia ochrona
	projekciwny przewiert w nurze ochronnej
	projekciwny przewiert
	projekciwna nurza osatowa dwuzadna na kabel sciekow
	projekciwna armatura wodociagowa
	projekciwny kabel eNn zasilajacy przeprowadzenie
	projekciwno SZS szara slawierowa
	projekciwna siec kanalizacji deszczowej
	projekciwna szara osiatowa

PROJ. UZBROJENIE TERENU WGS ODRĘBNEGO OPACOWANIA:

- projektowana sieć kanalizacji sanitarnej/grawitacyjnej #200 na odc. C-D, E-F
- projektowana sieć kan. sanitarnej/cieninowej #90 na odc. SRI-A
- projektowana sieć kanalizacji sanitarnej/grawitacyjnej #200 na odc. SRI-B-S
- granice terenu inwestycji podlegającego właściwości Wojewody
- projektowane przyłącza kanalizacji san. (niezbiorniskowe) opacowania, nadsilzone w ul. 26a (Przebieg Budowlany)
- projektowane przyłącza wodociągowe (niezbiorniskowe) opacowania, nadsilzone w ul. 26a (Przebieg Budowlany)

[illegible]



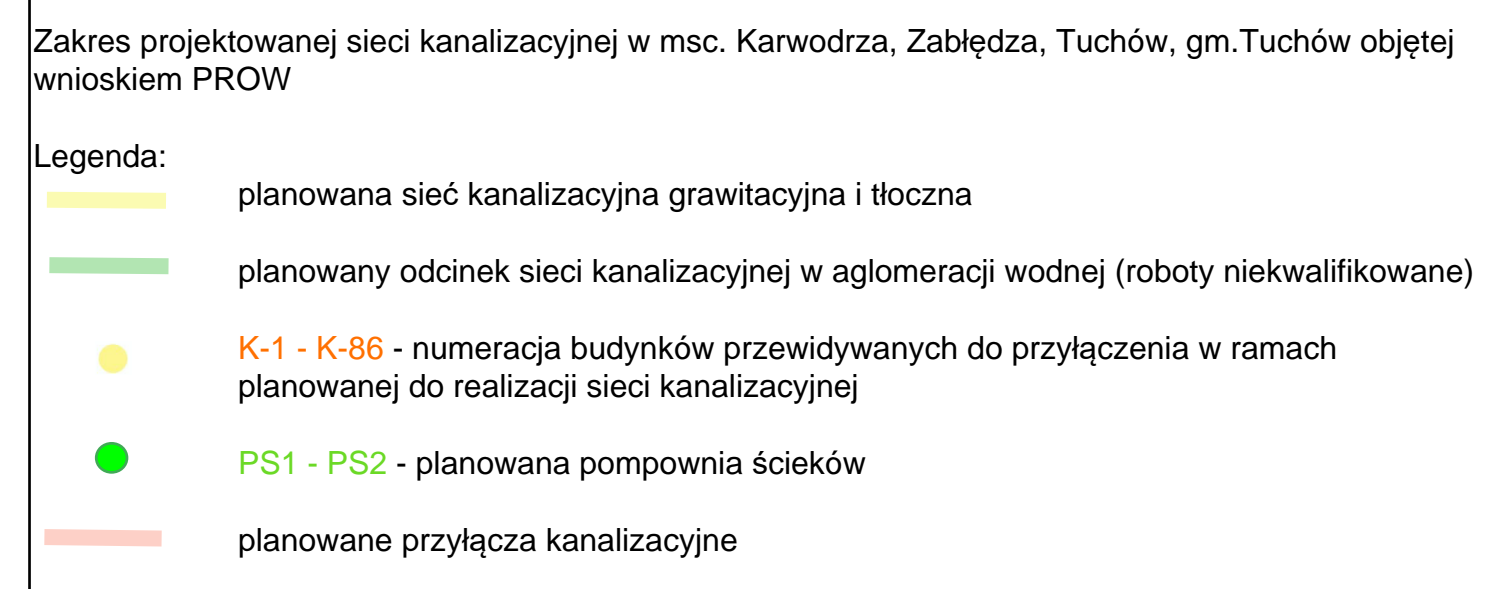







Oświadczam jako projektant, że kopia mapy do celów projektowych w wersji elektronicznej wykorzystana w niniejszym projekcie jest zgodna z oryginałem mapy do celów projektowych, będącej wynikiem prac geodezyjnych i kartograficznych pozytywnie zweryfikowanej przez Starostę Powiatu Tarnowskiego, protokołem weryfikacji z dnia: 01.02.2022r., nr: GKK-II.6640.753.2022\_66826

inż. Jolanta Maziarz  
uprawniona do projektowania  
w zakresie sieci wod-kan.  
gazowych, ciepłych, wentyl.  
upr. nr PDK/0033/POOS/04  
39-400 Łososno, ul. A. Krajowej 2/1

PROJ. UZBROJENIE TERENU WG NIMIEJSZEGO	
	projektowana sieć kanalizacji i sanit.
	projektowana studnia kanalizacyjna
	projektowana sieć wodociągowa
	projektowana sieć kan. sanitarnie
	projektowana przepompownia ścieków
	projektowany hydrant nadziemny
	projektowana rurow ochronna
	projektowany przewód w rurze ochronnej
	projektowany przewód
	projektowana rurow osłonowa dwudzielnego
	projektowana armatura wodociągowa
	projektowany kabel NN zasilający
	projektowana SZS szafka sterownicza
	projektowana sieć kanalizacji deszczowej
	projektowana studnia pomiarowa


	projektowana sieć kanalizacji sanitarnej grawitacyjnej #200 na odc. C-D, E-F
	projektowana sieć kan. sanitarnej ciśnieniowej #90 na odc. SR1-A
	projektowana sieć kanalizacji sanitarnej grawitacyjnej #200 na odc. SR1-S
	granica terenu inwestycji podlegająca właściwości Wojewody
	projektowane przyłącza kanalizacji sanit. <del>200-250</del> <sup>160</sup> (nieobjęte opracowaniem, realizowane wg art. 29a Prawa Budowlanego)
	projektowane przyłącza wodociągów <del>160-200</del> <sup>160</sup> (nieobjęte opracowaniem, realizowane wg art. 29a Prawa Budowlanego)

<p><b>Wzrost</b></p> <p><b>ANIZUM 7342/43/16 MAPIS/3270/06</b></p> <p><b>PRZEDSIĘWZIENIE W ZAKRESIE GEODEZJNO-PROJEKTOWYM</b></p> <p><b>"ZYWULITY" ul. Kościuszki 14, 33-200 Dąbrowa Tarnowska</b></p>		<p><b>WOJÓWNA</b></p> <p><b>Województwo Świętokrzyskie</b></p> <p><b>Urząd Marszałkowski Województwa Świętokrzyskiego</b></p>	
Nazwa zamierzenia budowlanego	Budowa kanalizacji sanitarnej oraz sieci wodociągowej w miejscowości Karwadowa, gmina Tuchów	Elementy projektu budowlanego	PZT-7342/43/16
Tytuł rysunku	Projekt zagospodarowania terenu	Skala	1:1000
Funkcja	Imię i nazwisko	Nip	04
Projektant	inż. Jolanta Marmar	UR/0033/P005/04	02.2022
Projektant	inż. Jolanta Marmar	NIM 7342/43/16	02.2022
Projektant	mgr inż. Ferdynand Furmaniak	MAP/043/PABE/18	02.2022
Projektant	mgr inż. Krzysztof Mirek	4-NB-7343/31/01	02.2022
Projektant	inż. Stanisław Rętkowski		
Projektant	mgr inż. Beata Kocot		
Projektant	mgr inż. Alicja Ogón		
Projektant	mgr inż. Andrzej Cielinski		
Opracowała:			





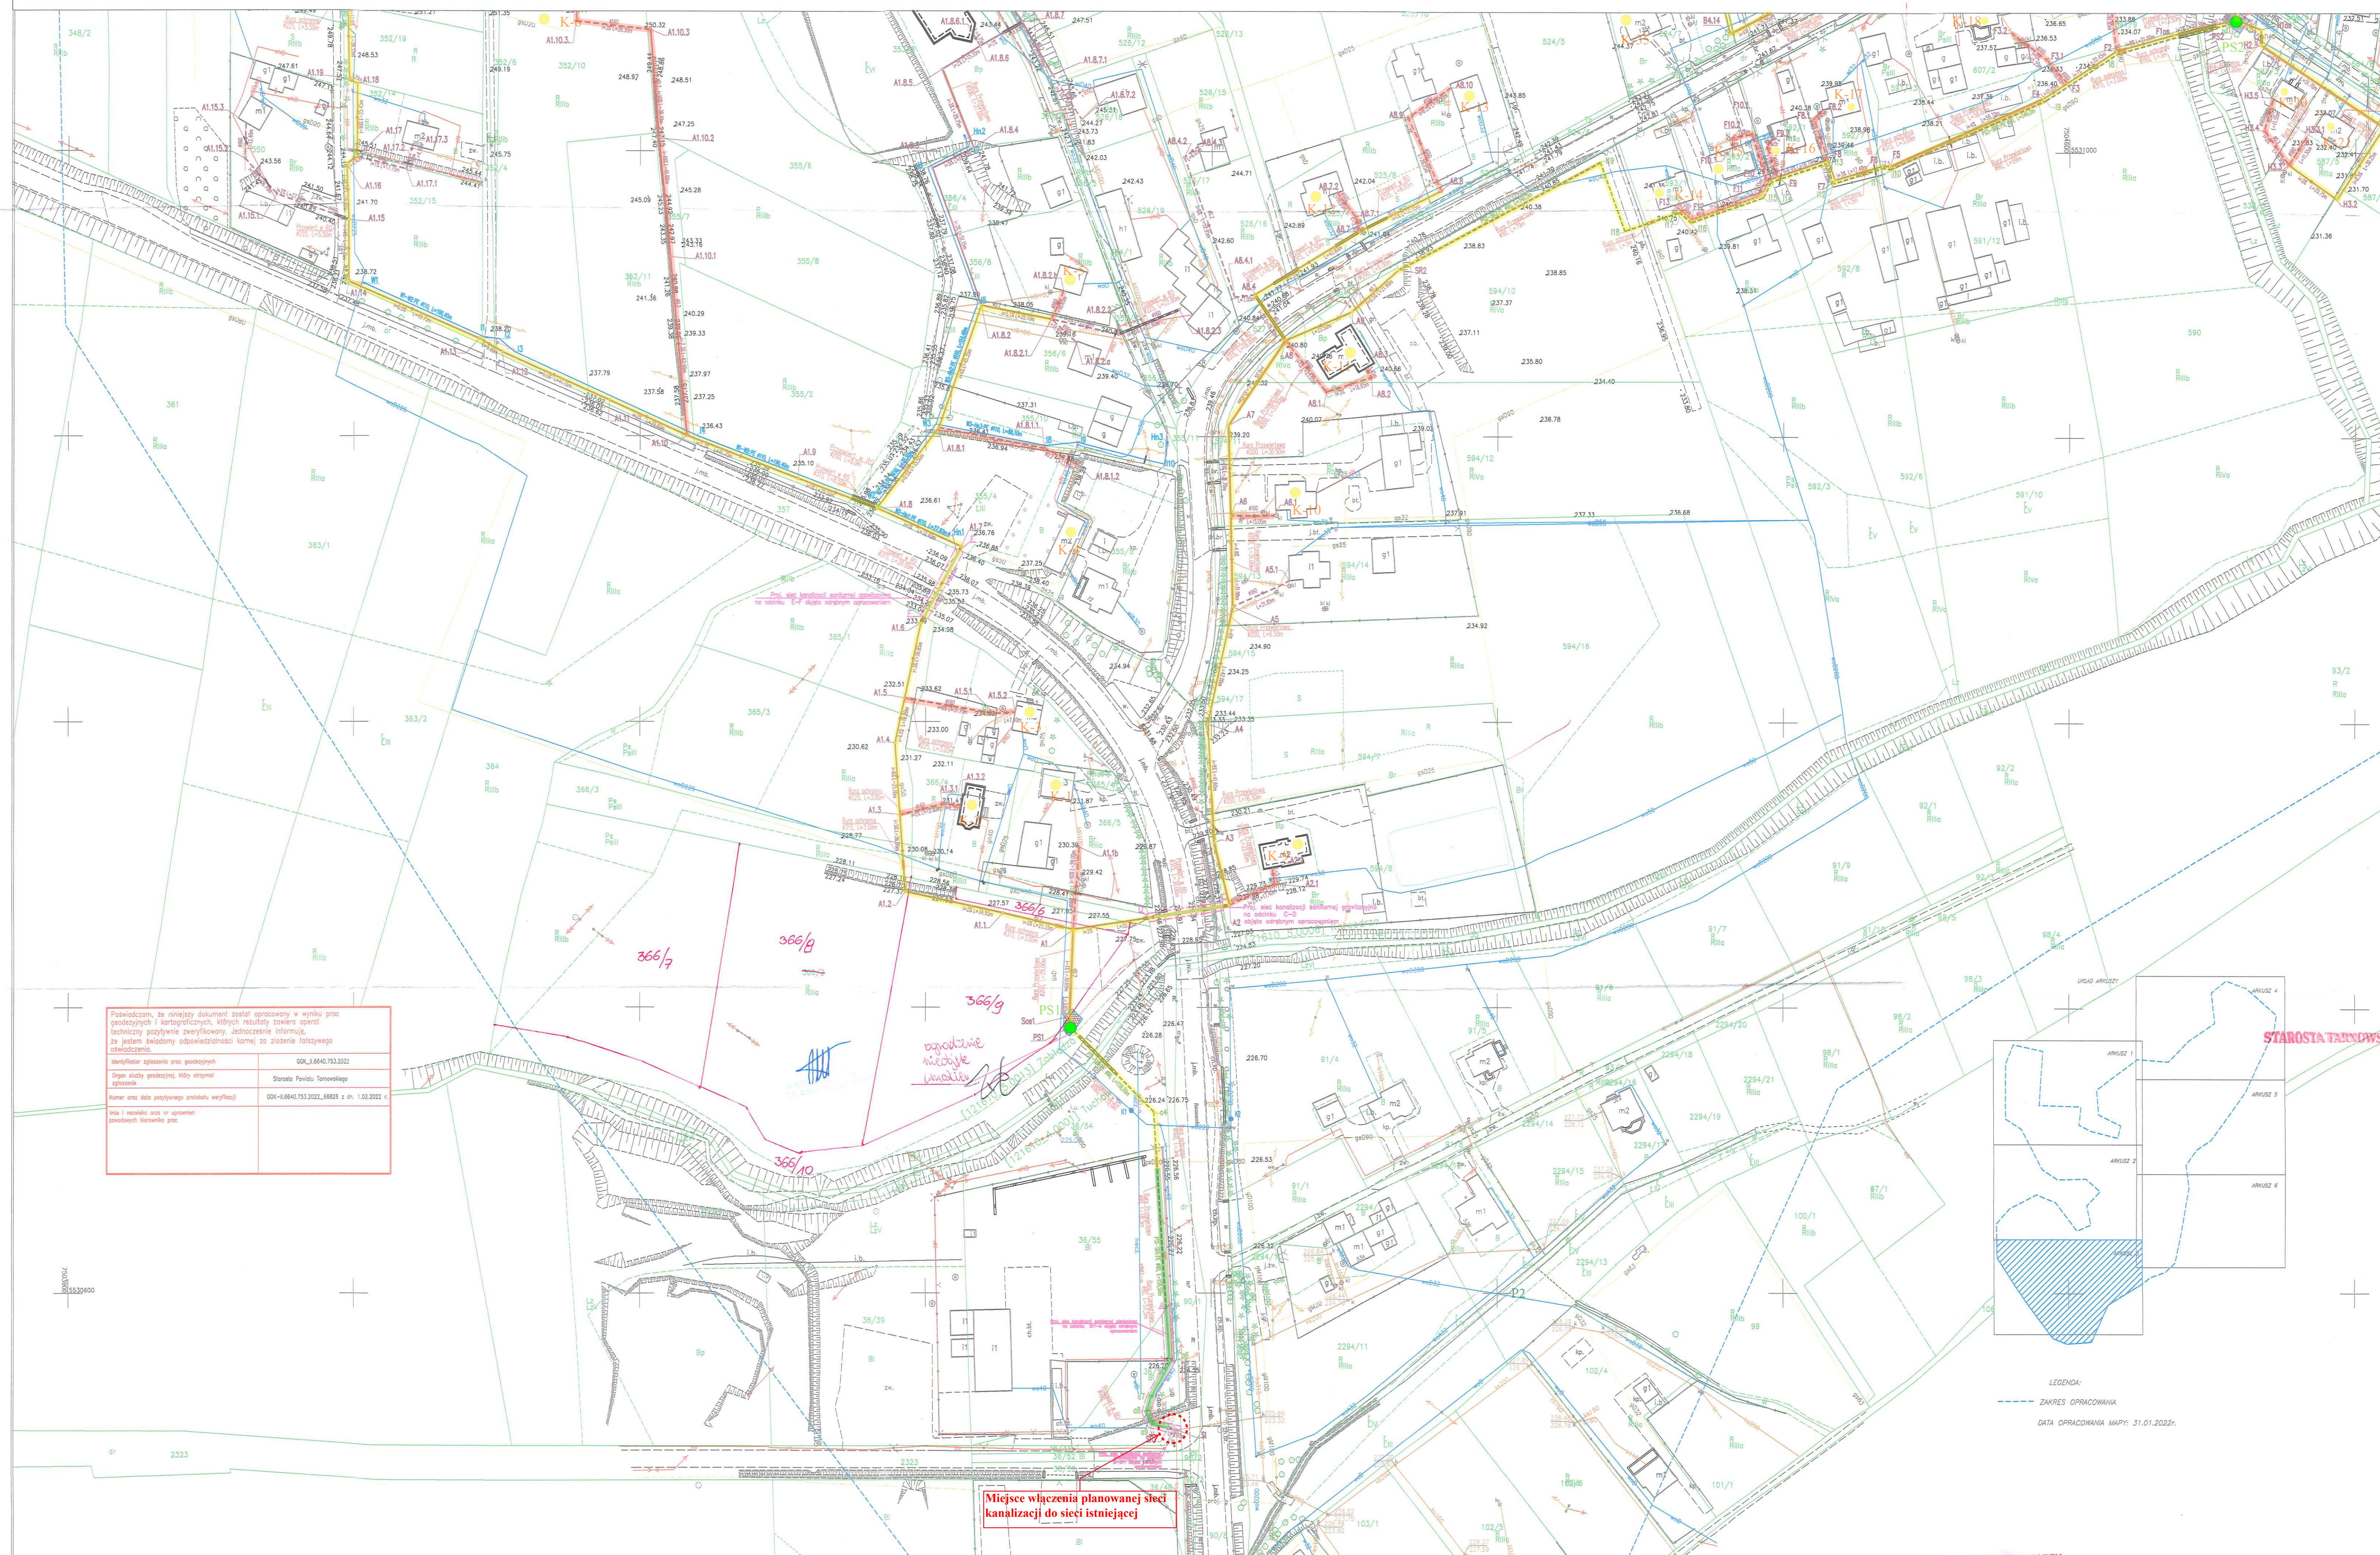


## SKALA 1:1000

Województwo: małopolskie  
Powiat: tarnowski  
Jednostka ewidencyjna: Tuchów obszar wiejski 121610\_5  
Obręb: Karwodrza 0006  
Działka: 528 i inne



**Legenda:**

-  planowana sieć kanalizacyjna grawitacyjna i tłoczna
-  planowany odcinek sieci kanalizacyjnej w aglomeracji wodnej (roboty niekwalifikowane)
-  K-1 - K-86 - numeracja budynków przewidywanych do przyłączenia w ramach planowanej do realizacji sieci kanalizacyjnej
-  PS1 - PS2 - planowana pompownia ścieków
-  planowane przyłącza kanalizacyjne

osuwisko  
teren zagrożony ruchami masowymi

**PROJ. UZBROJENIE TERENU W WYKONANIU WYKONAWCY**

projektowana sieć kanalizacji  
projektowana studnia kanalizacji  
projektowana sieć wodociągowa  
projektowana sieć kan. sanitarn.  
projektowana przepompownia ściek.  
projektowany hydrant nadziemny  
projektowana rurowa ochrona  
projektowany przewrót w rurze  
projektowany przewrót  
projektowana rurowa celowna dwud.  
projektowana armatura wodociąg.  
projektowany kabel mN zasilający  
projektowana SZS szafka sterownic.  
projektowana sieć kanalizacji deszcz.  
projektowana studnia pomiarowa

	projektowana sieć kanalizacji sanitarnej grawitacyjnej #200 na odc. C-D, E-F
	projektowana sieć kan. sanitarnej ciśnieniowej #80 na odc. SR1-A
	projektowana sieć kanalizacji sanitarnej grawitacyjnej #200 na odc. SR1-SI
	granica terenów inwestycji podlegająca właściwości Wojewody
	projektowane przyłącze kanalizacji sanit. #200 (niebiete opracowaniem, realizowane w art. 23a Prawa Budowlanego)
	projektowane przyłącze wodociągowe #80 (niebiete opracowaniem, realizowane w art. 23a Prawa Budowlanego)

<div style="display: flex; justify-content: space-between; align-items: center;"> <div> <b>NBUA-7342/43/98</b>      <b>MAP/IS/327/01-0</b> </div> <div style="text-align: right;"> <b>1:2500</b>      <b>KOZ</b> </div> </div> <div style="text-align: center; margin-top: 5px;"> <b>PRZEDSIĘBIORSTWO USŁUG GEODEZYJNO-PROJEKTOWYCH</b>  <b>"AZYMUT" ul. Kościuszki 14, 33-200 Dąbrowa Tarnowska</b> </div>					
Nazwa zamierzenia budowlanego	Budowa kanalizacji sanitarnej oraz sieci wodociągowej w miejscowości Korwarów, gmina Tuchów	Element projektu budowlanego	PZT		
Tytuł rysunku	Projekt zagospodarowania terenu			Skala	1:1000
<b>Funkcja</b> mgr inż. Jolanta Wasiurka mgr inż. Grzegorz Furmanki mgr inż. Krzysztof Marek mgr inż. Stanisław Woźniak	<b>Imię i nazwisko</b> mgr inż. Jolanta Wasiurka mgr inż. Grzegorz Furmanki mgr inż. Krzysztof Marek mgr inż. Stanisław Woźniak	<b>Nr uprawnień bud.</b> POK-2013/P005/04 POK-2013/P006/04 MAP-0401/PWGE/18 A-NB-7342/31/91	<b>Data</b> 02.2022 02.2022 02.2022 02.2022	<b>Podpis</b>    	<b>Rys. nr.</b>    1.3
<b>Opracowało:</b> mgr inż. Beata Kopeć mgr inż. Alicja Cygan			02.2022	 	




MAPA DO CELÓW PROJEKTOWYCH


SKALA 1:1000

Układ odniesienia: PL-ETRF89, układ wsp. płaskich: PL-2000 strefa 7 (21'), układ wys.: PL-KRON86-NH (Kronstadt 60)  
GGK-II.6640.753.2022  
ARK 4

Województwo: małopolskie  
Powiat: tarnowski  
Jednostka ewidencyjna: Tuchów obszar wiejski 121610\_5  
Obrebi: Karwodrza 0006  
Działka: 528 i inne

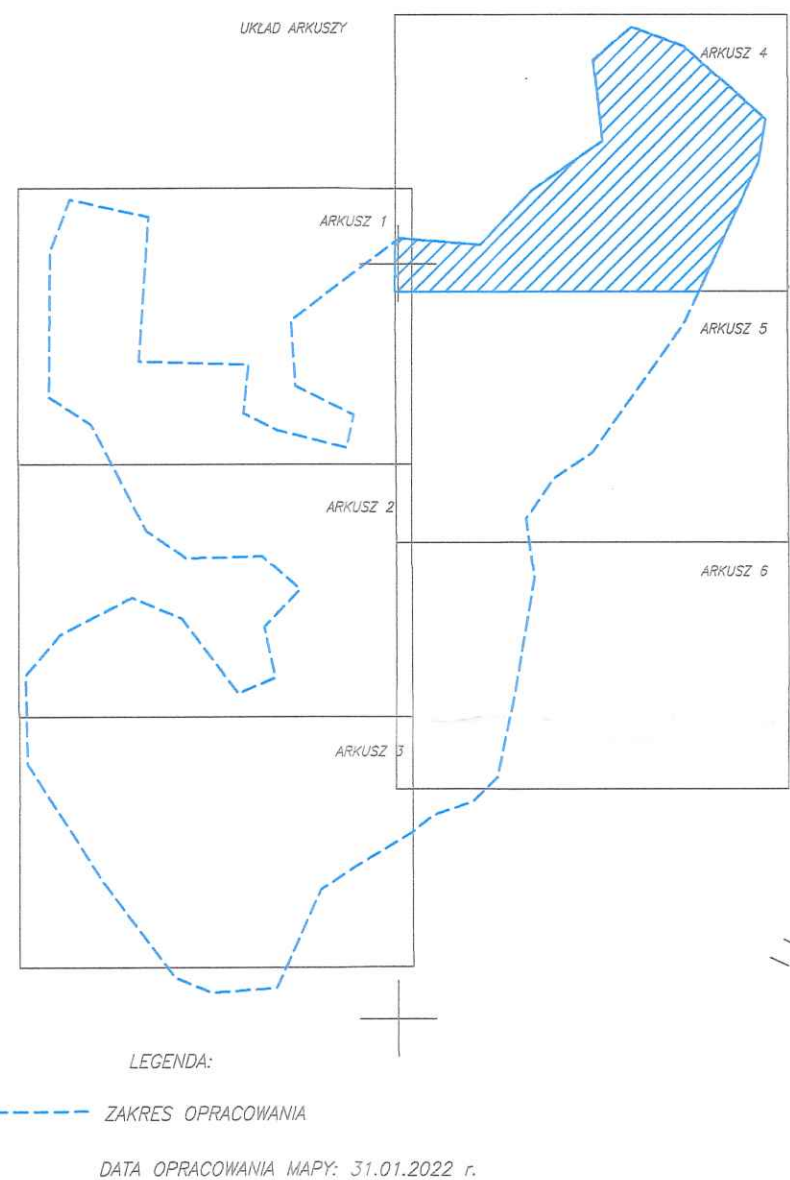

Potwierdzam, że niniejszy dokument został opracowany w wyniku prac geodezyjnych i kartograficznych, których rezultaty zawiera operat techniczny pożytków zrzutowych, jednocześnie informuję, że jestem świadomy odpowiedzialności karnej za złożenie fałszywego oświadczenia.	
Nazwa i adres zamieszkania projektanta	OK-1.6640.753.2022
Organ służby geodezyjnej, który otrzymał zlecenie	Starosta Powiatu Tarnowskiego
Numer oraz data pożytku protokołu ewidencyjnego	OK-1.6640.753.2022_00000 z dn. 1.02.2022 r.
Tę i wszelkie inne w sprawie prowadzonych kartograficznych prac:	

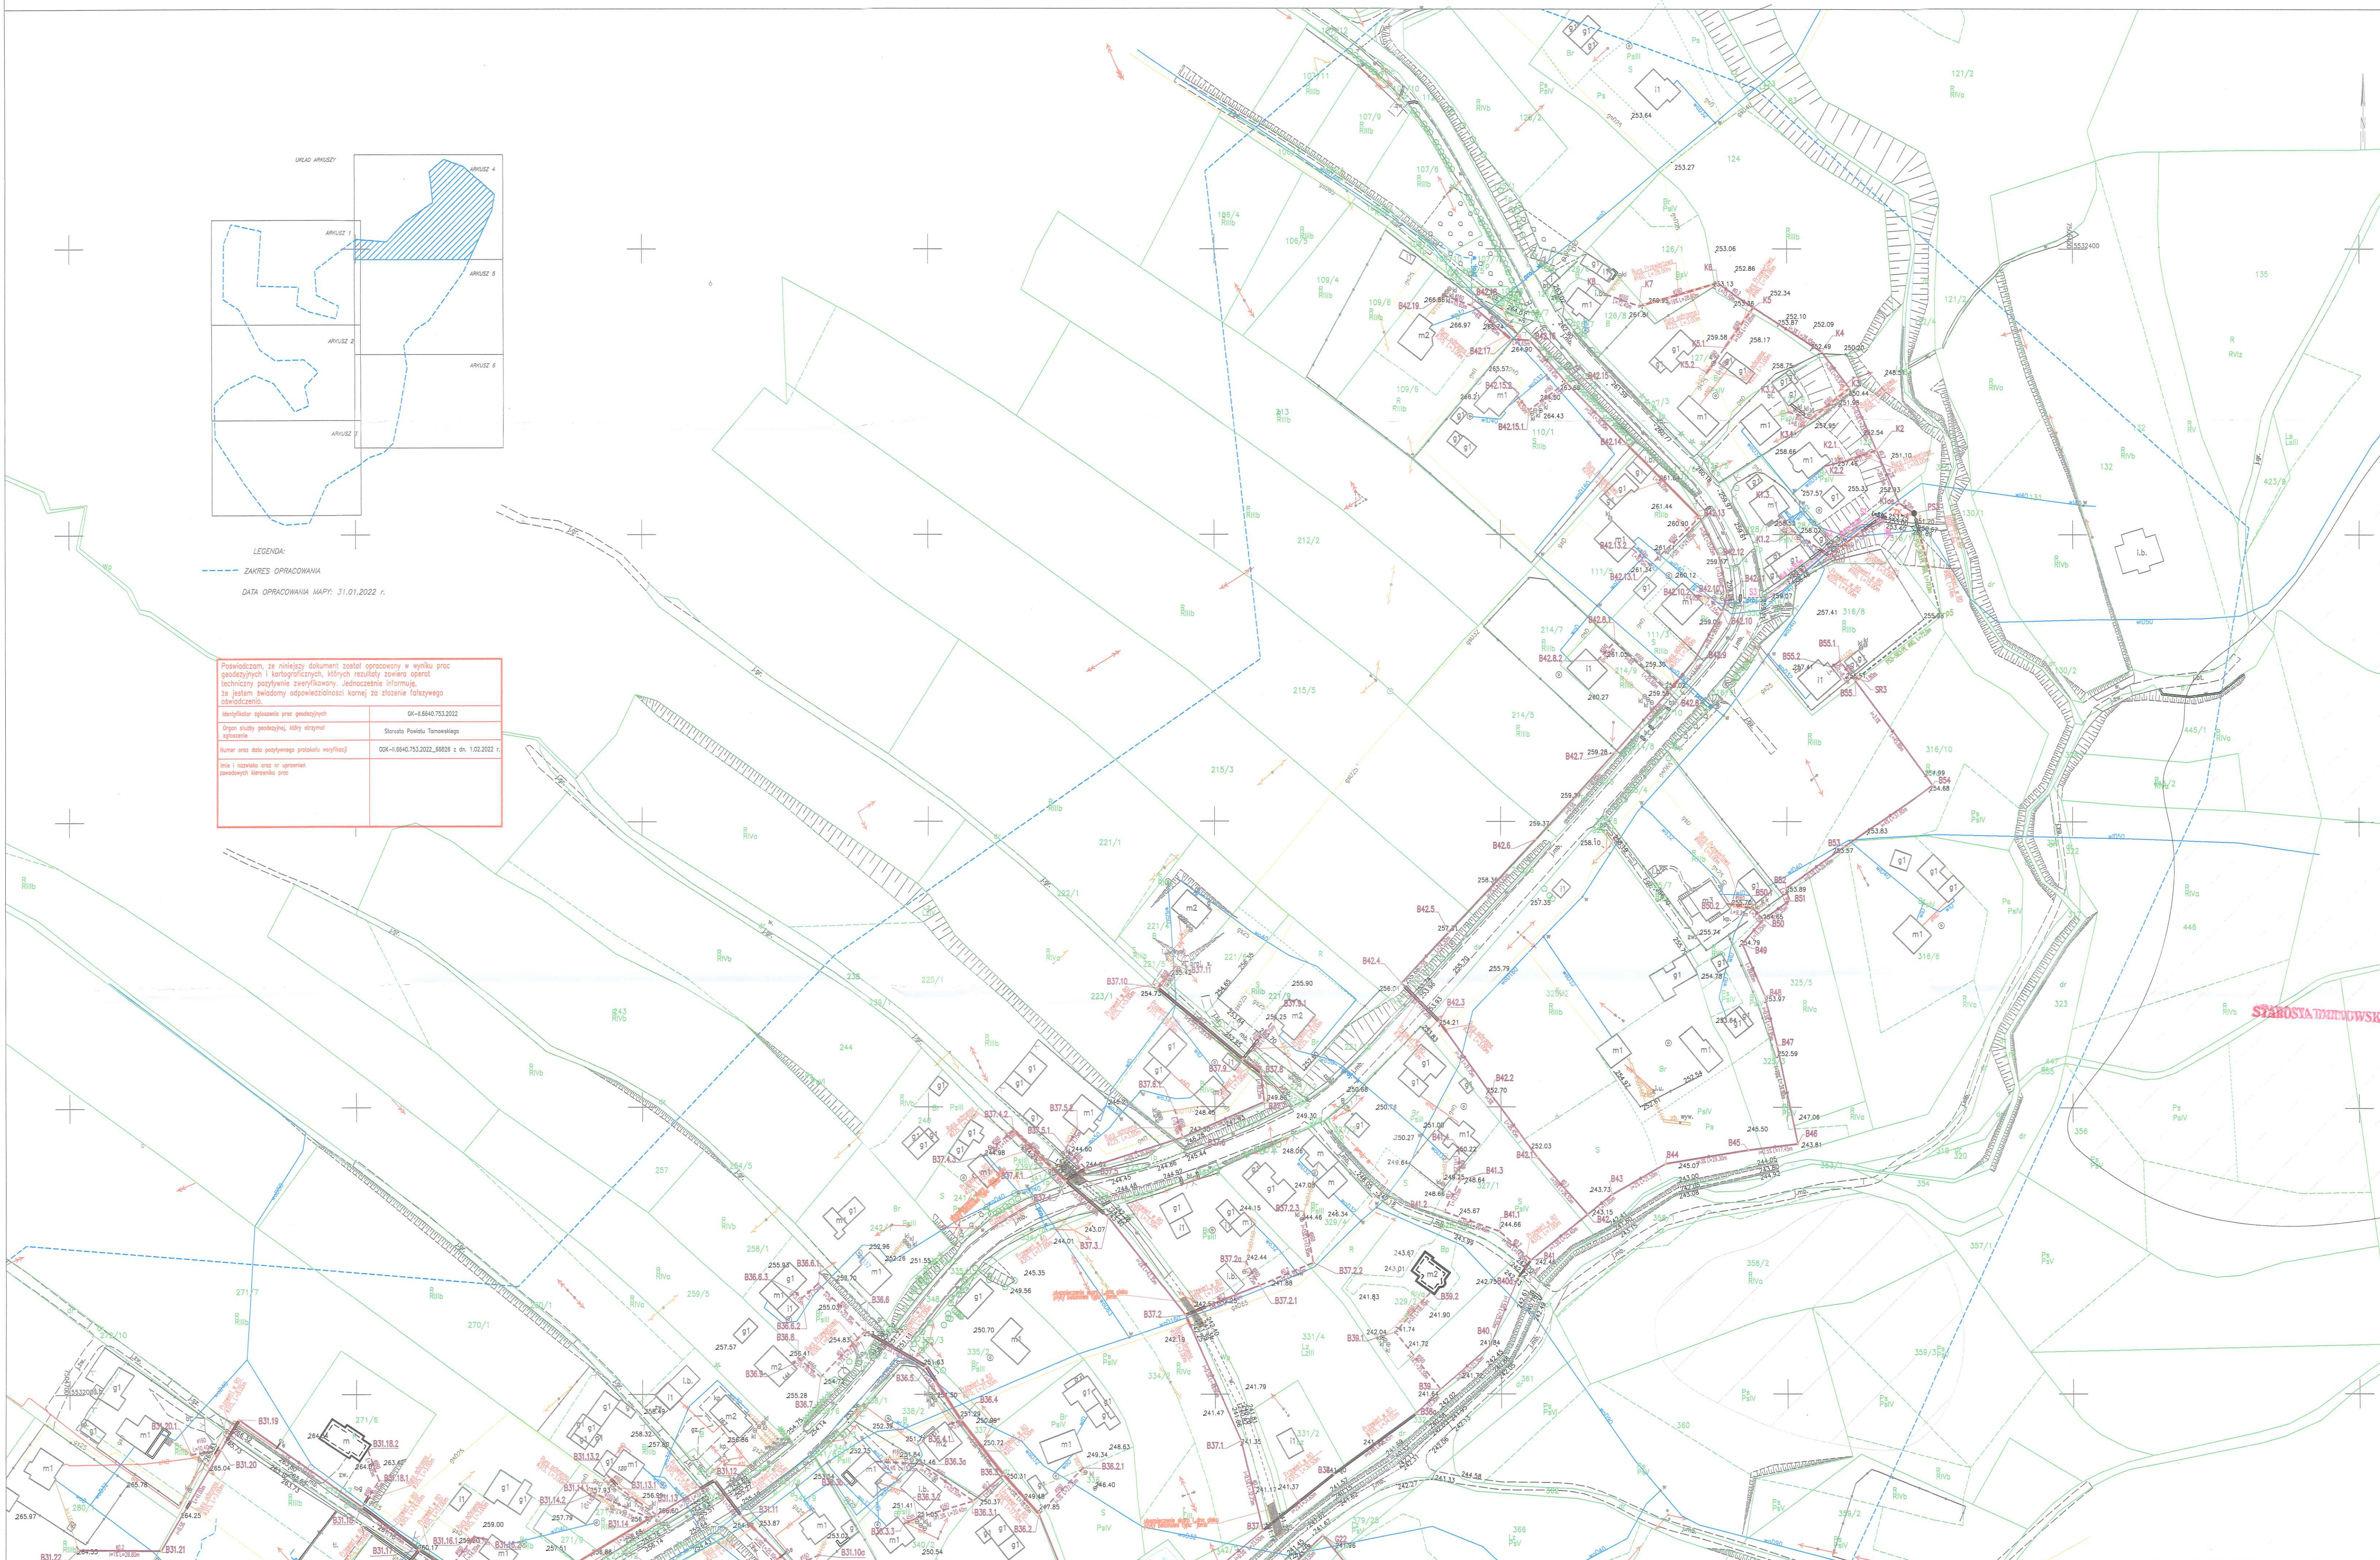

Zakres projektowanej sieci kanalizacyjnej w msc. Karwodrza, Zabłędza, Tuchów, gm. Tuchów objętej wnioskiem PROW	
Legenda:	
	planowana sieć kanalizacyjna grawitacyjna i tłoczna
	planowany odcinek sieci kanalizacyjnej w aglomeracji wodnej (roboty niekwalifikowane)
	K-1 - K-86 - numeracja budynków przewidywanych do przyłączenia w ramach planowanej do realizacji sieci kanalizacyjnej
	PS1 - PS2 - planowana pompownia ścieków
	planowane przyłącza kanalizacyjne

Oświadczam jako projektant, że kopia mapy do celów projektowych w wersji elektronicznej wykorzystana jest zgodnie z oryginałem mapy do celów projektowych, będącej wynikiem prac geodezyjnych i kartograficznych rozpoczętych zrealizowanych przez Starostę Powiatu Tarnowskiego, poświadczonych w dniu: 01.02.2022 r., nr GGK-II.6640.753.2022\_00000

*mgr inż. Jolanta Mazur*  
wzrost: 170 cm, data urodzenia: 1980-01-15, adres: ul. Karłowicza 14, 33-200 Dąbrowa Tarnowska

LEGENDA:

- oswisko
- teren zabudowy ruchami masowymi
- PROJ. UZBROJENIE TERENU W NIEJAKIEGO OPACOWANIA:
- projektowana sieć kanalizacji sanitarnej grawitacyjnej
- projektowane studnia kanalizacji sanitarnej
- projektowana sieć wodociągowa
- projektowana sieć kan. sanitarnej ciśnieniowej
- projektowana przepompownia ścieków
- projektowany hydrant nożowy
- projektowana rura ochronna
- projektowany przewrót w rurze ochronnej
- projektowana rura ochronna dwudzielna na kable elektryczne
- projektowana armatura wodociągowa
- projektowany kabel ełN zasilający przepompownię
- projektowana SZS szafa sterownicza
- projektowana sieć kanalizacji deszczowej
- projektowana studnia pomiarowa

PROJ. UZBROJENIE TERENU W ODRĘBNEGO OPACOWANIA:

- projektowana sieć kanalizacji sanitarnej grawitacyjnej #200 na odc. C-D, E-F
- projektowana sieć kan. sanitarnej ciśnieniowej #200 na odc. S1-S2
- projektowana sieć kanalizacji sanitarnej grawitacyjnej #200 na odc. S1-S2
- granice terenu inwestycji podlegające władzom Wojewody
- projektowana przyłącza kanalizacji sanitarnej (zob. projekt opacowania, realizacja wg art. 28a Prawa Budowlanego)
- projektowana przyłącza wodociągowa #200 (zob. projekt opacowania, realizacja wg art. 28a Prawa Budowlanego)


**mgr inż. KRZYSZTOF MAREK**  
Upoważniony do projektowania w zakresie: instalacji, urządzeń elektrycznych i elektroenergetycznych bez ograniczeń  
Nr ewid. MAP/0401/PWBE/18

**mgr inż. Grzegorz Furmański**  
Upoważniony do projektowania w zakresie: instalacji, urządzeń elektrycznych i elektroenergetycznych bez ograniczeń  
Nr ewid. MAP/0401/PWBE/18

**mgr inż. Jolanta Mazur**  
Upoważniona do projektowania w zakresie: instalacji, urządzeń elektrycznych i elektroenergetycznych bez ograniczeń  
Nr ewid. MAP/0401/PWBE/18

PRZEDSIĘWZĘCIE INWESTYCYJNE				WZKŁAD	
"AZYMUT" ul. Kościuszki 14, 33-200 Dąbrowa Tarnowska				WZKŁAD	
Nazwa	Opis	Elementy	Skala	1:1000	Rys. nr.
Budowa kanalizacji sanitarnej oraz sieci wodociągowej w miejscowości Karwodrza, gmina Tuchów		Podpis			
Tytuł rysunku				Skala	1:1000
Funkcja				Podpis	
Projektant	mgr inż. Jolanta Mazur	PKA/0033/P005/04	02.2022		
Projektant	mgr inż. Grzegorz Furmański	NBUA 7342/43/98	02.2022		
Projektant	mgr inż. Krzysztof Marek	MAP/0401/PWBE/18	02.2022		
Projektant	mgr inż. Jolanta Mazur	A-NB-7342/31/91	02.2022		
Opracowała:	mgr inż. Beata Kopcińska		02.2022		
	mgr inż. Alicja Cygan				
	mgr inż. Aleksandra Galonka				



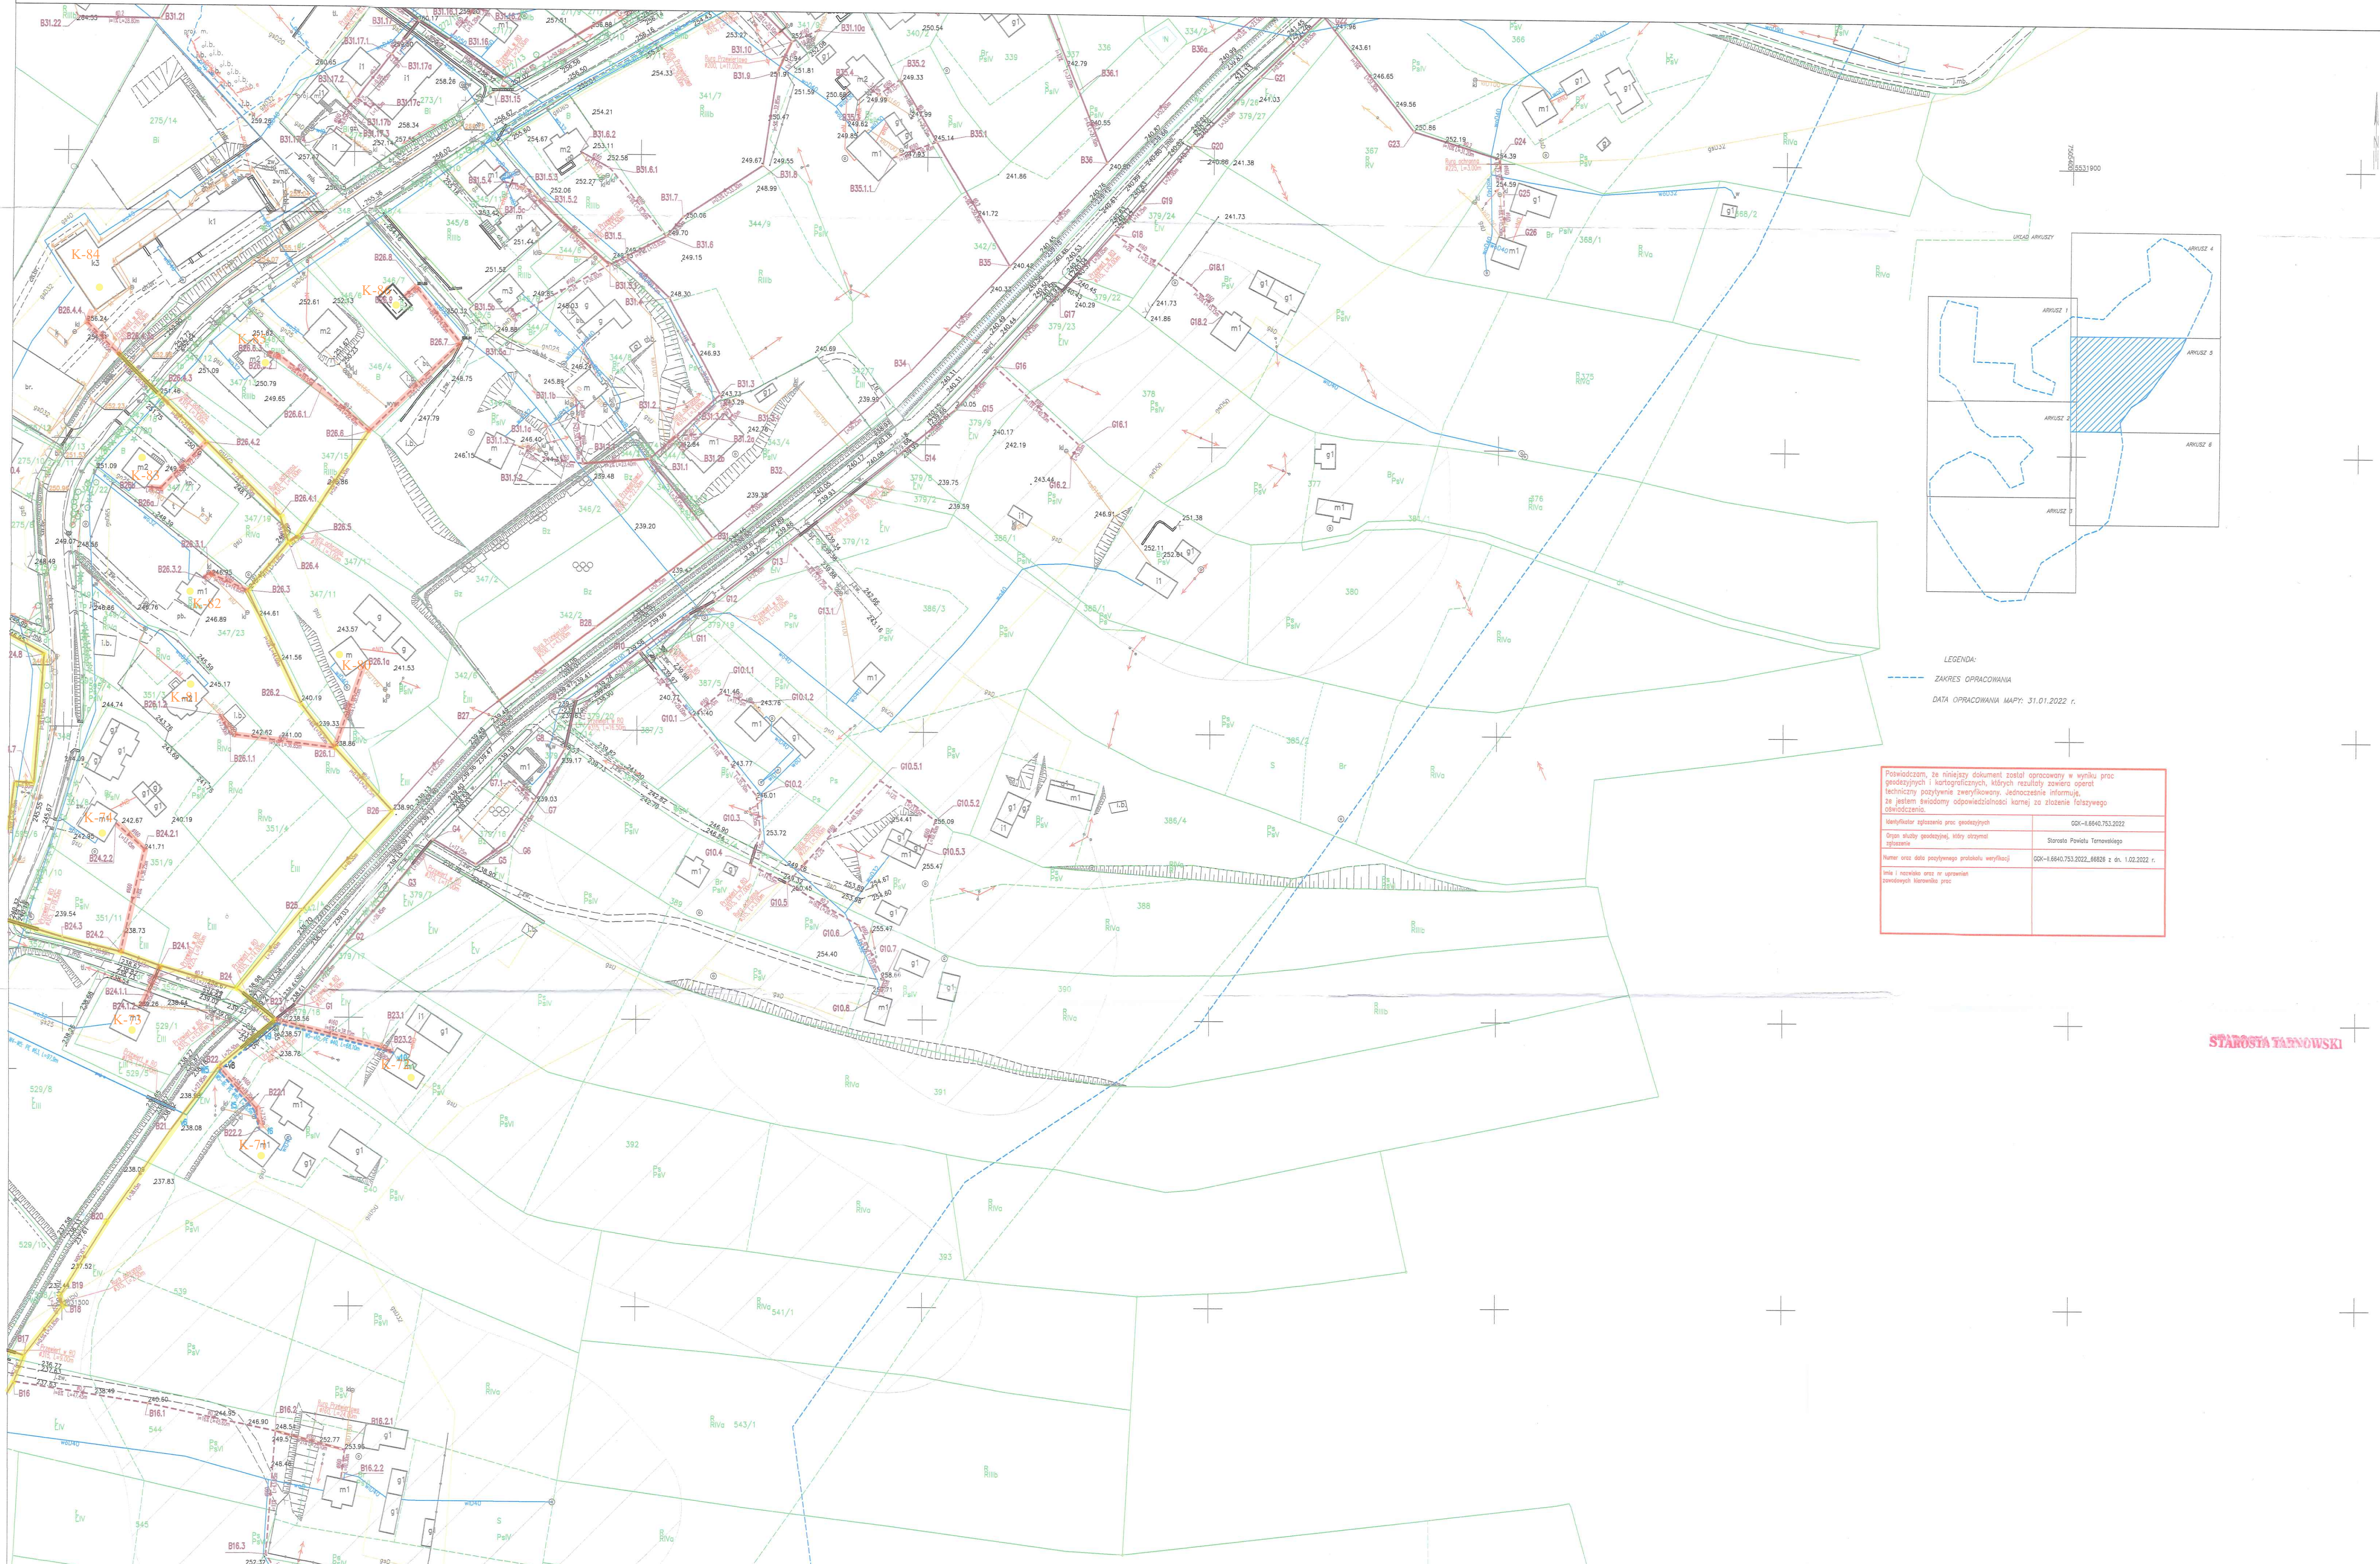

Powiadzam, że niniejszy dokument został opracowany w wyniku prac geodezyjnych i kartograficznych, których rezultaty zawiera operat techniczny poświadczony zaawidowaniem jednostki informującej, że jestem świadomy odpowiedzialności karnej za złożenie fałszywego oświadczenia.

Nazwa i adres inwestora	022-45640.753.2022
Opis składowy geodezyjny, który stanowi opracowanie	Starosta Powiatu Tarnowskiego
Numer oraz data przyjęcia protokołu, wytycznej	002-45640.753.2022.6608 z dn. 1.02.2022 r.
Imię i nazwisko oraz nr uprawnień geodety wykonującego prace	

STAROSTA TARNOWSKI

Zakres projektowanej sieci kanalizacyjnej w msc. Karwodrza, Zabłędza, Tuchów, gm. Tuchów objętej wnioskiem PROW

Legenda:

- planowana sieć kanalizacyjna grawitacyjna i tłoczna
- planowany odcinek sieci kanalizacyjnej w aglomeracji wodnej (roboty niekwalifikowane)
- K-1 - K-86 - numeracja budynków przewidywanych do przyłączenia w ramach planowanej do realizacji sieci kanalizacyjnej
- PS1 - PS2 - planowana pompownia ścieków
- planowane przyłącza kanalizacyjne

Oświadczam (jako projektant), że kopia mapy do celów projektowych w wersji elektronicznej wykorzystana w niniejszym projekcie jest zgodna z oryginałem mapy do celów projektowych, będącej wynikiem prac geodezyjnych i kartograficznych poświadczonych zaawidowaniem przez Starostę Powiatu Tarnowskiego, protokołem wytycznej z dnia: 01.02.2022 r., nr: 002-45640.753.2022.6608

inż. Jolanta Małach

LEGENDA:

oswisko

teren zagrożony ruchami masowymi

PROJ. UZBROJENIE TERENU WGS NINIEJSZEGO OPRAWOWANIA:

- projektowana sieć kanalizacji sanitarnej grawitacyjnej
- projektowana studnia kanalizacji sanitarnej
- projektowana sieć wodociągowa
- projektowana sieć kan. sanitarnej ciśnieniowej
- projektowana przepompownia ścieków
- projektowany hydrant rozdzielny
- projektowana rura ochronna
- projektowany przewrót w rurze ochronnej
- projektowany przewrót
- projektowana rura osłonowa dwudzielna na kabel elektryczny
- projektowana armatura wodociągowa
- projektowany kabel elektryczny zasilający przepompownię
- projektowana SZZ składowa sterczości
- projektowana sieć kanalizacji deszczowej
- projektowana studnia pomiarowa

PROJ. UZBROJENIE TERENU WGS ODRĘBNEGO OPRAWOWANIA:



- projektowana sieć kanalizacji sanitarnej grawitacyjnej #200 na odc. C-D, E-F
- SR1-A
- projektowana sieć kanalizacji sanitarnej grawitacyjnej #200 na odc. SR1-SI
- granica terenu inwestycji podlegająca władztwu Wojewody
- projektowane przyłącza kanalizacji sanit. #60-#400 (nieobjęte opracowaniem, realizowane wg art. 236 Prawa Budowlanego)
- projektowane przyłącza wodociągowe #160 (nieobjęte opracowaniem, realizowane wg art. 236 Prawa Budowlanego)

mgr inż. KRZYSZTOF MAREK  
mgr inż. Grzegorz Furmański  
mgr inż. Jolanta Małach  
mgr inż. Krzysztof Marek  
mgr inż. Stanisław Wozniak  
mgr inż. Beata Kapeł  
mgr inż. Alicja Cygan  
mgr inż. Aleksandra Galka

PRZEDSIĘWZIĘCIE WYKONANE W RAMACH PROJEKTOWYCH "AZYMUT" ul. Kościuszki 14, 33-200 Dąbrowa Tarnowska

Nazwa	Budowa kanalizacji sanitarnej oraz sieci wodociągowej w miejscowości Karwodrza, gmina Tuchów	Element	Projekt	Podpis	Rys. nr.
Tytuł rysunku	Projekt zagospodarowania terenu	Skala	1:1000		
Funkcja	inż. i nazwisko	Nr uprawnień bud.	Data	Podpis	Rys. nr.
Projektant	inż. Jolanta Małach	PKK/0033/P005/04	02.2022		
Opiniotwórca	mgr inż. Grzegorz Furmański	NBIA 1342/43/88	02.2022		
Projektant	mgr inż. Krzysztof Marek	MAP/0401/PW06/18	02.2022		
Projektant	inż. Stanisław Wozniak	A-NB-1342/31/91	02.2022		
Opracował	mgr inż. Beata Kapeł		02.2022		
	mgr inż. Alicja Cygan				
	mgr inż. Aleksandra Galka				



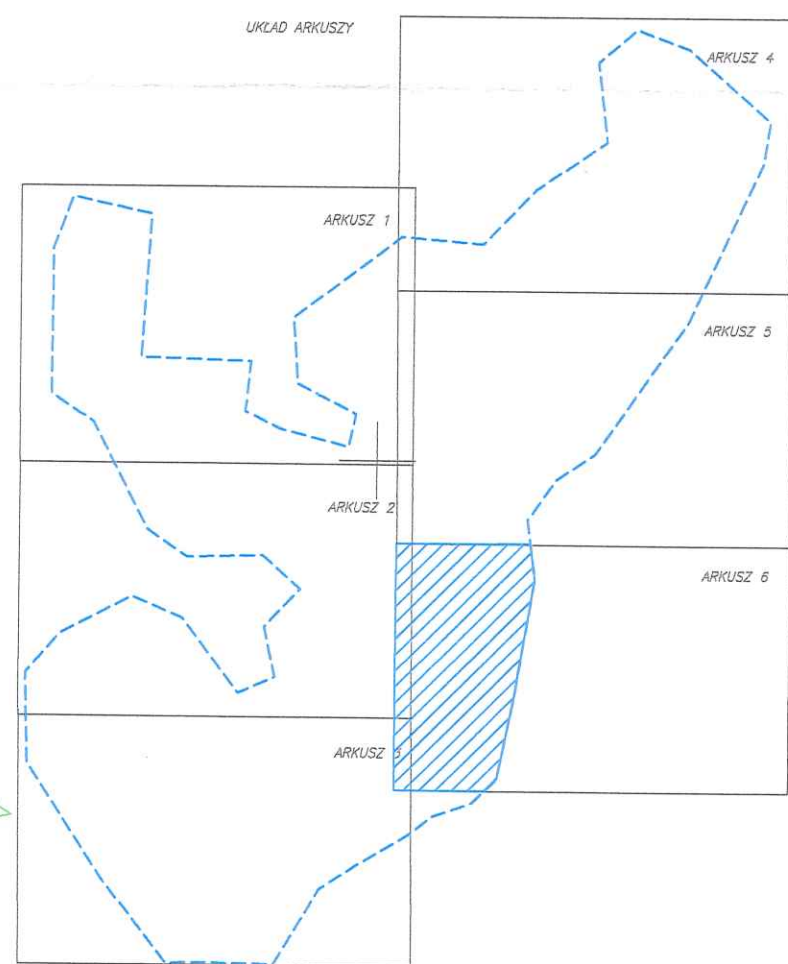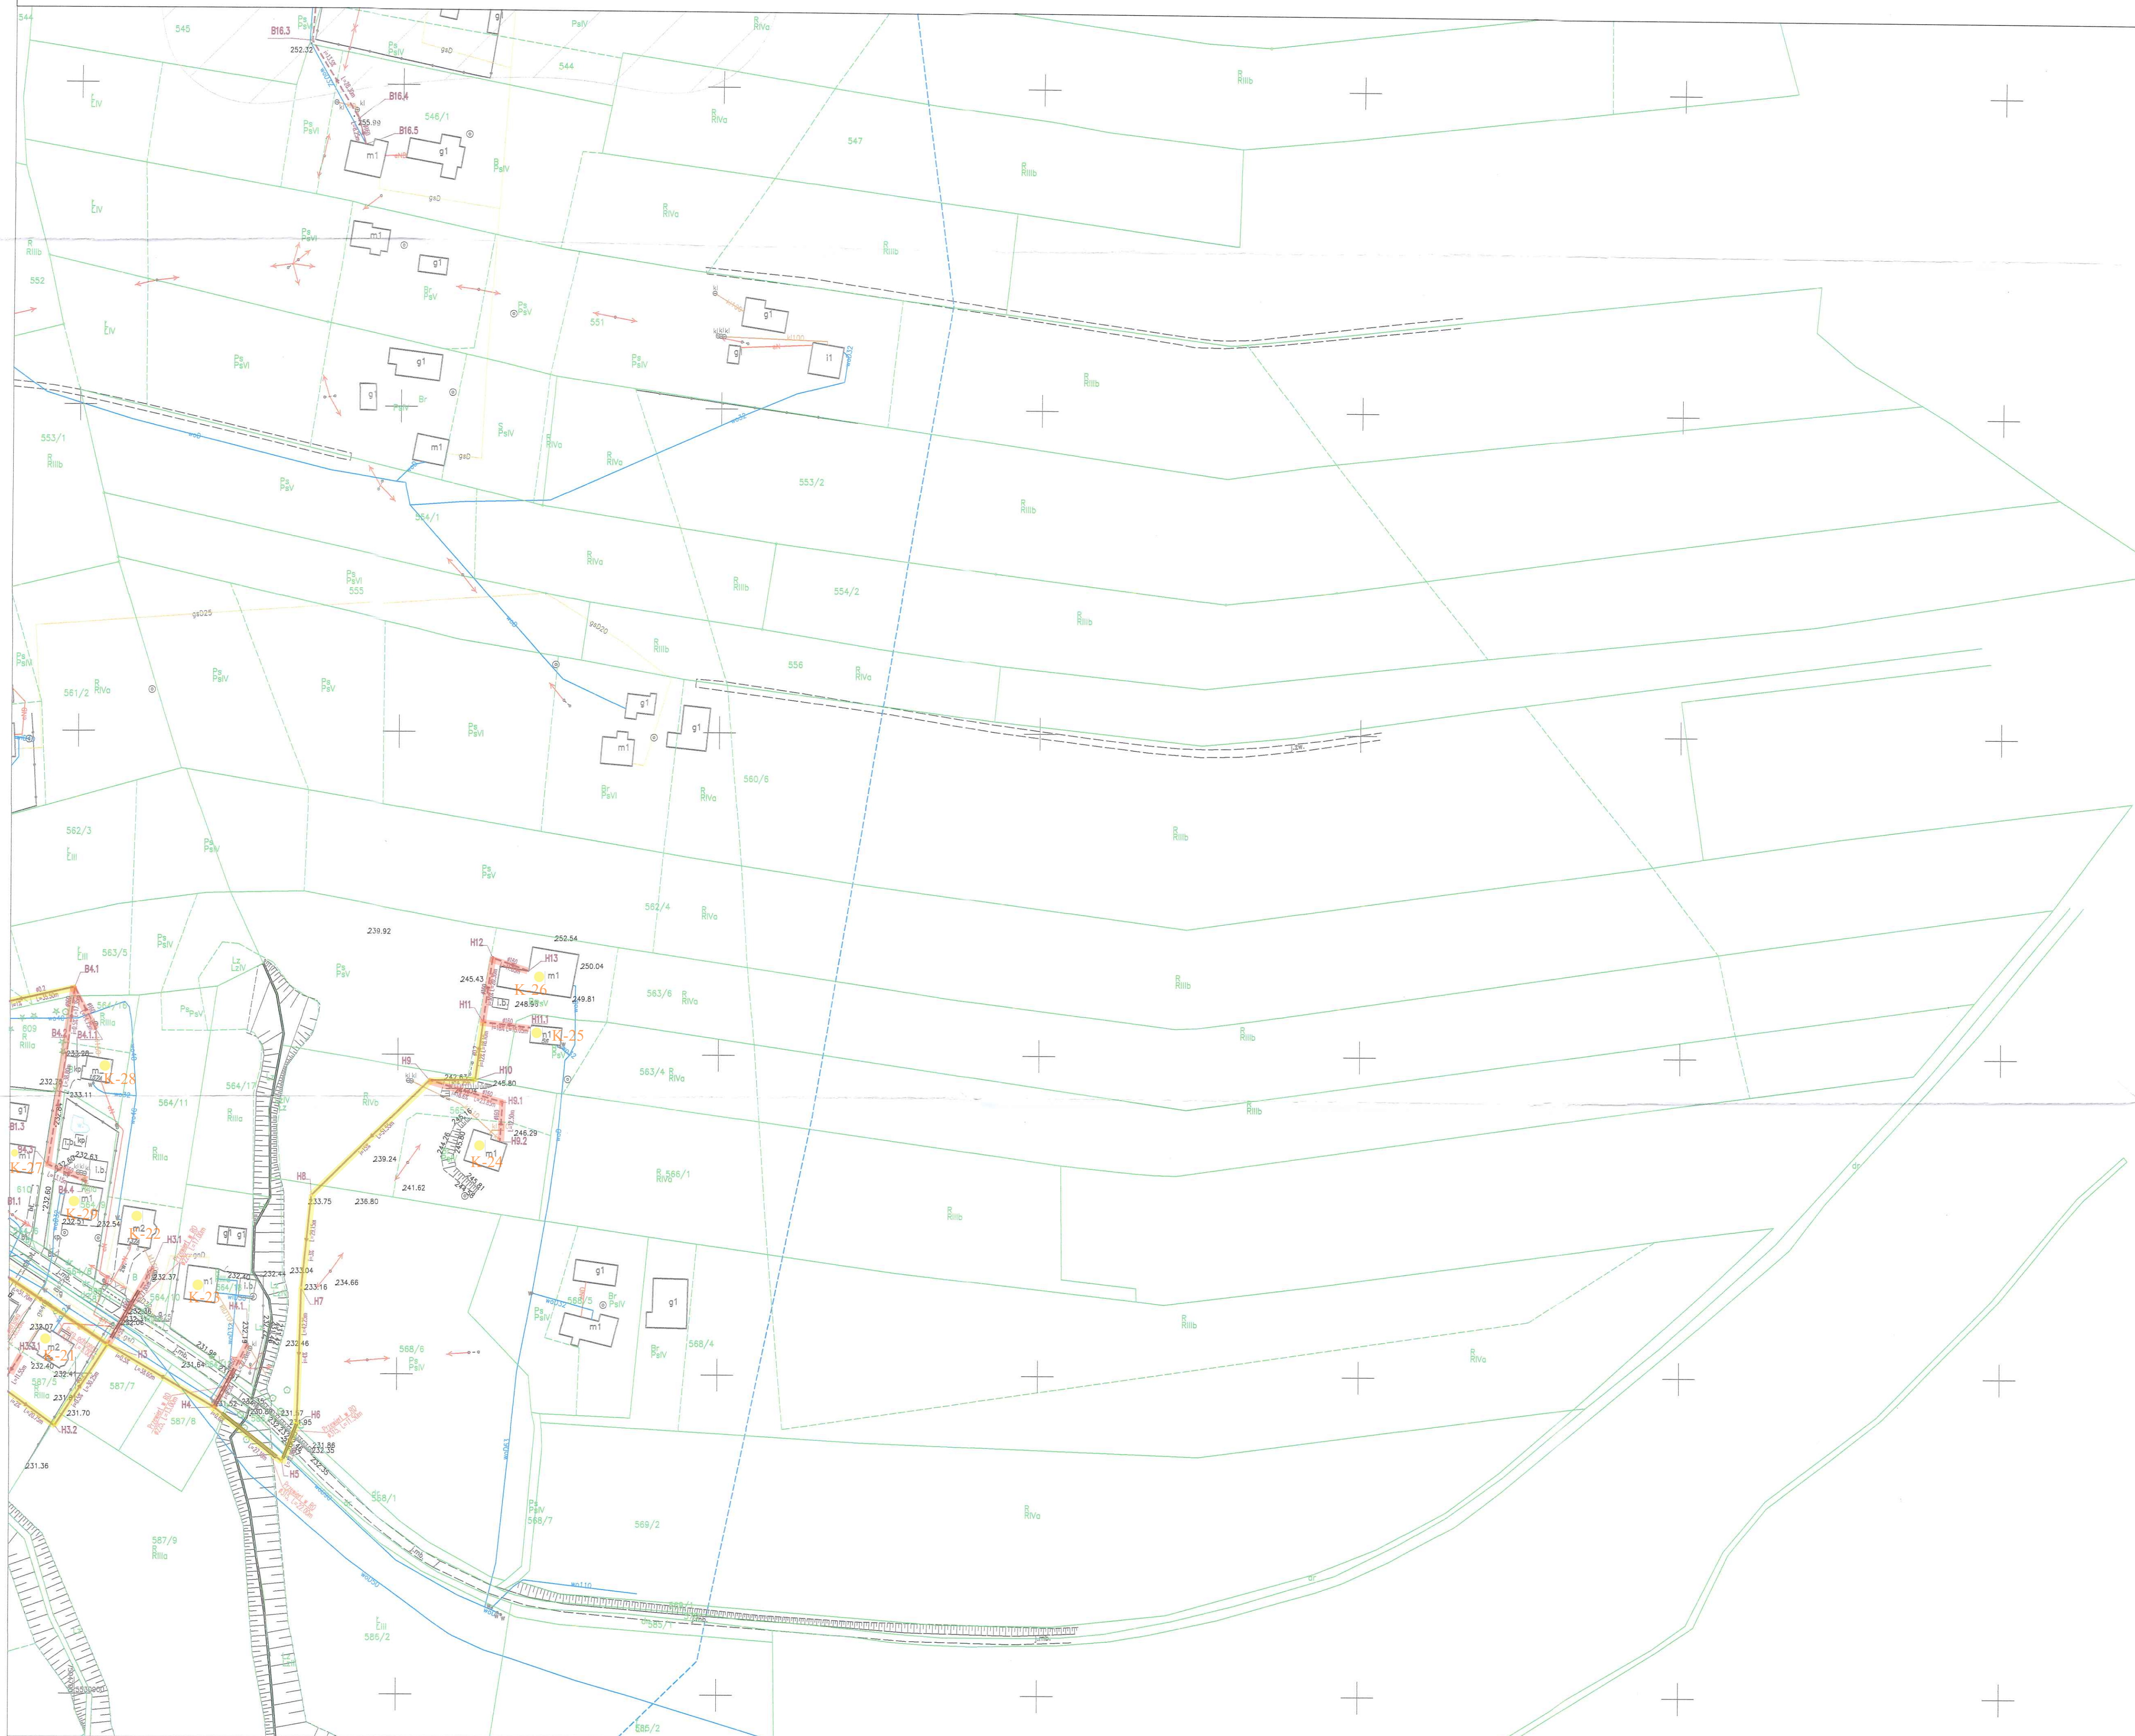

LEGENDA:  
ZAKRES OPRACOWANIA  
DATA OPRACOWANIA MAPY: 31.01.2022 r.

Pozwalam, że niniejszy dokument został opracowany w wyniku prac geodezyjnych i kartograficznych, których rezultaty zawiera opłata techniczna pożytycznie zweryfikowaną, jednocześnie informuję, że jestem świadomy odpowiedzialności karnej za złożenie fałszywego oświadczenia.	
Identyfikator zgłoszenia prac geodezyjnych	GGK-II.6640.753.2022
Opis wstępu geodezyjny, który otrzymał	Starosta Powiatu Tarnowskiego
Numer oraz data przyjęcia protokołu weryfikacji	GGK-II.6640.753.2022_00016 z dn. 1.02.2022 r.
Imię i nazwisko oraz w uprawnień zawodowych kierownika prac	

STAROSTA TARNOWSKI

STANISŁAW WOŹNIAK  
Kierownik Biura  
Geodezyjnego  
w Tuchowie (ul. 1 Maja 10)  
Wzrost 170 cm, data urodzenia 1955-05-10  
Wzrost 170 cm, data urodzenia 1955-05-10

Zakres projektowanej sieci kanalizacyjnej w msc. Karwodrza, Zabłędza, Tuchów, gm. Tuchów objętej wnioskiem PROW

Legenda:

- planowana sieć kanalizacyjna grawitacyjna i tłoczna
- planowany odcinek sieci kanalizacyjnej w aglomeracji wodnej (roboty niekwalifikowane)
- K-1 - K-86 - numeracja budynków przewidywanych do przyłączenia w ramach planowanej do realizacji sieci kanalizacyjnej
- PS1 - PS2 - planowana pompownia ścieków
- planowane przyłącza kanalizacyjne

Oświadczam jako projektant, że kopie mapy do celów projektowych w wersji elektronicznej wykorzystana w niniejszym projekcie jest zgodna z oryginałem mapy do celów projektowych, będącej wynikiem prac geodezyjnych i kartograficznych pożytycznie zweryfikowaną przez Starostę Powiatu Tarnowskiego, protokołem weryfikacji z dnia: 01.02.2022r., nr: GGK-II.6640.753.2022\_00016

mgr inż. Jolanta Małczarek  
uprawnienia do projektowania  
w specjalności inżynierskiej  
w zakresie sieci wod-kan,  
gazowych, ciepłowniczych,  
energetycznych i inżynierskich  
ul. A. Krajowej 2/1  
38-400 Krosno

LEGENDA:

- oswisko
- teren zagrożony ruchami masowymi
- projektowana sieć kanalizacji sanitarnej grawitacyjnej
- projektowana studnia kanalizacji sanitarnej
- projektowana sieć wodociągowa
- projektowana sieć kan. sanitarnej ciśnieniowej
- projektowana przepompownia ścieków
- projektowany hydrant nadziemny
- projektowana rura ochronna
- projektowany przewiert w rurze ochronnej
- projektowany przewiert
- projektowana rura osłonowa dwudzielna na kabel elektryczny
- projektowana armatura wodociągowa
- projektowany kabel wVN zasiliący przepompownię
- projektowana S2S szafka sterownicza
- projektowana sieć kanalizacji deszczowej
- projektowana studnia pomiarowa

PROJ. UZBROJENIE TERENU WG ODRĘBNEGO OPRACOWANIA:

- projektowana sieć kanalizacji sanitarnej grawitacyjnej #200 na odc. C-D, E-F
- projektowana sieć kan. sanitarnej ciśnieniowej #90 na odc. SRI-A
- projektowana sieć kanalizacji sanitarnej grawitacyjnej #200 na odc. SRI-SI
- granica terenu inwestycji podlegającej władzom Wojewody
- projektowane przyłącza kanalizacji sanit. #100-#200 (nieobjęte opracowaniem, realizowane wg art. 28a Prawa Budowlanego)
- projektowane przyłącza wodociągowe #100 (nieobjęte opracowaniem, realizowane wg art. 28a Prawa Budowlanego)

mgr inż. KRZYSZTOF MAREK  
uprawnienia do projektowania  
w specjalności inżynierskiej  
w zakresie sieci wod-kan,  
gazowych, ciepłowniczych,  
energetycznych i inżynierskich  
ul. A. Krajowej 2/1  
38-400 Krosno

mgr inż. Grzegorz Furmański  
uprawnienia do projektowania  
w specjalności inżynierskiej  
w zakresie sieci wod-kan,  
gazowych, ciepłowniczych,  
energetycznych i inżynierskich  
ul. A. Krajowej 2/1  
38-400 Krosno

mgr inż. Jolanta Małczarek  
uprawnienia do projektowania  
w specjalności inżynierskiej  
w zakresie sieci wod-kan,  
gazowych, ciepłowniczych,  
energetycznych i inżynierskich  
ul. A. Krajowej 2/1  
38-400 Krosno

Nazwa inwestycji		Budowa kanalizacji sanitarnej oraz sieci wodociągowej w miejscowości Karwodrza, gmina Tuchów		Projektant		mgr inż. Jolanta Małczarek	
Tytuł rysunku		Projekt zagospodarowania terenu		Skala		1:1000	
Funkcja		Inicjał i nazwisko		Nr uprawnień bud.		Data	
Projektant		mgr inż. Jolanta Małczarek		PBK/0031/P005/04		02.2022	
Projektant		mgr inż. Grzegorz Furmański		NBIA 7342/43/38		02.2022	
Projektant		mgr inż. Krzysztof Marek		MAP/0401/PWBE/18		02.2022	
Projektant		mgr inż. Jolanta Małczarek		A-NB-7342/31/91		02.2022	
Opracował		mgr inż. Beata Kopce		mgr inż. Alicja Cygan		mgr inż. Aleksandra Galska	
Opracował		mgr inż. Beata Kopce		mgr inż. Alicja Cygan		mgr inż. Aleksandra Galska	