

woj. pomorskie
pow. łęborski
jed. ewid. [220803_2] Cewice
obr. ewid. [220803_2.0008] MASZEWO ŁĘBORSKIE
obiekt: ul. Ogródowa 1, dz. 362.
ID 6640.1282.2023
Ks.rob. 18/7/2023

MAPA DO CELÓW PROJEKTOWYCH

skala 1:500

Sporządzona na podstawie mapy zasadniczej i pomiaru
uzupełniającego przeprowadzonego w m-c 08/2023 przez:

USŁUGI GEODEZYJNO-KARTOGRAFICZNE
GEOPRYM II Karol Chojnacki
ul. Armii Krajowej 32/20, 84-500 ŁĘBORK
tel. 692 774 557
REGON 220200900, NIP 841-158-75-60


GEODEZIA UPRAWNIENIONY
inż. **KAROL CHOJNACKI**
ul. Zawodowa nr 2110Z
tel. 692 774 557

Elektronicznie podpisany przez
KAROL ROMAN CHOJNACKI
Data: 2023.08.14 07:42:51
+02'00'

Punkty graniczne dla w/w działek zostały ustalone oraz spełniają standardy doktrynowości określone położenia punktu względem poziomu osnowy geodezyjnej. Nie badano słuszności granitowych ugiętych w księgach wieczystych obciążających grunty położone w granicach projektowanej inwestycji budowlanej; zakres opracowania mapy
~~Stwierdzono~~ **aktualny na dzień 04.08.2023 r.**
Układ wsp. płaskich: PL-ETRF2000/6, układ wysokościowy: PL-ETRF2007-NH

WAGA! Nie wklucza się istnienia innych nie wykazanych na niniejszej mapie urządzeń podziemnych, które nie zostały zgłoszone do inwentaryzacji.

Posвідчення, że niniejszy dokument został opracowany w wyniku geodezyjnych i kartograficznych, których rezultaty zawiera operat techniczny powyższe zweryfikowany, jednocześnie informuję, że jestem świadomy odpowiedzialności kartej za złożenie fałszywego oświadczenia.	
Identyfikator zgłoszenia prac geodezyjnych	6640.1282.2023
Organ służby geodezyjnej, który otrzymał zgłoszenie	STAROSTA ŁĘBORSKI
Wykonawca prac geodezyjnych	UCK GEOPRYM II Karol Chojnacki
Nr oraz data sporządzenia dokumentu zawierającego wynik powyższej weryfikacji	6640.1282.2023_19957 11-08-2023 r.
Imię i nazwisko oraz nr uprawnień zawodowych kierownika prac	mgr inż. Dorota Ubyś-Garmuta Upr.zaw.nr 16278 (zakres 1,2)

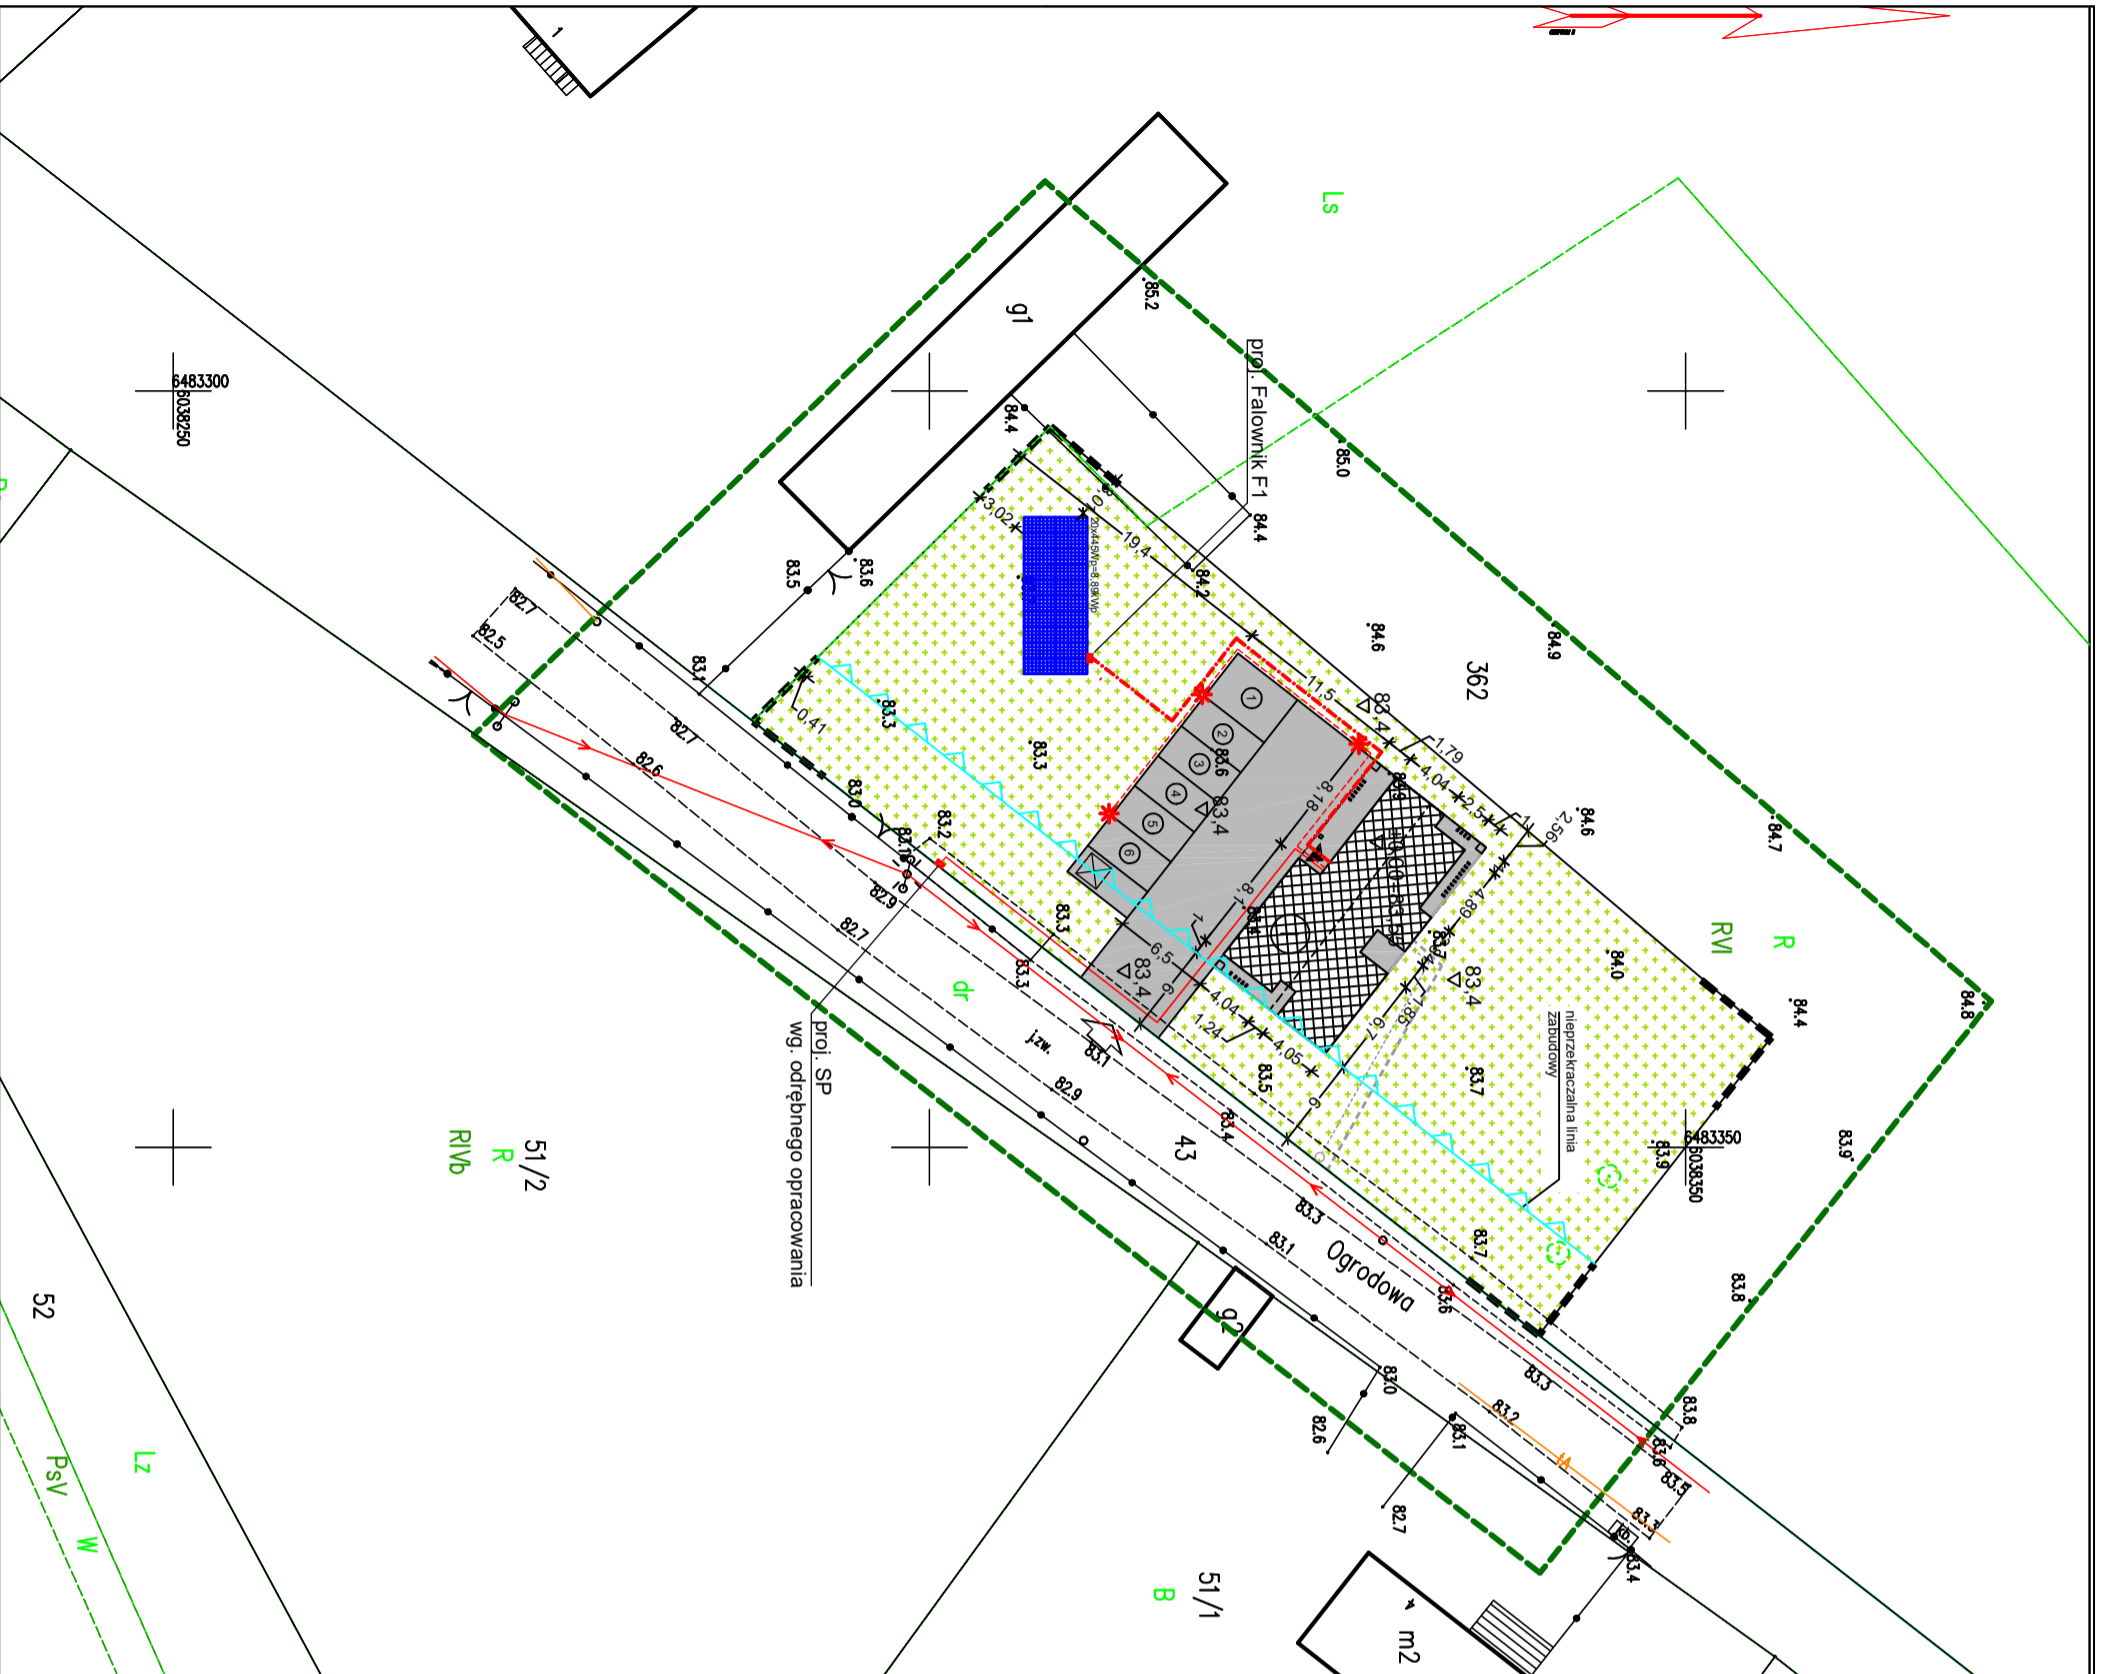

LEGENDA

- proj. kabel nn 0,4kV - zasilanie
- proj. kabel nn 0,4kV - oświetlenie
- proj. kabel nn 0,4kV - inst. PV
- proj. latarnia h=4 m, słup aluminiowy okrągły, oprawa LED 28W 4000K
- proj. szafka energetyczna
- proj. ogniwa PV 445W na konstrukcjach aluminiowych

ABE PROJEKT
BIURO USŁUG PROJEKTOWYCH
INWESTYCYJNYCH
PIOTR FORMELA

NIP: 5882356953
ul. Koszyńców 140/3
84-230 Rumia

INWESTYCA:
Budowa budynku administracyjnego - trzystanowiskowej kancelarii
Leszczego
nr dz.: 362, obr. 0008 Maszewo Łęborskie, gm. Cewice

INWESTOR:
Nadlesnictwo Cewice
ul. Wilosa 39, 84-312 Cewice

FAZA:	BRANŻA:	DATA:
PROJEKT TECHNICZNY	ELEKTRYCZNA	05.2024r.

TYTUŁ RYS.:
Plan instalacji elektrycznej zewnętrznej

PROJEKTANT:	SKALA:
mgr inż. Piotr Formela	1:500

SPRAWOZDAWCY:
mgr inż. Sebastian Ediel

NR RYS.:	REV.:
E0	01