

N3  
Wentylator kanałowy  
typ: TD-500/150-160 SILENT ECOWATT  
firmy: VENTURE INDUSTRIES  
wymiały: d/szer/wys  
484/252/204 masa=6 kg  
wywiew: 200 m<sup>3</sup>/h spręż 200 Pa  
wentylator zasilenie:  
~1,230V; 50 Hz; 0,04 kW  
+nagrzewnica kanałowa elektryczna  
~1,230V; 50 Hz; 3,00 kW

N2  
Wentylator kanałowy  
typ: TD-500/150-160 SILENT ECOWATT  
firmy: VENTURE INDUSTRIES  
wymiały: d/szer/wys  
484/252/204 masa=6 kg  
wywiew: 200 m<sup>3</sup>/h spręż 200 Pa  
wentylator zasilenie:  
~1,230V; 50 Hz; 0,04 kW  
+nagrzewnica kanałowa elektryczna  
~1,230V; 50 Hz; 3,00 kW


N1/W1  
Centrala wentylacyjna podwieszana  
z wymiennikiem przeciwprądowym  
typ: VVS030s-R-FPVH/VVS030s-LFPV\_cd  
firmy: VTS  
wymiały: d/szer/wys  
2525/1080/470 masa=580 kg  
nawiew: 3000 m<sup>3</sup>/h +10%, spręż 300 Pa  
nagrzewnica elektryczna  
~3,400V; 50Hz; 6,0 kW; 16A  
obliczeniowo ngrzewnica wykorzystuje 3,3kW  
wentylator zasilenie:  
~1,230V; 50 Hz; 0,75 kW x2  
wywiew: 2670 m<sup>3</sup>/h +10%, spręż 300 Pa  
wentylator zasilenie:  
~1,230V; 50 Hz; 0,75 kW x2

ODSYSACZ SPALIN  
Wentylator promieniowy  
typ: WPU-D 15-3 II gen.  
firmy: FILTRONIK  
wymiały: d/szer/wys  
1000/600/600 masa=39 kg  
wywiew: 250 m<sup>3</sup>/h spręż 1900 Pa  
wentylator zasilenie:  
~3,400V; 50 Hz; 1,5 kW

automatyczny odsysacz spalin  
FEN-200 lub równoważny

OKAP  
wywiew z kuchni 100m<sup>3</sup>/h  
przez okap-kuchenny  
wentylator zasilenie:  
~1,230V; 50 Hz; 1 kW

WG\*+RG  
OK 9.00 m

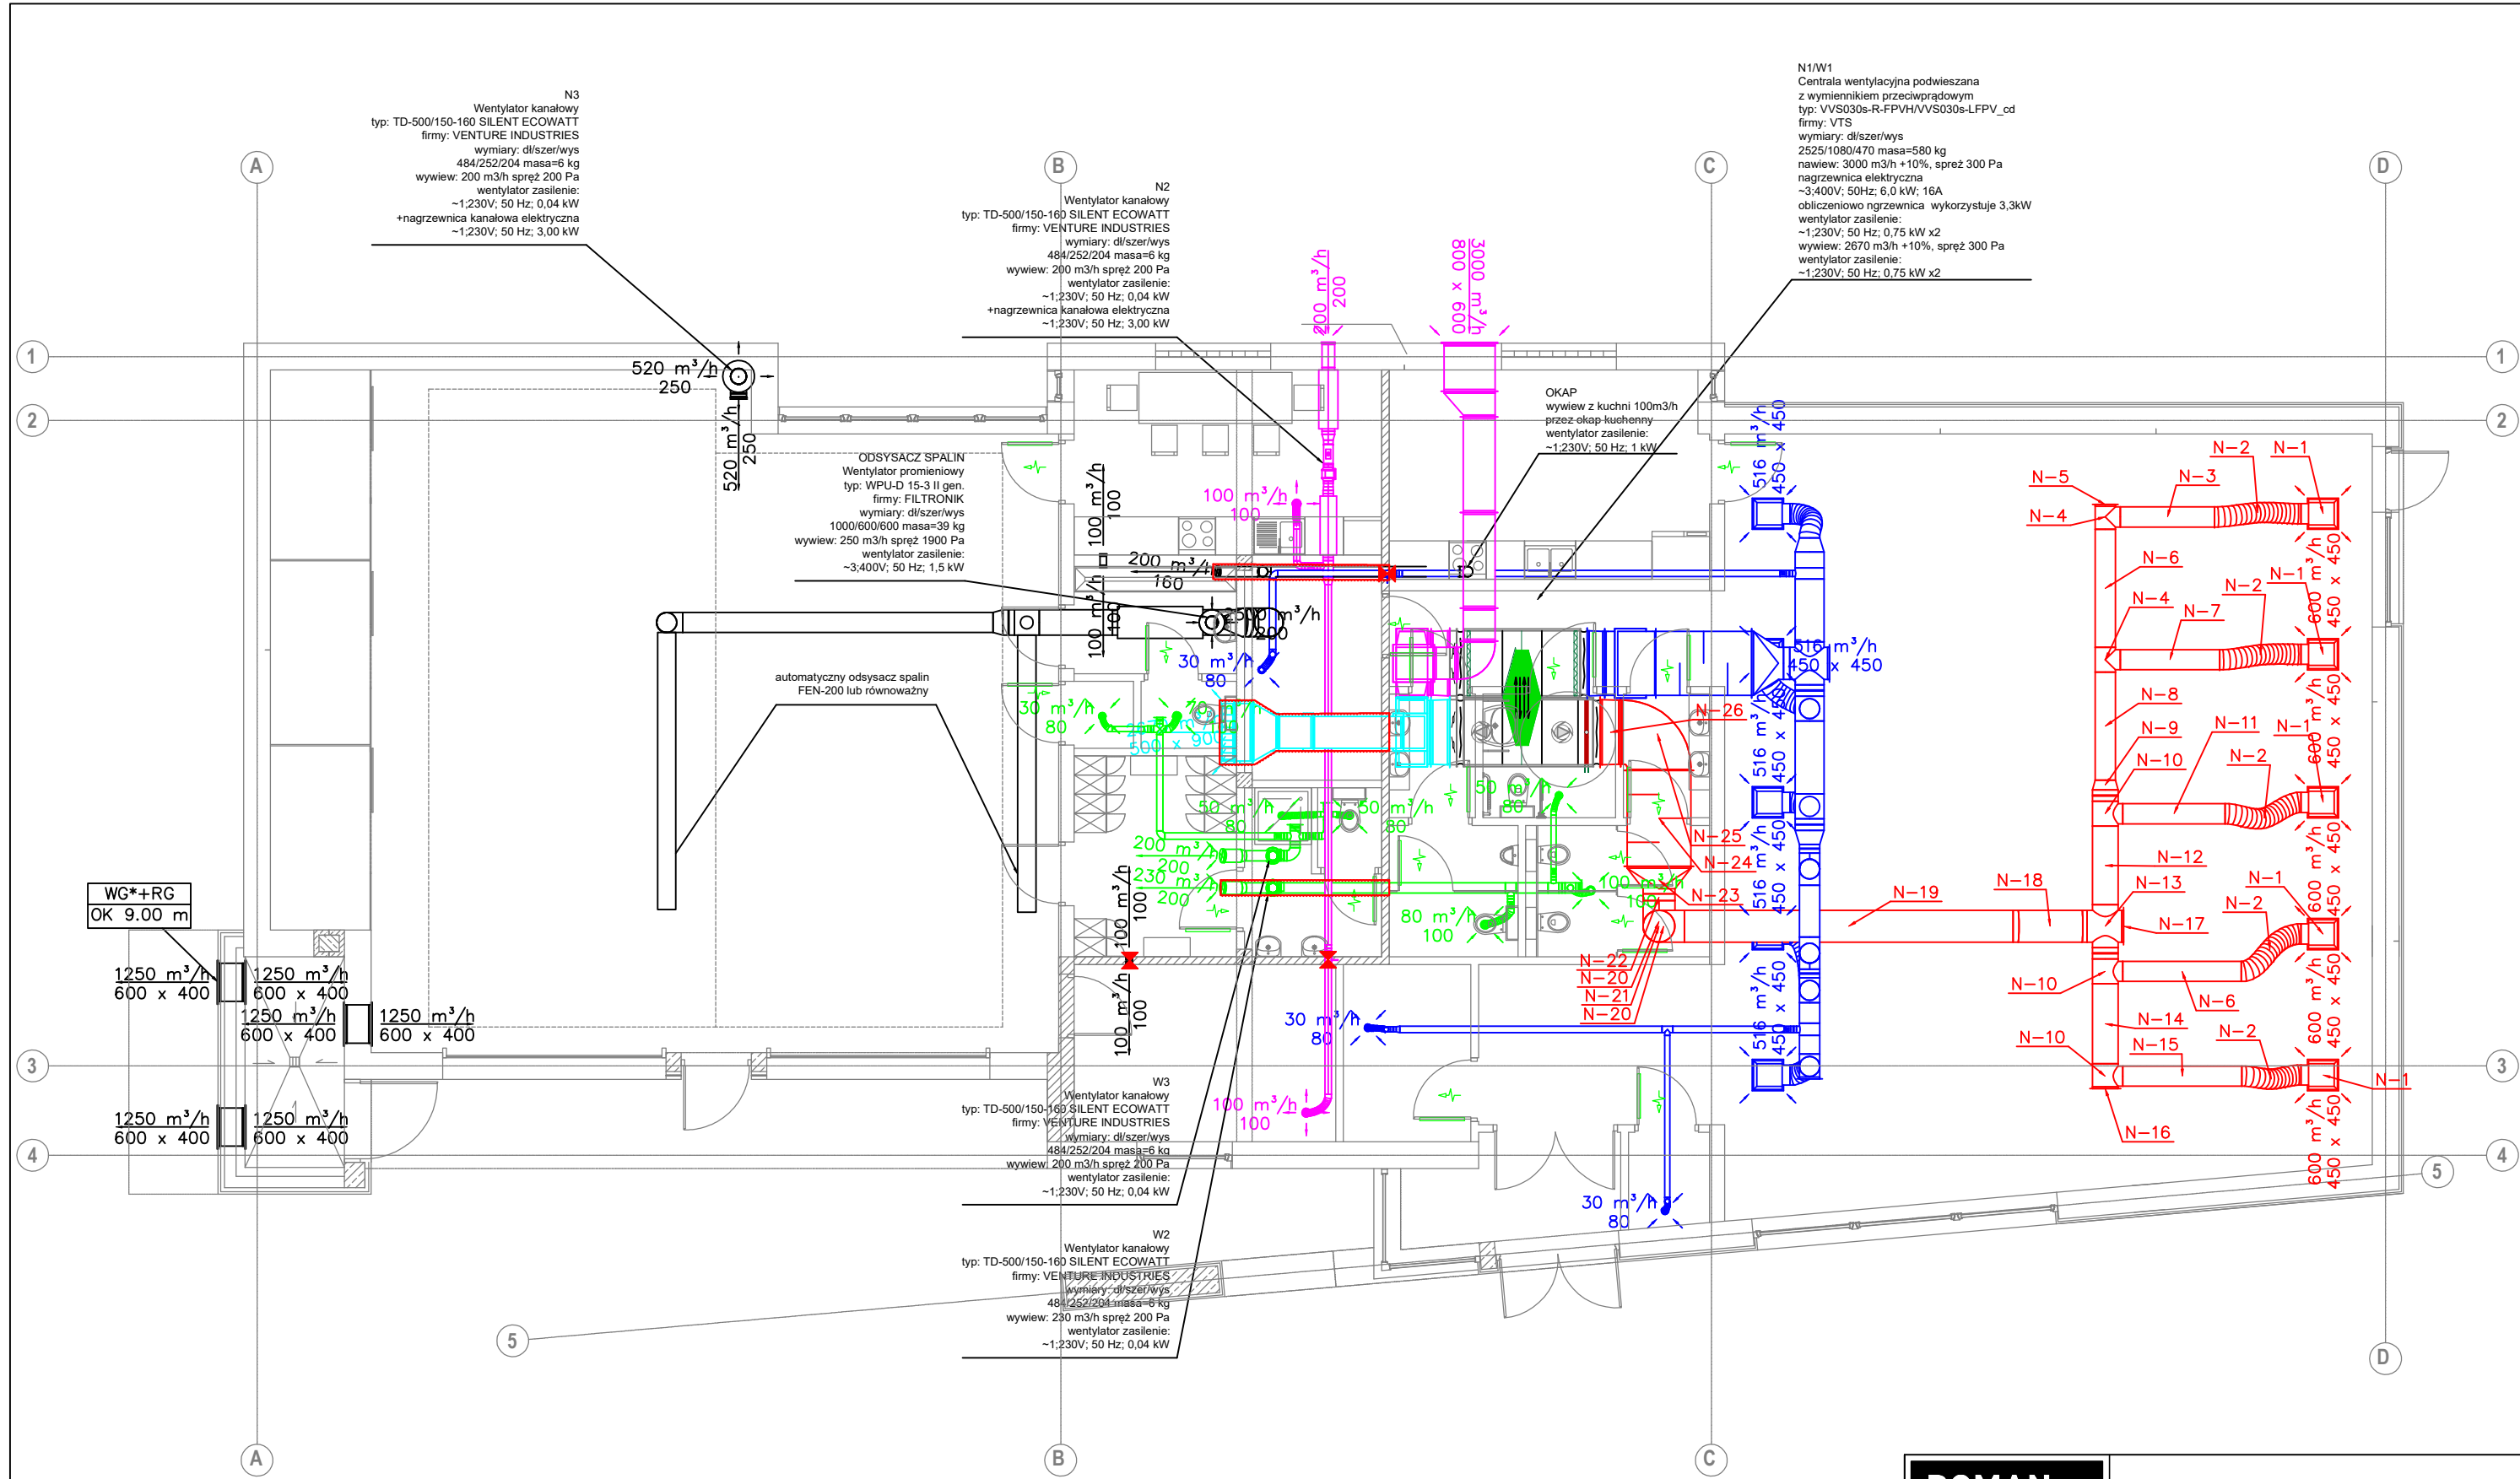

- Kratka transferowa w drzwiach o powierzchni netto 20 cm<sup>2</sup> lub podcięcie drzwi 2 cm
- Obudowa kanałów płytą ogniochronną EI120
- Przejście p-poz

<b>DOMAN PRO</b>		DOMAN-PRO Arkadiusz Domański ul. Aliantów 12/1, 88-400 Żnin, NIP: 558-170-90-90 tel. 607 843 781, e-mail: biuro@doman-pro.pl		
BIURO PROJEKTOWE I OBSŁUGI INWESTYCJI				
TEMAT OPRACOWANIA		Budowa remizy OSP wraz ze świetlicą wiejską, na terenie działki nr 185/3 położonej w miejscowości Brzyskorzystewko, gmina Żnin		DATA 01.08.2019
TREŚĆ RYSUNKU		WEWNĘTRZNA INSTALACJA WENTYLACJI MECHANICZNEJ		SKALA 1:100
INWESTOR		ETAP	NR RYS. WENT-1	
FUNKCJA	AUTOR	NR UPRAWNIEN	SPECJALNOŚĆ	PODPIS
PROJEKTANT	mgr inż. Łukasz Manikowski	KUP/0121/PWBS/19	SANITARNA	
PROJEKTANT SPRAWDZAJĄCY	mgr inż. Krzysztofa Tomczak	KUP/0051/POOS/14	SANITARNA	