

woj. łódzkie  
pow. piotrkowski  
101009\_4 Sulejów  
OBR. 0017 SULEJÓW  
działka 81

MAPA DO CELÓW PROJEKTOWYCH

skala 1 : 500

----- zakres opracowania



Wykonawca :

Numer zgłoszenia pracy geodezyjnej: GBR.6642.1.1255.2021  
Układ współrzędnych prostokątnych płaskich: 2000/7.  
Układ wysokościowy : Kronsztadt "60".  
Mapę wykonano na podstawie mapy sytuacyjno - wysokościowej  
oraz pomiaru uzupełniającego.

MAPA AKTUALNA NA DZIEŃ 12.04.2021r.

Przy opracowaniu niniejszej mapy nie ustalono obciążenia służebnościami gruntowymi.

Nie wyklucza się istnienia w terenie innych, nie wykazanych na niniejszej mapie urządzeń podziemnych które nie były zgłoszone do inwentaryzacji. Za przewody nie zgłoszone do inwentaryzacji geodezyjnej wykonawca niniejszej mapy nie ponosi odpowiedzialności.

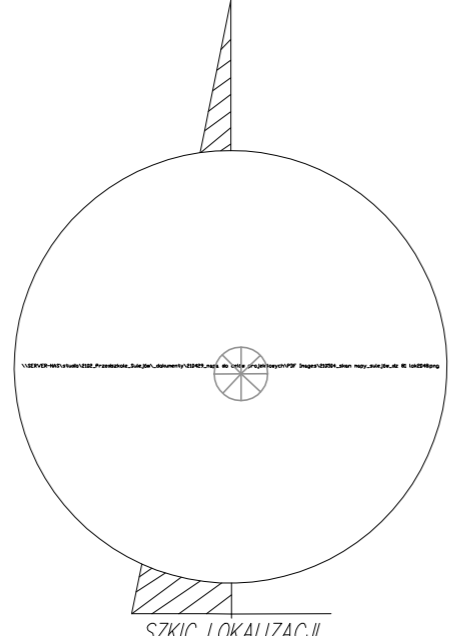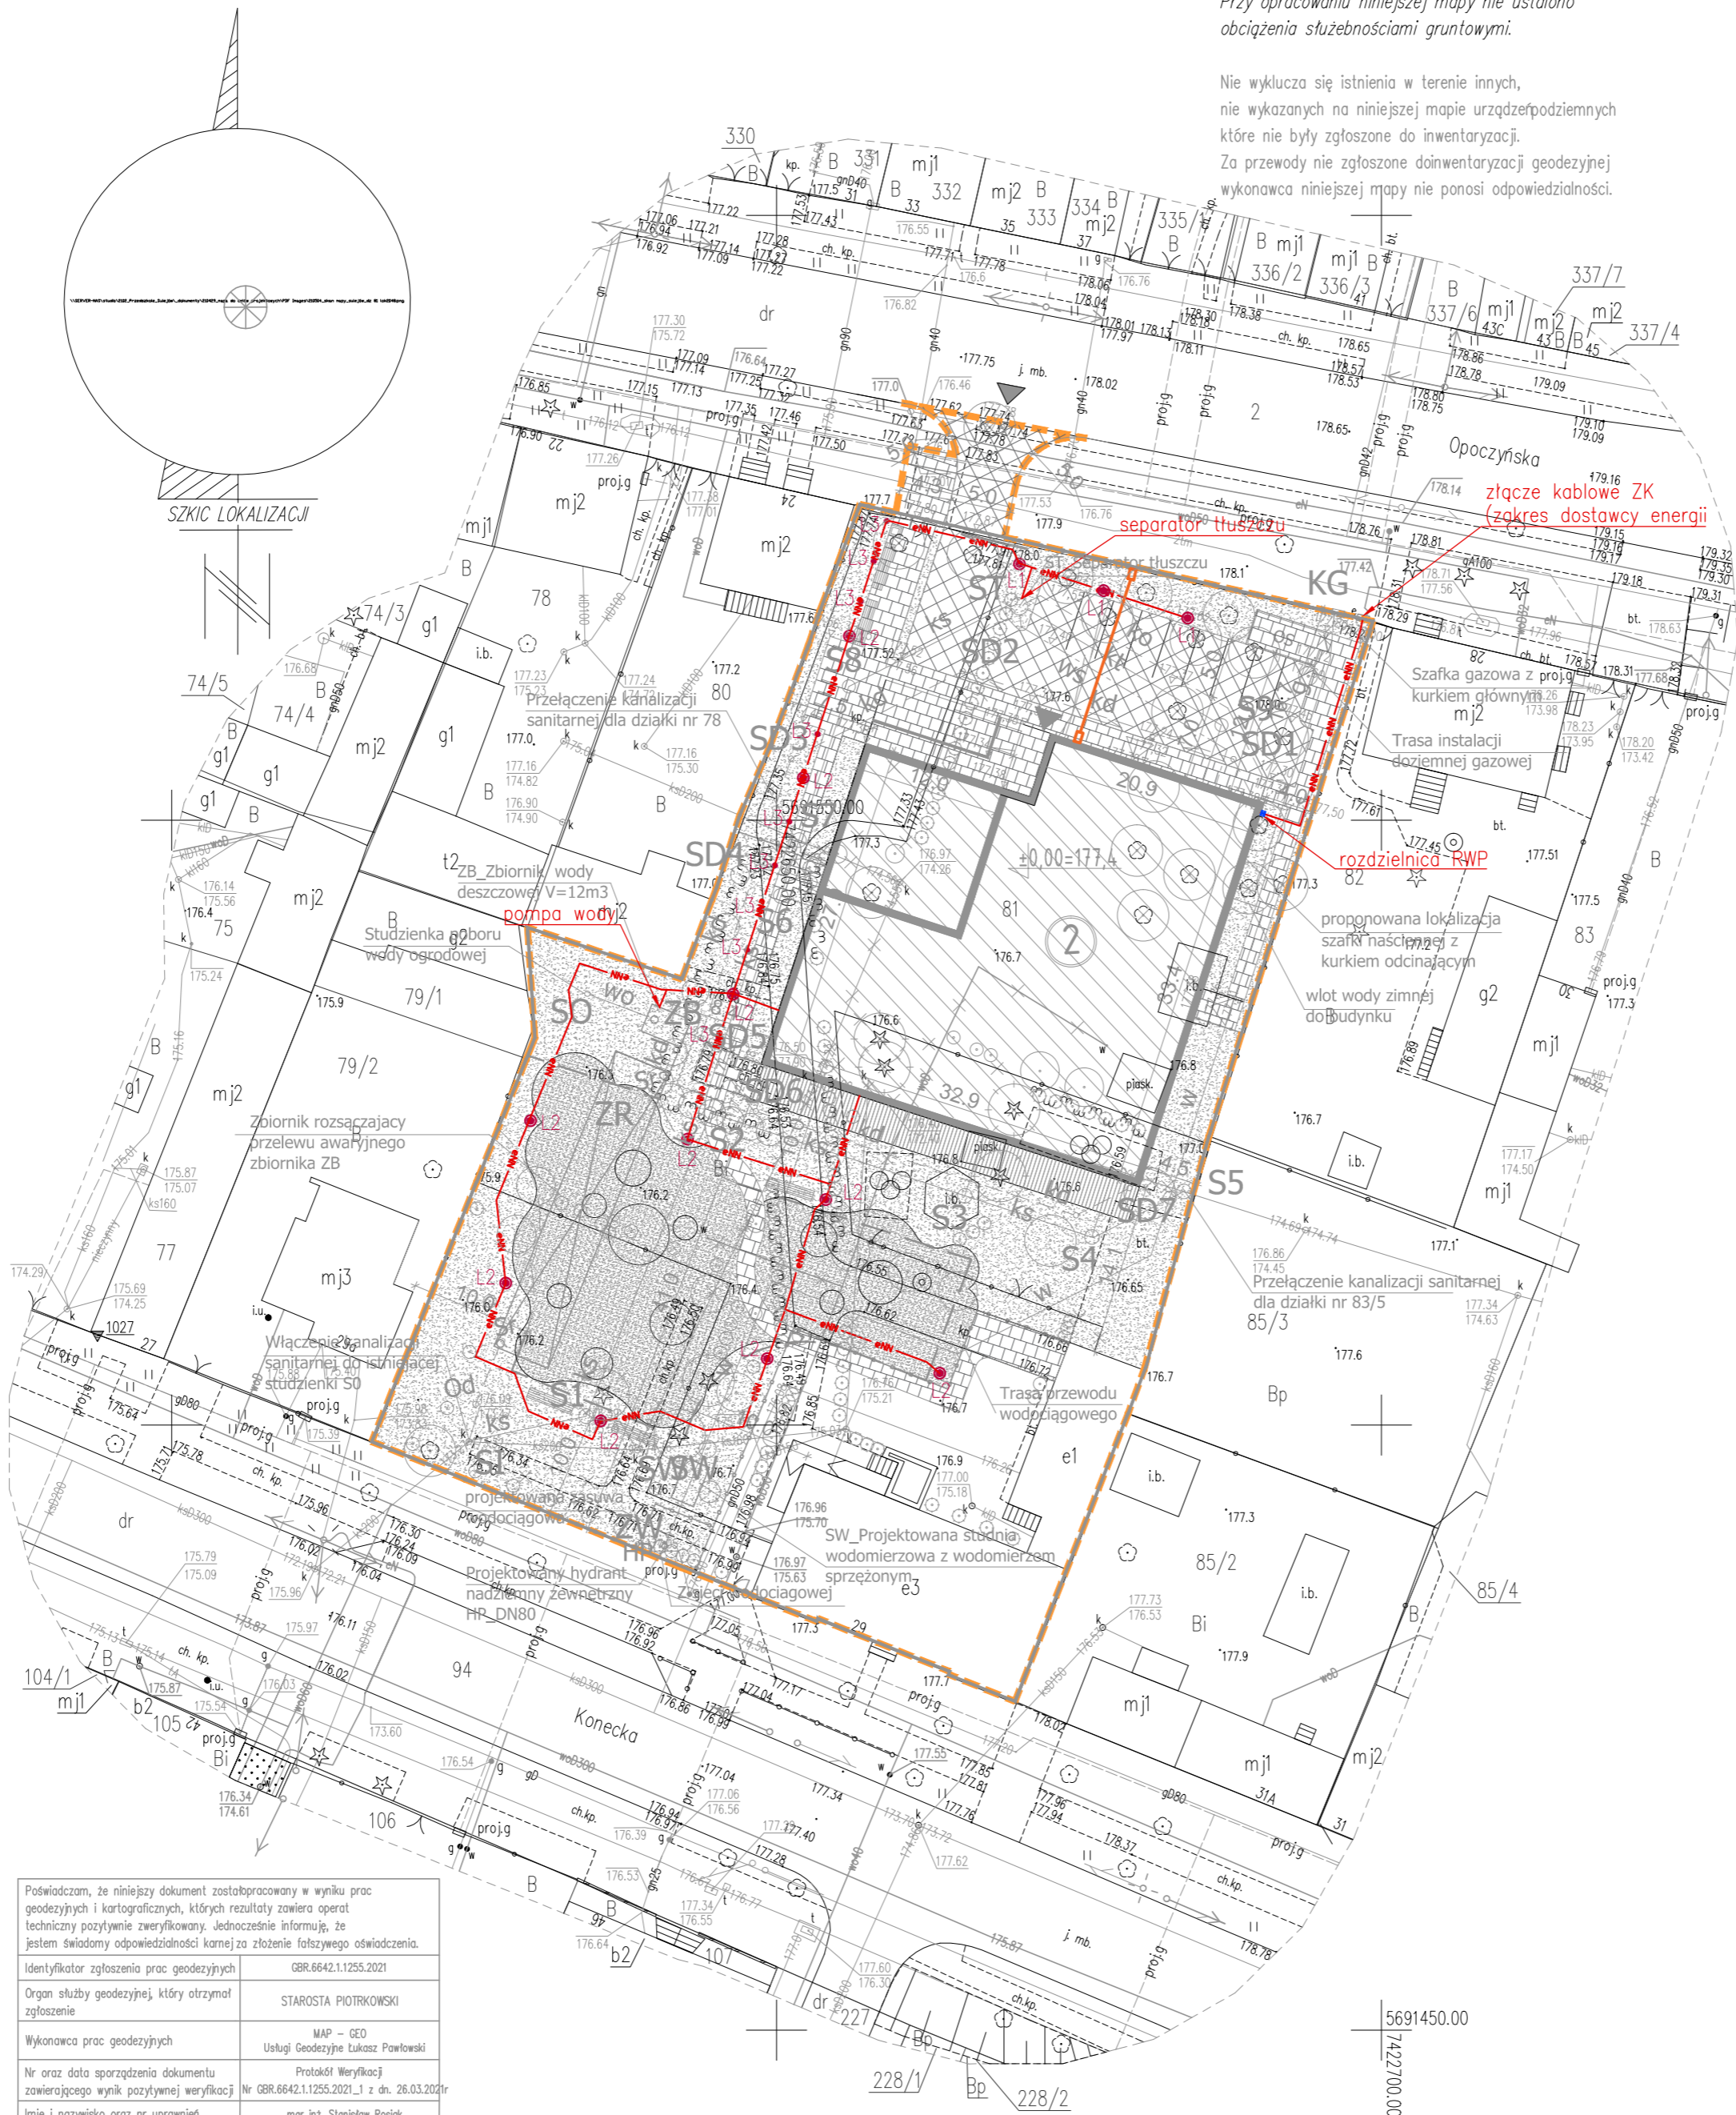

Obiekty na instalacjach sanitarnych:

- SI - studzienka kanalizacyjna istniejąca
- S1+S8 - studzienki kanalizacji sanitarnej
- S9 - studzienki kanalizacji tłuszczowej
- SD1+SD7 - studzienki kanalizacji deszczowej
- ZB - zbiornik betonowy wody deszczowej, V=12m<sup>3</sup>
- ZR - zbiornik rozsączający awaryjny
- ST - separator tłuszczu i skrobi
- SO - studzienka poboru wody ogrodowej
- SW - studzienka wodomierzowa betonowa
- ZW - zasawa wodociągowa
- KG - kurek główny gazowy w szafce gazowej
- HP - hydrant zewnętrzny nadziemny DN80
- Od - odpowietrzenie zbiornika rozsączającego
- Sr - studzienka rewizyjno-inspekcyjna ZR

LEGENDA

- zakres opracowania
  - obszar opracowania
  - ▨ projektowany budynek
  - ② projektowana ilość kondygnacji
  - ▲ wejście do budynku/wejście główne
  - ▲ wjazd na działkę
  - projektowane ogrodzenie
  - projektowana brama przesuwna
  - granica placu zabaw
  - ▨ projektowana droga i parking z kostki betonowej
  - ▨ projektowane dojścia piesze i plac z kostki betonowej ozdobnej
  - ▨ projektowana nawierzchnia poliuretanowa
  - ▨ trawa - zieleni niska
  - ▨ kosz na śmiecie, ławka
  - ▨ stojaki na rowery
  - OS odpady stałe - obudowa śmietnikowa
  - ✕ elementy do usunięcia/ demontażu
  - ▨ projektowane rzędne wysokościowe
  - ▨ projektowane wpusty drogowe
  - ▨ projektowane odwodnienie liniowe
  - ▨ spadki poprzeczne, podłużne nawierzchni
  - hydrant projektowany
  - proj. latarnia ośw. typu parkowego
  - proj. słupki oświetleniowy wys. 1m
- Przewody:
- w - instalacja wodociągowa
  - g - instalacja gazowa
  - ks - kanalizacja sanitarne
  - kd - kanalizacja deszczowa
  - kt - kanalizacja tłuszczowa
  - ko - kanalizacja odpowietrzająca
  - wo - woda ogrodowa
  - ws - woda do separaora
  - e - proj. linie kablowe nn
  - t - kanalizacja teletechniczna RHDPEp 110x6,3
  - ▣ studnia teletechniczna SK-1

JEDNOSTKA PROJEKTOWANIA:

S I E R G I E J  
s t u d i o  
s t a r c h i t e k t u r y

mobile +48 604 539 771  
email studio@siergiejstudio.pl  
siedziba ul. Puszczyńska 11 lok. 1, 50-559 Wrocław

inwestor:  
GMINA SULEJÓW  
ul. Konecka 42  
97-330 Sulejów

temat:  
Budowa Przedszkola Miejskiego w standardzie pasywnym  
wraz z zagospodarowaniem terenu  
Dz nr 81, ul. Opczyńska, 97-330 Sulejów

główny projektant / numer uprawnień: MGR INŻ. ARCH. GRZEGORZ SIERGIEJ 01/03/OIOA podpisany:

BRANŻA INSTALACJE ELEKTRYCZNE  
INŻ. KRZYSZTOF JASIŃSKI 150/DOŚ/13

MGR INŻ. PIOTR BARCEWICZ 296/DOŚ/08

branża: ELEKTRYCZNA format: A2 skala: 1:100 data: 10.2021

tytuł: PROJEKT ZAGOSPODAROWANIA TERENU  
PLAN INSTALACJI ELEKTRYCZNYCH ZEWNĘTRZNYCH

numer projektu: 2102 - PW - IE - PZT - A  
stadium: A2 branża: A2 numer rysunku: 10.2021 wersja: A

Poświadczam, że niniejszy dokument został opracowany w wyniku prac geodezyjnych i kartograficznych, których rezultaty zawiera operat techniczny poświadczony zwerifikowany. Jednocześnie informuję, że jestem świadomy odpowiedzialności karnej za złożenie fałszywego oświadczenia.	
Identyfikator zgłoszenia prac geodezyjnych	GBR.6642.1.1255.2021
Organ służby geodezyjnej, który otrzymał zgłoszenie	STAROSTA PIOTRKOWSKI
Wykonawca prac geodezyjnych	MAP - GEO Usługi Geodezyjne Łukasz Powtowski
Nr oraz data sporządzenia dokumentu zawierającego wynik pozytywnej weryfikacji	Protokół Weryfikacji Nr GBR.6642.1.1255.2021_1 z dn. 26.03.2021r.
Imię i nazwisko oraz nr uprawnień zawodowych kierownika prac	mgr inż. Stanisław Rosiak Nr uprawnień 8976 MGPiB