


STAROSTWO POWIATOWE
w Pisz
12-200 PISZ
WYDZIAŁ
ZAGOSPODAROWANIA PRZESTRZENNEGO
I BUDOWNICTWA

1215

- 1,00

1244

PRACOWNIA PROJEKTOWA ARCHITEKT WITOLD J. KOWALCZYK Elk ul. Armii Krajowej 8 tel. (0-87)6105510	
nazwa obiektu	BUDYNEK NADLEŚNICTWA DRYGA
adres	Drygały, ul. Grunwaldzka 22
branża	architektura

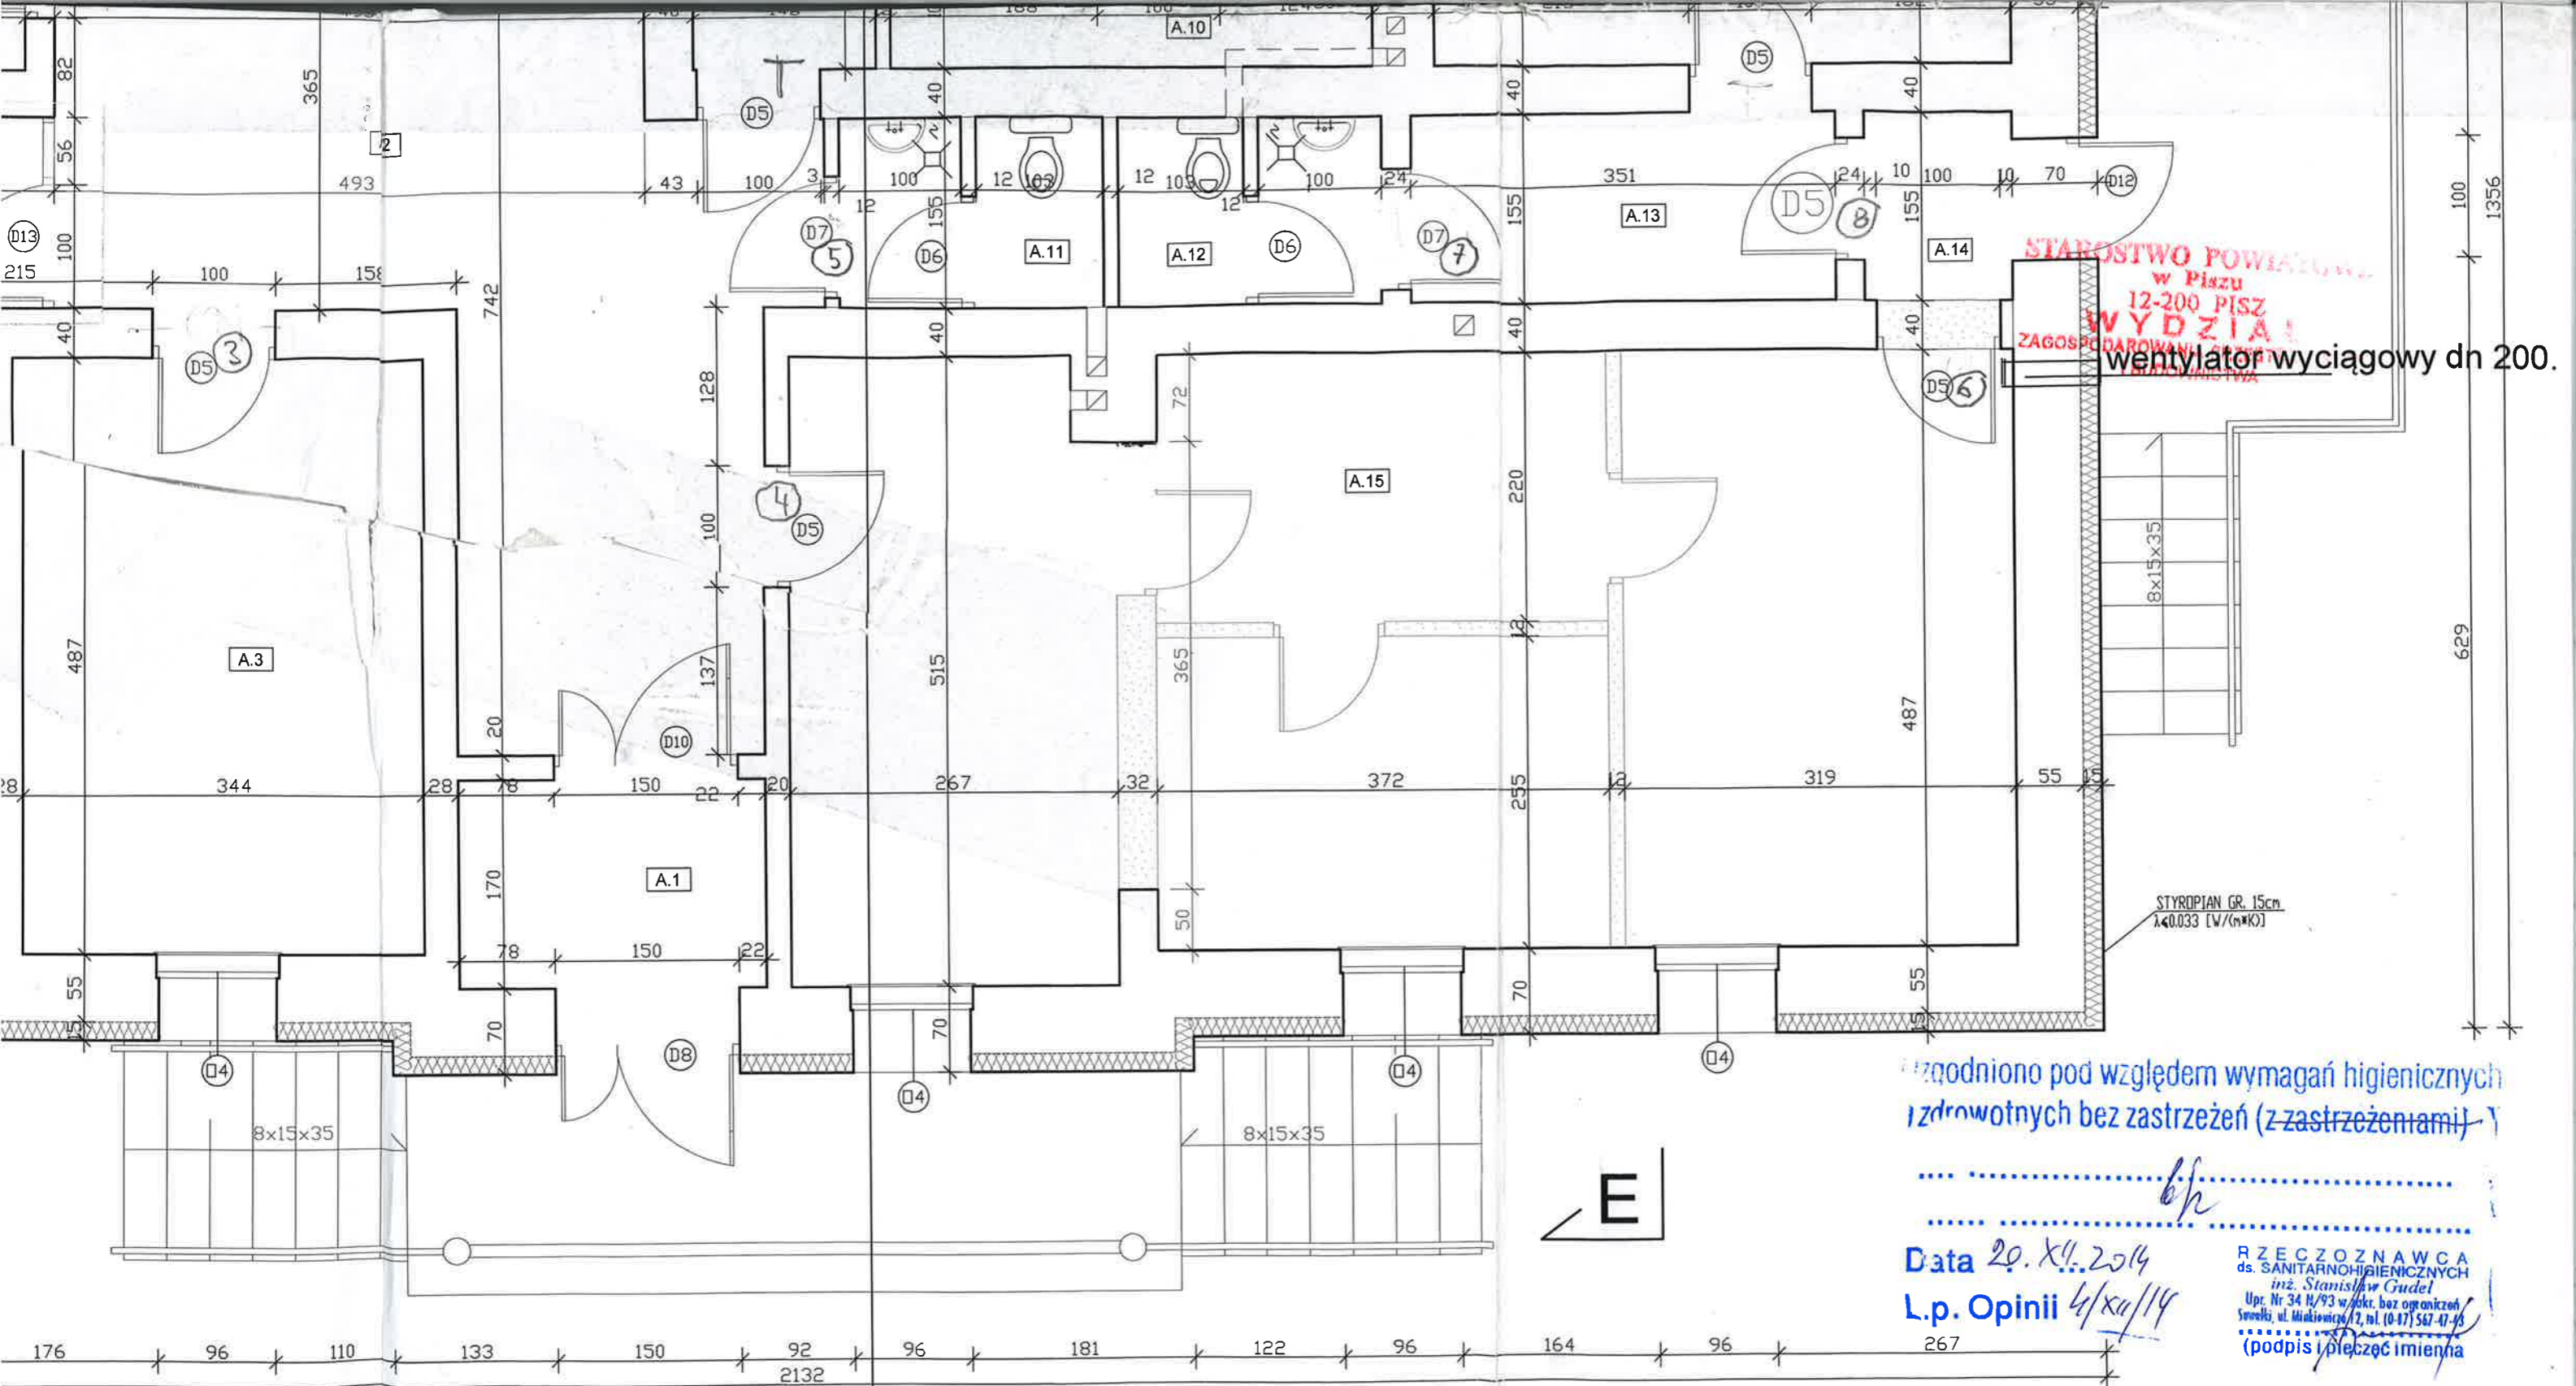

STAROSTWO POWIATOWE
w Pisz
12-200 PISZ
WYDZIAŁ
ZAGOSPODAROWANIA I
KRAJOBRAZU

wentylator wyciągowy dn 200.

STYROPIAN GR. 15cm
λ=0.033 [W/(m·K)]

Zgodniono pod względem wymagań higienicznych
i zdrowotnych bez zastrzeżeń (z zastrzeżeniami)

Data 20. X. 2014
L.p. Opinii 4/XI/14

RZECZOZNAWCA
ds. SANITARNOHIGIENICZNYCH
inż. Stanisław Gudel
Upr. Nr 34 14/93 w/okr. bez ograniczeń
Szwedki, ul. Minkiewicza 12, tel. (0-87) 567-47-48
(podpis i pieczęć imienna)

oznaczone do wyburzenia.

RZECZOZNAWCA DO SPRAW ZABEZPIECZEŃ
PRZECIWOPOŻAROWYCH
inż. Antoni Waszczykowski nr lic. 210/93
Etk, dn. 27.12.2014 r.
Zgodność projektu z wymogami
oceny przeciwpożarowej
stwierdzam
bez uwag z uwagami

PRACOWNIA PROJEKTOWA ARCHITEKT WITOLD J. KOWALCZYK Elk ul. Armii Krajowej 8 tel. (0-87) 6106510			
nazwa obiektu	BUDYNEK NADLEŚNICTWA DRYGAŁY		
adres	Drygały, ul. Grunwaldzka 22		
branża	architektura		
RYS. NR	12.	RZUT PARTERU	skala 1:50
mgr inż. arch. Witold J. Kowalczyk		data 12.2014	numer uprawnień SUW-45-87