 



# Rzut instalacji gazu

## Rzut parteru

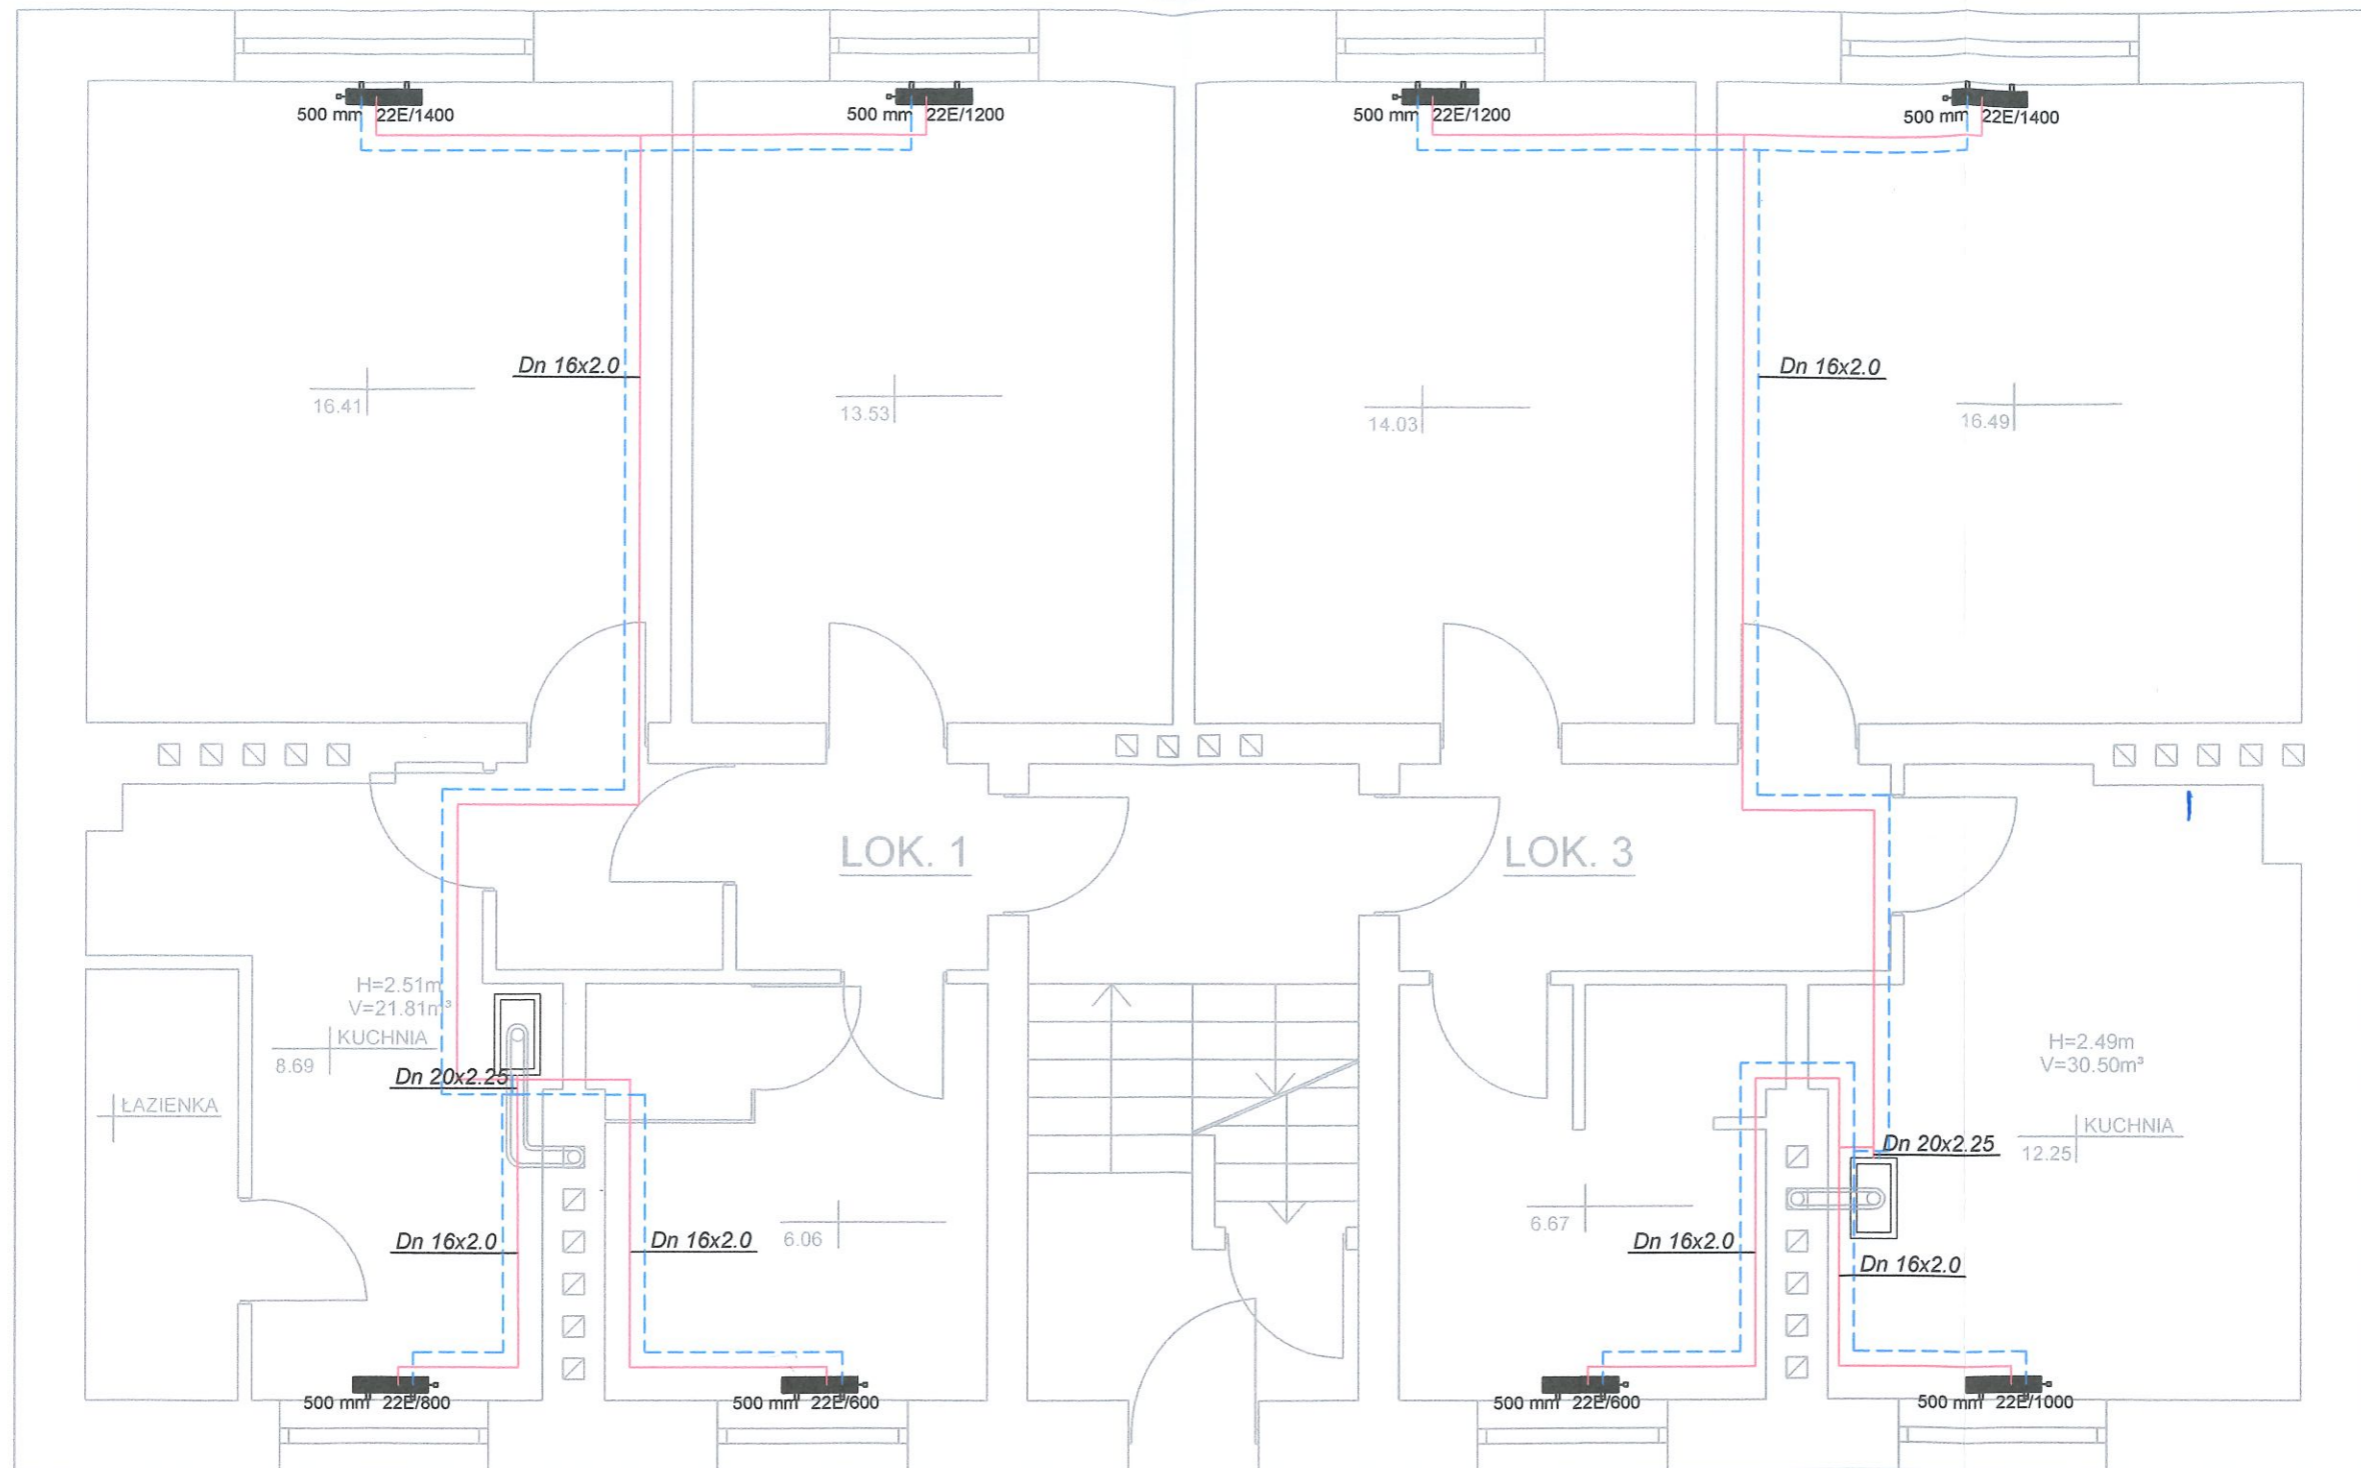

**HYDROTOM PAWEŁ TOMCZAK**  
62-100 WĄGROWIEC, ul. Kościuszki 9/6  
Tel.: +48 502 399 203

Inwestor:	Gmina Skoki ul. Wincentego Ciastowicza 11, 62-085 Skoki	
Obiekt:	Modernizacji źródła ogrzewania w budynku na ul. Zamkowej 9 w Skokach	
Treść rysunku:	Rzut instalacji co dla części lokali przy ul. Zamkowej 9 - rzut parteru	
Projektant:	mgr inż. Paweł Tomczak <small>nr upr. bud. WKP/0277/PW/QS/14 w specj. instal. i urządz. sanitarne</small>	
Asystent:	inż. Dominika Kantorska	
Branża:	Sanitarna	Projekt techniczny
Data opracowania:	16.06.2021r.	Skala 1:50
		Nr rys. 5