


# WEWNĘTRZNA INSTALACJA GAZU - RZUT LOKALU - II PIĘTRO

UL. SULEJOWSKA

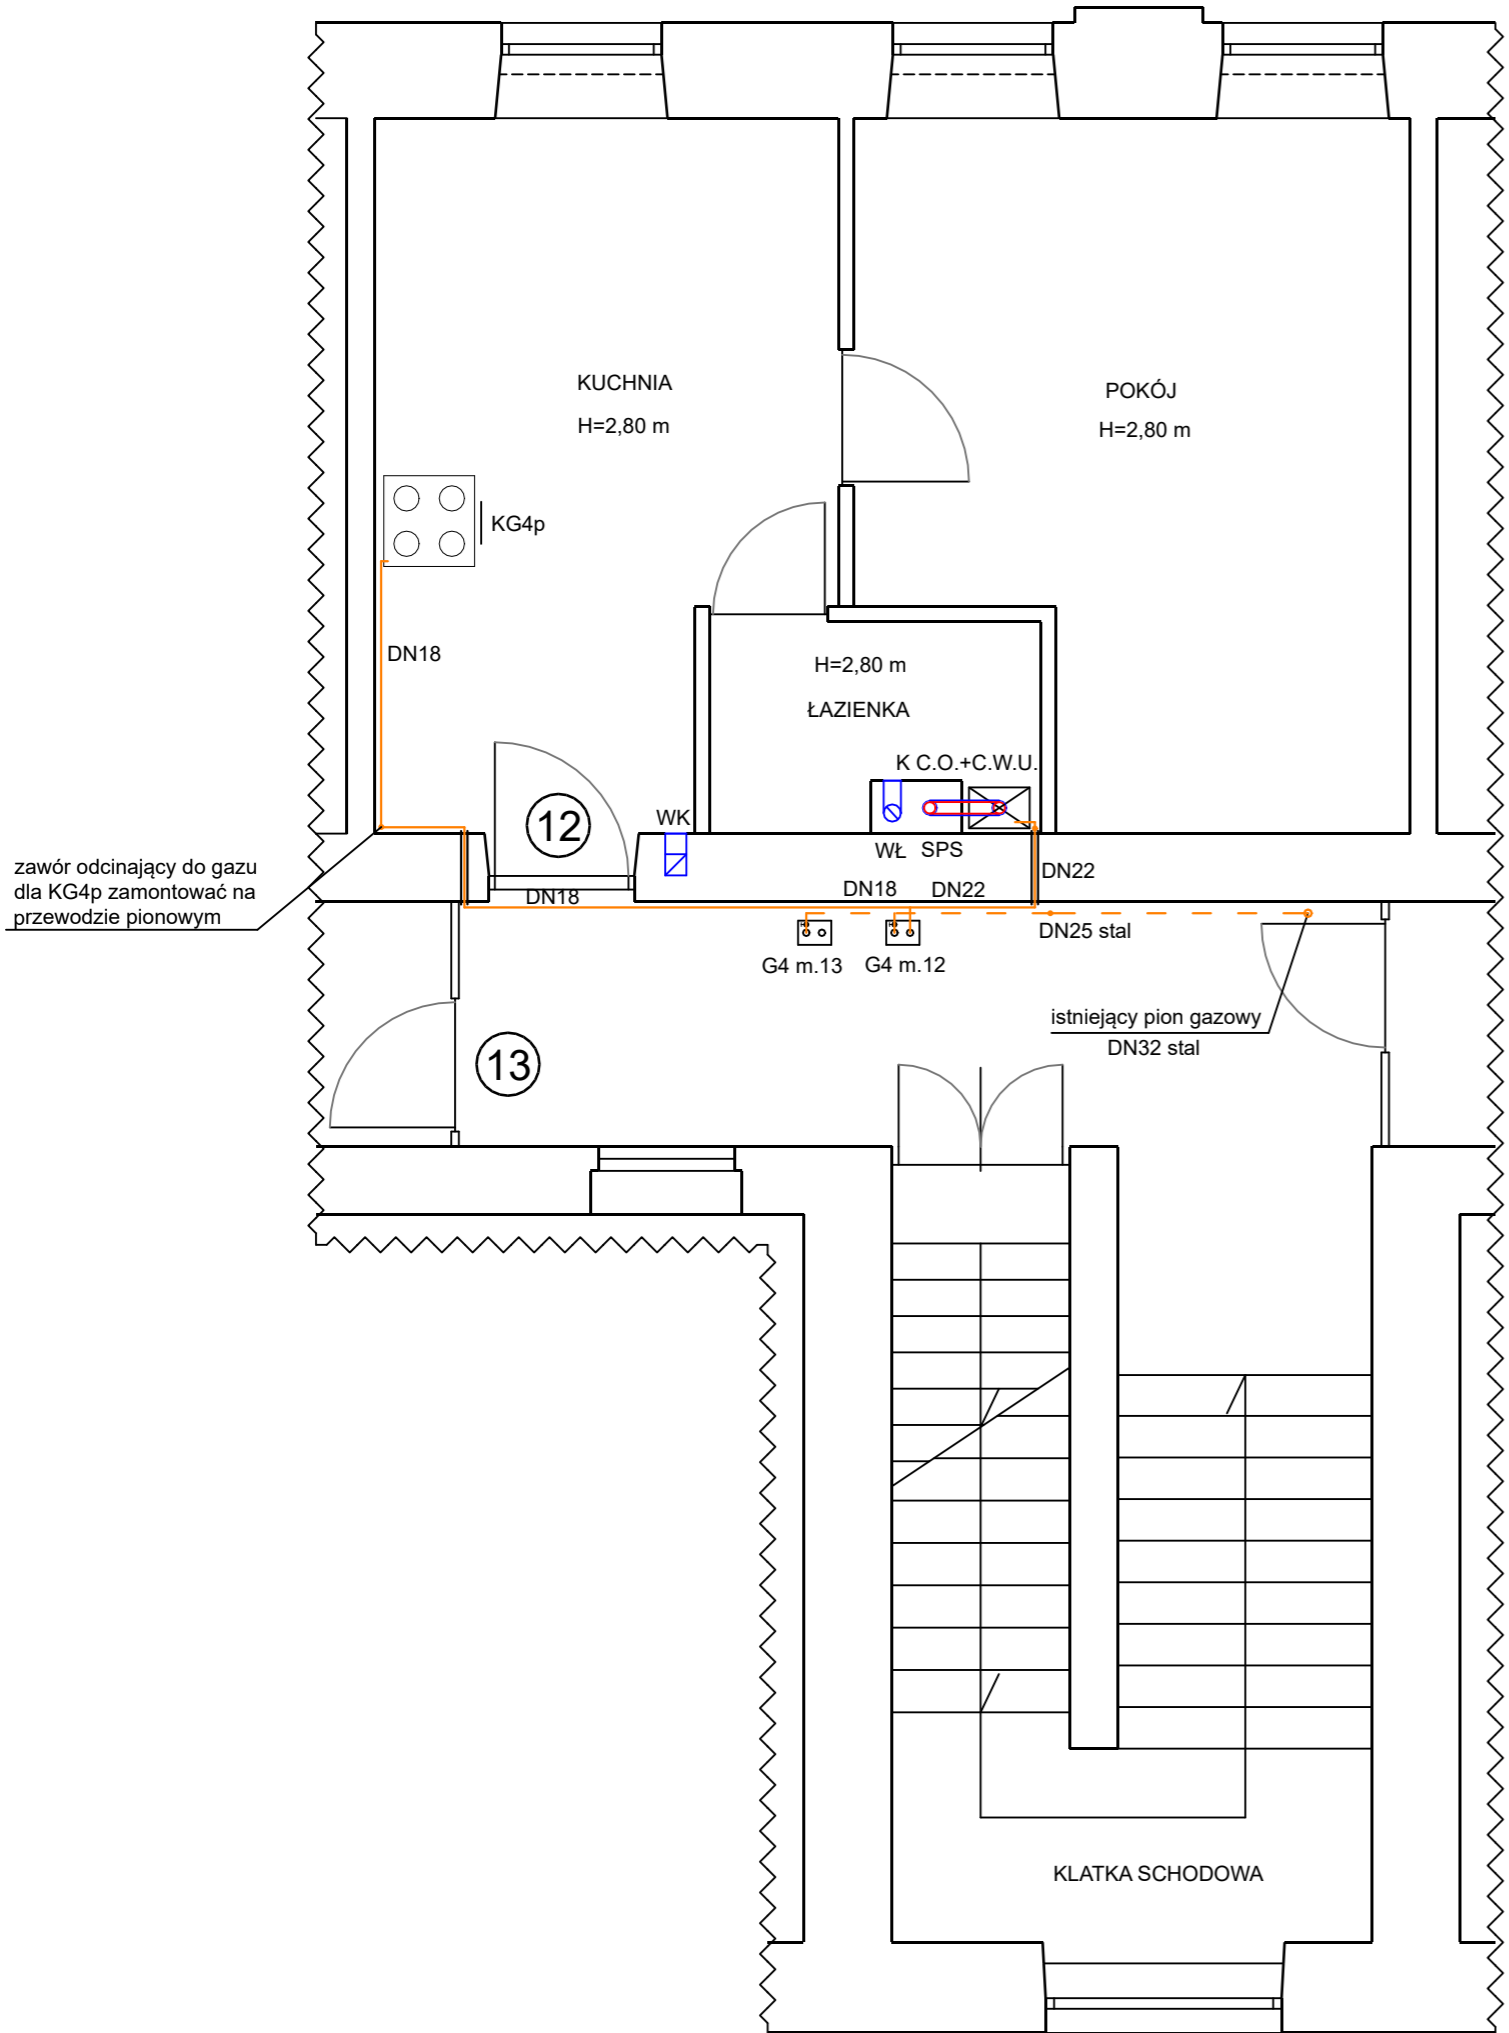

## LEGENDA

- - - ISTNIEJĄCA INSTALACJA GAZU - NIE PODLEGA WYMIANIE;
- PROJEKTOWANA INSTALACJA - WYKONAĆ Z RUR STALOWYCH B/S O POŁĄCZENIACH SPAWANYCH LUB RUR I KSZTAŁTEK Cu O POŁĄCZENIACH ZACISKOWYCH;
- RURA OSŁONOWA NA PRZEJŚCIU PRZEZ PRZEGRODĘ BUDOWLANĄ;
- ZAWÓR KULOWY GWINTOWANY DO GAZU;
- WK - WENTYLACJA GRAWITACYJNA POMIESZCZENIA KUCHNI - ISTNIEJĄCYM KANAŁEM MUROWANYM - PO ODŁĄCZENIU KOTŁA NA PALIWO STAŁE I USZCZELNIENIU WKŁADEM ALU-FOL;
- SPS - SYSTEM POWIETRZNO-SPALINOWY Z RURY STALOWEJ KWASOODPORNEJ - DOBUDOWAĆ I ZAIZOLOWAĆ TERMICZNIE PONAD DACHEM;
- WL - WENTYLACJA POMIESZCZENIA ŁAZIENKI - DOBUDOWAĆ Z RUR STALOWYCH WENTYLACYJNYCH I ZAIZOLOWAĆ PONAD DACHEM;
- KC.O.+C.W.U. - PROJEKTOWANY KOCIOŁ GAZOWY Z ZAMKNIĘTĄ KOMORĄ SPALANIA - KONDENSACYJNY;
- KG4p - ISTNIEJĄCA KUCHNIA GAZOWA CZTEROPALNIKOWA;
- G4 M.12 - ISTNIEJĄCY GAZOMIERZ MIECHOWY TYP G4.

UL. PODWÓRKO

NAZWA OBIEKTU	WEWNĘTRZNA INSTALACJA GAZU - RZUT LOKALU - II PIĘTRO		
INWESTOR	TOWARZYSTWO BUDOWNICTWA SPOŁECZNEGO SP. Z O.O. AL. 3 MAJA 31, 97-300 PIOTRKÓW TRYBUNALSKI		
ADRES INWESTYCJI	UL. SULEJOWSKA 37 M.12, 97-300 PIOTRKÓW TRYBUNALSKI DZ. NR 180/27 OBR. 20 JEDNOSTKA EWIDENCYJNA 106201_1		
PROJEKTANT	MGR INŻ. JAKUB SZAJEWSKI	NR UPRAWNIEŃ	
		LOD/1605/POOS/11	
SKALA 1:50	RYSunEK NR 1	DATA OPRACOWANIA	MARZEC 2021