

ZAKŁAD WODOCIĄGÓW I KANALIZACJI
SP. Z O.O. W ŚWINOUJŚCIE
WPLYNIŁO

2019-03-13

Nr. EA/PP/0313/18
Podpis: [signature]

Zakładu Wodociągów i Kanalizacji
Sp. z o.o. w Świnoujściu
ul. Kołtątaja 4

ZALĄCZNIK NR 6

WEN.6853.9.2019.WW

Nr pisma

Odpowiadając na Państwa wniosek z dnia 23-01-2019 r., znak EA/PW/0090/2019, uzupełniony wnioskiem z 06-03-2019 r. znak EA/PW/0316/2019 w sprawie uzgodnienia i wydania zgody na budowę sieci wodociągowej wody surowej oraz sieci elektroenergetycznej niskiego napięcia i sterowniczej na terenie działek: 263/5; 278/2; 279/2; 280/2; 281/2; 282/43 położonych w obrębie 0010, na potrzeby zadania inwestycyjnego pn. „Przebudowa sieci wodociągowej na terenie ujęcia wody Wydrzany w Świnoujściu, celem podłączenia wykonanych studni W2 i W5 oraz planowanych do wykonania studni W1 i W8”, niniejszym pismem

**uzgadniam i wyrażam zgodę
dla Zakładu Wodociągów i Kanalizacji Sp. z o.o. w Świnoujściu, ul. Kołtątaja 4**

na dysponowanie gruntem działek: 263/5; 278/2; 279/2; 280/2; 281/2; 282/43 położonych w obrębie 0010, w celu wykonania prac budowlanych związanych z realizacją wyżej opisanej inwestycji, zgodnie z przedłożonym planem zagospodarowania.

Niniejsza zgoda jest równoznaczna z prawem do dysponowania nieruchomością na cele budowlane.

Jednostka, na rzecz której wydano niniejszą zgodę, odpowiada za stan bezpieczeństwa na zajmowanym terenie i ponosi całkowitą odpowiedzialność cywilno-prawną wobec osób trzecich, z tytułu szkód mogących zaistnieć na tym terenie, w związku z prowadzonymi robotami, w czasie zajmowania terenu, jak również w okresie gwarancyjnym.

Dla powyższego zamierzenia należy spełnić następujące warunki:

1. **Przed rozpoczęciem prac budowlanych Inwestor, co najmniej 5 dni przed rozpoczęciem prac, ma obowiązek uzyskać zgodę od Wydziału Infrastruktury i Zieleni Miejskiej (e-mail: wiz@um.swinoujście.pl; tel. 91-321-45-74) na zajęcie ww. działki(ek) na podstawie wniosku dołączonego do niniejszej zgody.**
2. Inwestycję prowadzić zgodnie z przedłożonym projektem.
3. Projektowaną inwestycję dopuszcza się wykonać metodą rozkopu.

Przy rozkopie należy:

- a) wykop wykonać na szerokość minimalną do ułożenia rur i kabli oraz zabezpieczyć i oznakować teren zgodnie z obowiązującymi przepisami i wymogami BHP,
- b) po wykonaniu prac ziemnych teren należy przywrócić do poprzedniego stanu technicznego,
- c) uważać na istniejące i projektowane sieci uzbrojenia podziemnego,
- d) w przypadku wystąpienia kolizji lub awarii Inwestor jest zobowiązany do usunięcia i naprawienia szkód na własny koszt,

- e) w stosunku do wszystkich drzew i krzewów rosnących w bezpośrednim sąsiedztwie prowadzenia prac budowlanych należy przestrzegać zasad ochrony drzew i krzewów zgodnie z wymogami prawa budowlanego oraz pozostałych przepisów nakładających obowiązek ochrony i utrzymania zieleni w należyłym stanie,
- f) prace ziemne przy zbliżeniu do korzeni drzew i krzewów wykonywać ręcznie bez użycia sprzętu mechanicznego, w taki sposób by nie uszkodzić korzeni drzew i krzewów, a w przypadku konieczności usunięcia drzew bądź krzewów, należy uzyskać zgodę odpowiedniego organu na ich wycinkę, zgodnie z obowiązującymi w tym przedmiocie przepisami.
4. Utrzymanie i konserwacja wbudowanych urządzeń na ww. działkach należeć będzie do właściciela tych urządzeń.
5. **Odtworzenie zajętego terenu Inwestor winien zgłosić do odbioru w Wydziale Infrastruktury i Zieleni Miejskiej (e-mail:wiz@um.swinoujscie.pl; tel. 91-321-45-74), w terminie do 7 dni po zakończeniu robót. Z odbioru terenu zostanie sporządzony protokół.**
6. Inwestor zobowiązany jest w terminie 30 dni od daty sporządzenia ostatecznego protokołu odbioru terenu dostarczyć szkic geodezyjny i kopię mapy zawierającą powykonawczą inwentaryzację geodezyjną wbudowanych urządzeń, wykonane przez uprawnionego geodetę z naniesioną długością oraz średnicą urządzeń umieszczonych na terenie działki(ek) objętych niniejszą zgodą.
7. Po odbiorze zajętego terenu, zgodnie z punktem 5, Inwestor udziela dwuletniej gwarancji na doprowadzenie terenu do stanu sprzed rozpoczęcia prac.
8. W przypadku rażącego naruszenia warunków niniejszej zgody, Gminie przysługuje prawo cofnięcia zgody w trybie natychmiastowym.
9. W sytuacji wskazanej w punkcie 8 Inwestor będzie zobowiązany do zapłaty odszkodowania za korzystanie z gruntu działki(ek) objętej(ych) niniejszą zgodą bez tytułu prawnego.

Niniejsza zgoda nie zwalnia Inwestora do uzyskania niezbędnych pozwoleń i uzgodnień wymaganych przepisami prawa.

z up. PREZYDENTA MIASTA

mgr Paweł Sujka
Zastępca Prezydenta

Złączniki:


1. Wniosek o wyrażeniu zgody na czasowe zajęcie terenu.
2. Plan zagospodarowania terenu – 2 ark.

Otrzymują:

1. Adresat
2. Wydziału Eksploatacji i Zarządzania Nieruchomościami (zał. graficzny znajduje się w pok. 207A)
3. Aa

Wskorupka

Sprawę prowadzi Wydział Ewidencji i Obrotu Nieruchomościami tel. 091 327 86-11,
e-mail: wen@um.swinoujscie.pl

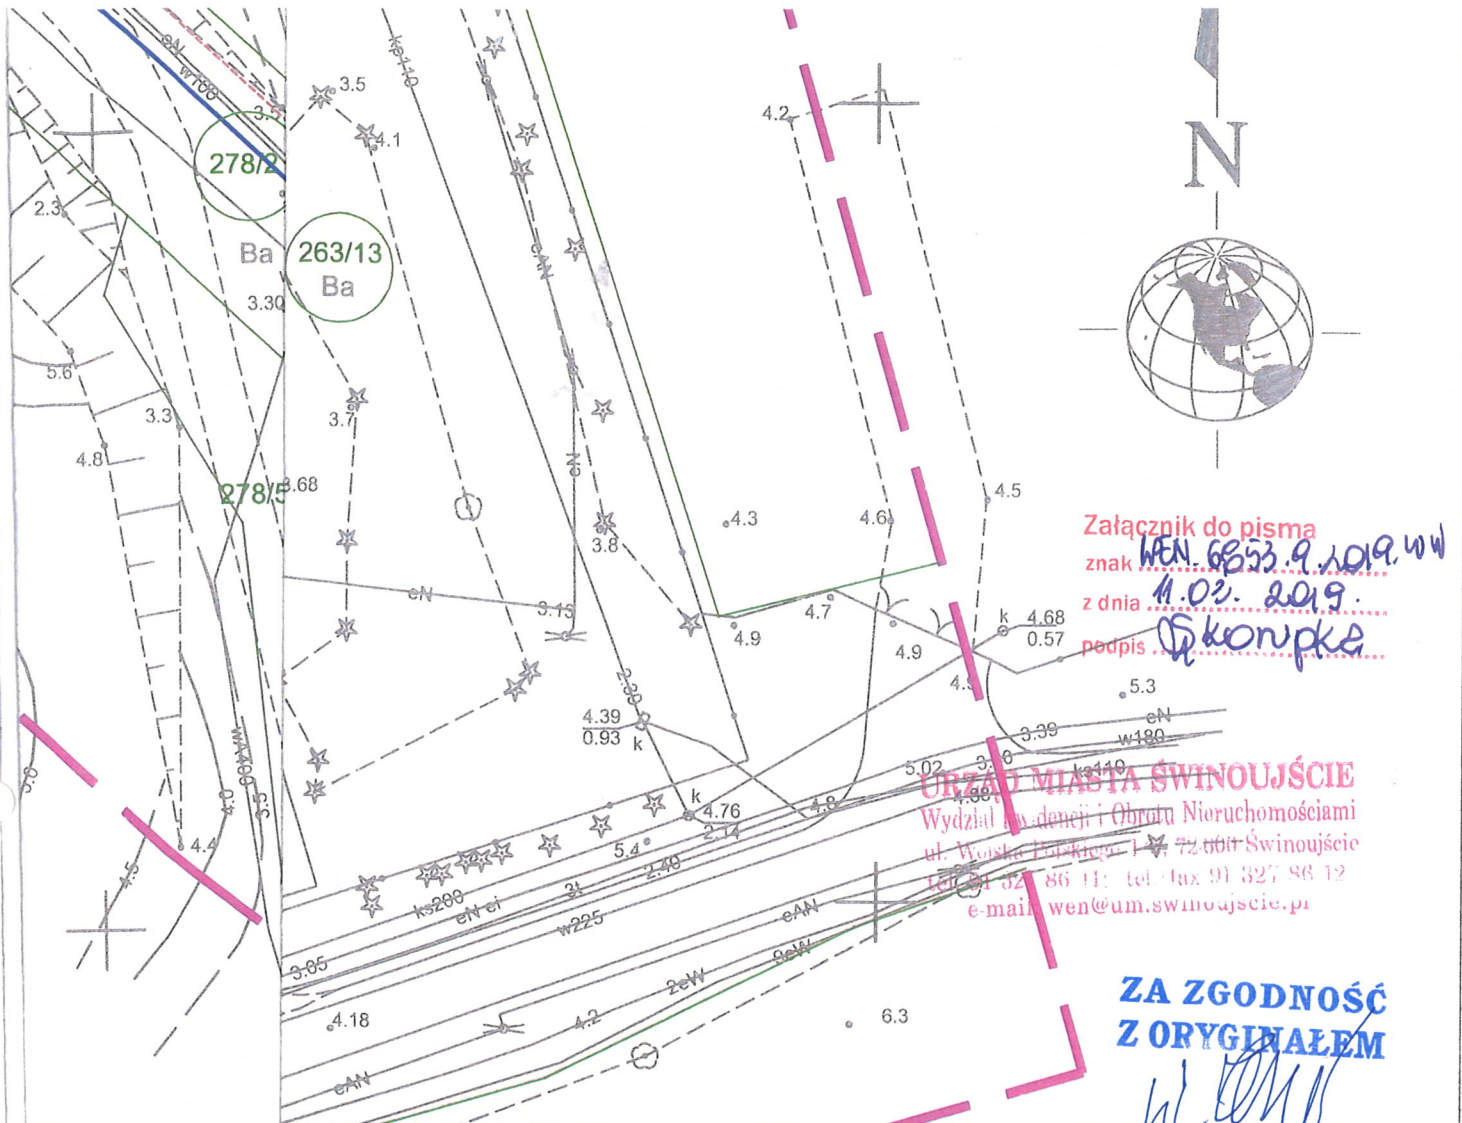

INWESTOR: ZAKŁAD WODOCIĄGÓW I KANALIZACJI SPÓŁKA Z O.O.				
UL. KOŁŁATAJA 4, 72-600 ŚWINOUJŚCIE				
PRZEDSIĘBIORSTWO USŁUG INWESTYCYJNYCH I PROJEKTOWYCH "ERGOTECH" mgr inż. Wojciech Zarzeka ul. Gdańska 21J, Świnoujście email: wojtekzarzeka@poczta.onet.pl tel. + 48 506 051 182	BRANŻA: INSTALACJE SANITARNE		PODPIS	
	Projektant	mgr inż. Wojciech Zarzeka	62/Sz/2002 inst. sanitarne	
	Sprawdzający	mgr inż. Wojciech Kokociński	MAZ/0327/PWOS/14 inst. sanitarne	
	BRANŻA: INSTALACJE ELEKTRYCZNE		PODPIS	
Projektant	mgr inż. Andrzej Gryciuk	219/Sz/94 inst. elektryczne		
Sprawdzający	mgr inż. Grzegorz Marcinişzyn	ZAP/0026/PBE/17 inst. elektryczne		
OBIĘKT: "PRZEBUDOWA SIECI WODOCIĄGOWEJ NA TERENIE UJĘCIA WODY WYDRZANY W ŚWINOUJŚCIU CELEM PODŁĄCZENIA WYKONANYCH STUDNI: W2 I W5 ORAZ PLANOWANYCH DO WYKONANIA STUDNI W1 I W8. NR DZIAŁEK : 263/13, 263/5, 278/2, 279/2, 280/2, 265/3, 281/2, 282/43, 267/2. OBRĘB GEODEZYJNY ŚWINOUJŚCIE nr 10"			DATA: PAŹDZIERNIK 2018	
STADIUM: PROJEKT BUDOWLANO-WYKONAWCZY BRANŻA: SANITARNA - SIEĆ WODOCIĄGOWA BRANŻA: ELEKTRYCZNA - SIEĆ ELEKTROENERGETYCZNA			SKALA: 1:500	
TREŚĆ: PLAN ZAGOSPODAROWANIA TERENU			RYSUNEK NR 1 	
PROJEKT WYKONANO PRZY UŻYCIU AUTOCAD LT 2004 NR LICENCJI 341- 44292187				

- 50 -

stawiane złącze
szafka autom



Załącznik do pisma
znak WEN.6853.9.2019.WW
z dnia 11.03.2019.
podpis Skonepka

blowa zasilająca nn 0,4kV

erownicza, układana na całej długości trasy
DPE Ø100mm

owany kabel s
na całej długo
stonowej HDPE

kablowo-pomiarowe ZKP

automatyki studni głębinowej SA

Projektow

zasilający transformatorowa 15/0,4kV - wg odrębnego opracowania

URZĄD MIASTA ŚWINOUJŚCIE
Wydział Ewidencji i Obrotu Nieruchomościami
ul. Wojska Polskiego 1/5, 72-600 Świnoujście
tel 91 327 86 11; tel./fax 91 327 86 12
e-mail: wen@um.swinoujście.pl

**ZA ZGODNOŚĆ
Z ORYGINAŁEM**

[Handwritten signature]

INWESTOR: ZAKŁAD WODOCIĄGÓW I KANALIZACJI SPÓŁKA Z O.O.
UL. KOŁŁĄTAJA 4, 72-600 ŚWINOUJŚCIE

PRZEDSIĘBIORSTWO USŁUG INWESTYCYJNYCH I PROJEKTOWYCH "ERGOTECH" mgr inż. Wojciech Zarzeka ul. Gdańska 21J, Świnoujście email: wojtekarzeka@poczta.onet.pl tel. + 48 506 051 182	BRANŻA: INSTALACJE SANITARNE		PODPIS	
	Projektant	mgr inż. Wojciech Zarzeka	62/Sz/2002 inst. sanitarne	<i>[Signature]</i>
	Sprawdzający	mgr inż. Wojciech Kokociński	MAZ/0327/PWOS/14 inst. sanitarne	<i>[Signature]</i>
	BRANŻA: INSTALACJE ELEKTRYCZNE		PODPIS	
	Projektant	mgr inż. Andrzej Gryciuk	219/Sz/94 inst. elektryczne	<i>[Signature]</i>
	Sprawdzający	mgr inż. Grzegorz Marciniszyn	ZAP/0026/PBE/17 inst. elektryczne	<i>[Signature]</i>

OBIEKT: "PRZEBUDOWA SIECI WODOCIĄGOWEJ NA TERENIE UJĘCIA
WODY WYDRZANY W ŚWINOUJŚCIU CELEM PODŁĄCZENIA
WYKONANYCH STUDNI: W2 I W5 ORAZ PLANOWANYCH DO
WYKONANIA STUDNI W1 I W8"
NR DZIAŁEK: 263/13, 263/5, 278/2, 279/2, 280/2, 265/3, 281/2, 282/43, 267/2
OBRĘB GEODEZYJNY: ŚWINOUJŚCIE nr 10

DATA:
**PAŹDZIERNIK
2018**

STADIUM: PROJEKT BUDOWLANO-WYKONAWCZY
BRANŻA: SANITARNA - SIEĆ WODOCIĄGOWA
BRANŻA: ELEKTRYCZNA - SIEĆ ELEKTROENERGETYCZNA

SKALA:
1:500

TREŚĆ: PLAN ZAGOSPODAROWANIA TERENU

RYSUNEK NR 2
[Handwritten signature]

Załącznik do pisma
 znak **WEN.6853/9.2019.wu**
 z dnia **11.03.2019**
 podpis **Skonopka**

URZĄD MIASTA ŚWINOUJŚCIE
 Wydział Ewidencji i Obrotu Nieruchomościami
 ul. Wojska Polskiego 1/5, 72-600 Świnoujście
 tel. 91 327 86 11; tel./fax 91 327 86 12
 e-mail: wen@um.swinoujscie.pl



**ZA ZGODNOŚĆ
 Z ORYGINAŁEM**

W. Skonopka

Łączy arkusz nr 3
 Łączy arkusz nr 2

INWESTOR: ZAKŁAD WODOCIĄGÓW i KANALIZACJI SPÓŁKA Z O.O.
 UL. KOŁŁATAJA 4, 72-600 ŚWINOUJŚCIE

PRZEDSIĘBIORSTWO USŁUG INWESTYCYJNYCH I PROJEKTOWYCH "ERGOTECH" mgr inż. Wojciech Zarzeka ul. Gdańska 21J, Świnoujście email: wjtekzarzeka@poczta.onet.pl tel. + 48 506 051 182	BRANŻA: INSTALACJE SANITARNE			PODPIS
	Projektant	mgr inż. Wojciech Zarzeka	62/Sz/2002 inst. sanitarne	<i>W. Zarzeka</i>
	Sprawdzający	mgr inż. Wojciech Kokociński	MAZ/0327/PWOS/14 inst. sanitarne	<i>W. Kokociński</i>
	BRANŻA: INSTALACJE ELEKTRYCZNE			PODPIS
	Projektant	mgr inż. Andrzej Gryciuk	219/Sz/94 inst. elektryczne	<i>A. Gryciuk</i>
	Sprawdzający	mgr inż. Grzegorz Marciniszyn	ZAP/0026/PBE/17 inst. elektryczne	<i>Marciniszyn</i>
BIEKT: "PRZEBUDOWA SIECI WODOCIĄGOWEJ NA TERENIE UJĘCIA WODY WYDRZANY W ŚWINOUJŚCIU CELEM PODŁĄCZENIA WYKONANYCH STUDNI: W2 I W5 ORAZ PLANOWANYCH DO WYKONANIA STUDNI W1 I W8" NR DZIAŁEK: 263/13, 263/5, 278/2, 279/2, 280/2, 265/3, 281/2, 282/43, 267/2 OBRĘB GEODEZYJNY: ŚWINOUJŚCIE nr 10				DATA: PAŹDZIERNIK 2018
STADIUM: PROJEKT BUDOWLANO-WYKONAWCZY BRANŻA: SANITARNA - SIEĆ WODOCIĄGOWA BRANŻA: ELEKTRYCZNA - SIEĆ ELEKTROENERGETYCZNA				SKALA: 1:500
TREŚĆ: PLAN ZAGOSPODAROWANIA TERENU				RYSUNEK NR 3 03 <i>W. Zarzeka</i>

52-751