

MAPA DO CELÓW PROJEKTOWYCH

Skala 1:500

Oznaczenie kancelaryjne: GKN.6640.964.2023

Nazwa miejscowości: Terespol

Jednostka ewidencyjna: 060102_1 Terespol

Obręb ewidencyjny: 0001 Terespol

Układ współrzędnych prostokątnych płaskich: 2000/8


Układ odniesienia wysokościowy: PL-EVRF2007-NH

Mapa aktualna na dzień 30.03.2023r.

w obszarze oznaczonym kolorem zielonym bez badania Księgi Wieczystej w zakresie obciążeń służebnościami gruntowymi.

Wykonał: 30.03.2023r.

GEODETA UPRAWNIONY
 Krzysztof Ślaziak
 upr. nr 14770

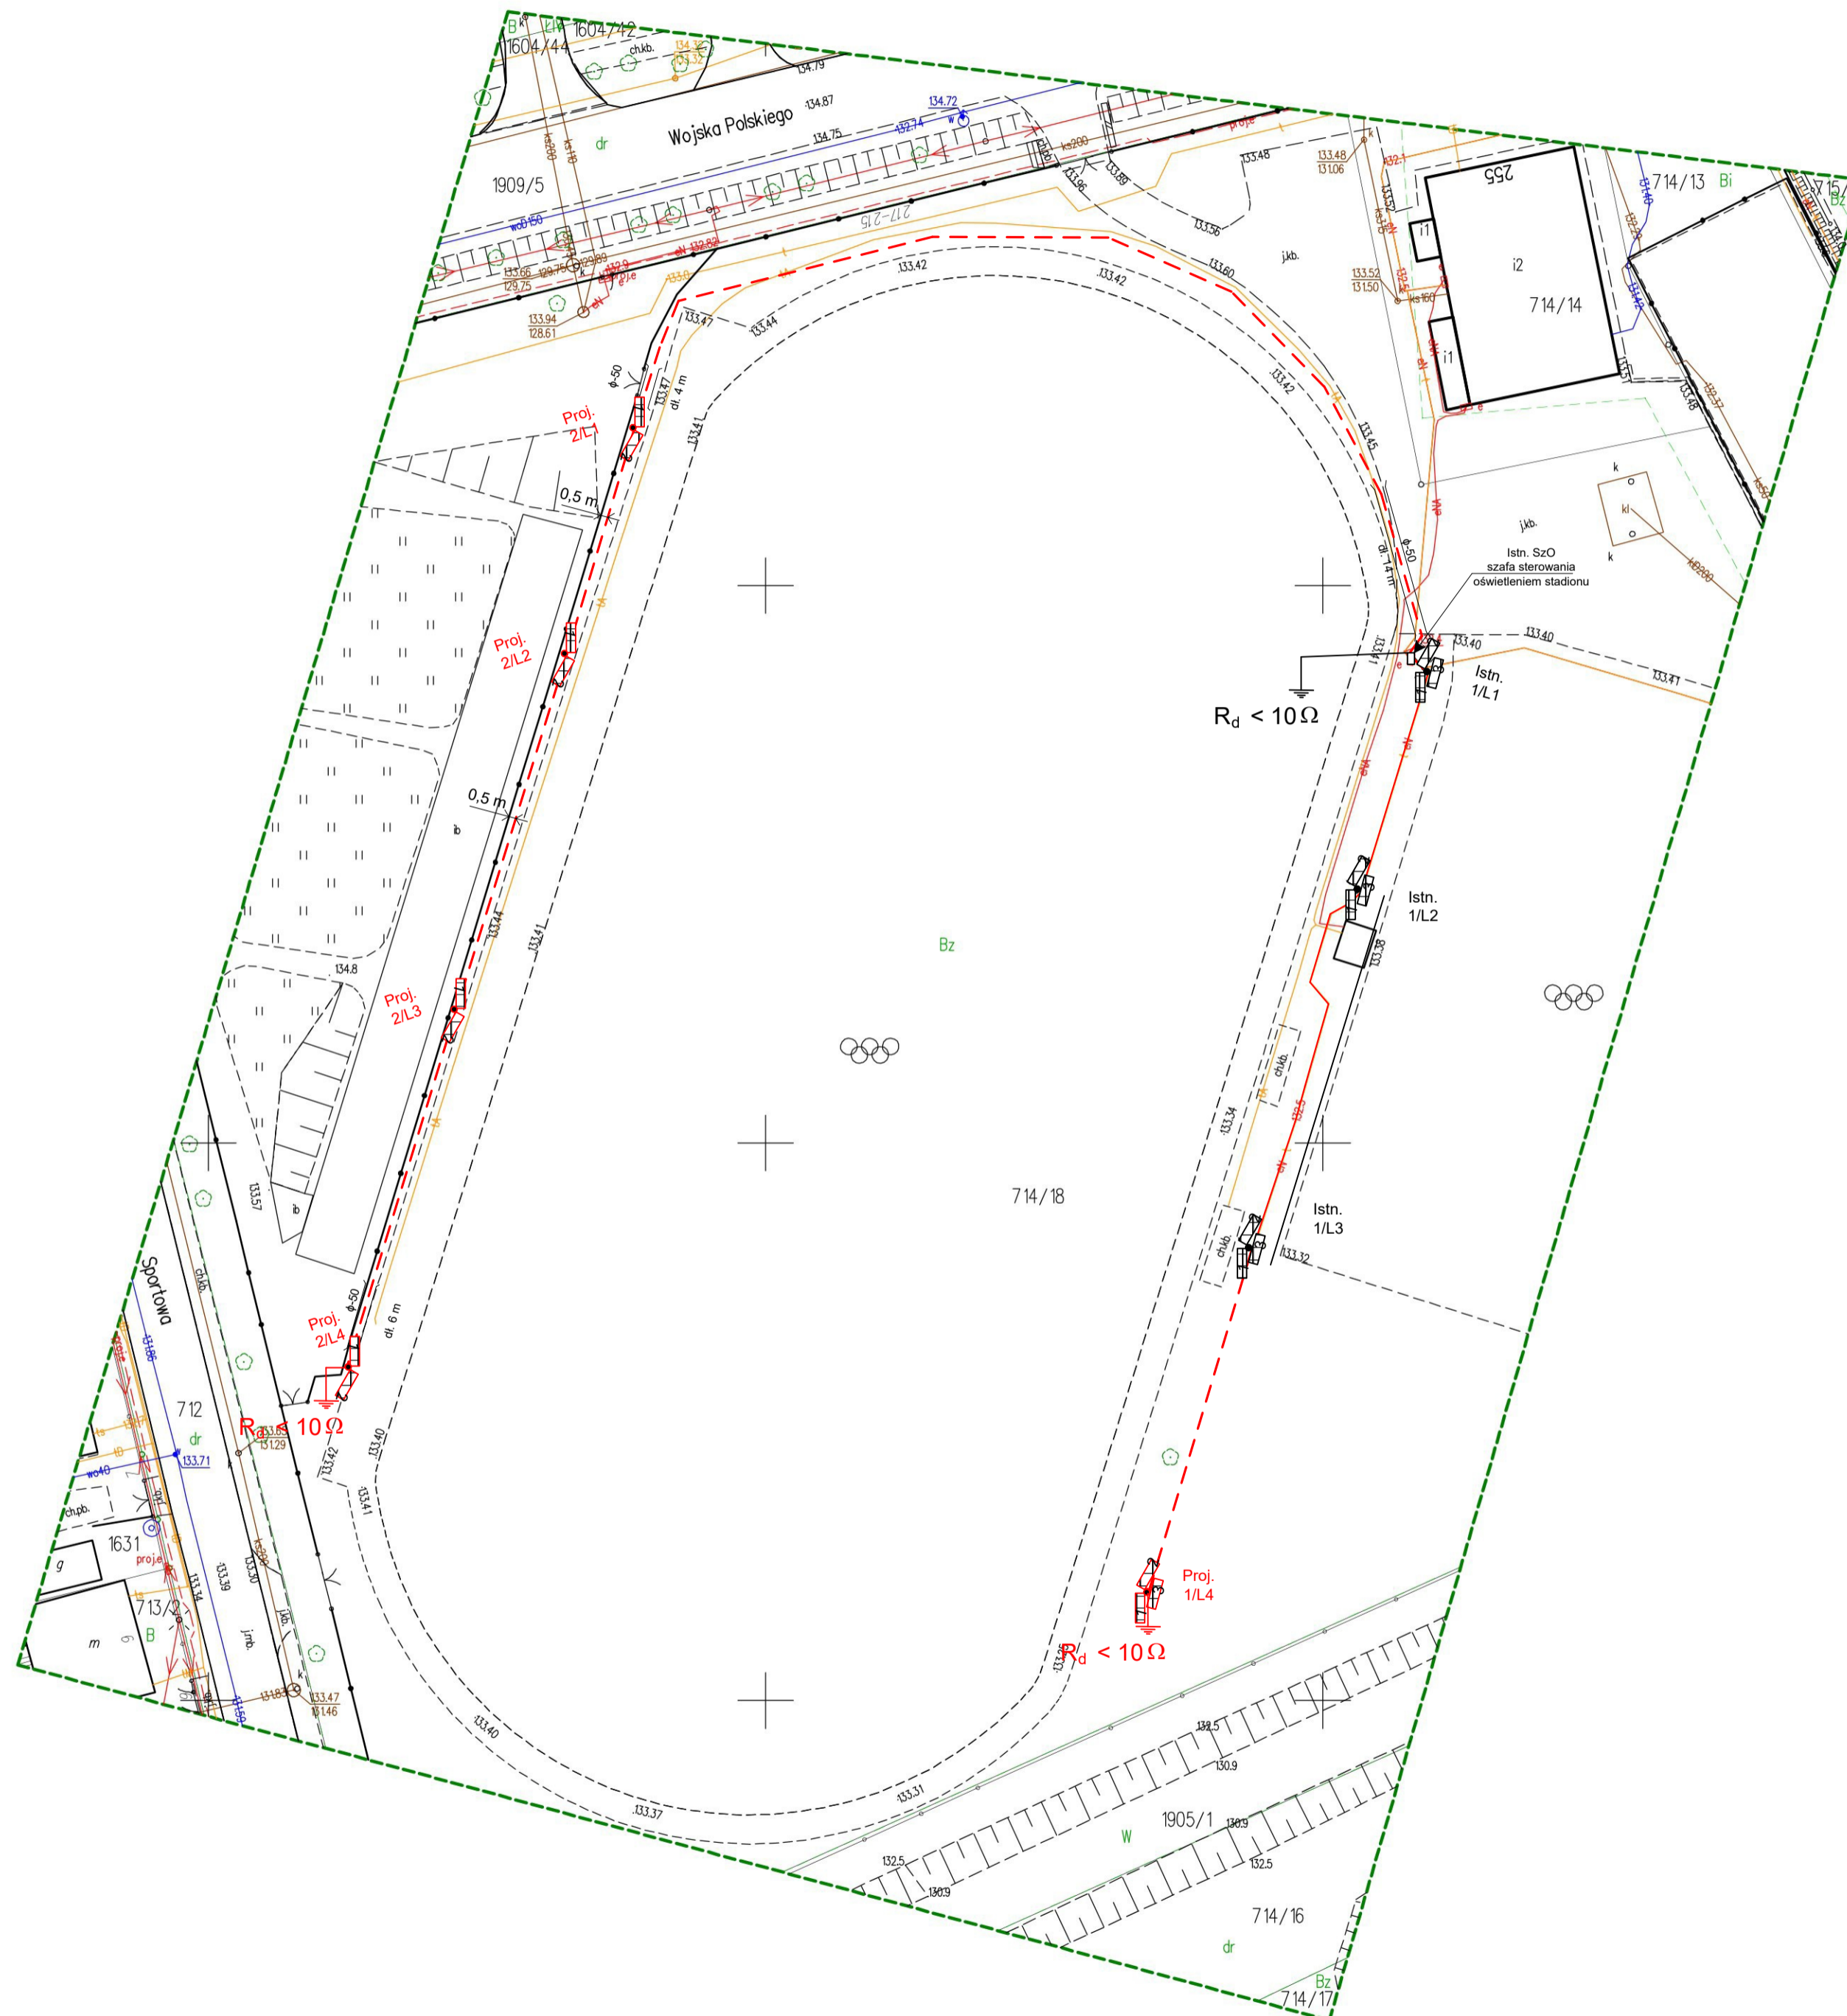

Poświadczam, że niniejszy dokument został opracowany w wyniku prac geodezyjnych i kartograficznych, których rezultaty zawiera operat techniczny pozytywnie zweryfikowany. Jednocześnie informuję, że jestem świadomy odpowiedzialności karnej za złożenie fałszywego oświadczenia.	
Identyfikator zgłoszenia prac geodezyjnych	GKN.6640.964.2023
Organ służby geodezyjnej, który otrzymał zgłoszenie	Starosta Bielski
Wykonawca prac geodezyjnych	Biuro Geodezyjno-Kartograficzne GEOLUX Krzysztof Ślaziak
Numer oraz data sporządzenia dokumentu zawierającego wynik pozytywnej weryfikacji	Protokół weryfikacji Nr GKN.6640.964.2023_1 z dn. 18.04.2023r.
Imię i nazwisko oraz numer uprawnień zawodowych kierownika prac	Krzysztof Ślaziak Nr uprawnień 14770

Za zgodność z oryginałem mapy do celów nrriektwnvch GKN 6640 964 2023

mgr inż. Robert Antoniewicz
 upr. bud. UANB-II/7342/51/91
 § 5 ust.1, § 7, § 15 ust.1 pkt 4 litc
 Orz. 8 E ust. 1

OPIS TECHNICZNY	
	1. Proj. kabel oświetleniowy nN o łącznej dł. 219/247 m, w tym: - YAKY 4 x 25 mm ² , odc.: Istn. 1/L3 do proj. 1/L4 - dł. 32/37 m. Istn. SzO do proj. 2/L1 - dł. 100/108 m. Proj. 2/L1 do proj. 2/L2 - dł. 21/26 m. Proj. 2/L2 do proj. 2/L3 - dł. 33/38 m. Proj. 2/L3 do proj. 2/L4 - dł. 33/38 m.
	2. Metalowe słupy oświetleniowe wielokątne wys. H = 11 m, szt. 5, - na fundamencie betonowym, ze wspornikiem dwuramiennym szt. 4, - na fundamencie betonowym, ze wspornikiem trzyramiennym szt. 1
	3. Oprawy LED o mocy 200W – szt. 11,
	4. Sieć nN w układzie TN

Asystent	Grzegorz Grudka	Specjalność		Data	05.2023	VOLT-PROJEKT ul. Pokoju 22A 21-500 Biała Podlaska
Projektował	Robert Antoniewicz Upr. UANB-II/7342/51/91	Instalacyjno- inżynierska		SKALA	1 : 500	
Sprawdził	Józef Szablowski Upr. 324/BP/86			Nr rys:	02	Inwestor: Gmina Miasto Terespol ul. Czerwonego Krzyża 26 21-550 Terespol
Obiekt:	Budowa kablowego nN oświetlenia Stadionu Miejskiego przy ul. Sportowej w Terespole		Stadion Miejski Terespol			
Rysunek	Projekt Zagospodarowania Terenu budowy oświetlenia stadionu					